

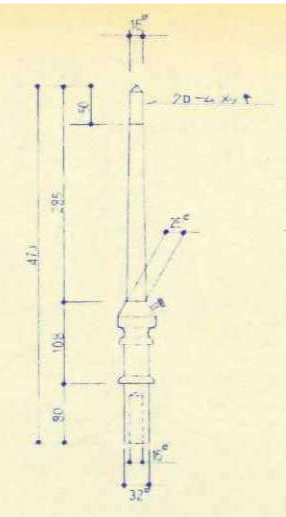
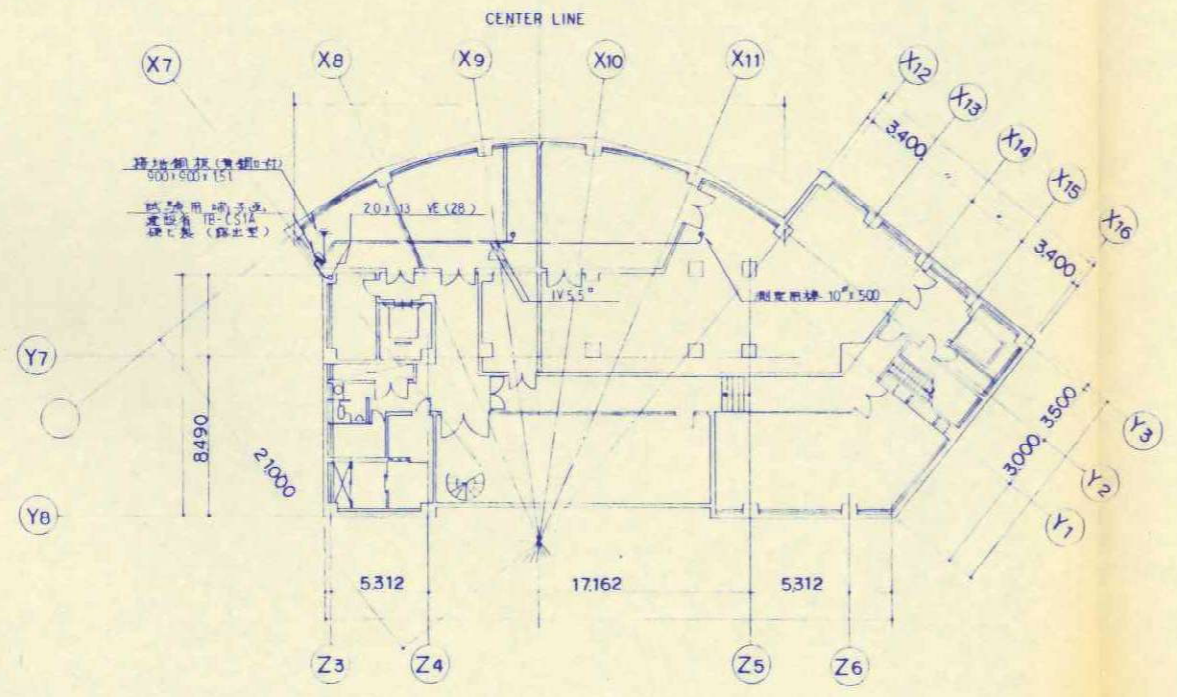



		縮尺	工事名称	図名	図面番号
	春日部市	A1 N.S A3 N.S	(仮称) かすかべひがし交流センター整備工事	撤去 避雷針設備 立面図 (改修前)	EK-26

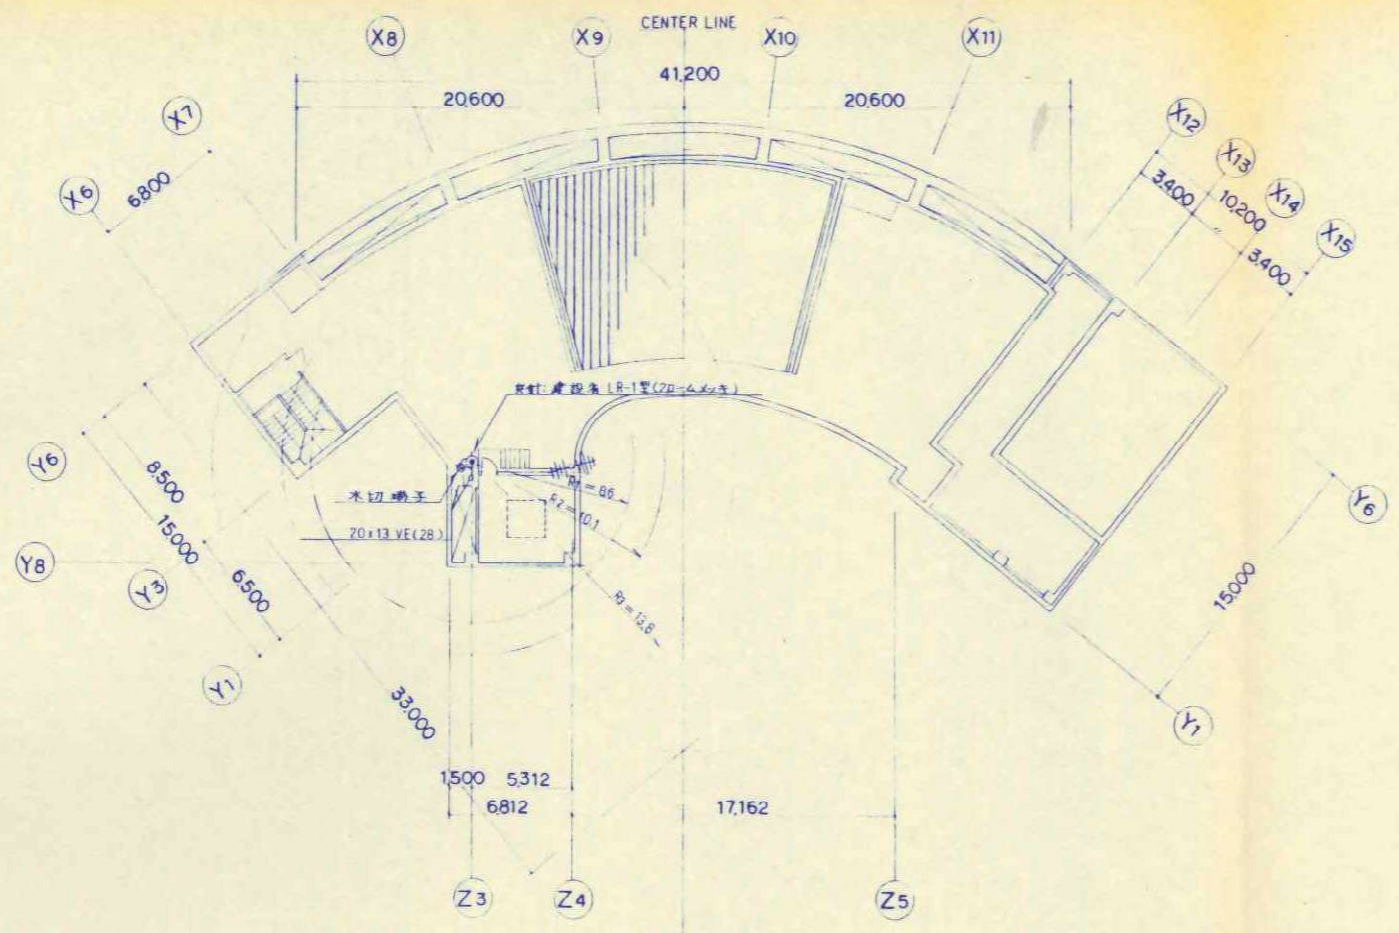


試験用端子並:建設者TB-CSIA 硬樹脂 (露出型)

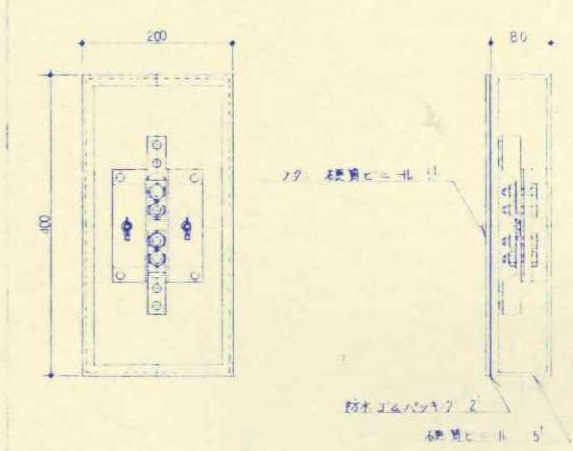

接地鋼板 (無錫ロ付)

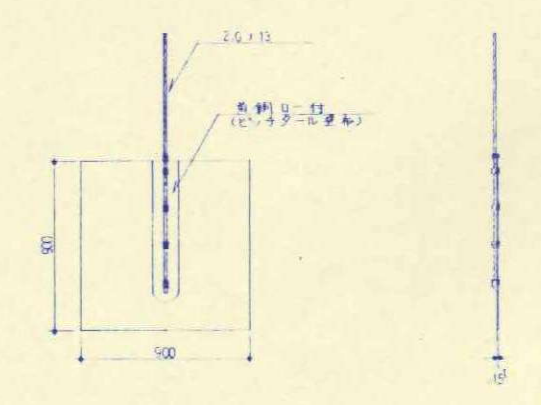


			縮尺	工事名称	図名	図面番号
	春日部市		A1 N.S A3 N.S	(仮称) かすかべひがし交流センター整備工事	撤去 避雷針設備 平面図 (改修前)	EK-27

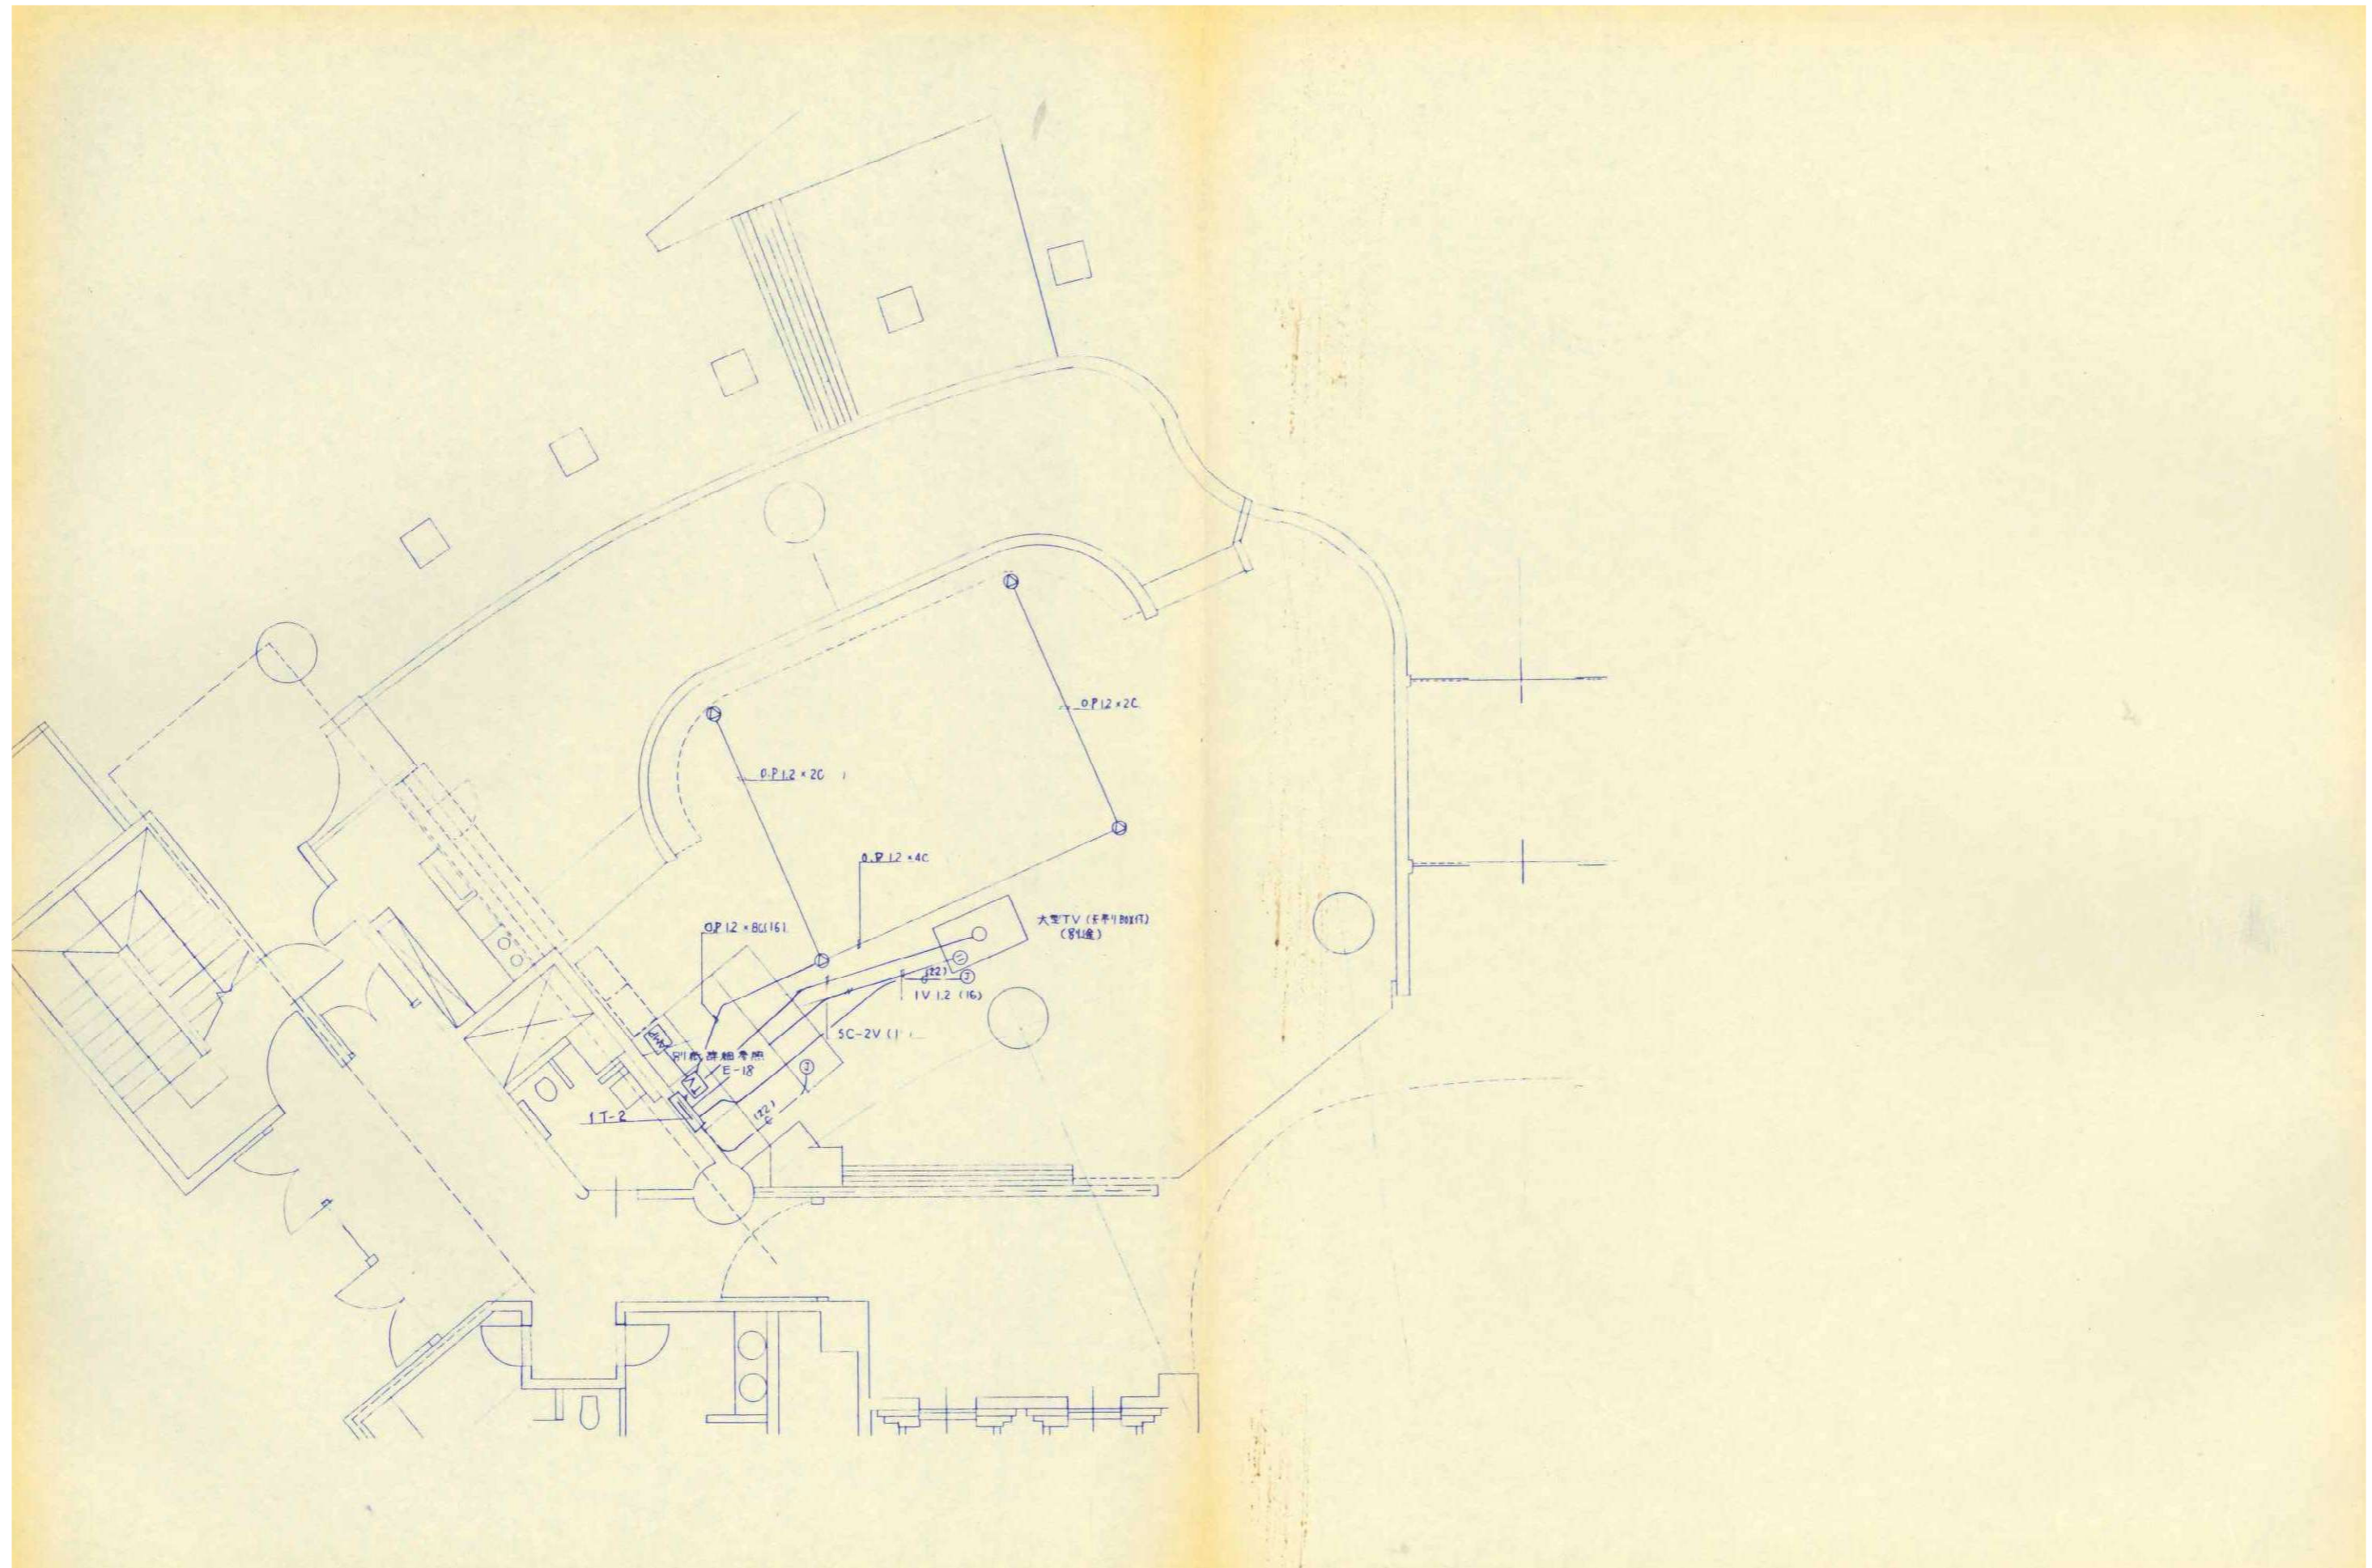


縮尺	工事名称	図名	図面番号
A1 N.S A3 N.S	(仮称) かすかべひがし交流センター整備工事	撤去1階情報サロン 放送設備 平面図 (改修前)	EK-28

春日部市

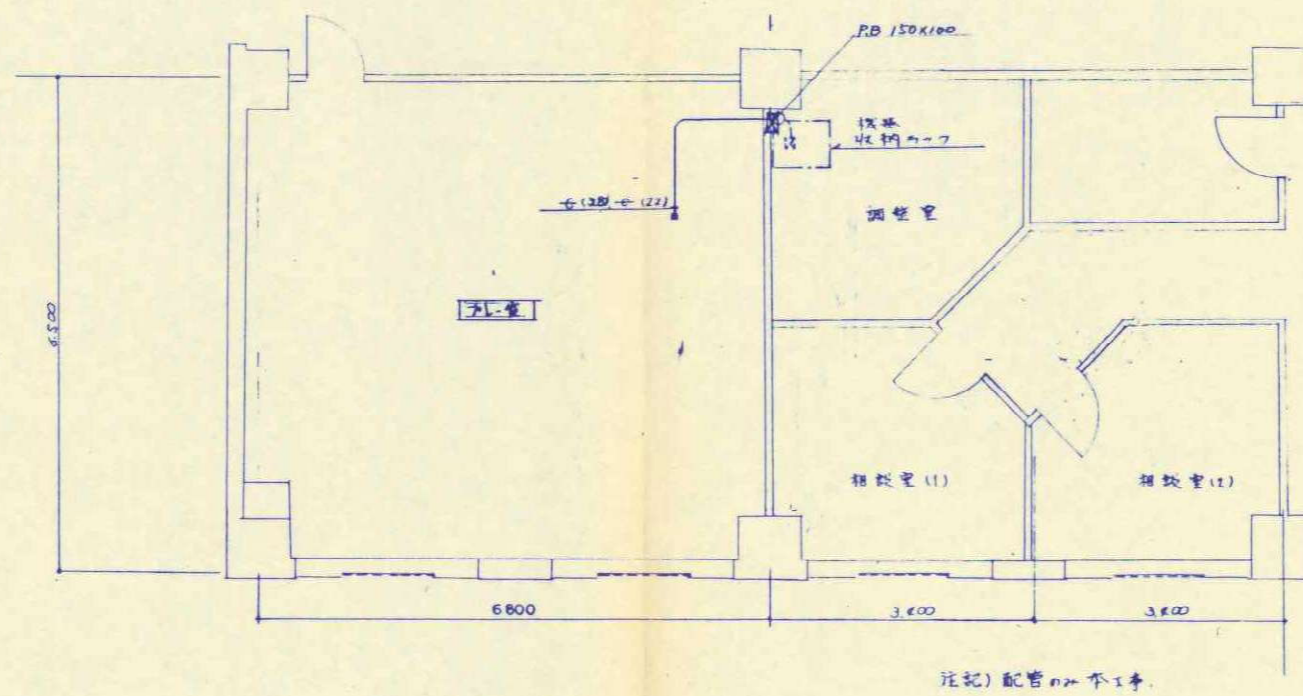


		縮尺		工事名称		図名		図面番号	
		A1 N.S A3 N.S		(仮称) かすかべひがし交流センター整備工事		撤去 2階プレー室・調整室 放送設備 平面図 (改修前)		EK-29	
春日部市									

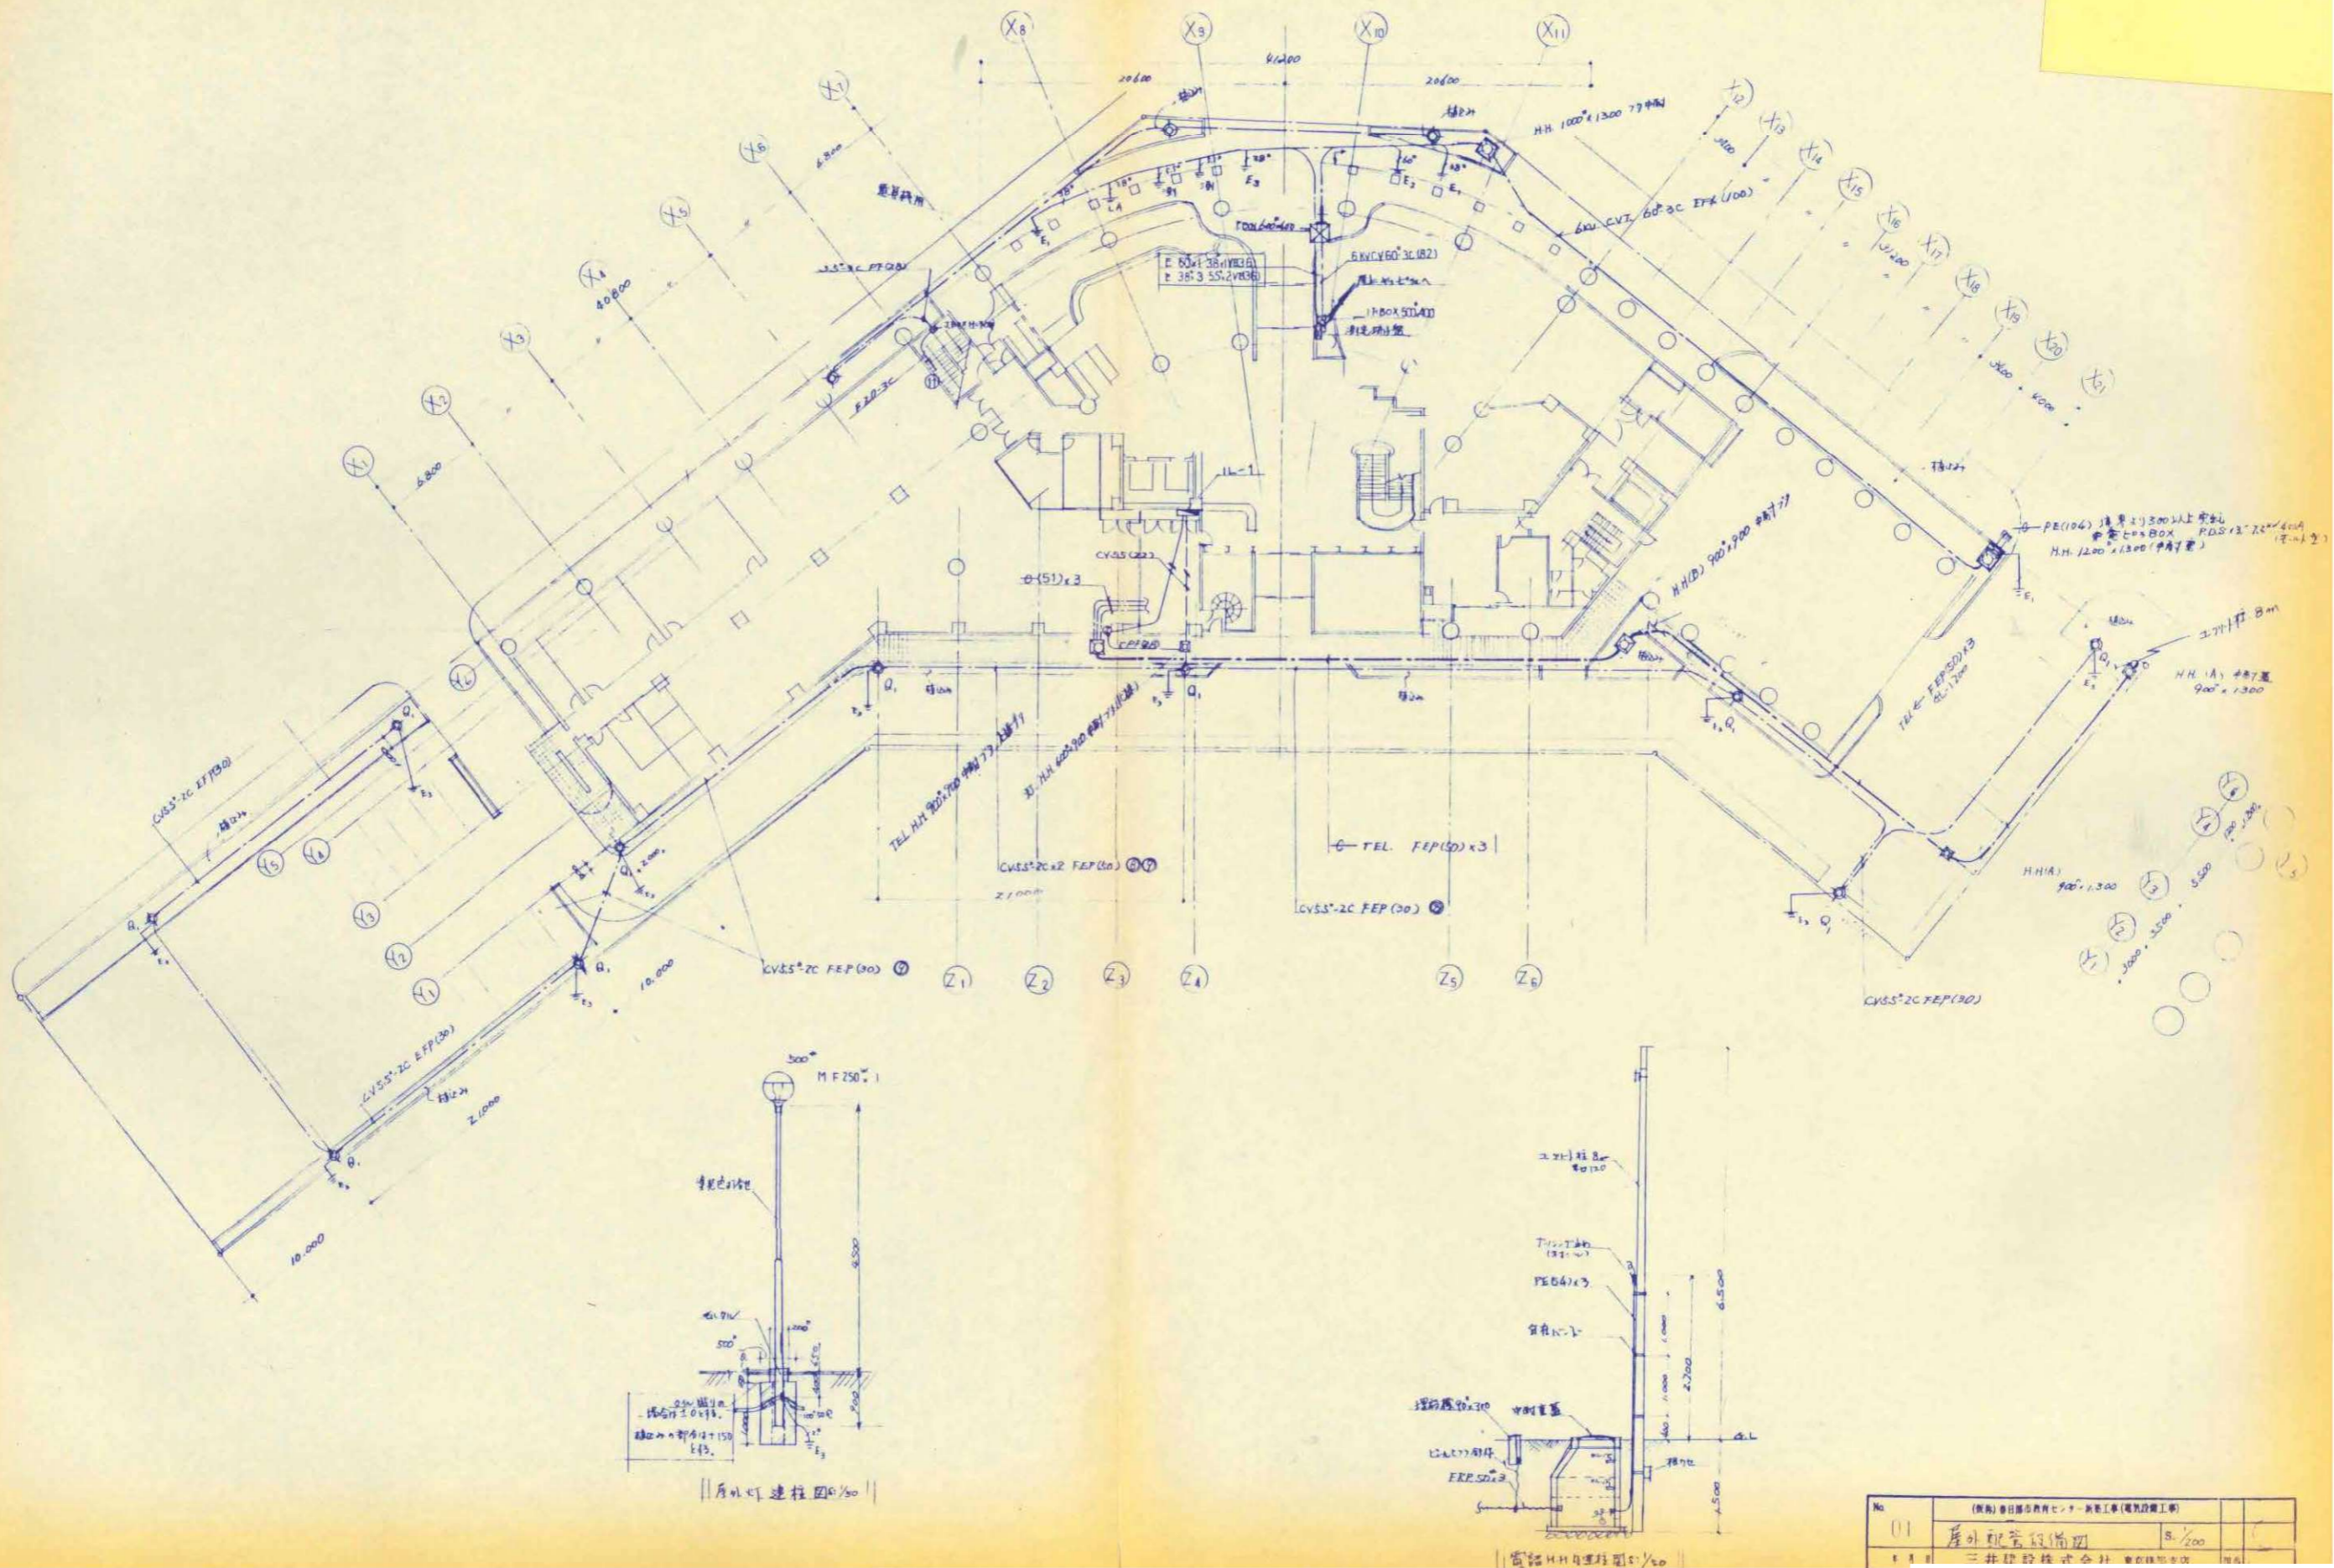


No.	01	(株)春日部市教育センター 施設工事 (電気設備工事)		
図名	屋外配管設備 平面図 (改修前)	縮尺	5/200	
工事名称	撤去	図番		

春日部市	縮尺	A1 N.S A3 N.S	工事名称	(仮称) かすかべひがし交流センター整備工事	図名	撤去 屋外配管設備 平面図 (改修前)	図面番号	EK-30
------	----	------------------	------	------------------------	----	---------------------	------	-------



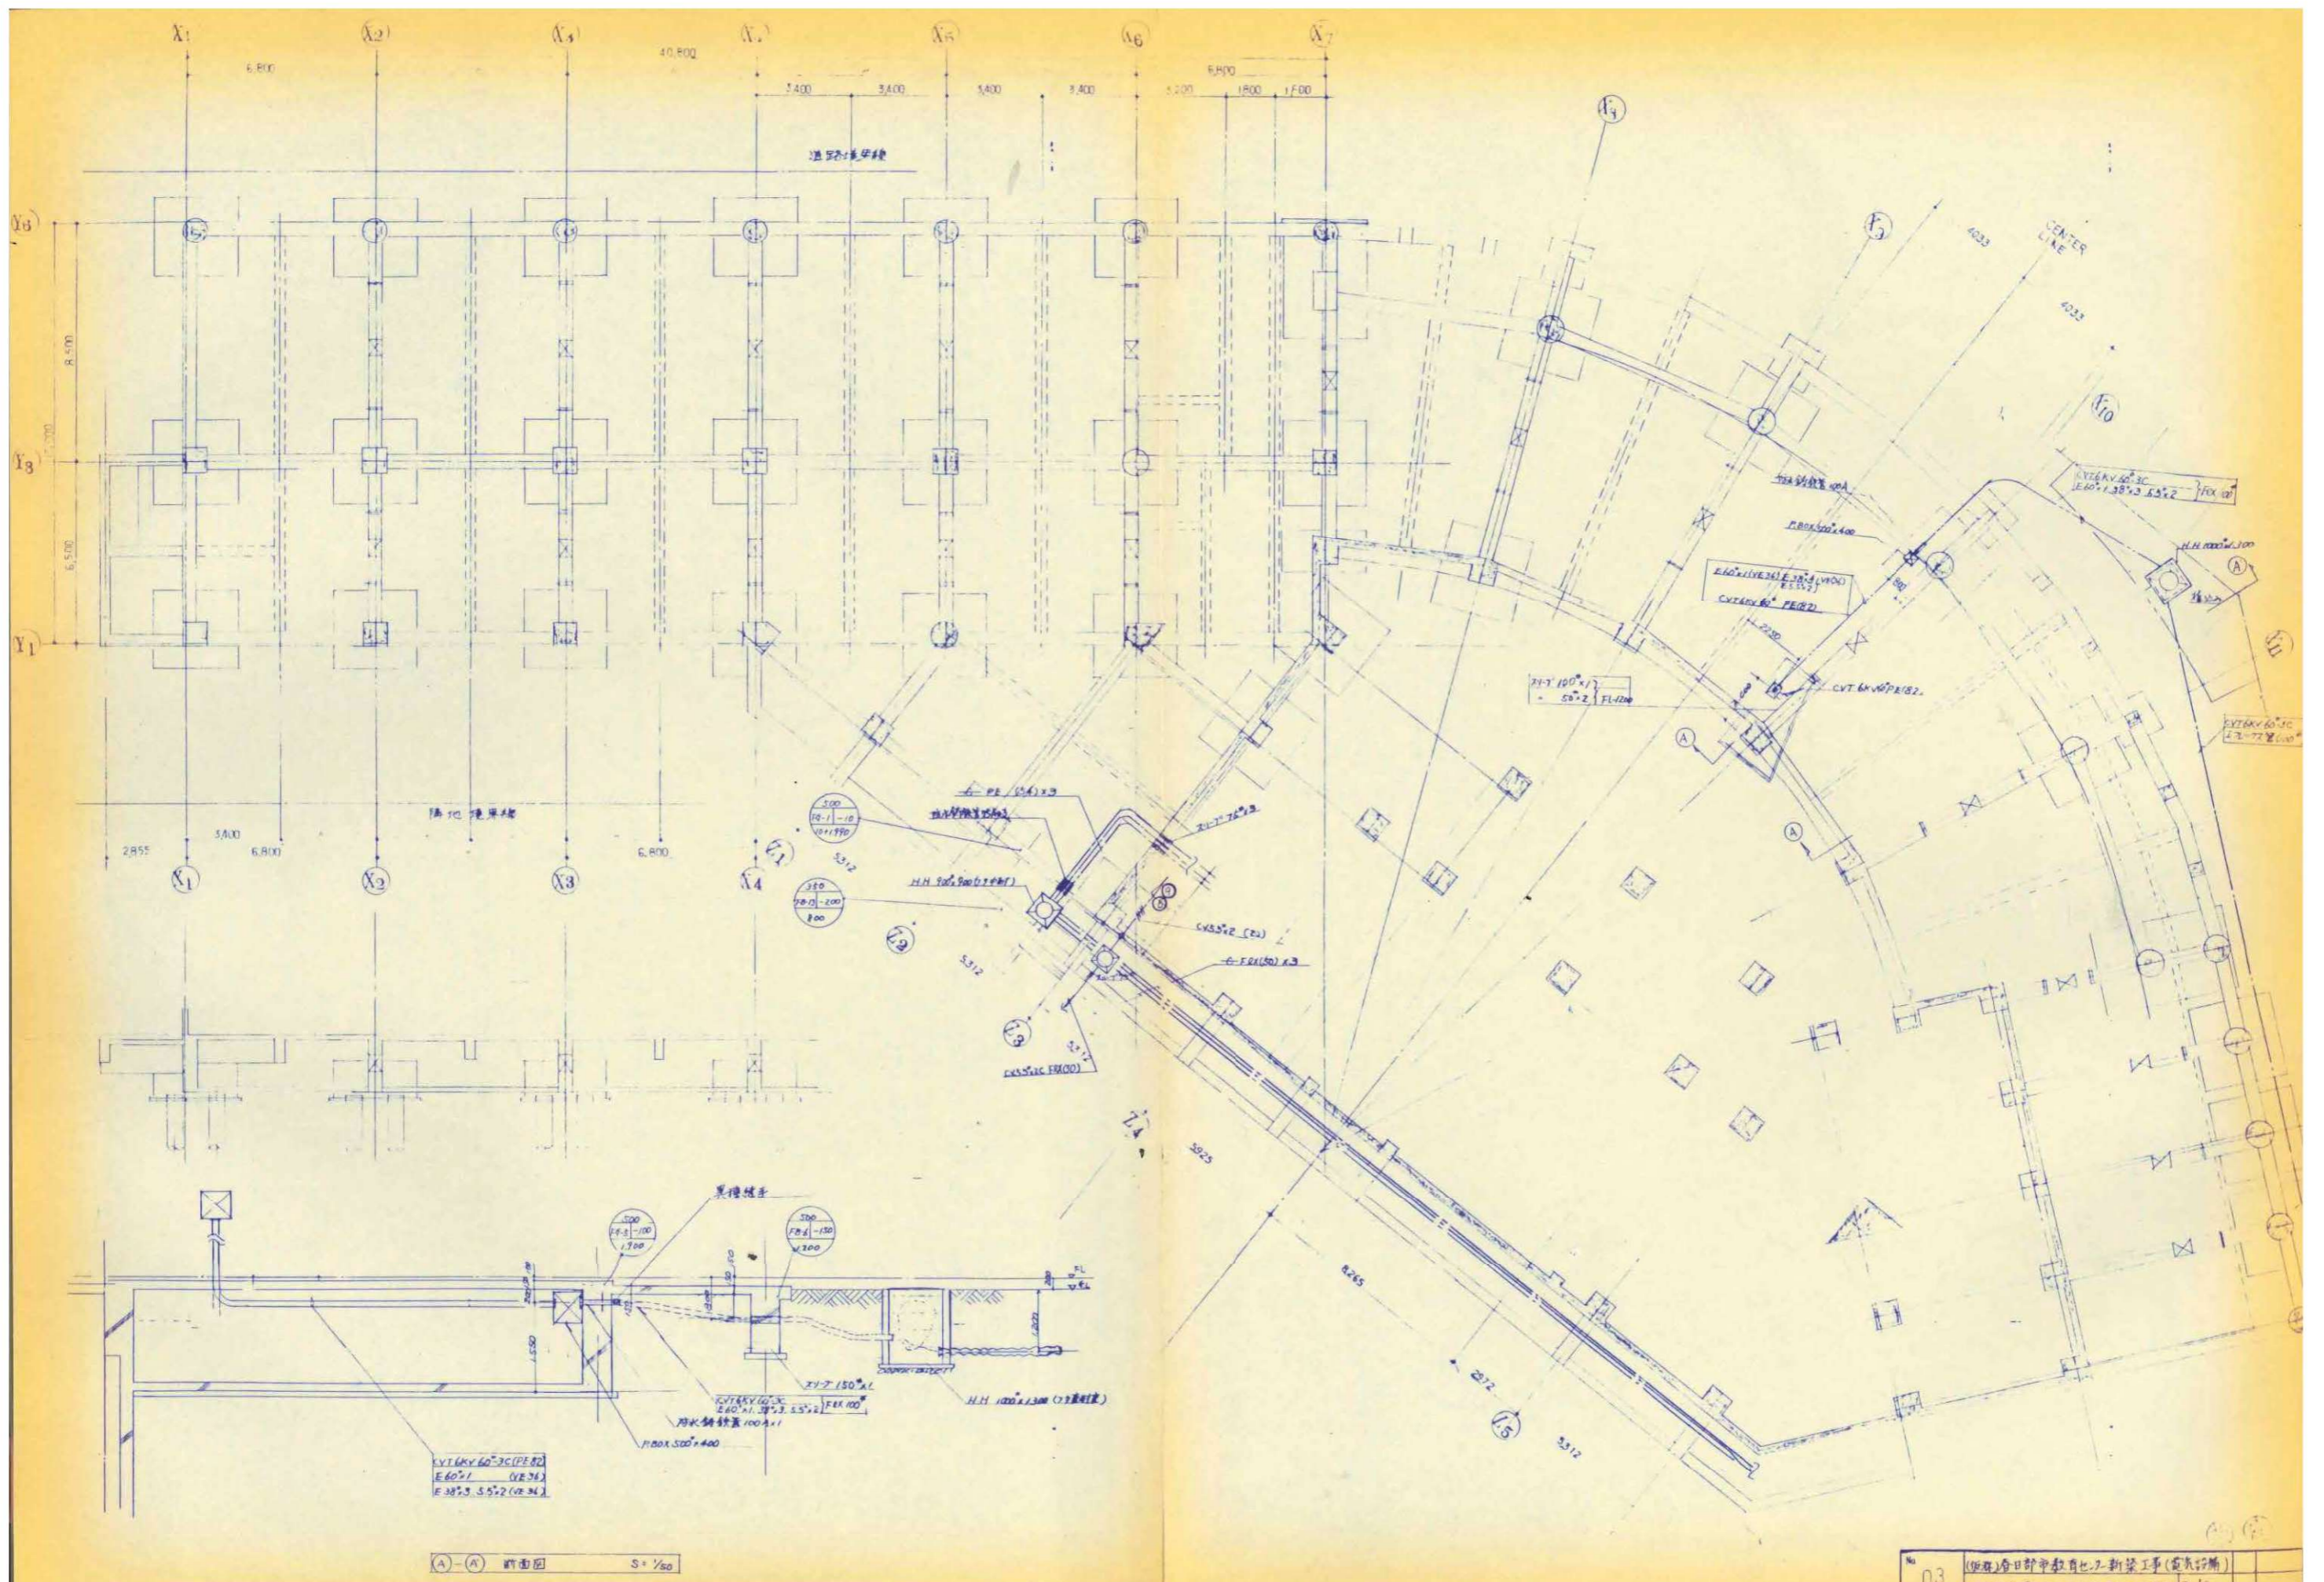

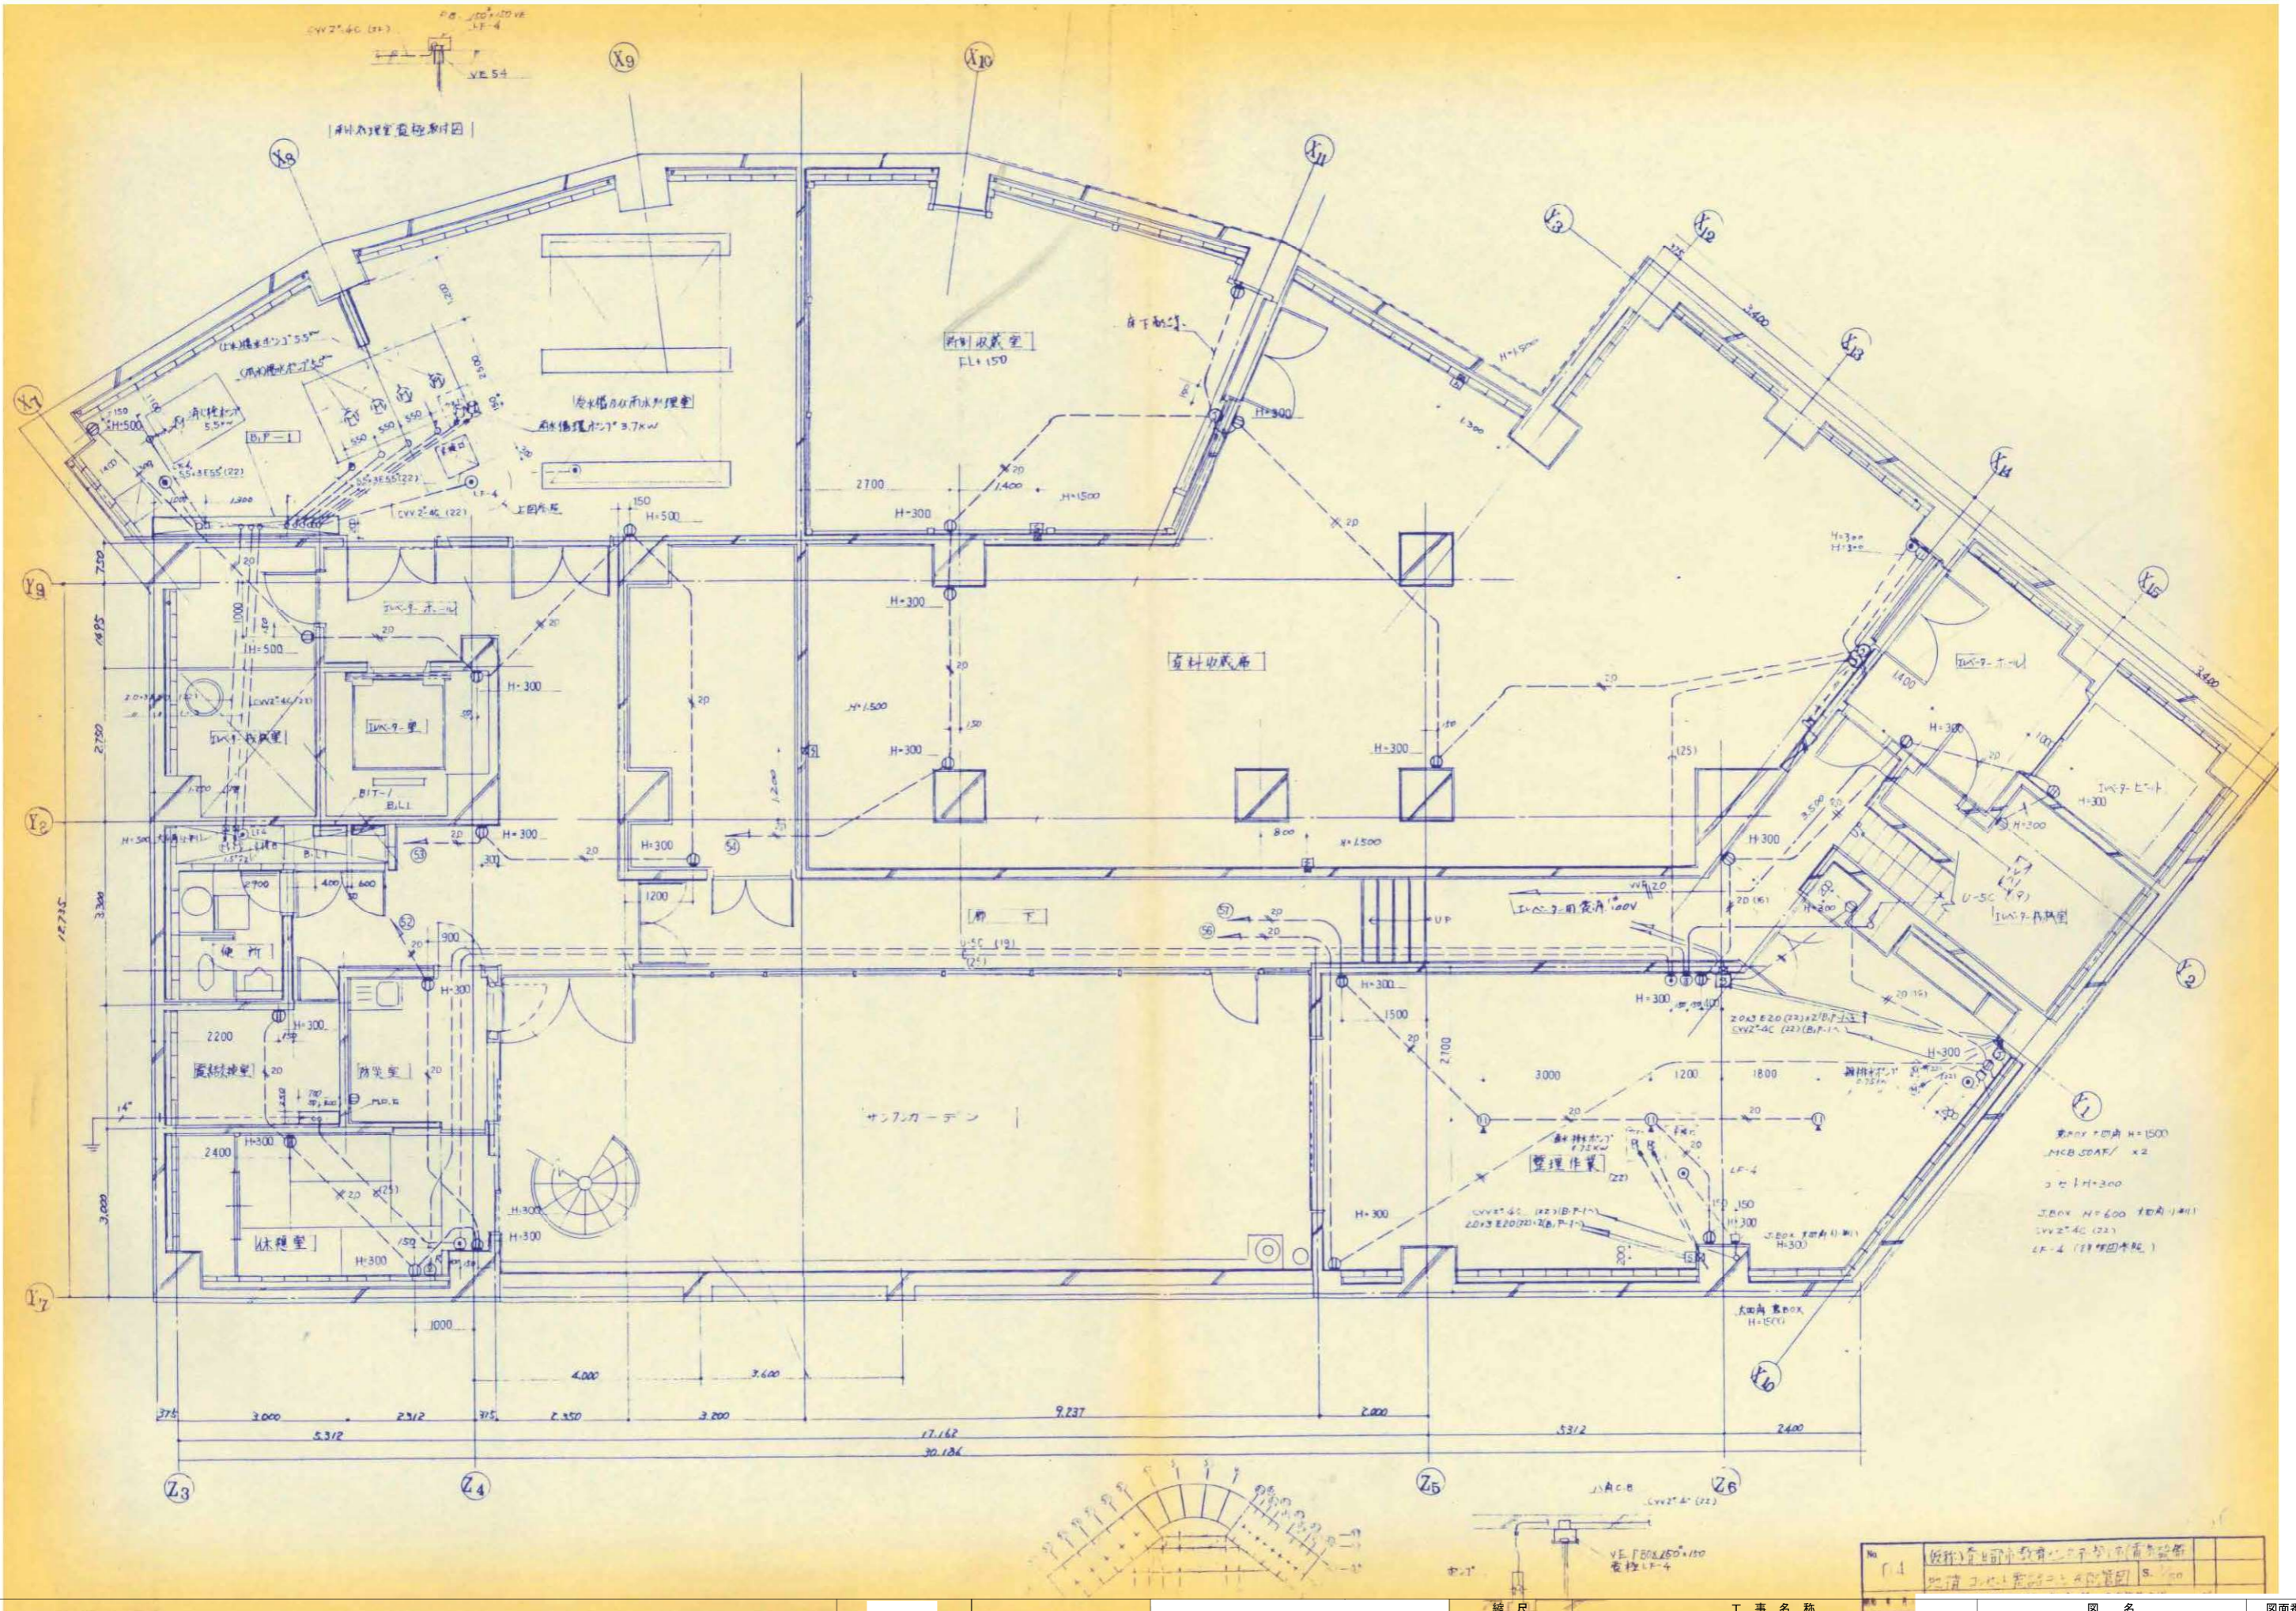


春日部市

縮尺  
A1 N.S  
A3 N.S

工事名称  
(仮称) かつかべひがし交流センター整備工事



図名  
撤去 コンセント・電話・テレビ設備  
地下1階平面詳細図 (改修前)

図面番号  
EK-33

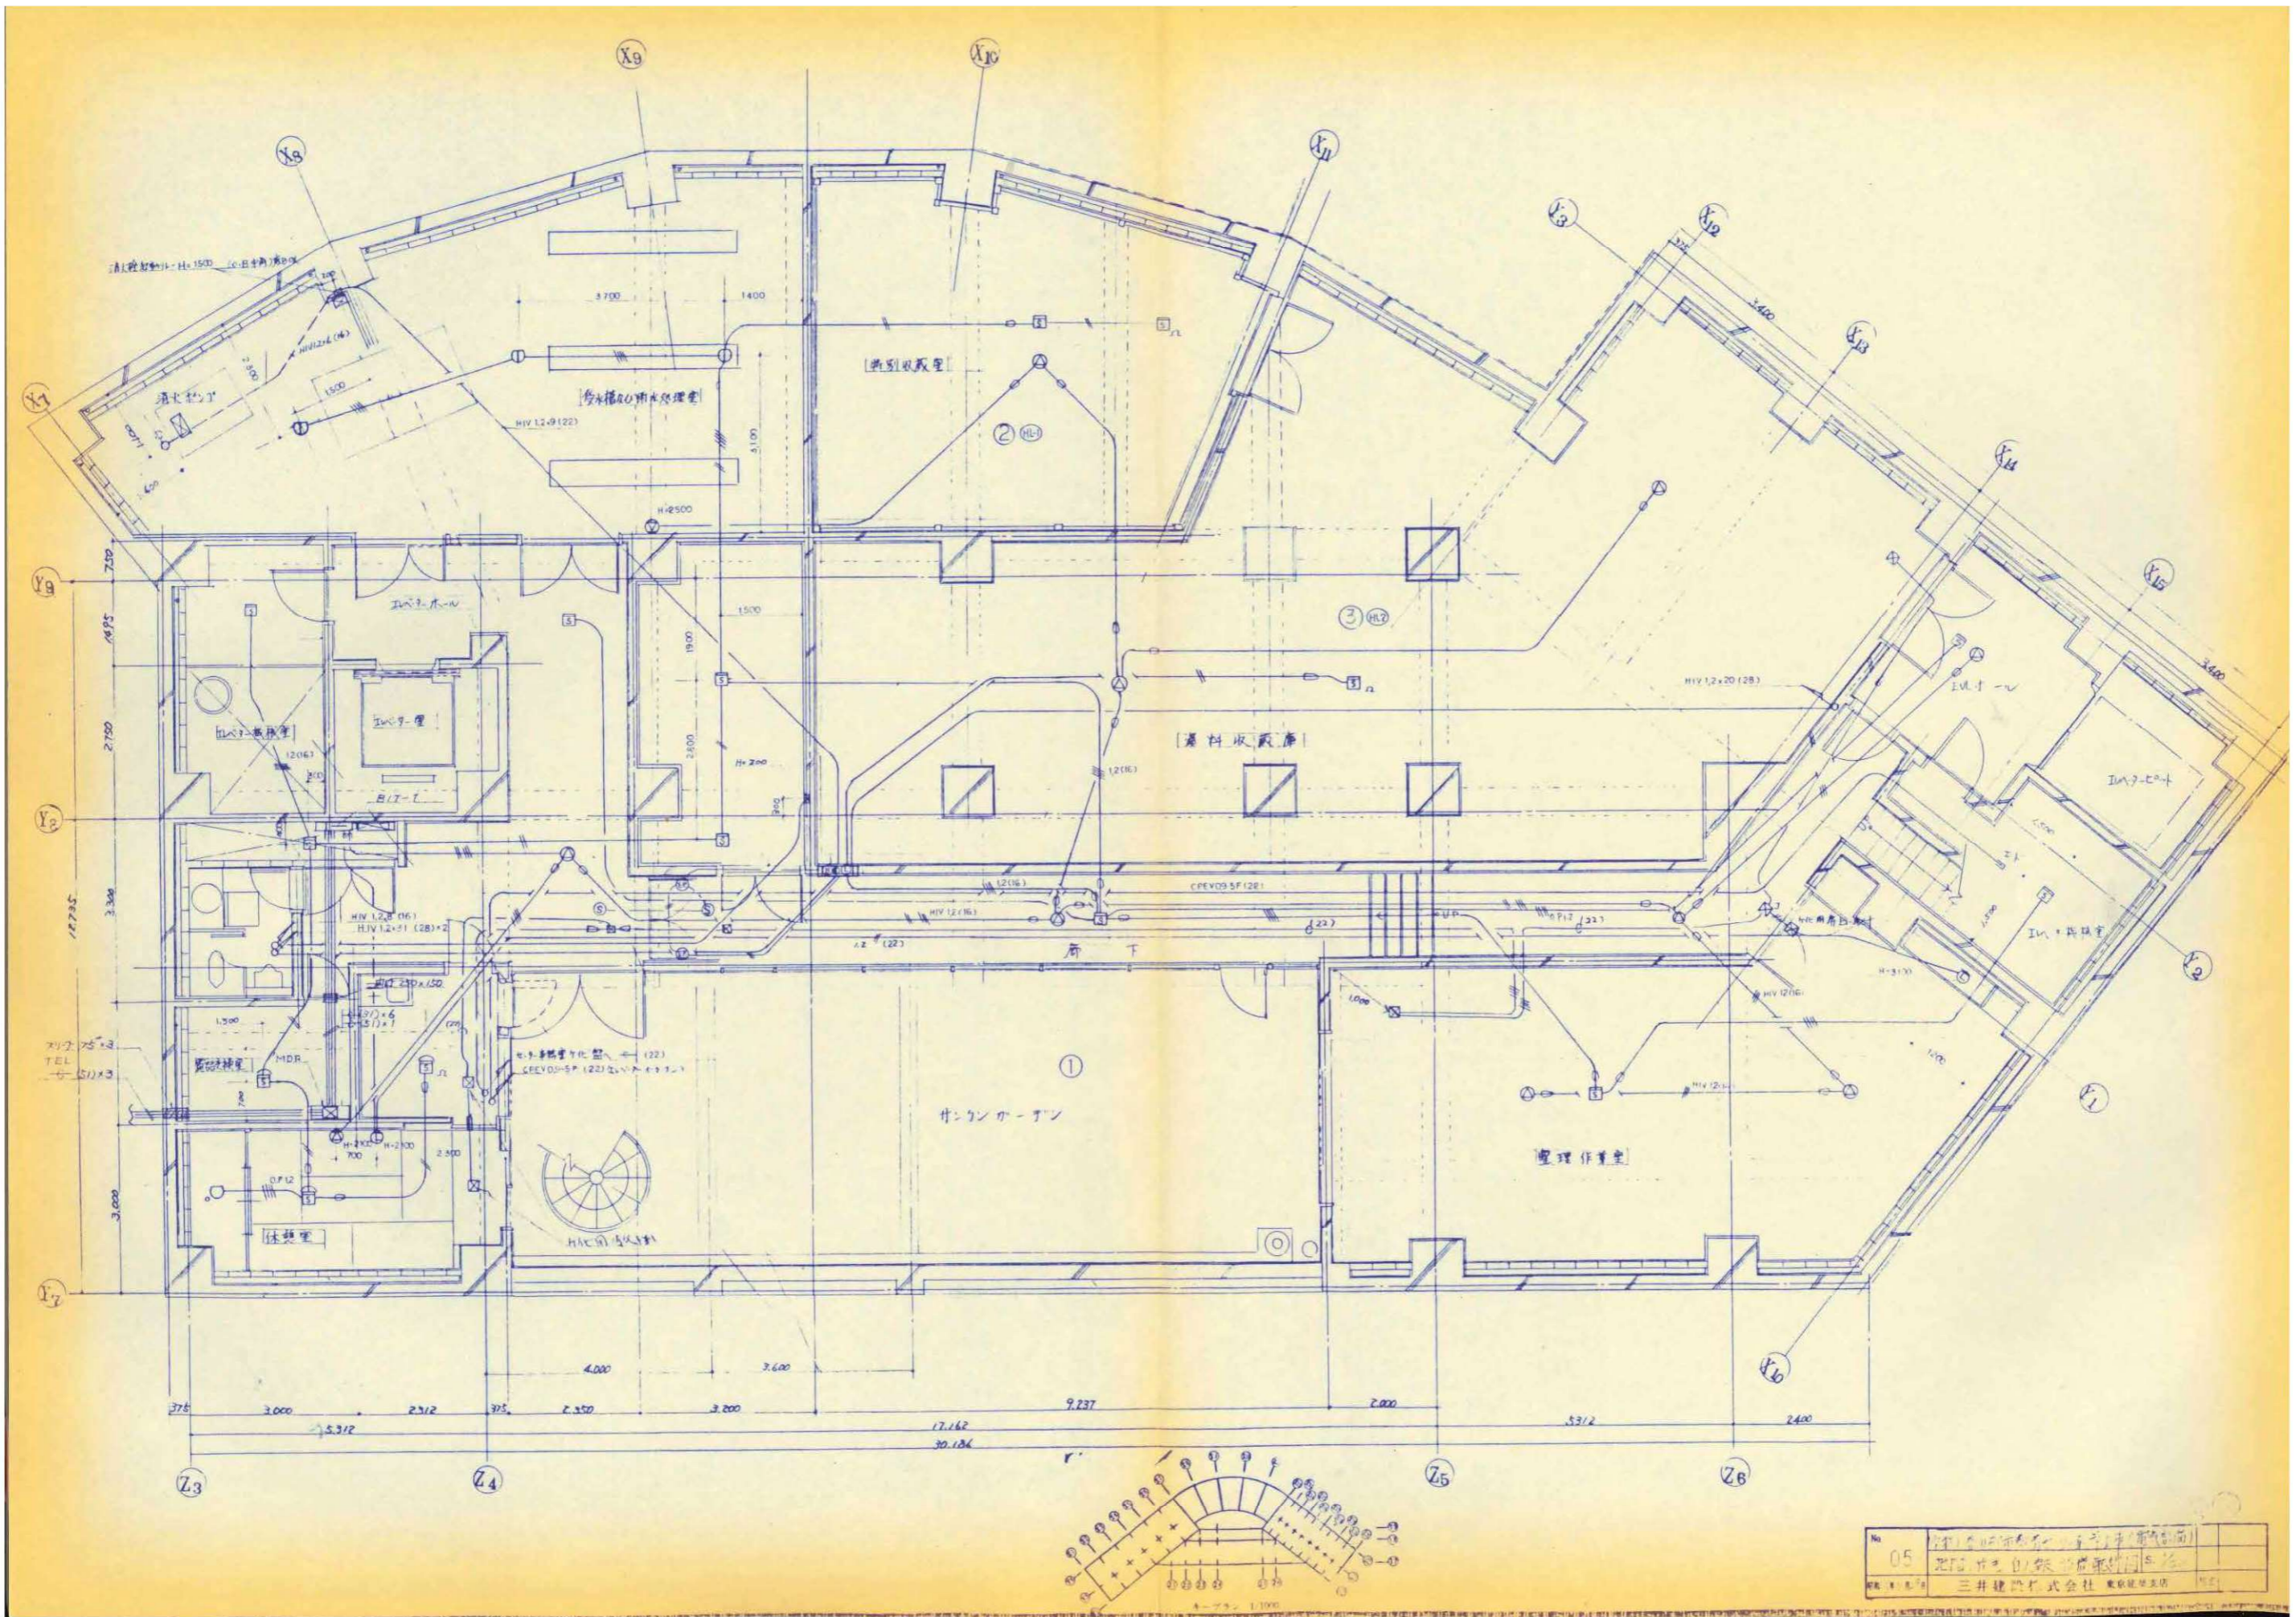


縮尺	工事名称	図名	図面番号
A1 N.S A3 N.S	(仮称) かすかべひがし交流センター整備工事	撤去放送・自動火災報知設備 地下1階平面詳細図 (改修前)	EK-34



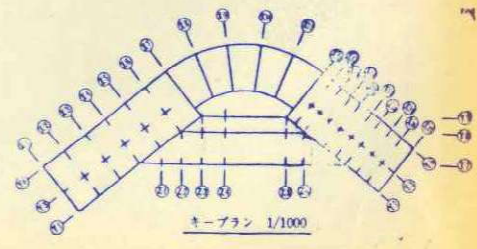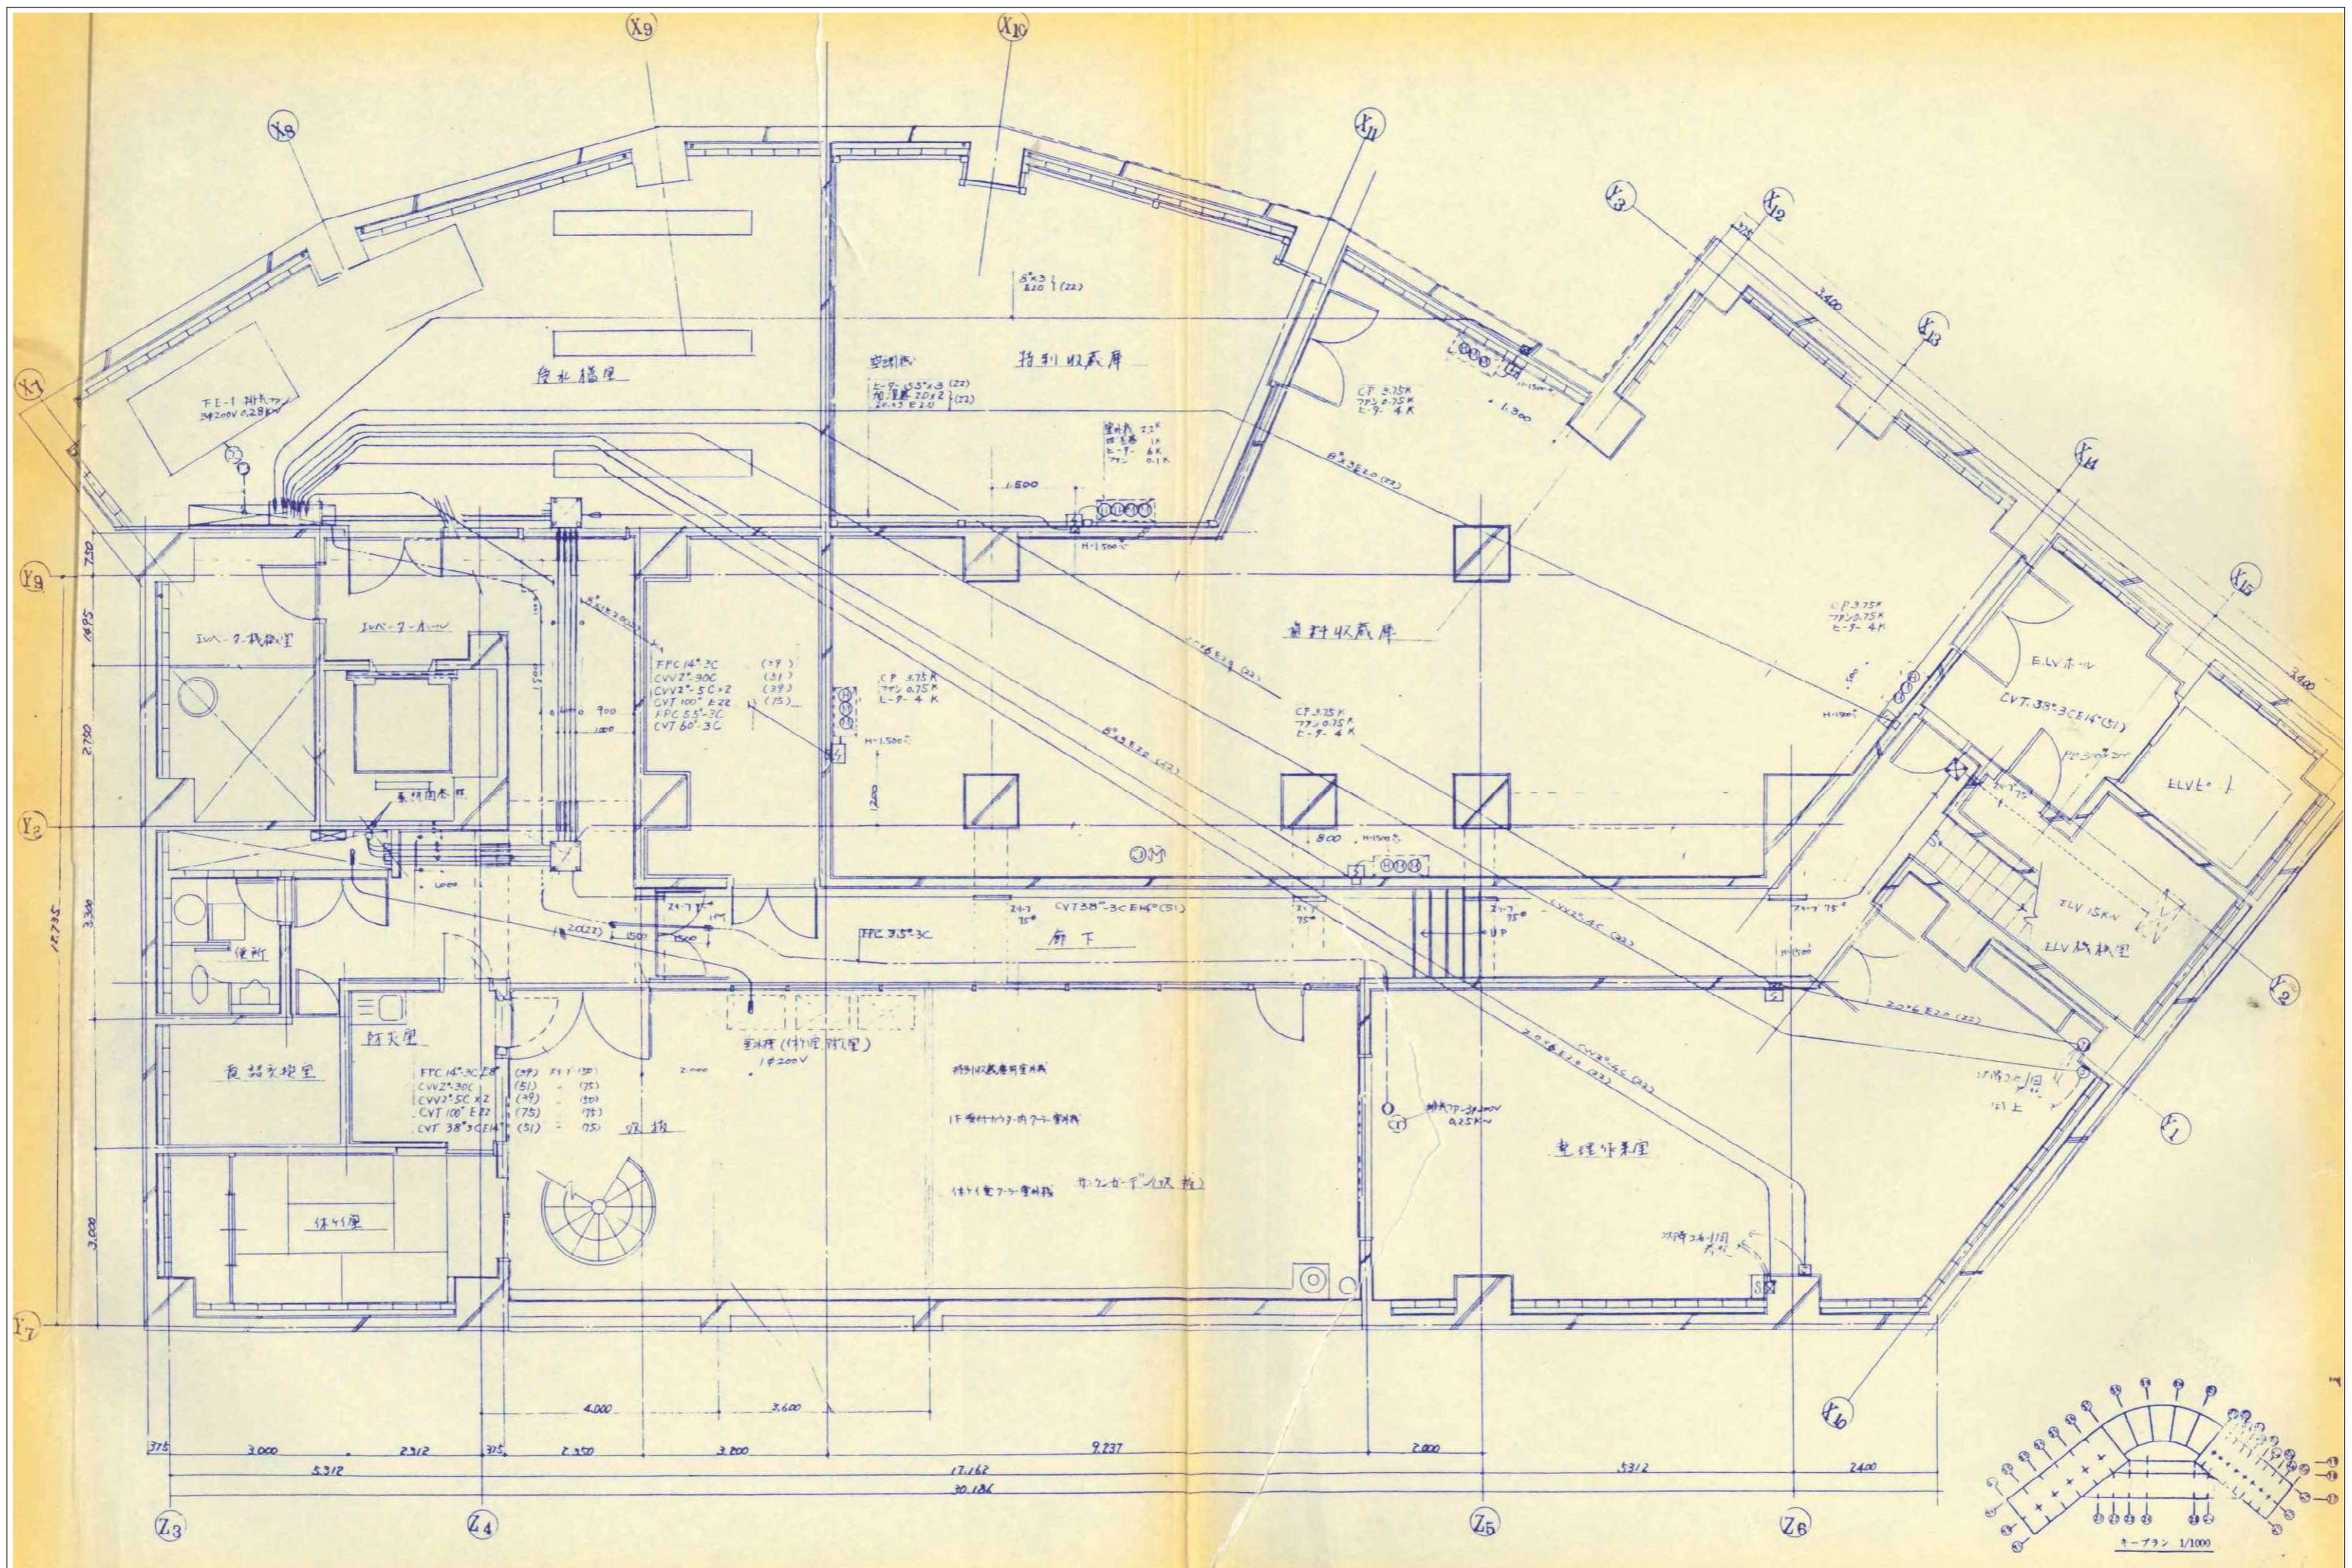


縮尺	工事名称	図名	図面番号
A1 N.S A3 N.S	(仮称) かすかべひがし交流センター整備工事	撤去 動力幹線設備 地下1階平面詳細図(改修前)	EK-36

春日部市

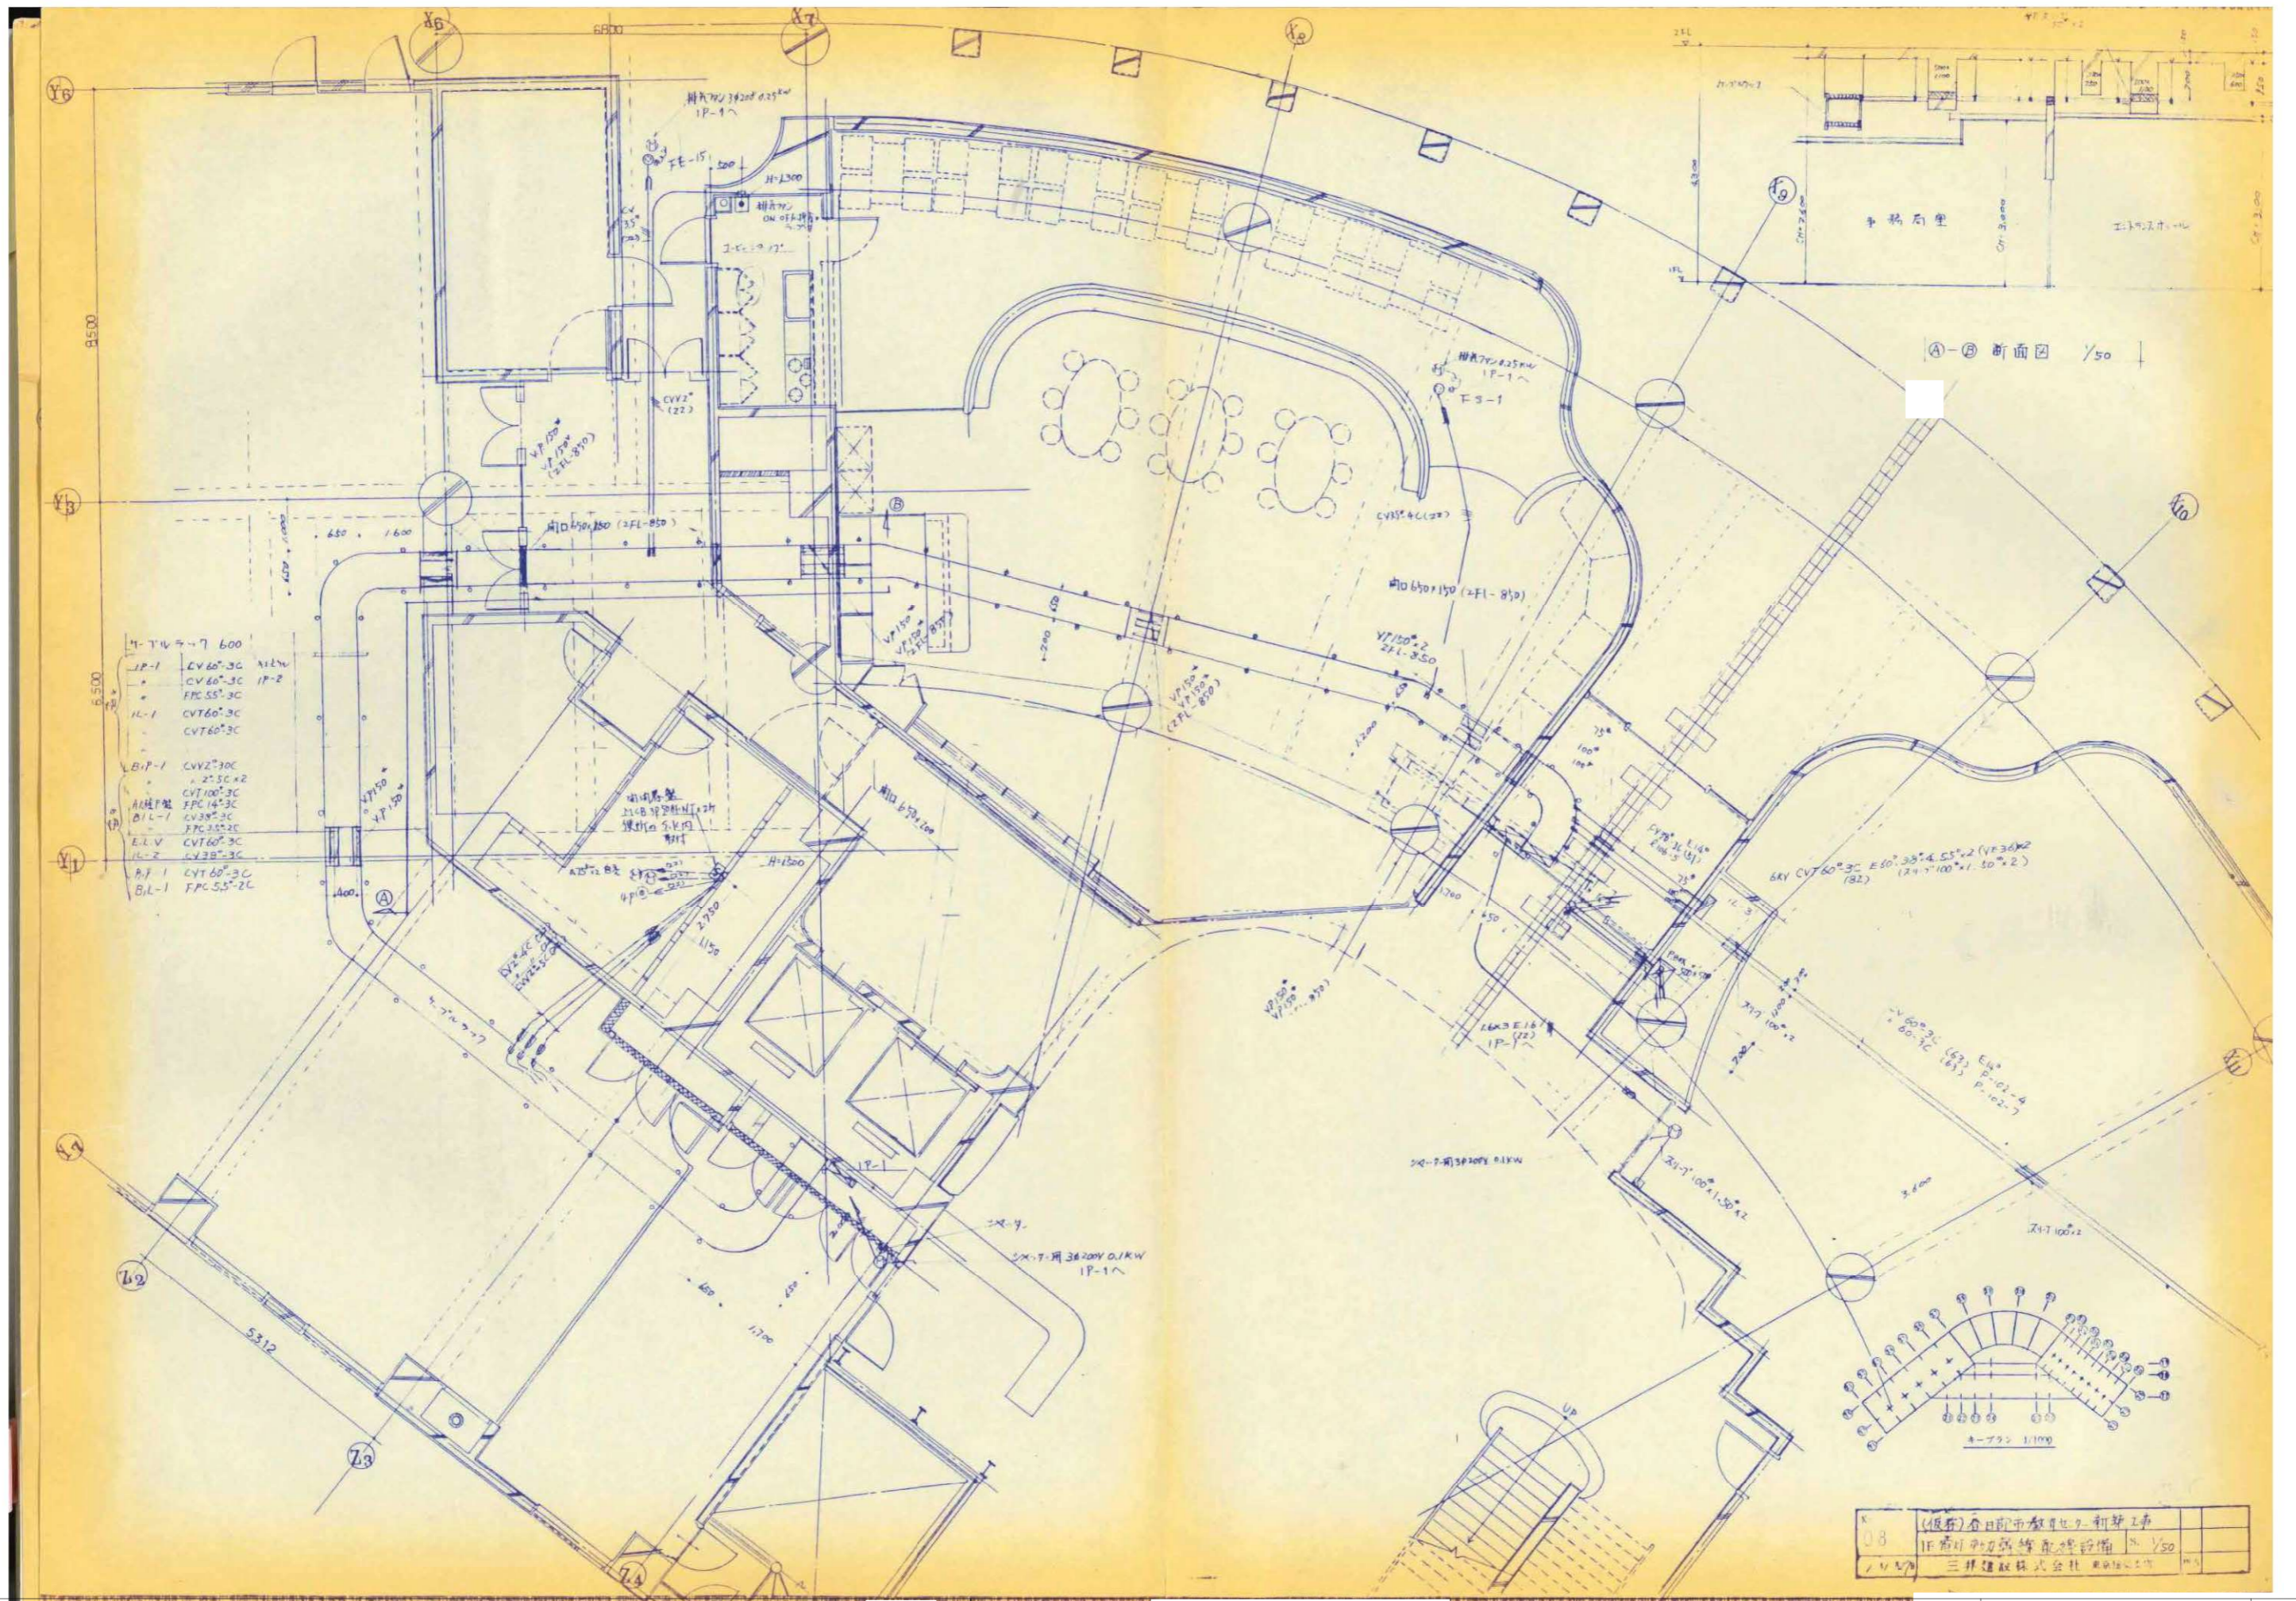

縮尺	工事名称	図名	図面番号
A1 N.S A3 N.S	(仮称)かすかべひがし交流センター整備工事	撤去 電灯・動力幹線設備 地下1階平面詳細図 (改修前)	EK-37

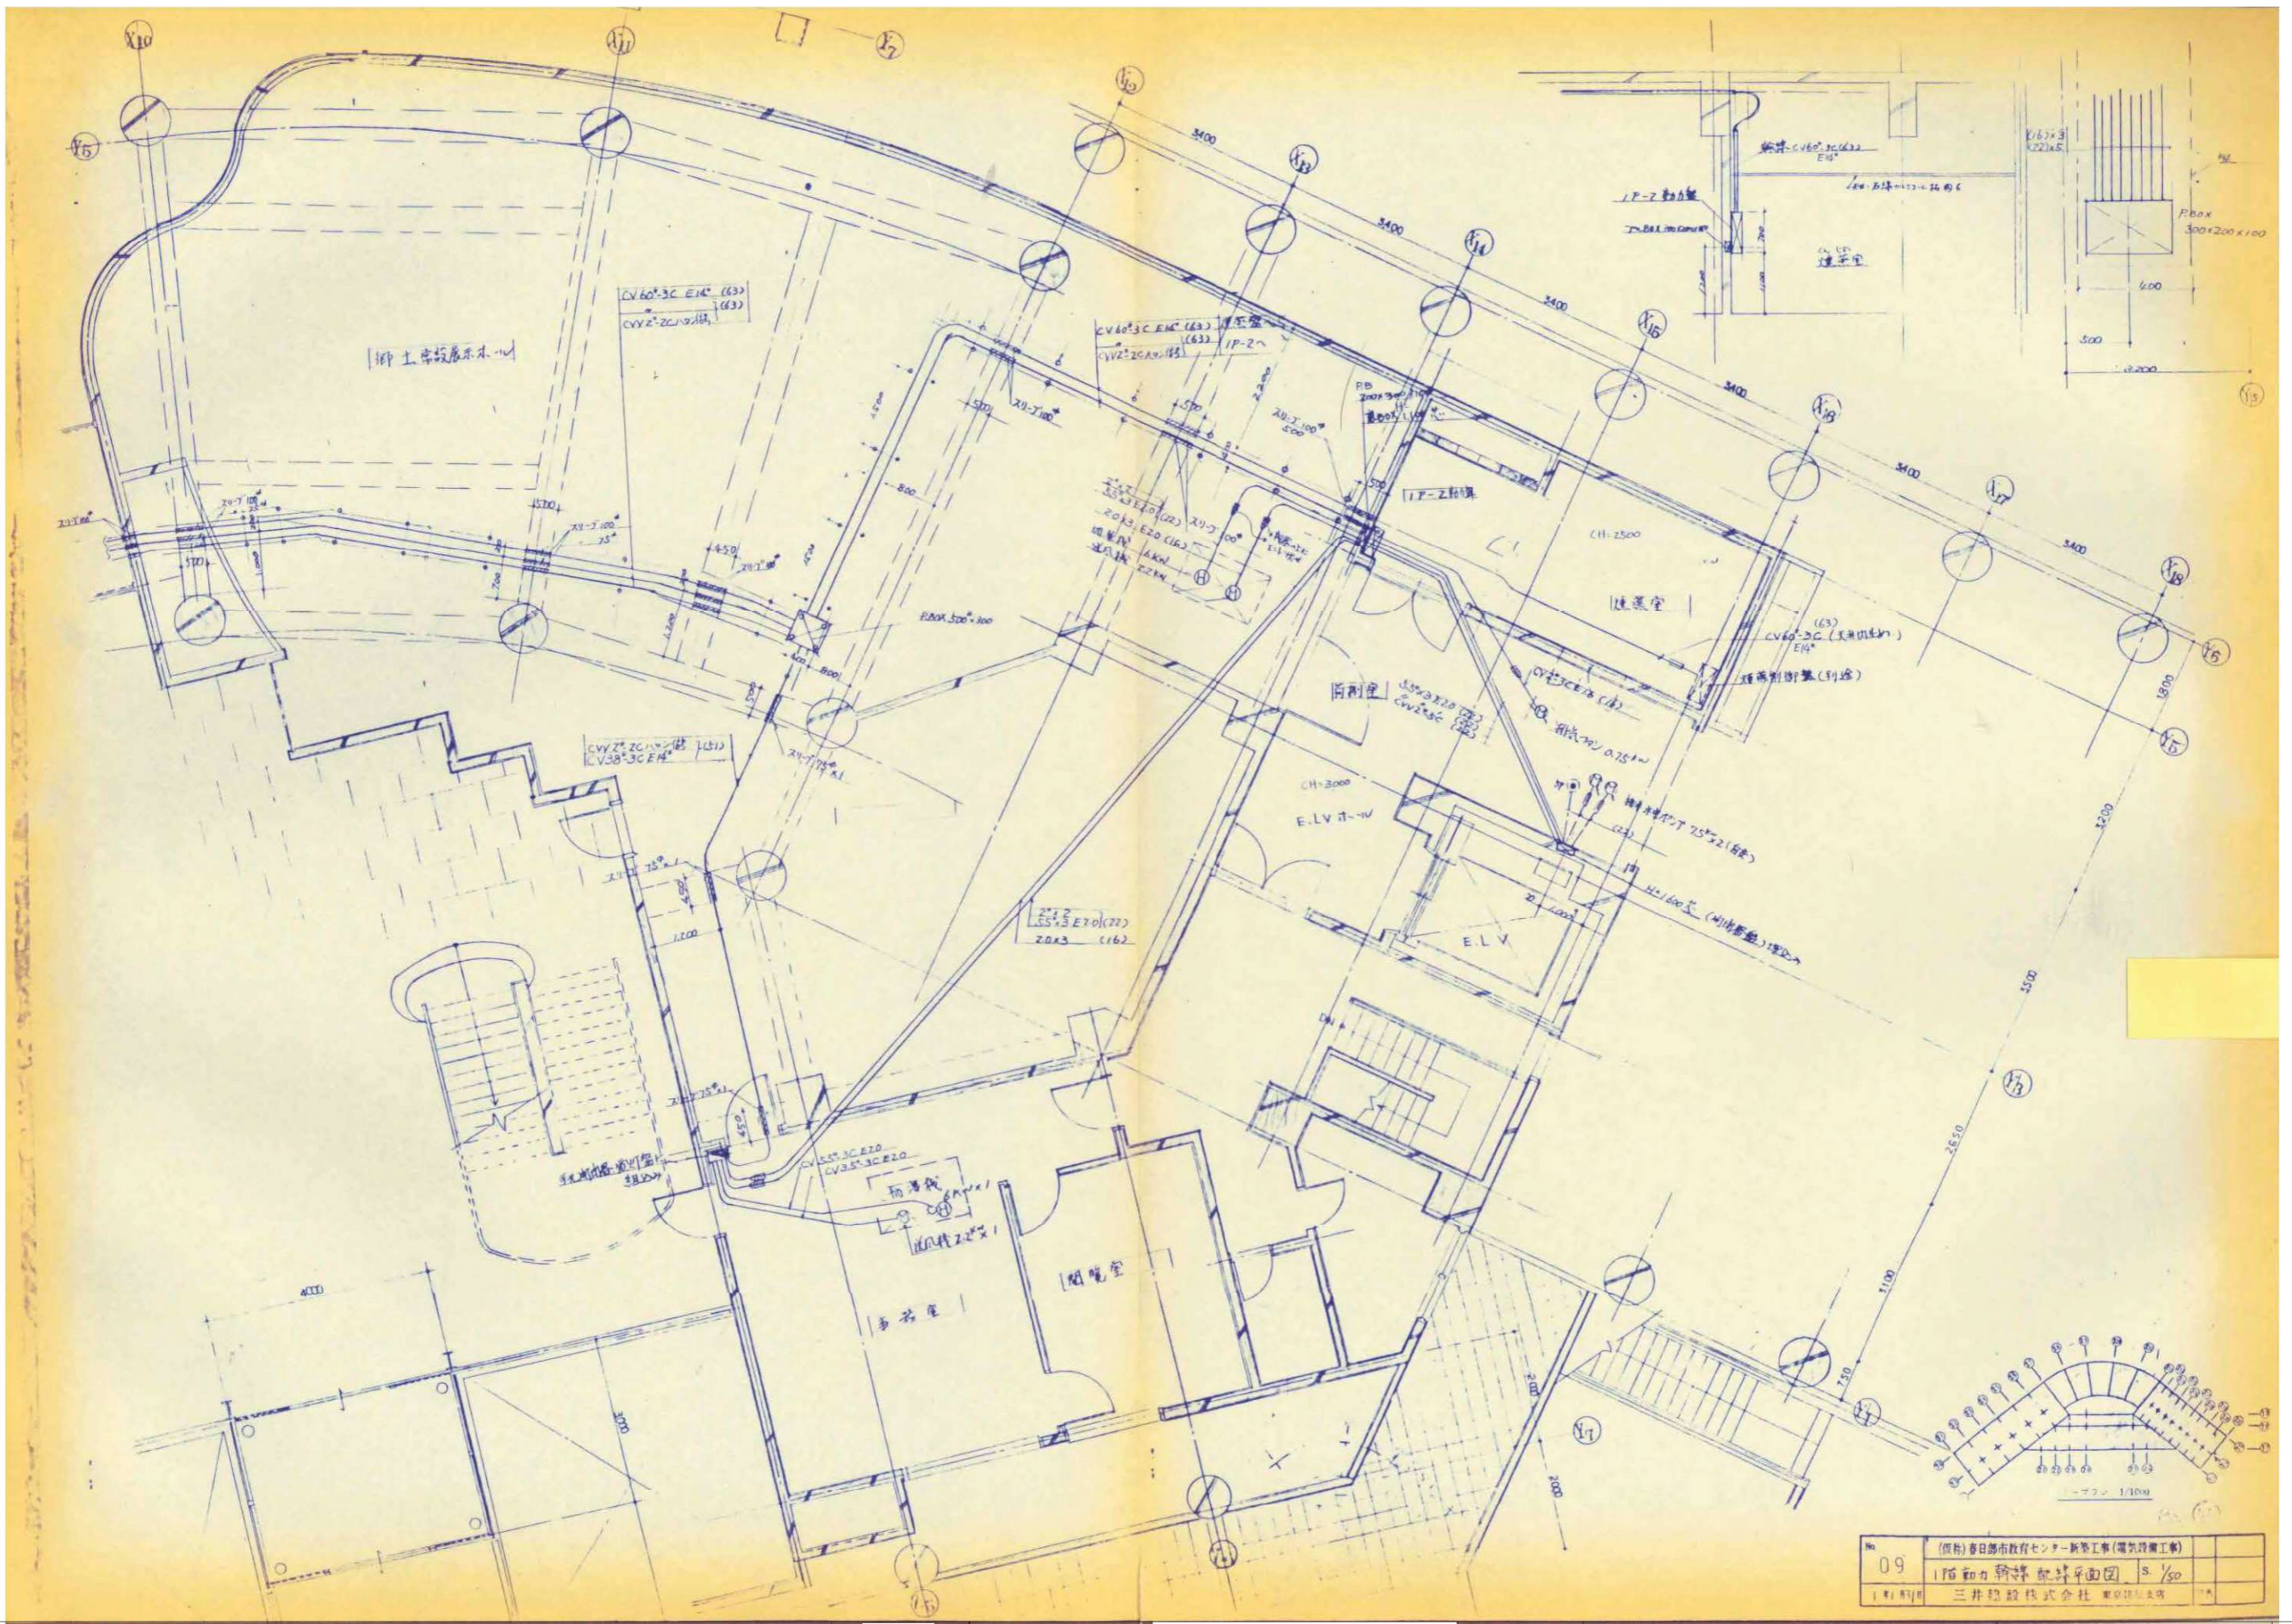

No. 09  
 (仮称)春日部市教育センター新築工事(電気設備工事)  
 1階動力幹線配線平面図 S/50  
 三井建設株式会社

縮尺	工事名称	図名	図面番号
A1 N.S A3 N.S	(仮称)かすかべひがし交流センター整備工事	撤去 動力幹線設備 1階平面詳細図 (改修前)	EK-38