




施設に設置 配線は下記による。  
 電話 — (22)  
 コンセント — 20.2 (16)  
 テレビ — V-5C (16)

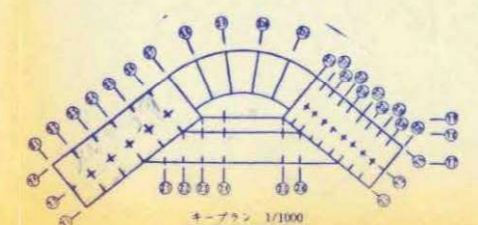


春日部市		縮尺	A1 N.S A3 N.S	工事名称	(仮称) かさかべひがし交流センター整備工事	図面番号	EK-39
					撤去 コンセント・電話・テレビ設備 1階平面詳細図(1) (改修前)		

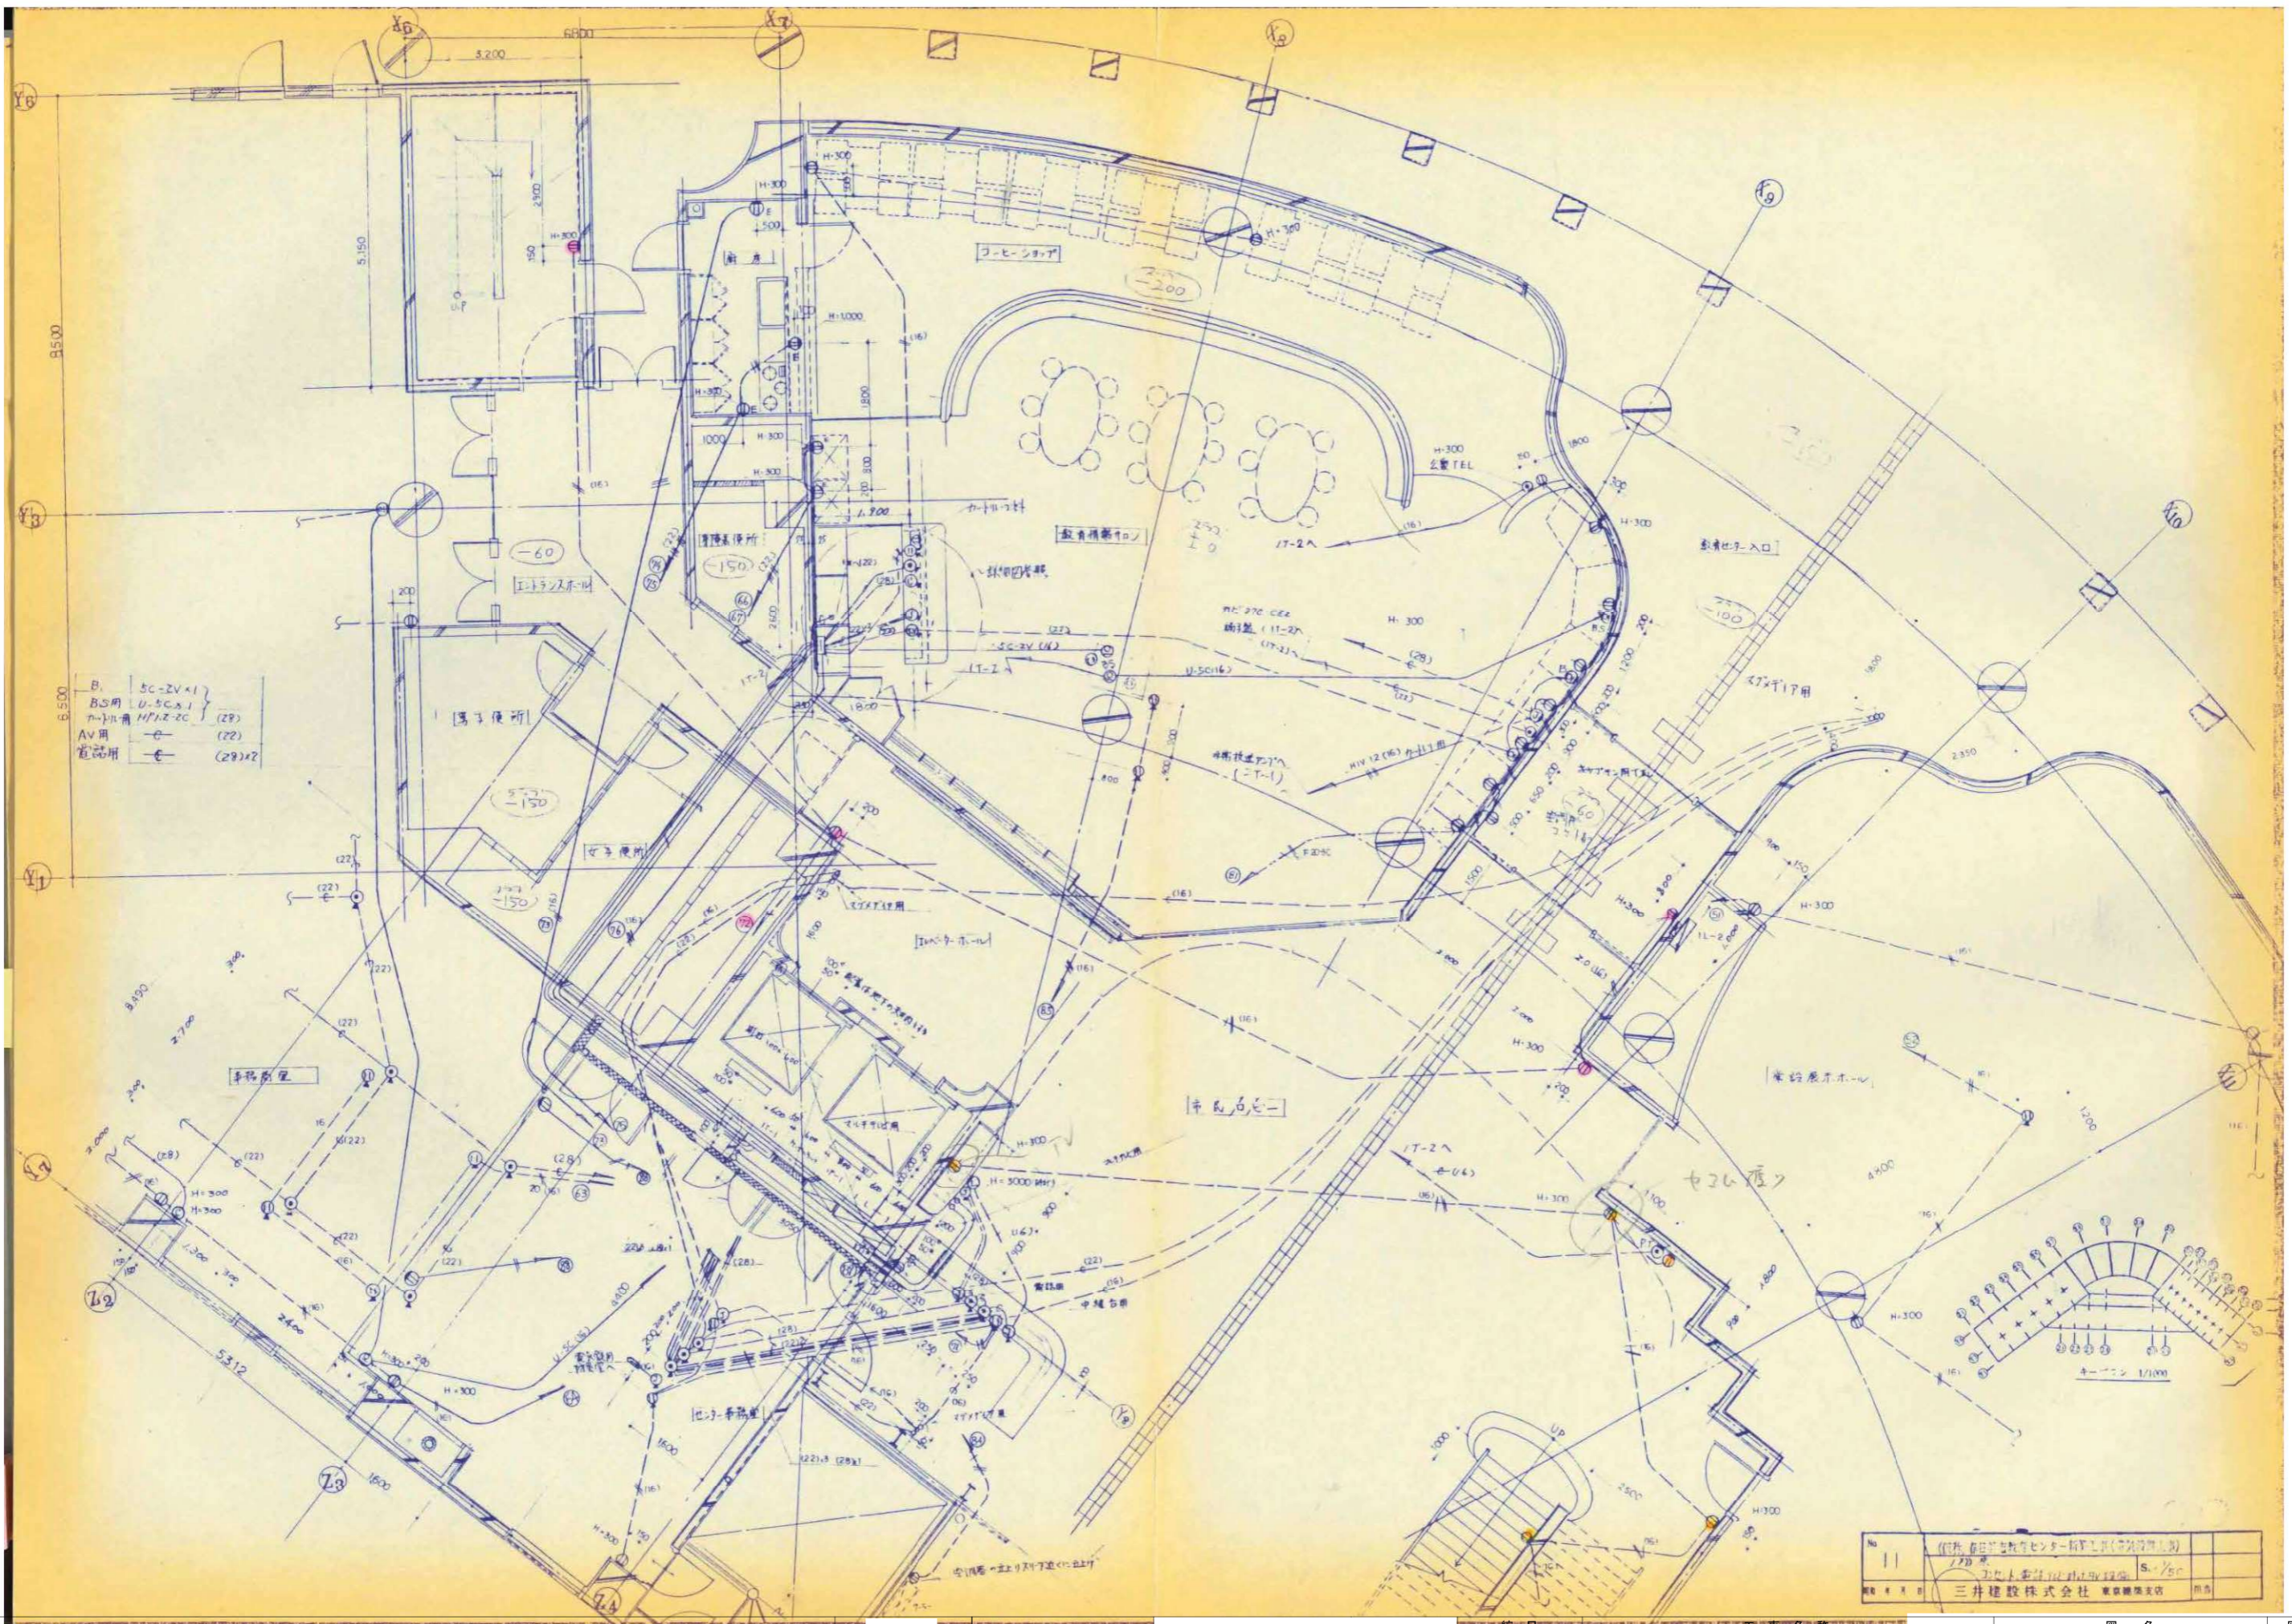

図面番号	図名	工事名称	縮尺	春日部市
EK-40	撤去 コンセント・電話・テレビ設備 1階平面詳細図(2) (改修前)	(仮称) 春日部市教育センター新築工事	A1 N.S A3 N.S	

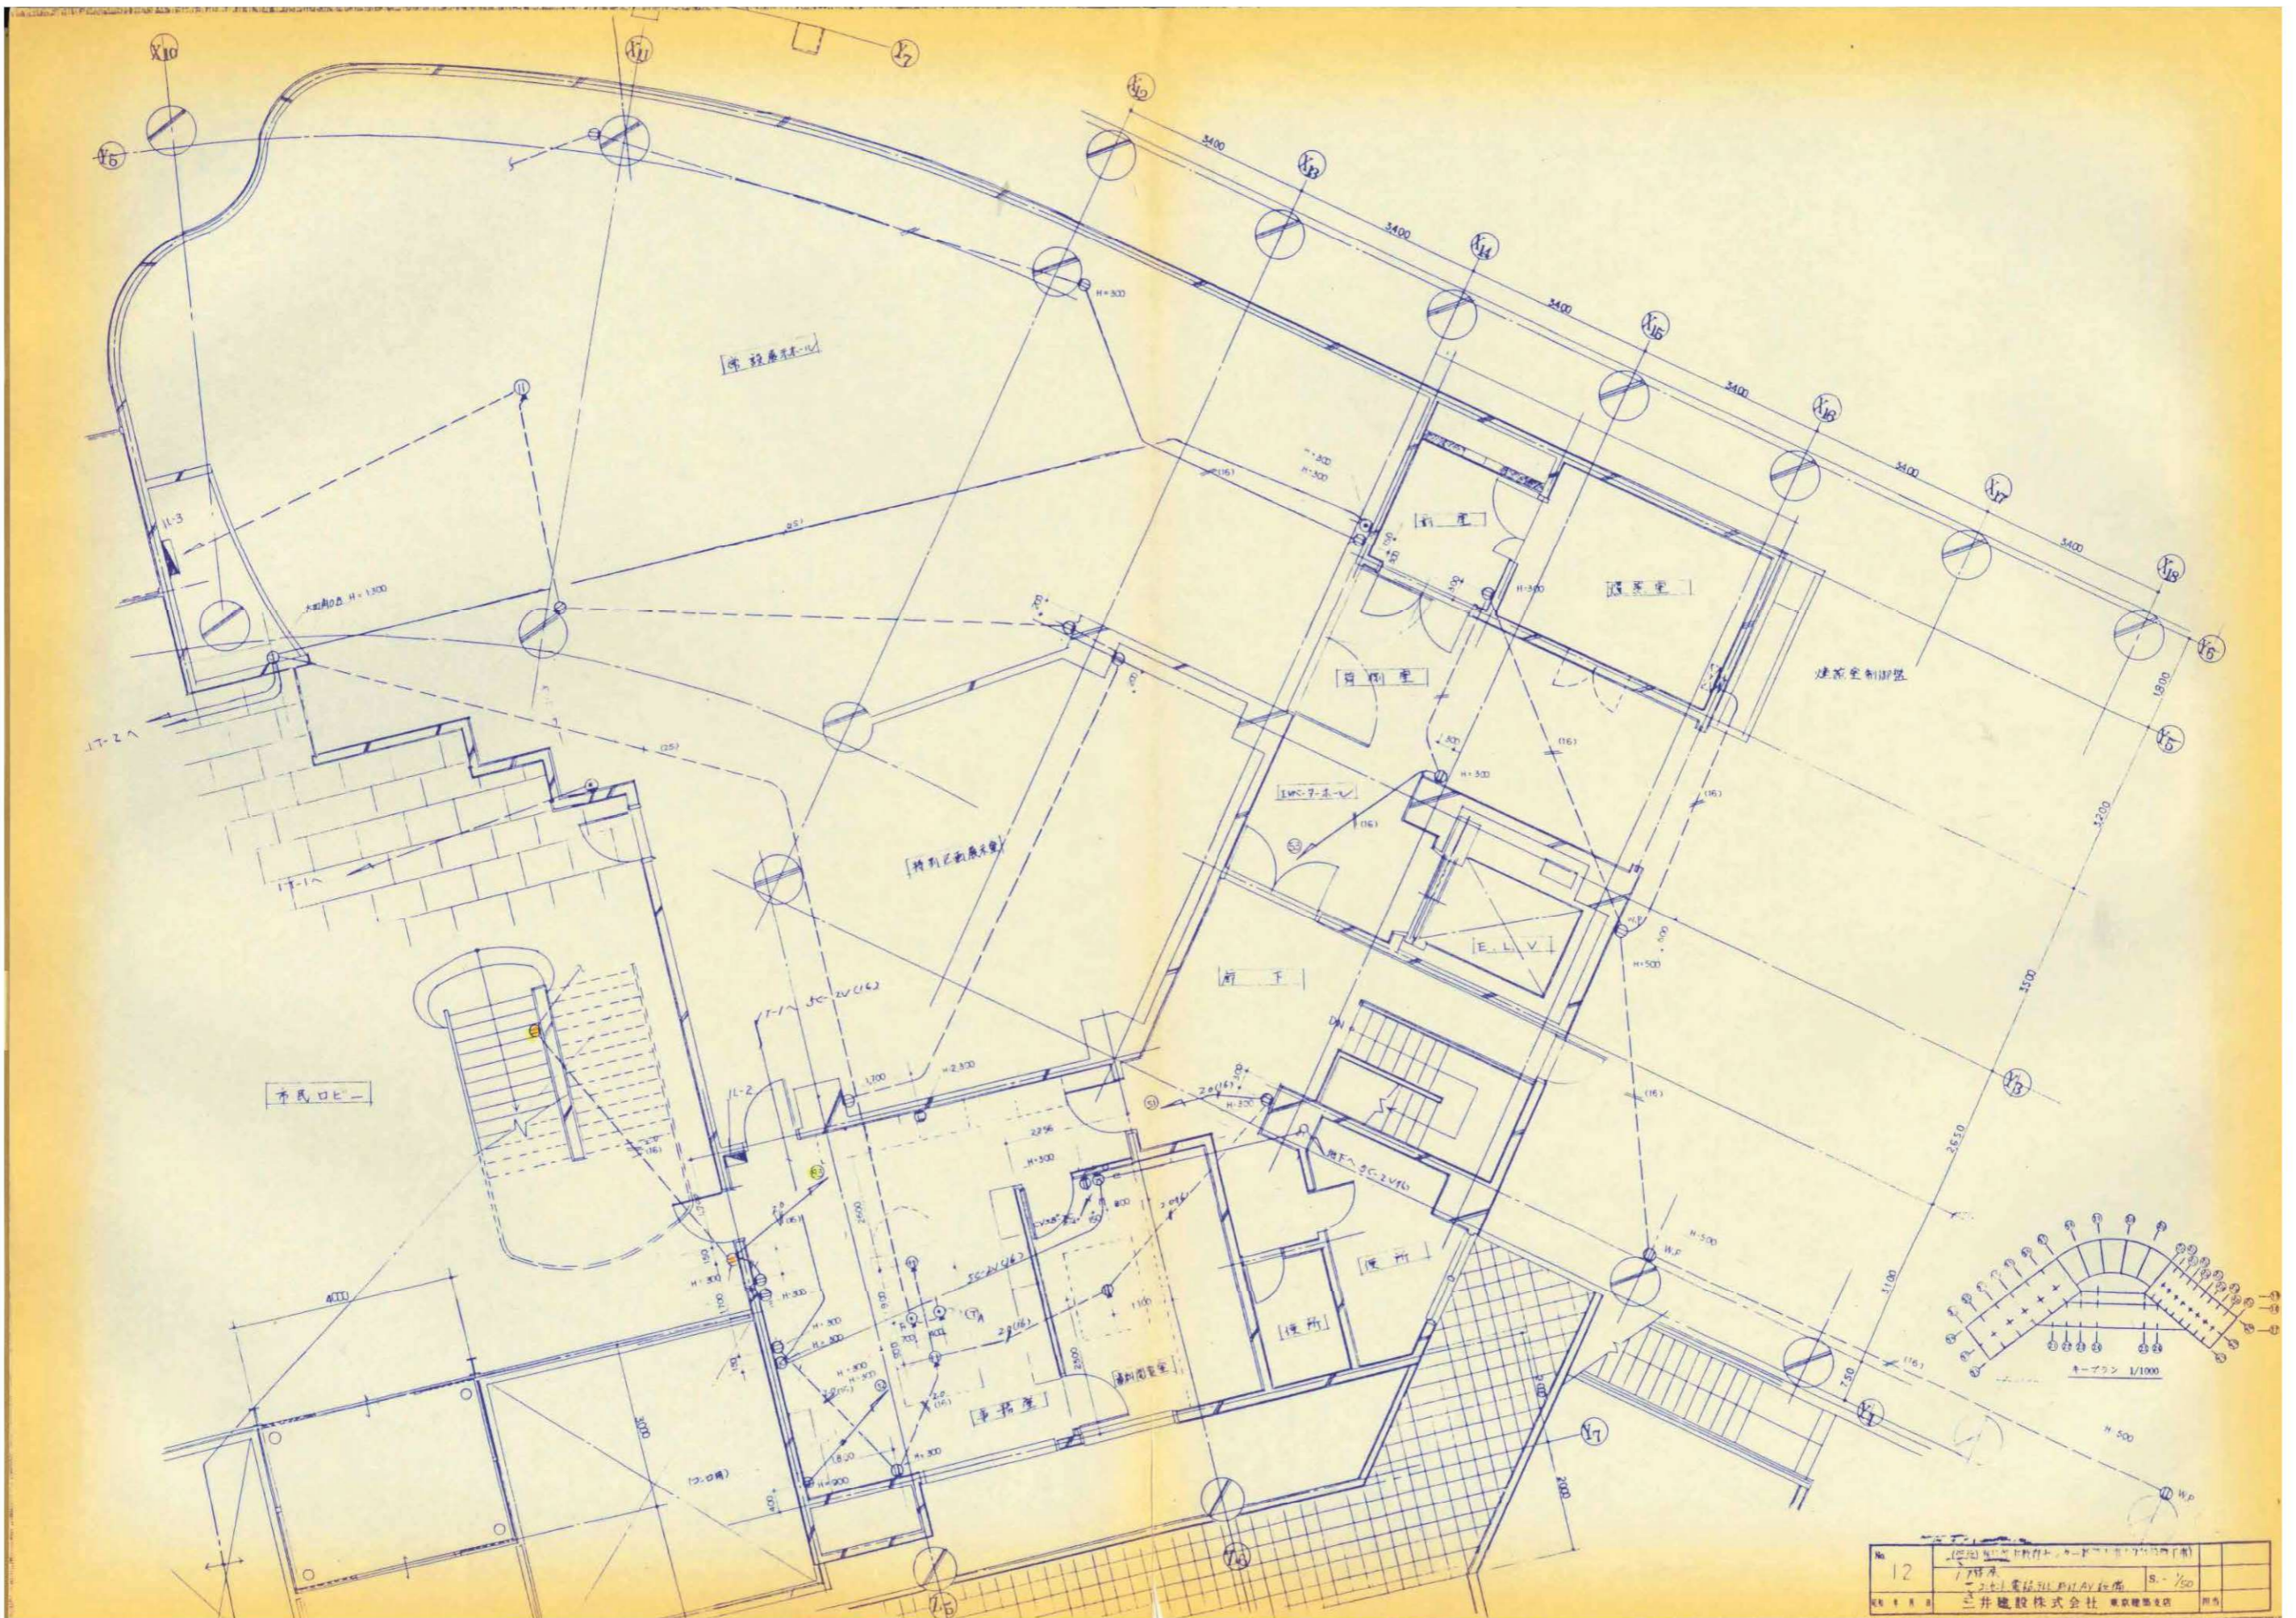


縮尺	工事名称	図名	図面番号
A1 N.S A3 N.S	(仮称) かさかべひがし交流センター整備工事	撤去 コンセント・電話・テレビ設備 1階平面詳細図(3) (改修前)	EK-41

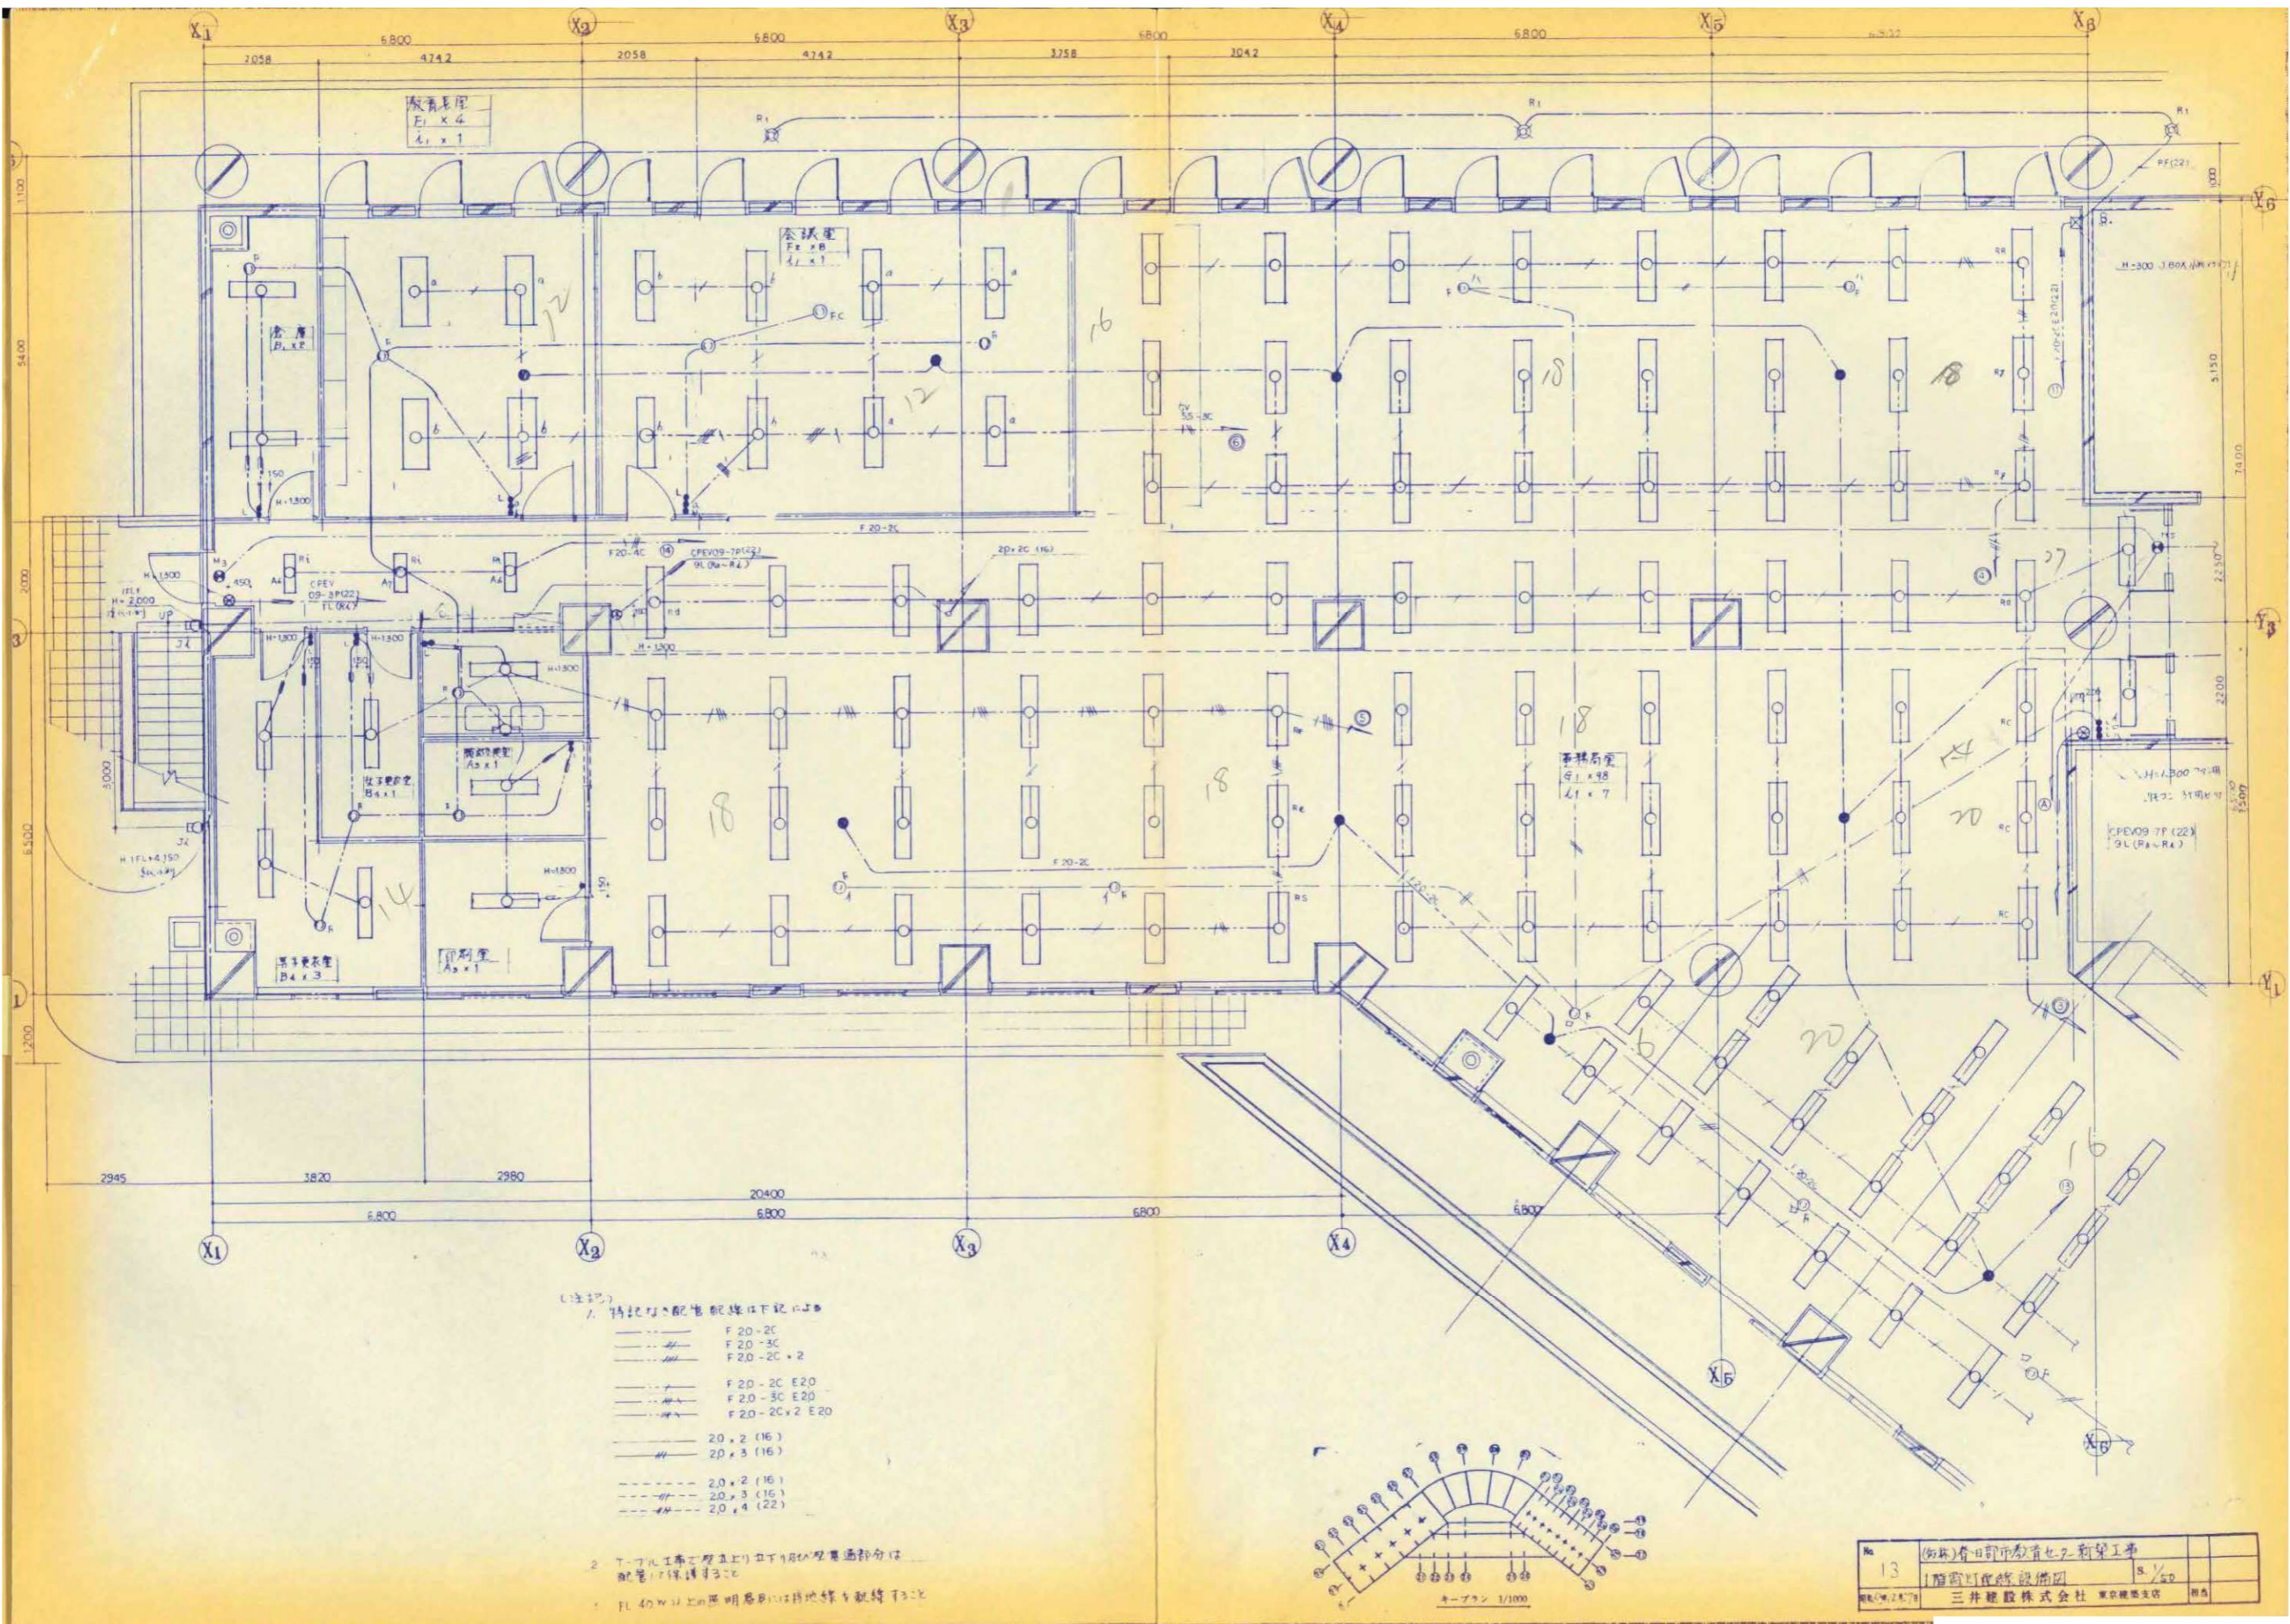

1. 特記の配管配線は下記のとおり
- F 20-2C
  - F 20-3C
  - F 20-2C x 2
  - F 20-2C E20
  - F 20-3C E20
  - F 20-2C x 2 E20
  - 20 x 2 (16)
  - 20 x 3 (16)
  - 20 x 2 (16)
  - 20 x 3 (16)
  - 20 x 4 (22)


2. T-フル工事で屋上より地下4階まで貫通部分は  
配管17保護管にて

3. FL 40W以上の照明器具は接地線と接続すること

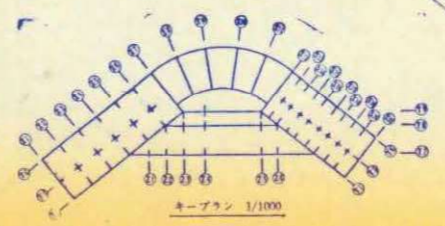

No. 13	(仮称)春日部市教育センター新築工事	S. 1/500	
	1階平面配線設備図		
	三井建設株式会社 東京建設支店		

縮尺	工事名称	図名	図面番号
A1 N.S A3 N.S	(仮称)かすかべひがし交流センター整備工事	撤去 電灯設備 1階平面詳細図(1) (改修前)	EK-42

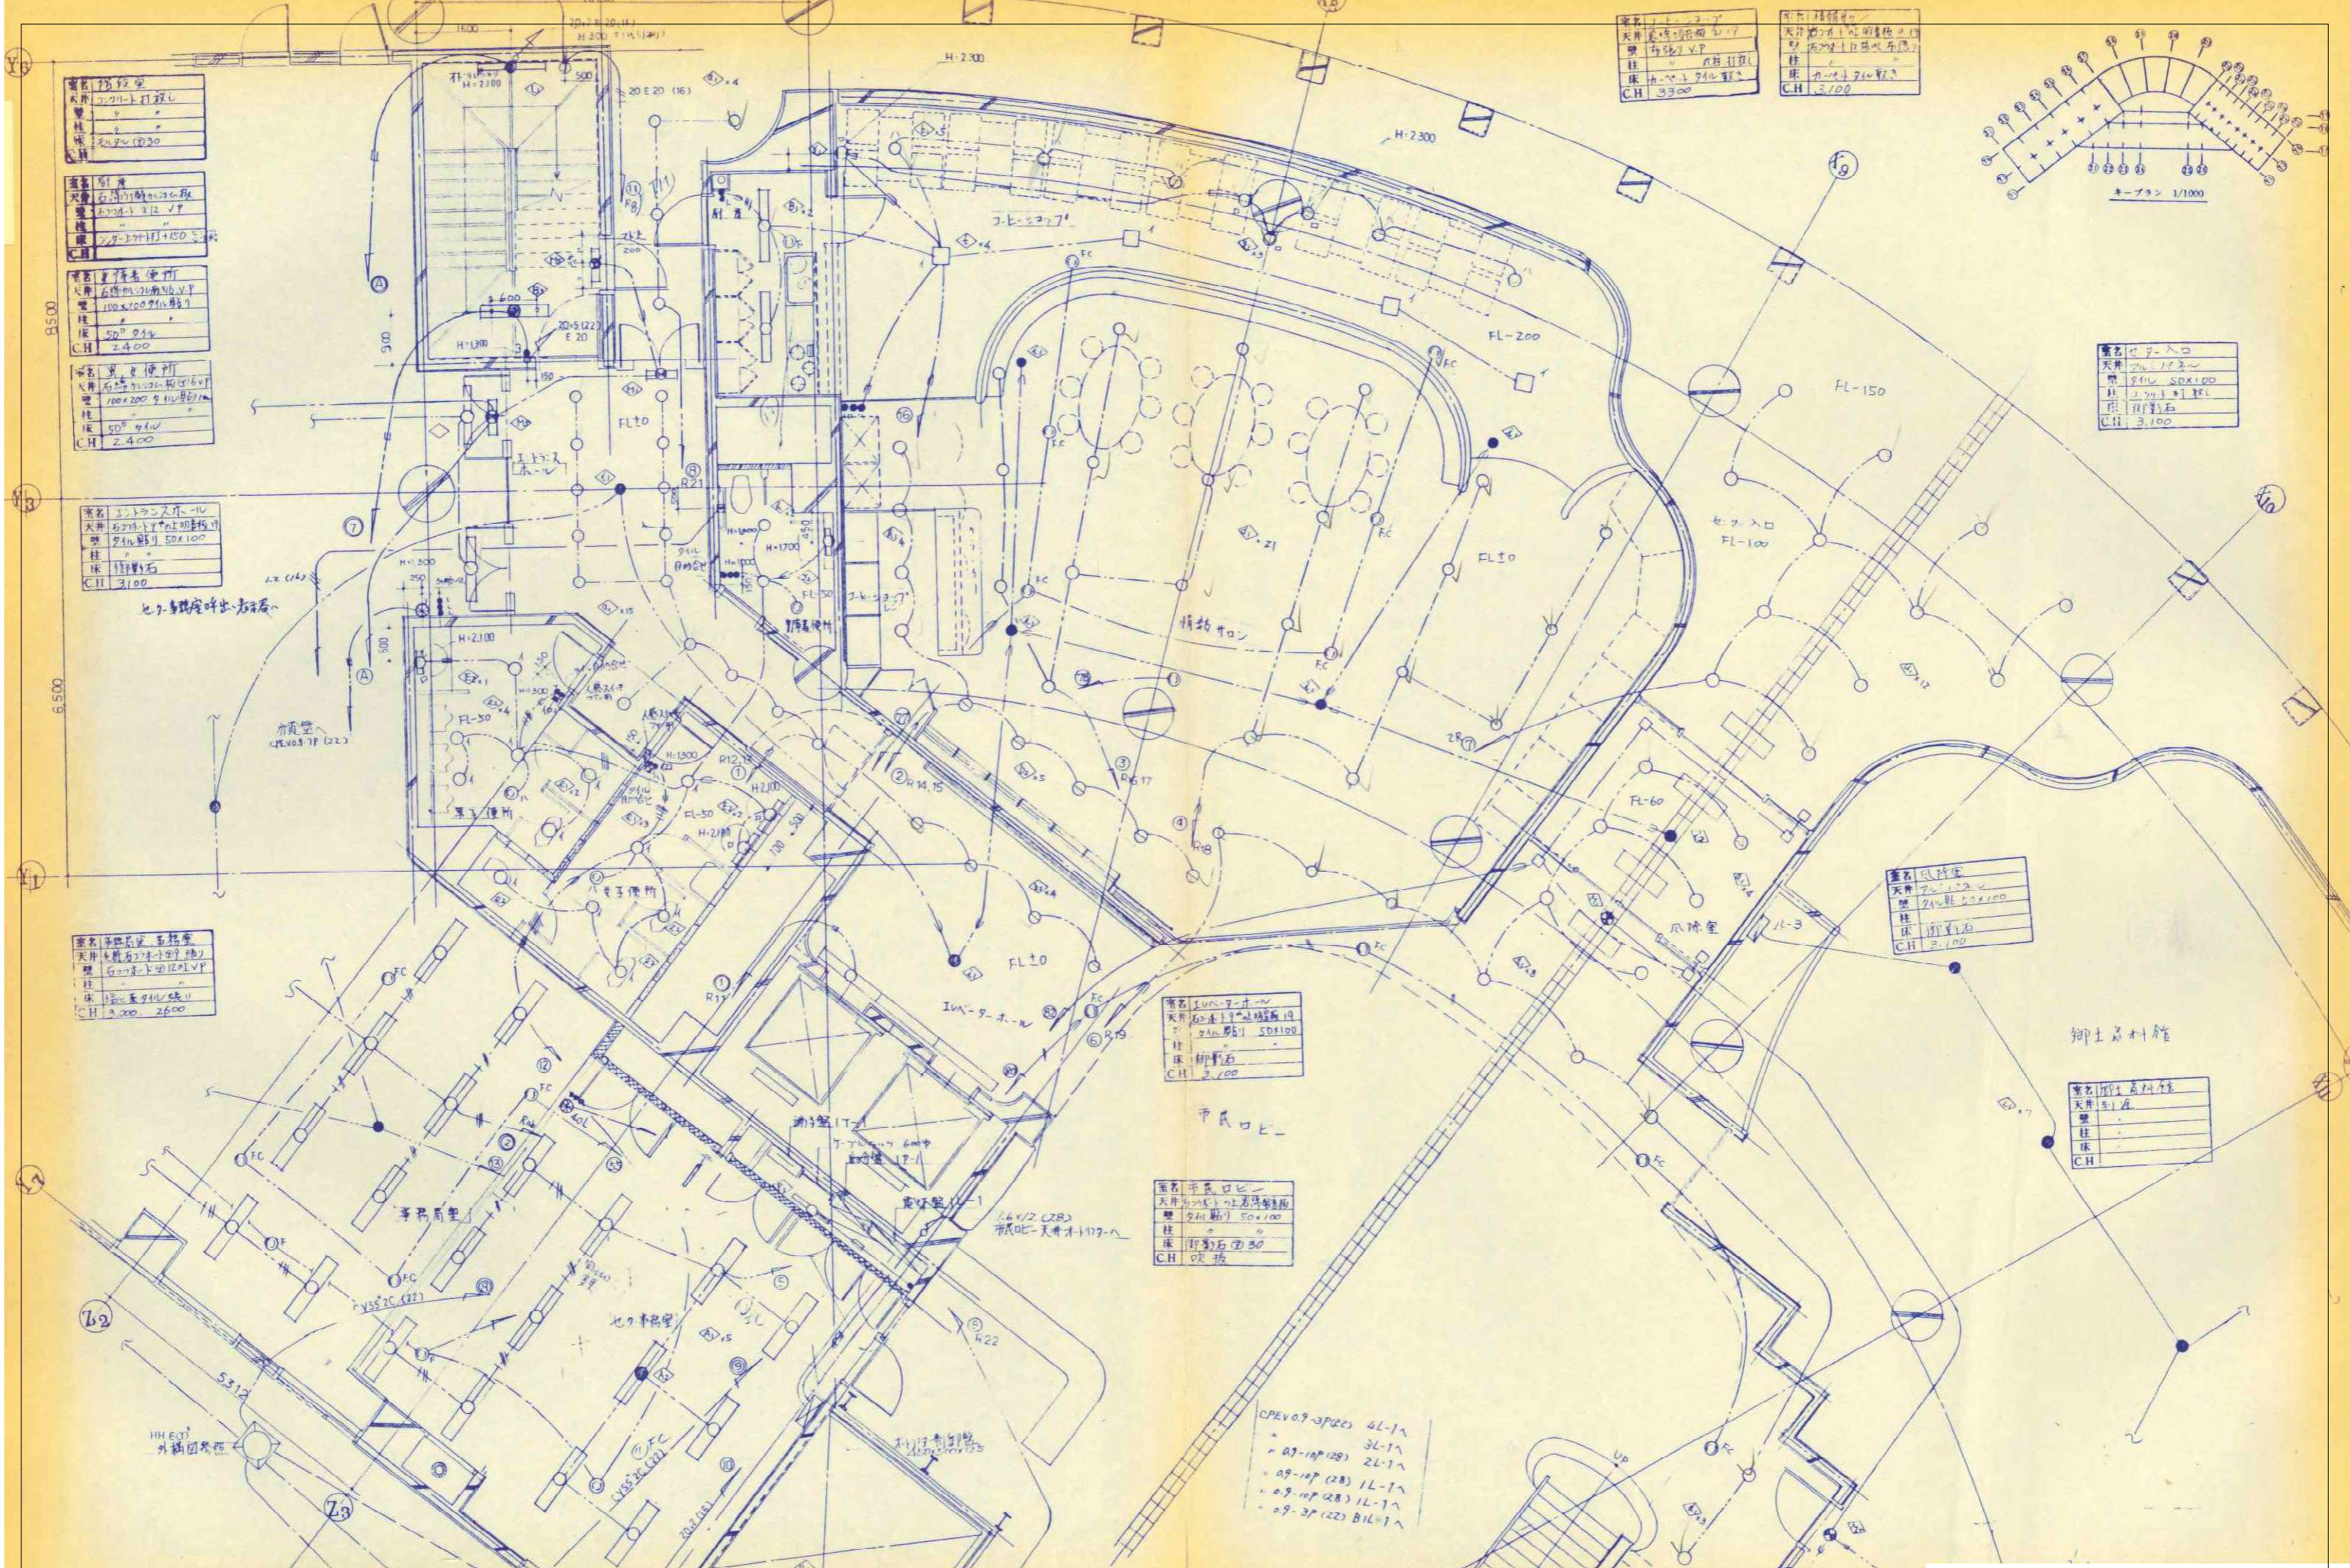

名称	2階廊下
天井	2階廊下天井
壁	2階廊下壁
床	2階廊下床
CH	2.400

名称	1階廊下
天井	1階廊下天井
壁	1階廊下壁
床	1階廊下床
CH	2.400

名称	展示室
天井	展示室天井
壁	展示室壁
床	展示室床
CH	2.400


名称	会議室
天井	会議室天井
壁	会議室壁
床	会議室床
CH	2.400

名称	エントランスホール
天井	エントランスホール天井
壁	エントランスホール壁
床	エントランスホール床
CH	3.100

名称	展示室
天井	展示室天井
壁	展示室壁
床	展示室床
CH	2.200, 2.600

名称	1階廊下
天井	1階廊下天井
壁	1階廊下壁
床	1階廊下床
CH	2.300

名称	2階廊下
天井	2階廊下天井
壁	2階廊下壁
床	2階廊下床
CH	2.100

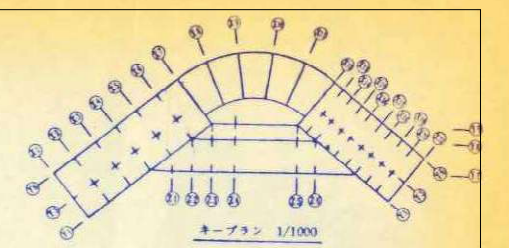

名称	セーター入口
天井	セーター入口天井
壁	セーター入口壁
床	セーター入口床
CH	3.100


名称	展示室
天井	展示室天井
壁	展示室壁
床	展示室床
CH	3.100

名称	展示室
天井	展示室天井
壁	展示室壁
床	展示室床
CH	

名称	1階廊下
天井	1階廊下天井
壁	1階廊下壁
床	1階廊下床
CH	3.100

名称	市民ロビー
天井	市民ロビー天井
壁	市民ロビー壁
床	市民ロビー床
CH	吹抜

- CPEV09-3P20 4L-1A
- 3L-1A
- 2L-1A
- 1L-1A
- 1L-1A
- BIL-1A

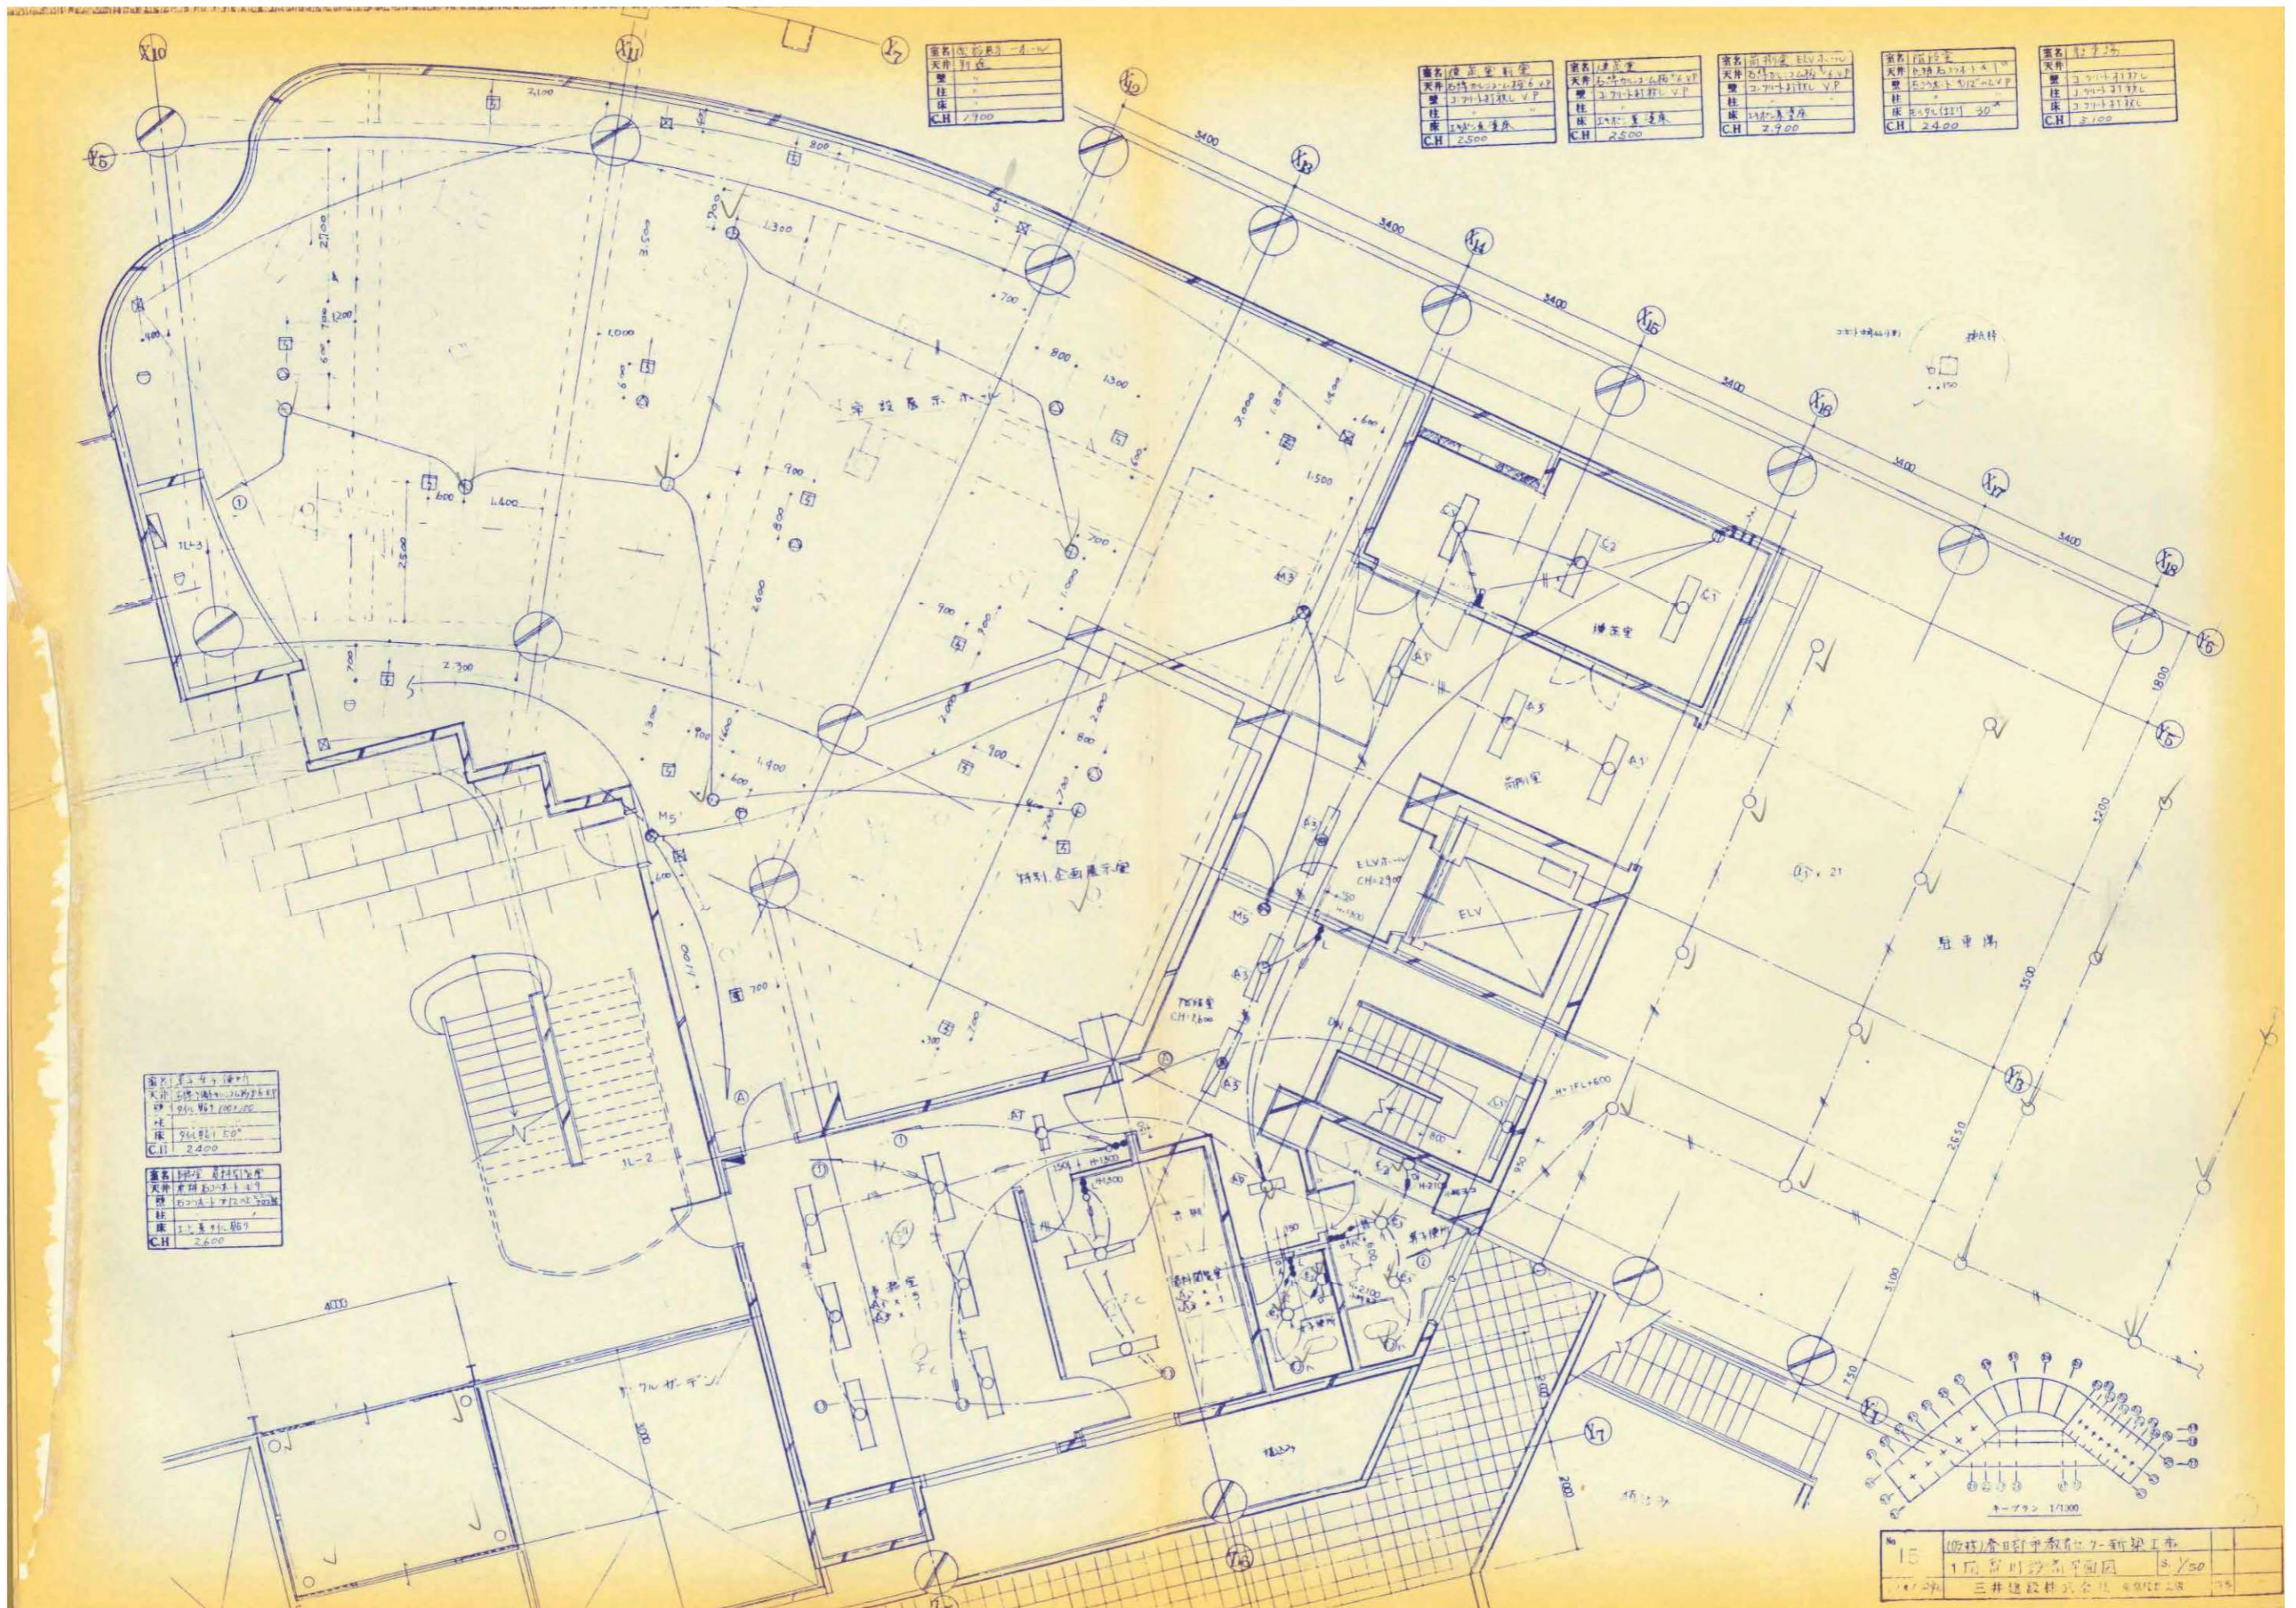

器具名	天井 灯台
型番	
寸法	
CH	2.900

器具名	天井 照明器具
型番	
寸法	
CH	2.500

器具名	天井 照明器具
型番	
寸法	
CH	2.500


器具名	天井 照明器具
型番	
寸法	
CH	2.900

器具名	天井 照明器具
型番	
寸法	
CH	2.400

器具名	天井 照明器具
型番	
寸法	
CH	2.100

器具名	天井 照明器具
型番	
寸法	
CH	2.400


器具名	天井 照明器具
型番	
寸法	
CH	2.600

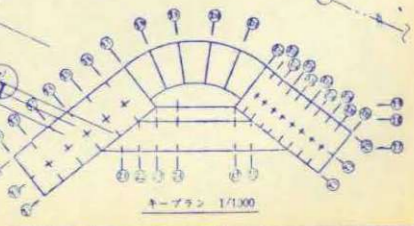

No.	15	(四)春日市立図書館新築工事
1/24		1階 展示室平面図
		三井建設株式会社 電気工部

縮尺	A1 N.S A3 N.S	工事名称	(仮称) かさかべひがし交流センター整備工事	図名	撤去 電灯設備 1階平面詳細図(3) (改修前)	図面番号	EK-44
----	------------------	------	------------------------	----	-----------------------------	------	-------





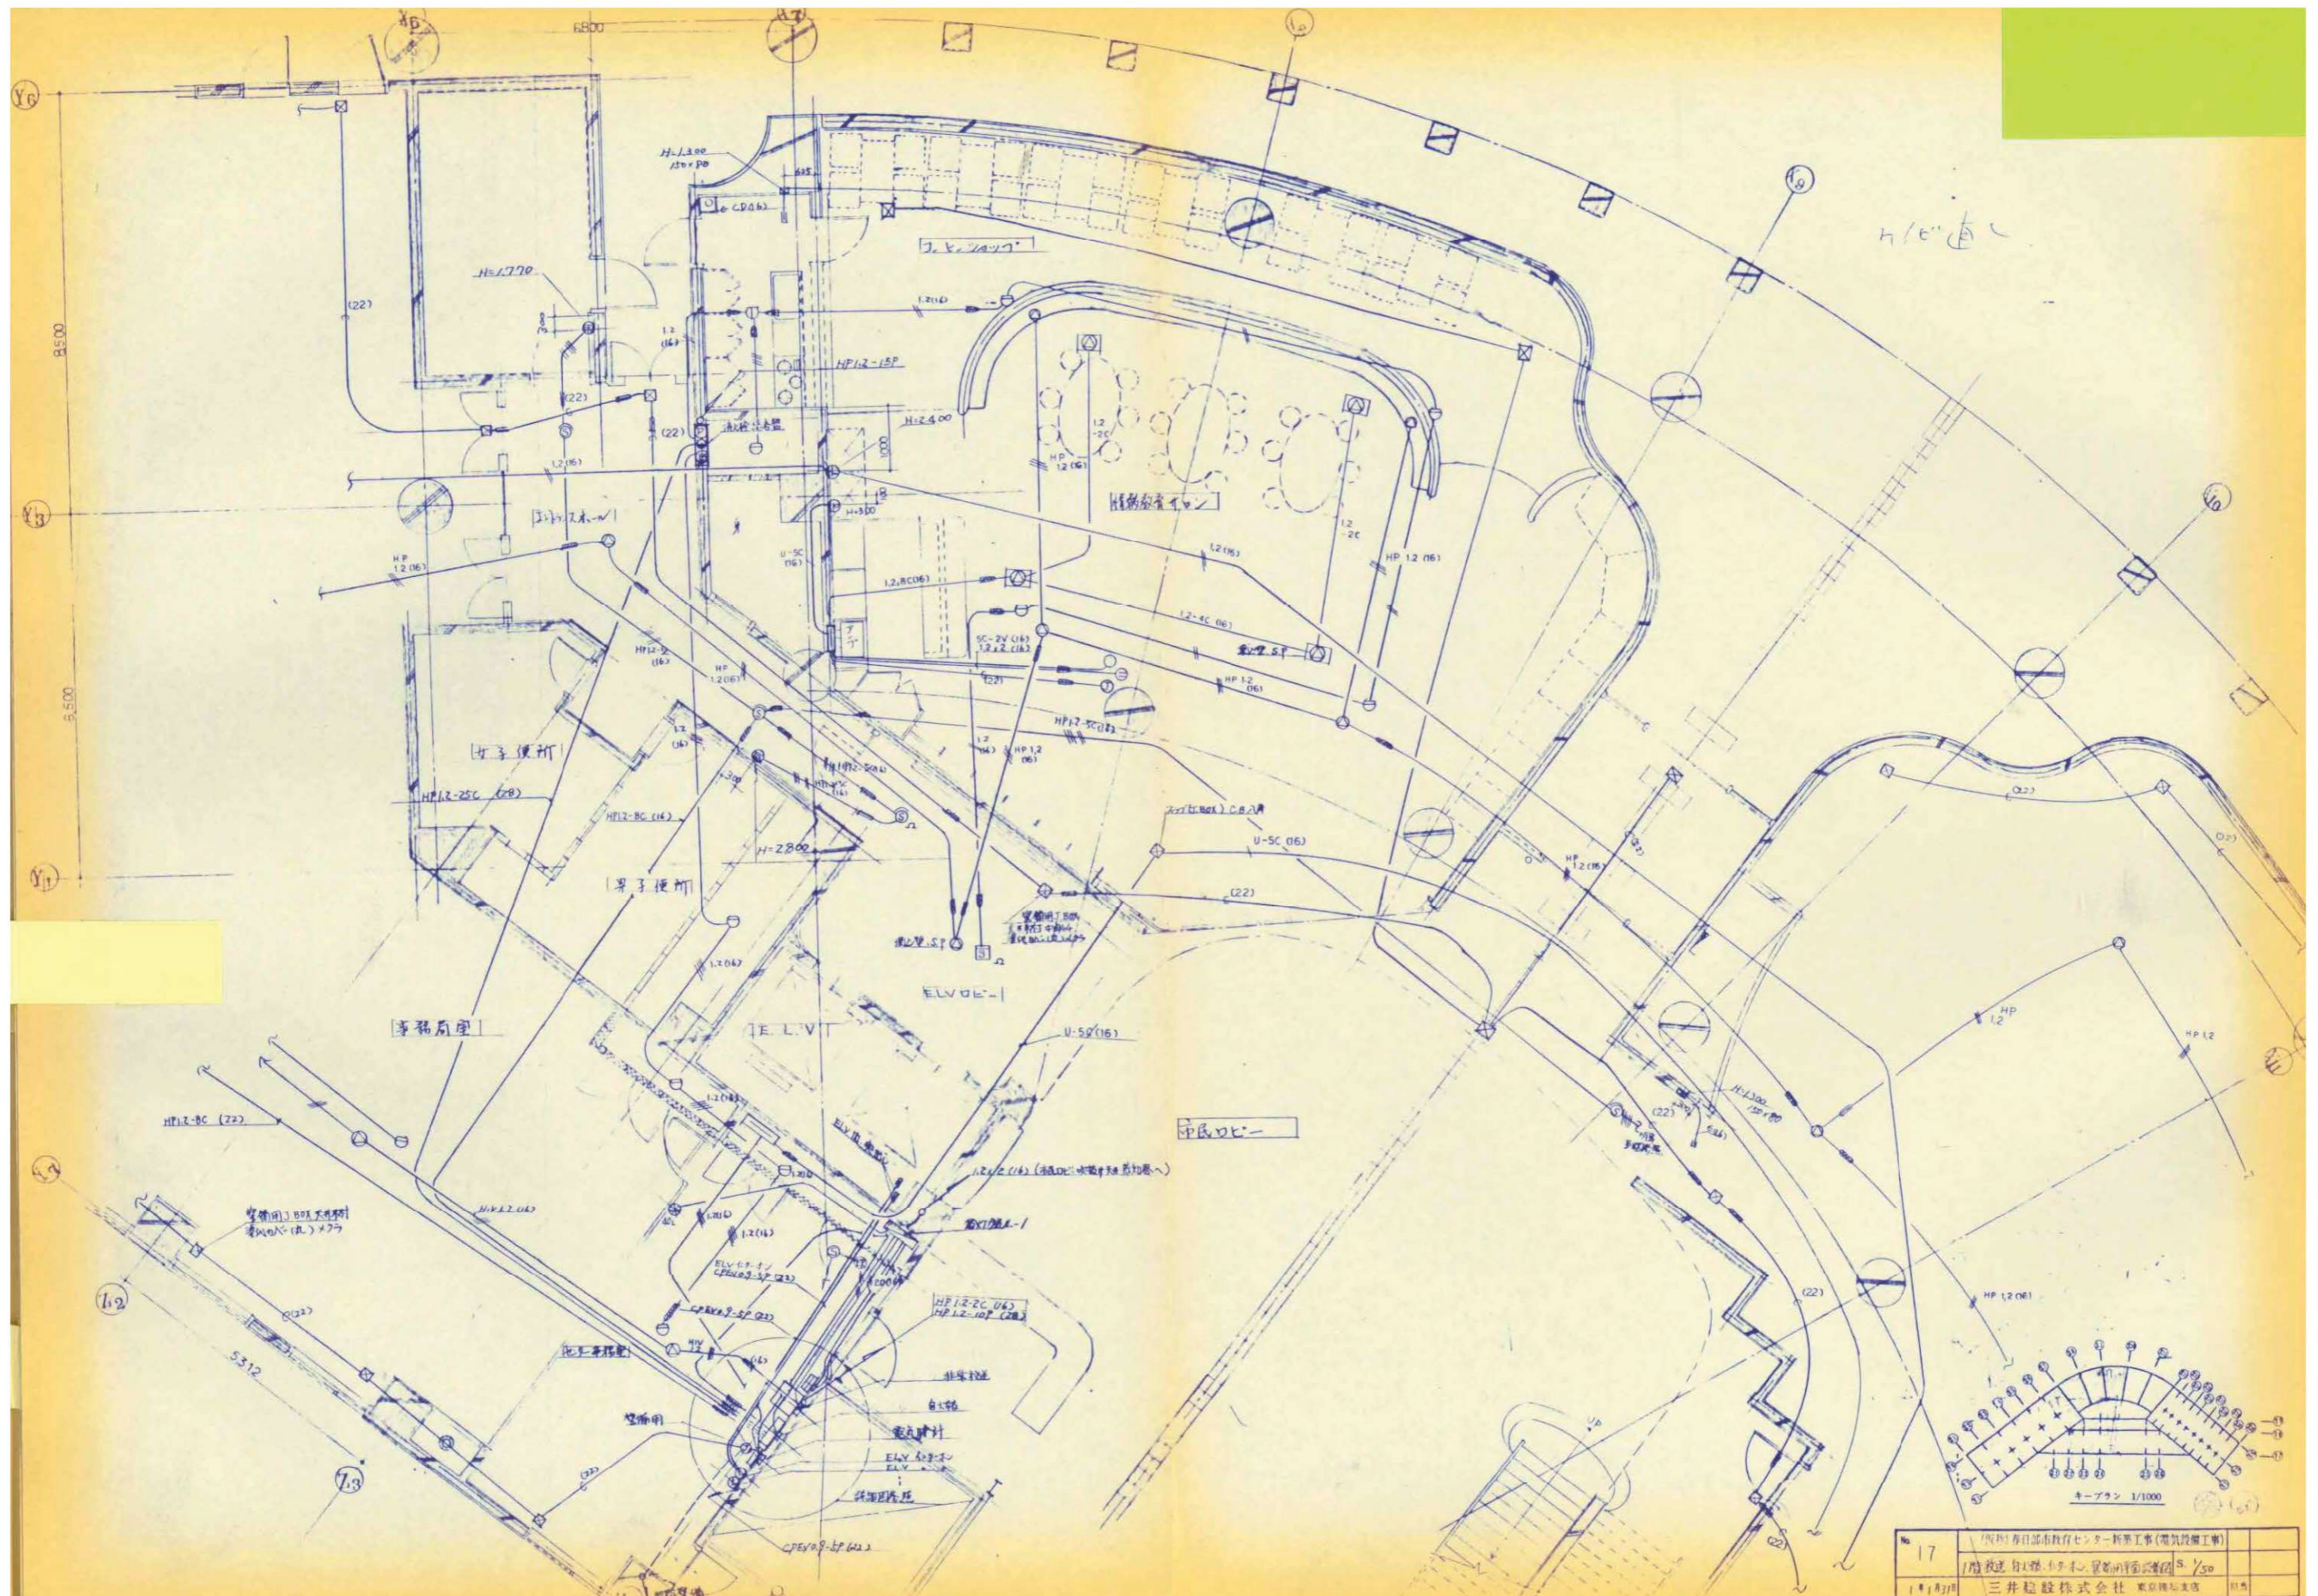

No. 17	春日部市教育センター新築工事(電気設備工事)	
	1階放送・自火報設備	
	三井建設株式会社 東京支店	

	春日部市	縮尺	工事名称	図名	図面番号
		A1 N.S A3 N.S	(仮称) かすかべひがし交流センター整備工事	撤去 放送・自火報設備 1階平面詳細図(1) (改修前)	EK-46




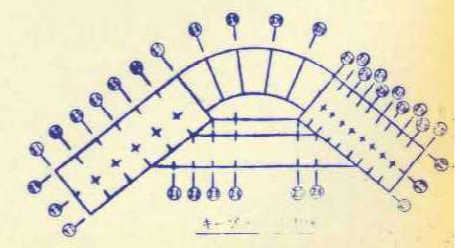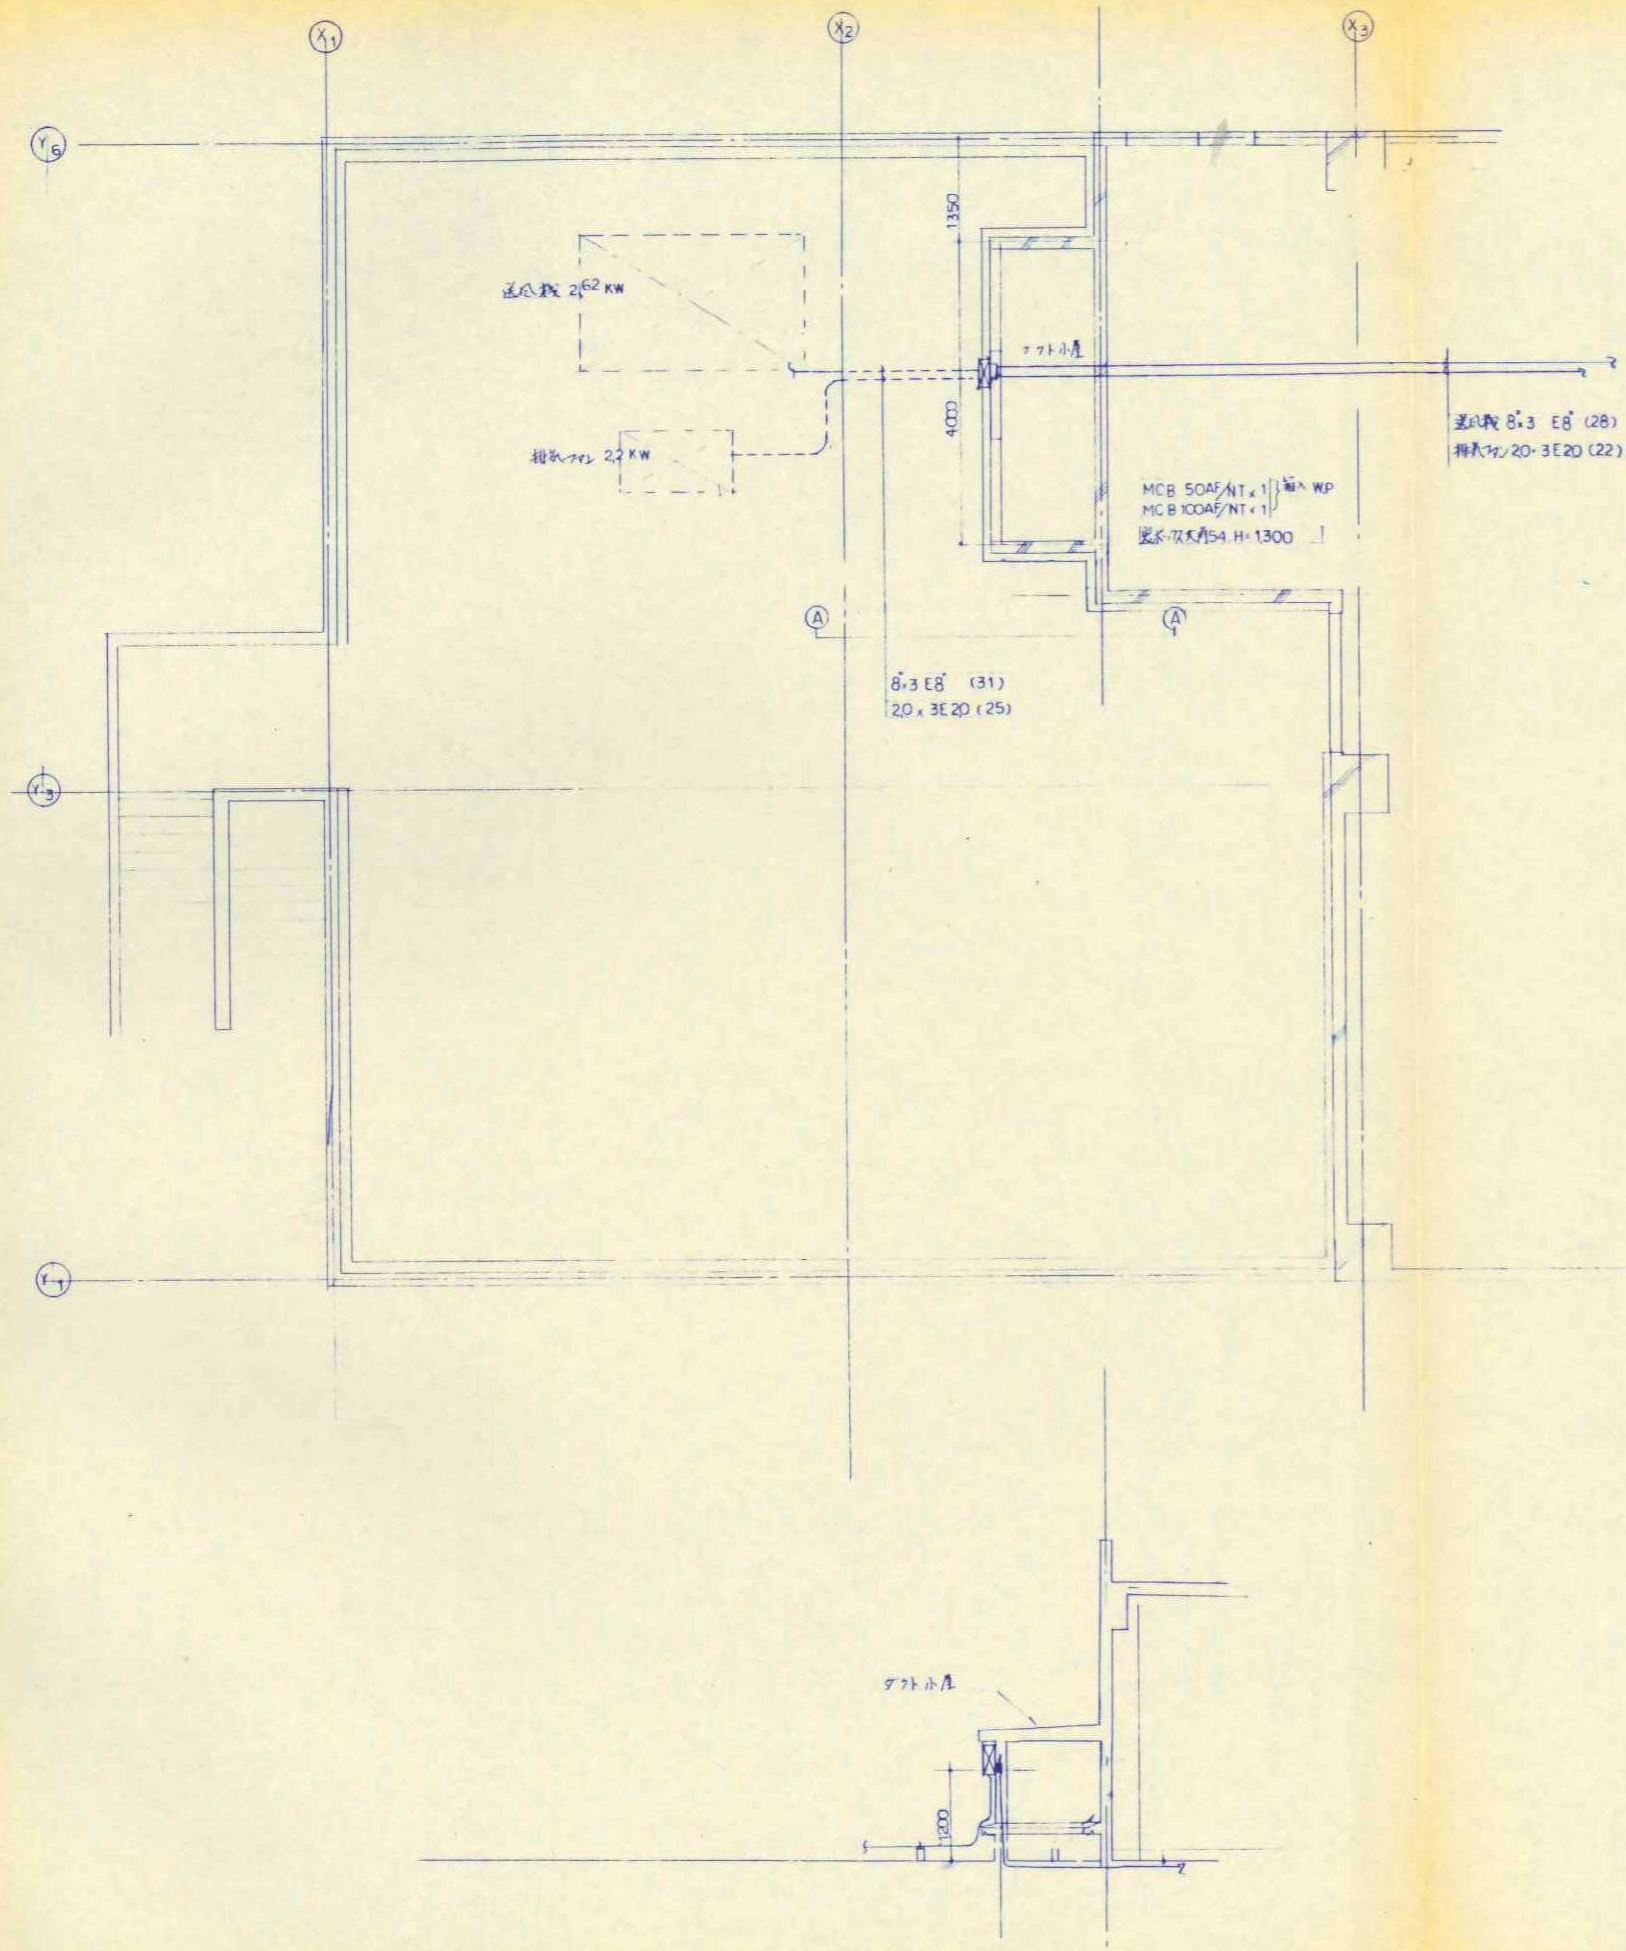


縮尺	工事名称	図名	図面番号
A1 N.S A3 N.S	(仮称) かすかべひがし交流センター整備工事	撤去 動力設備 2階平面詳細図(2) (改修前)	EK-48

春日部市




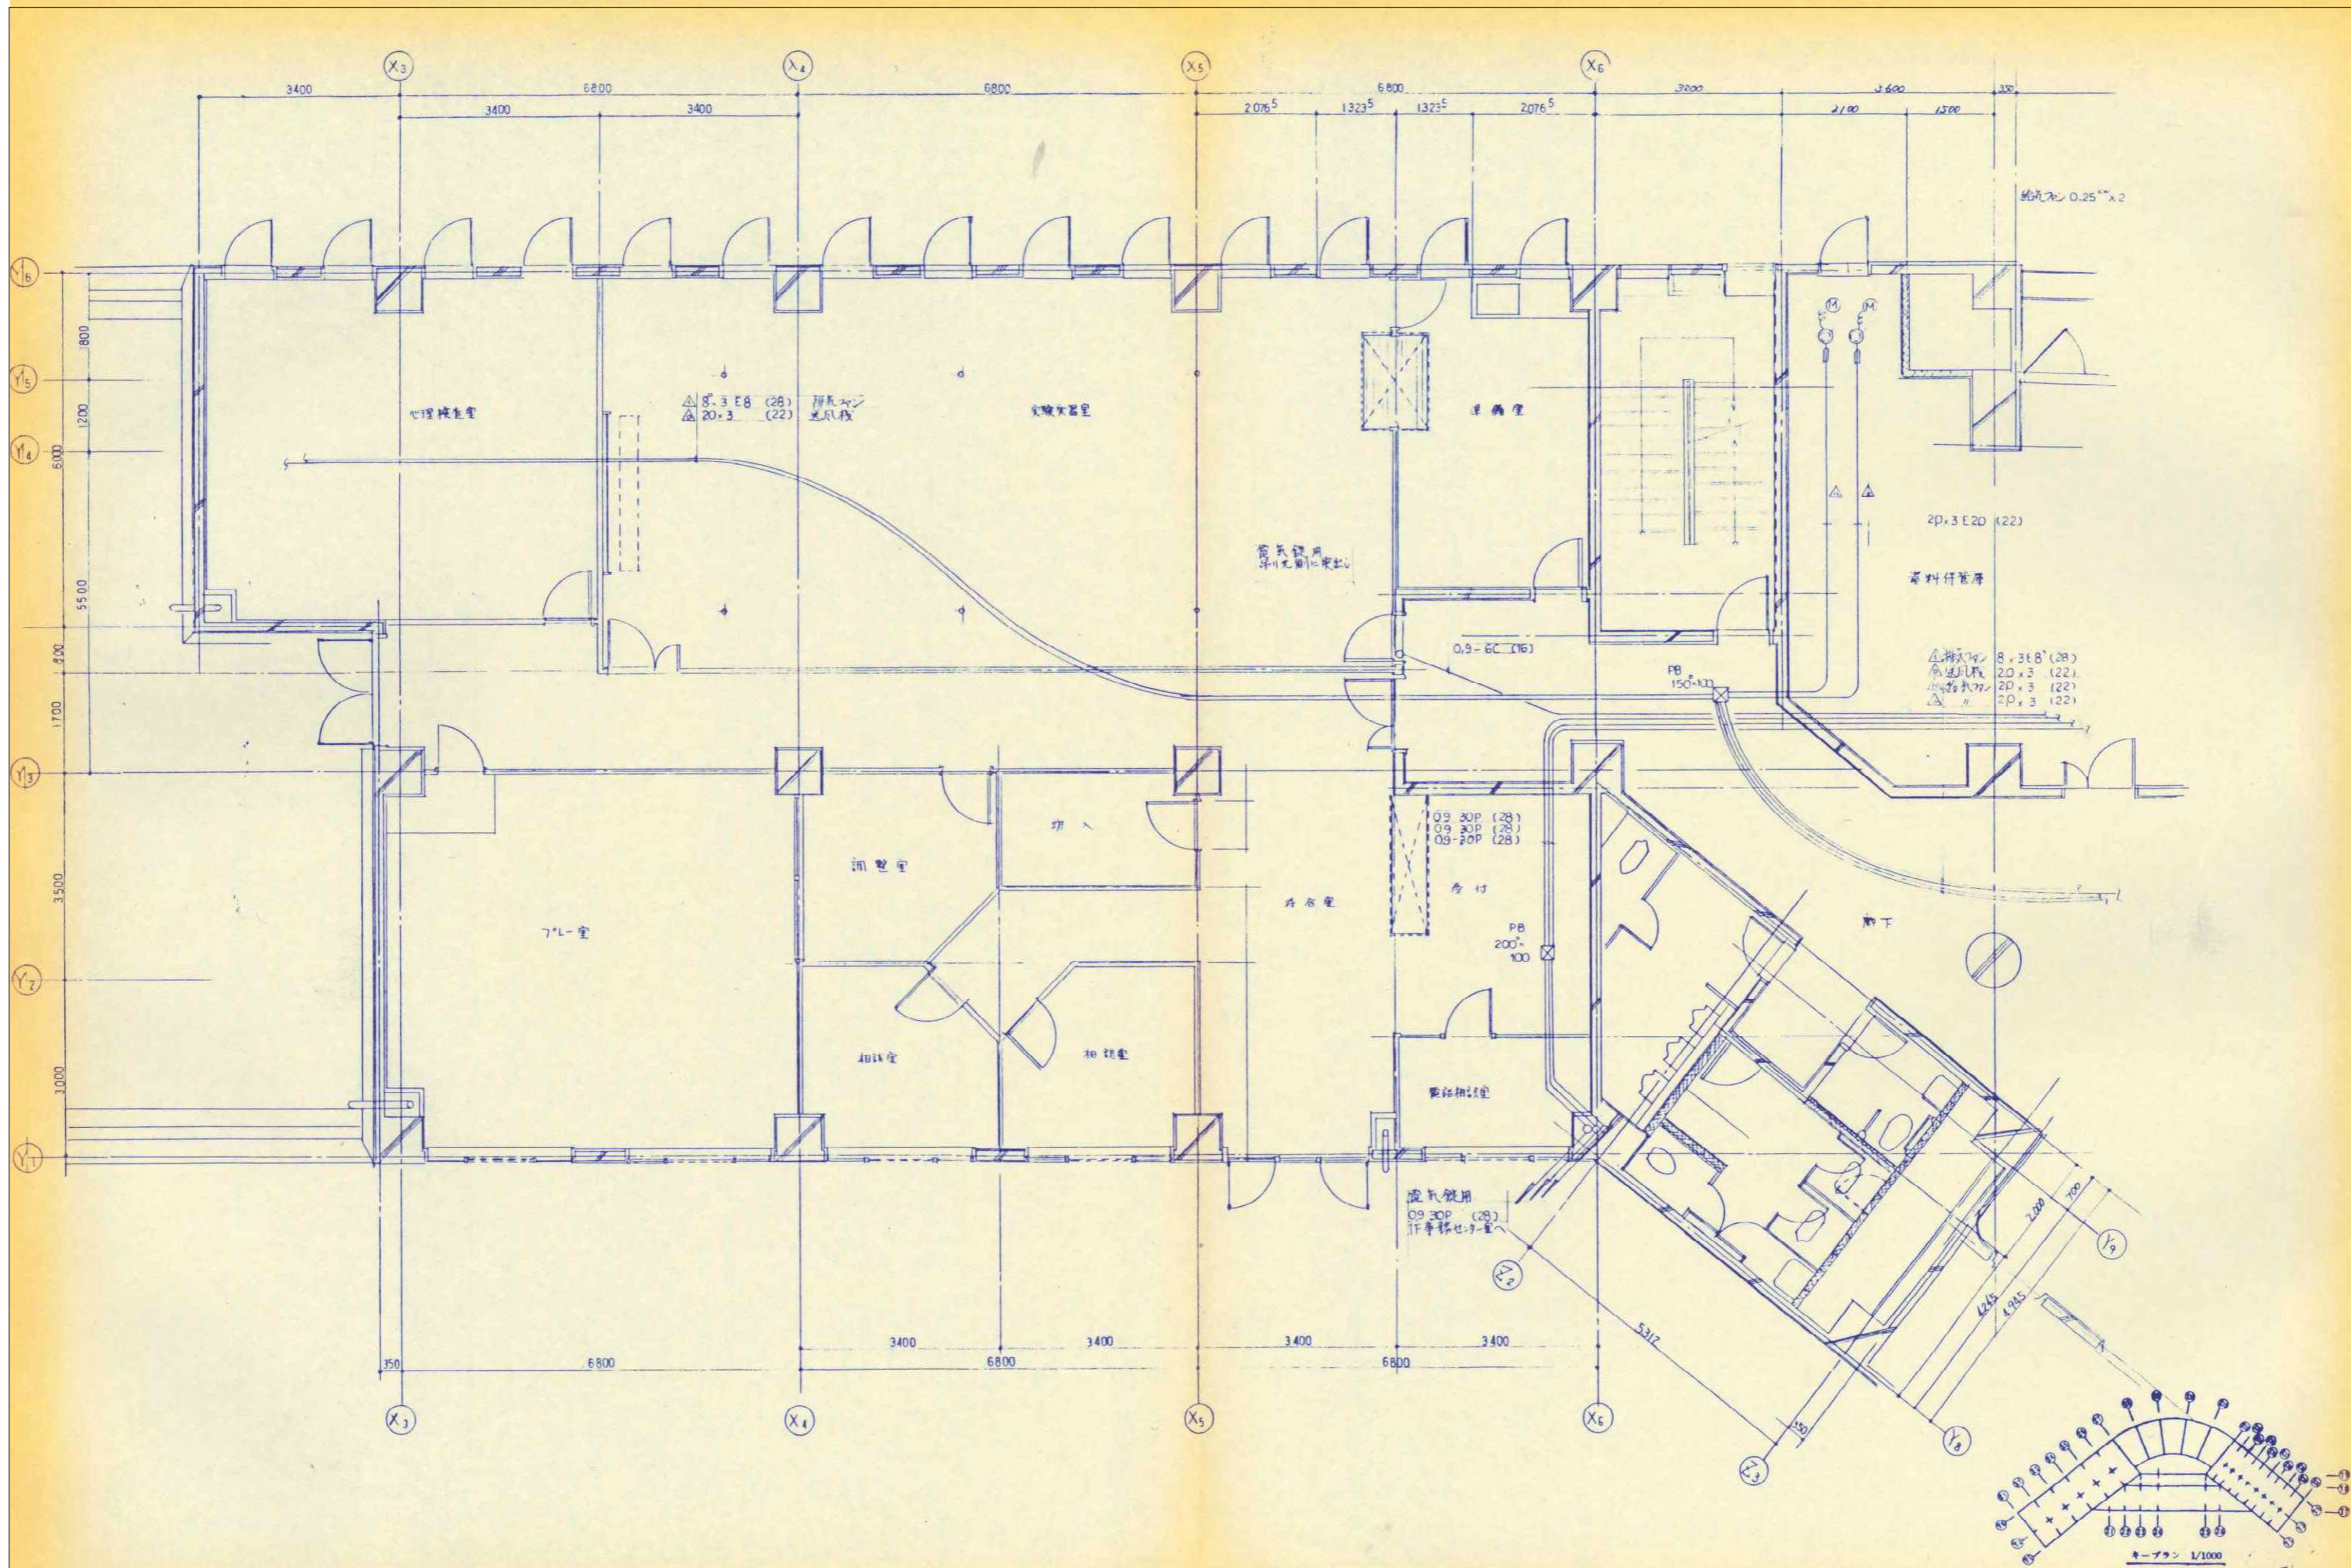

縮尺	工事名称	図名	図面番号
A1 N.S A3 N.S	(仮称) かすかべひがし交流センター整備工事	撤去 動力・電気設備 2階平面詳細図(1) (改修前)	EK-50

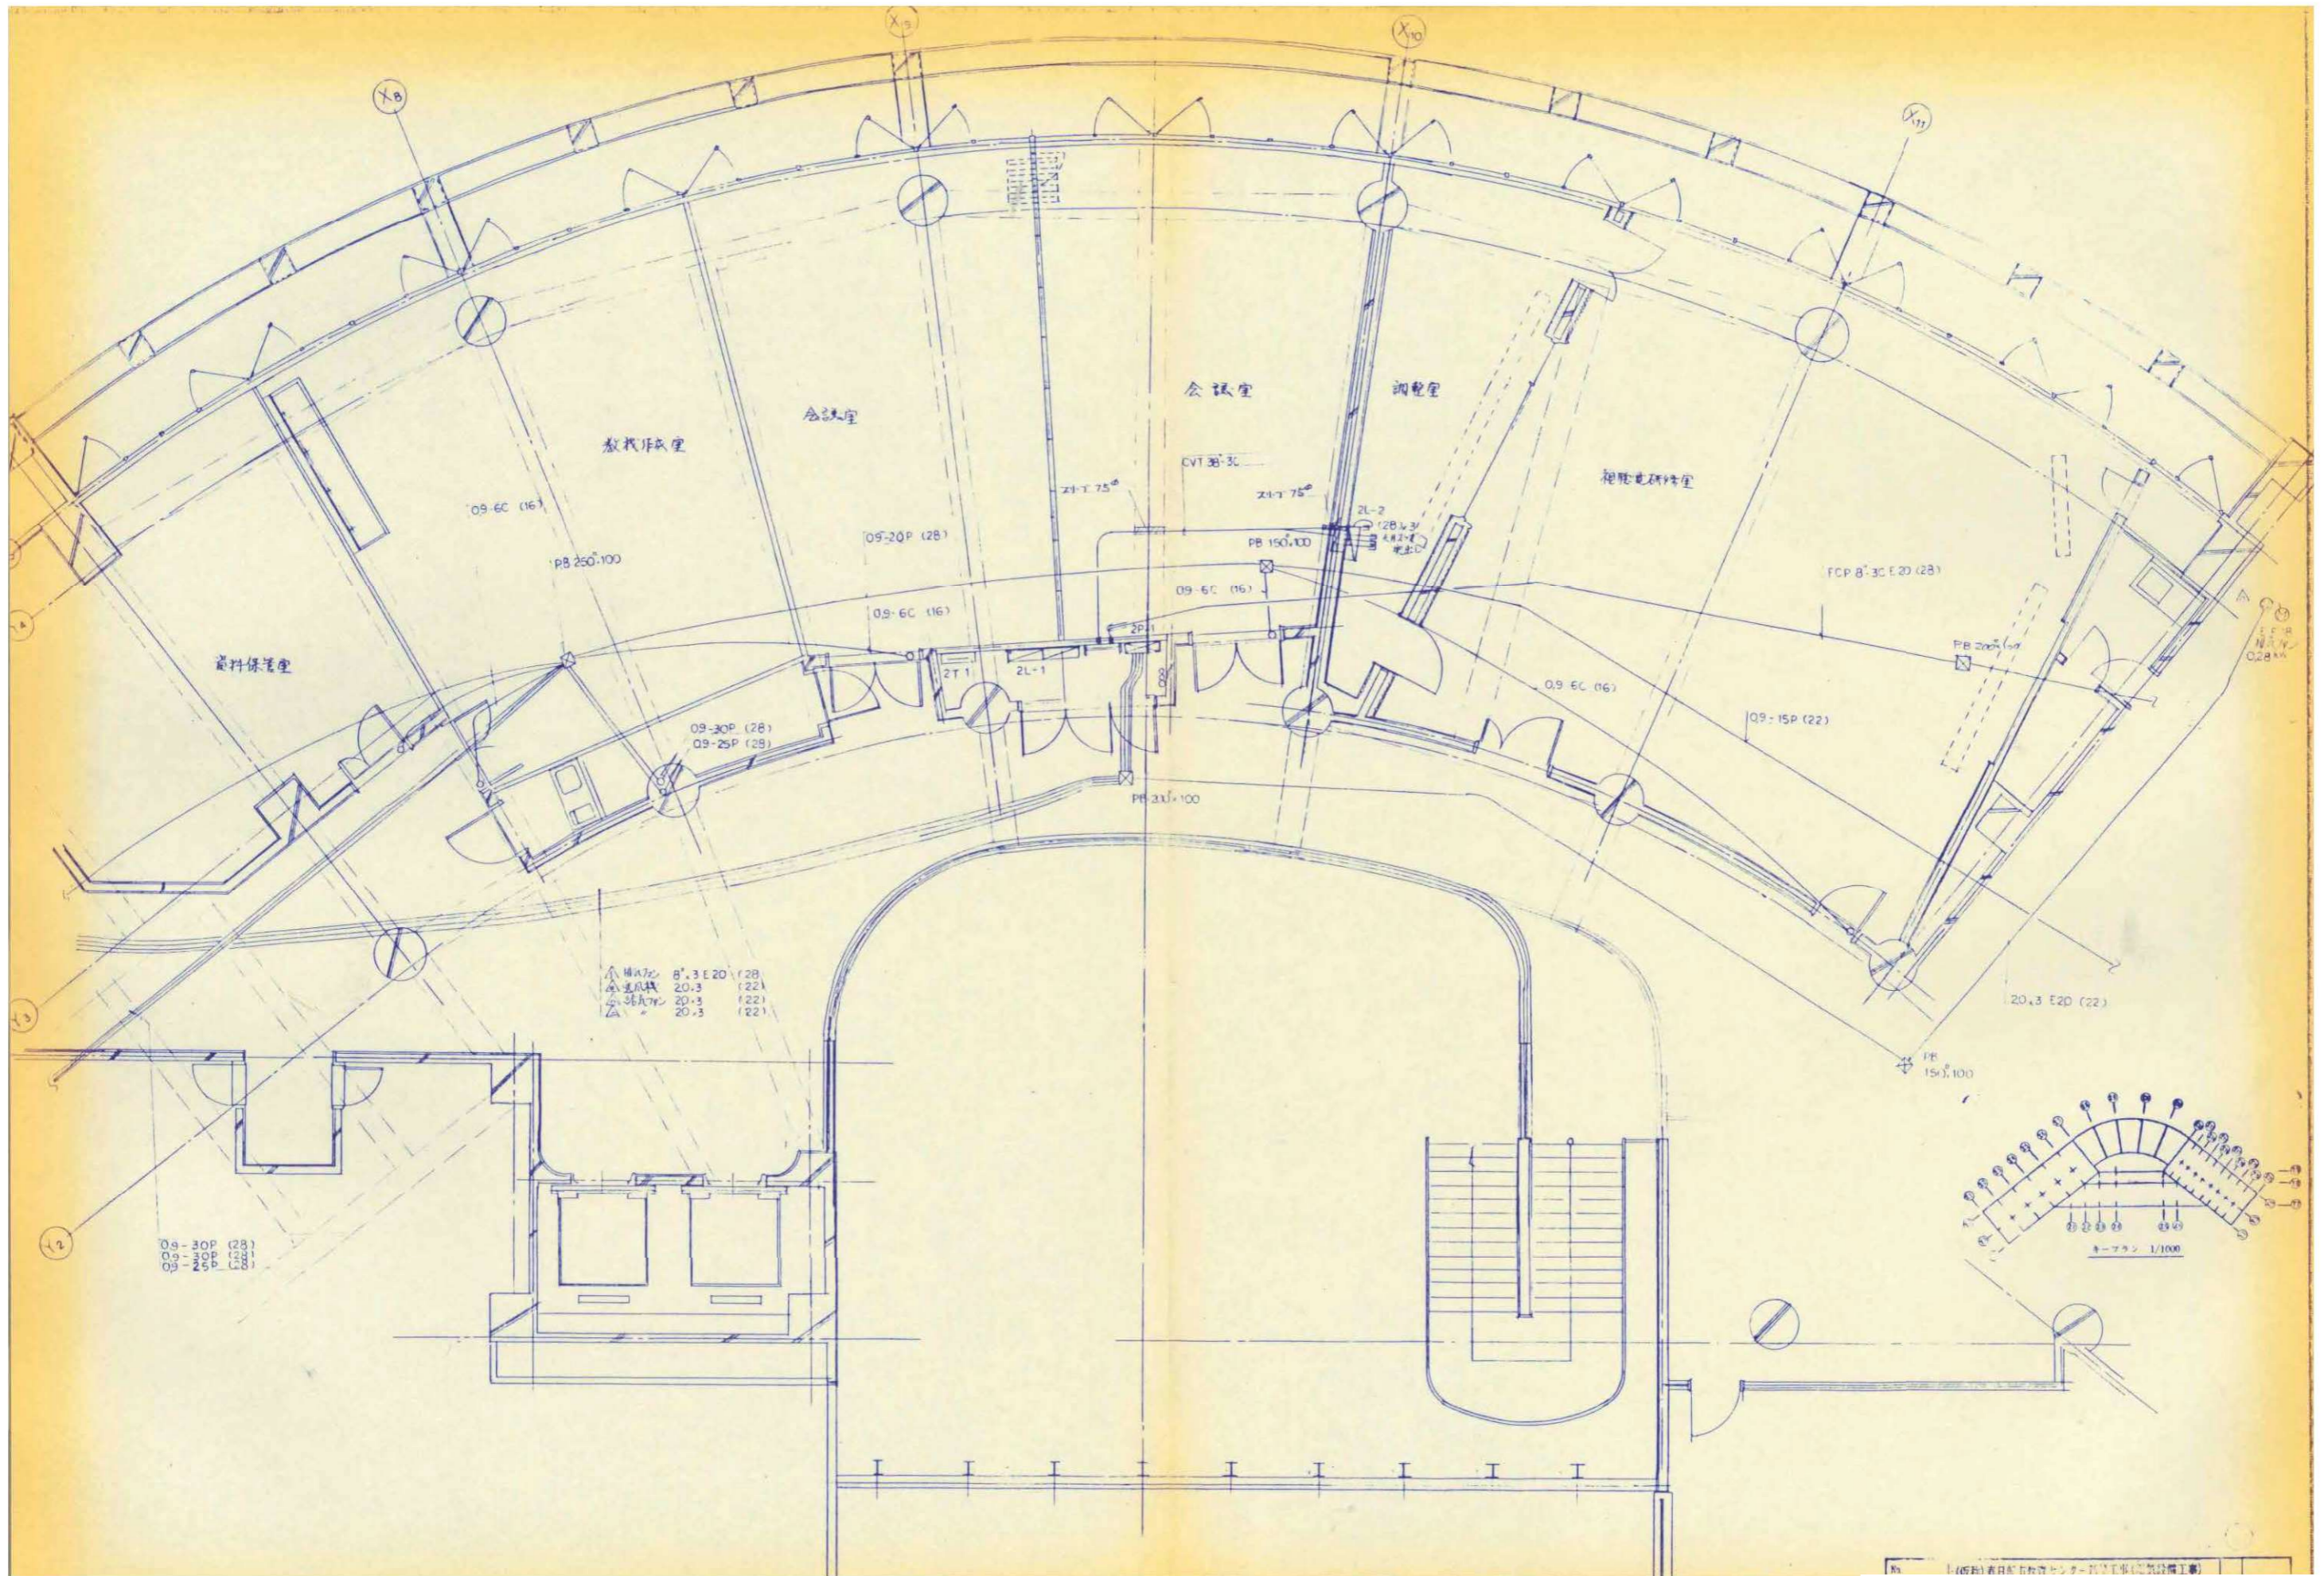

縮尺	工事名称	図名	図面番号
A1 N.S A3 N.S	(仮称) かすかべひがし交流センター整備工事	撤去 動力・電気錠設備 2階平面詳細図(2) (改修前)	EK-51

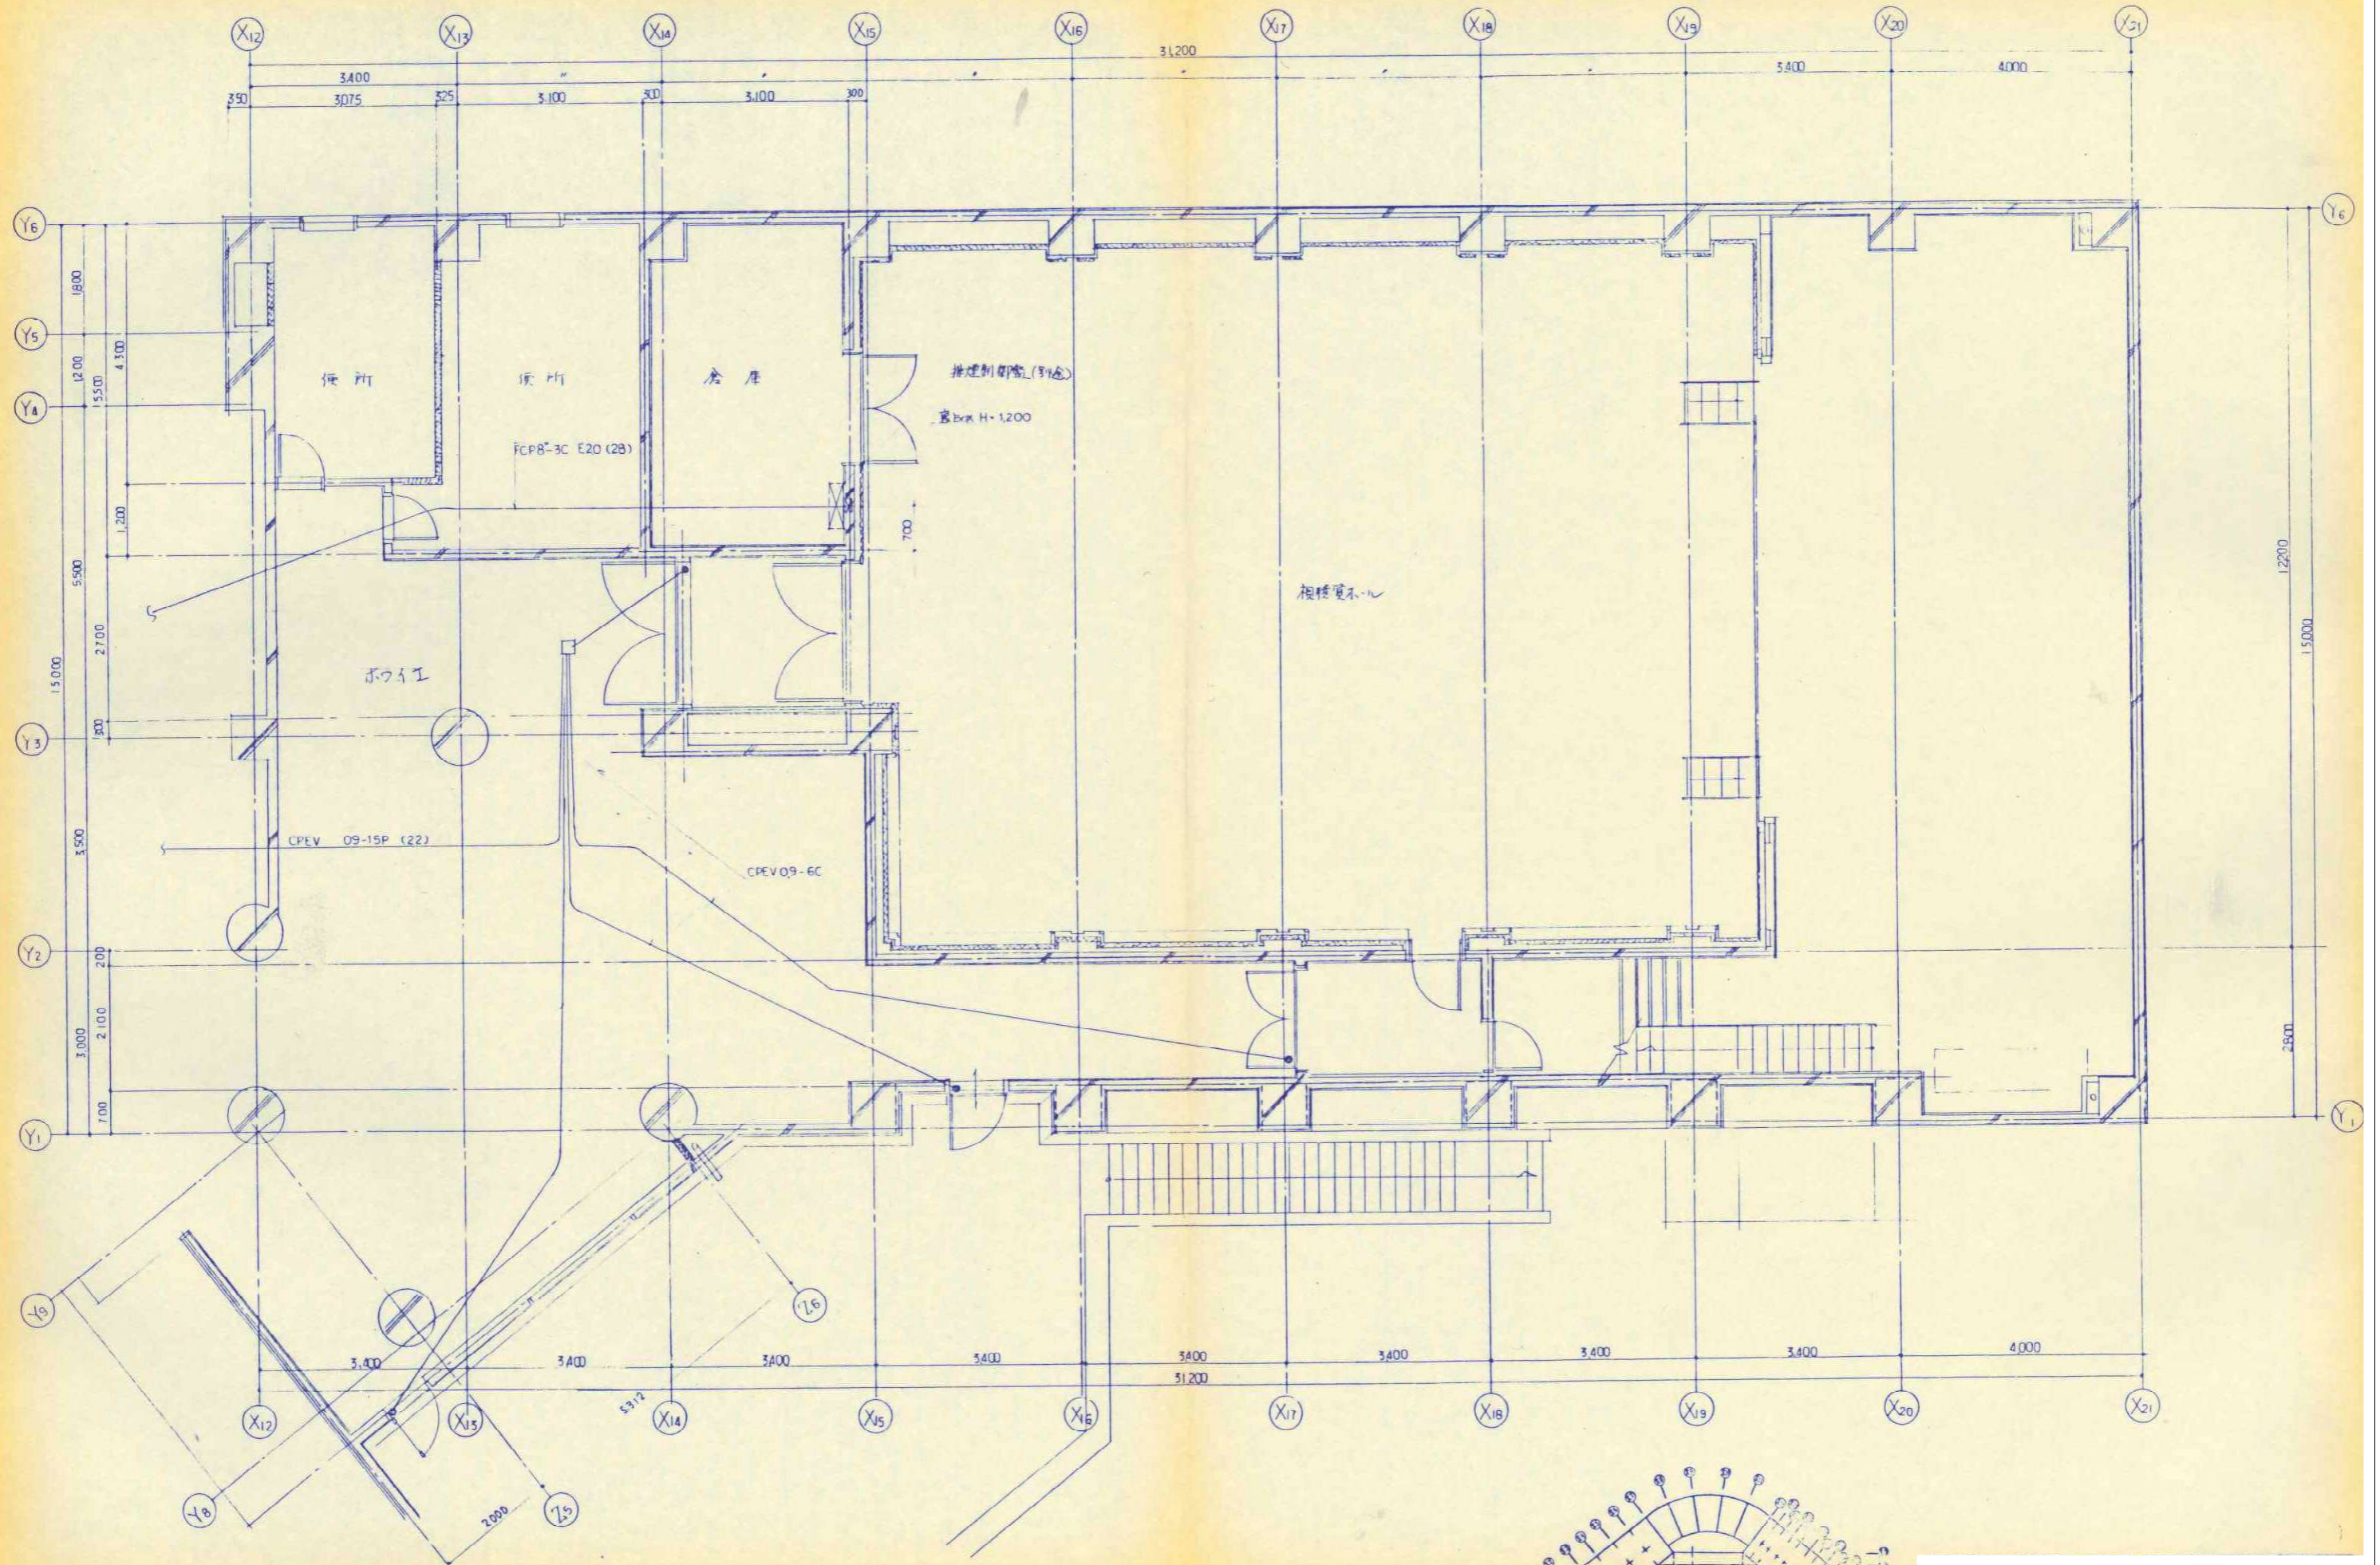

縮尺	工事名称	図名	図面番号
A1 N.S. A3 N.S.	(仮称) かすかべひがし交流センター整備工事	撤去 動力・電気錠設備 2階平面詳細図(3) (改修前)	EK-52

春日部市

縮尺  
A1 N.S.  
A3 N.S.

(仮称) かすかべひがし交流センター整備工事

撤去 動力・電気錠設備  
2階平面詳細図(3) (改修前)

図面番号  
EK-52