

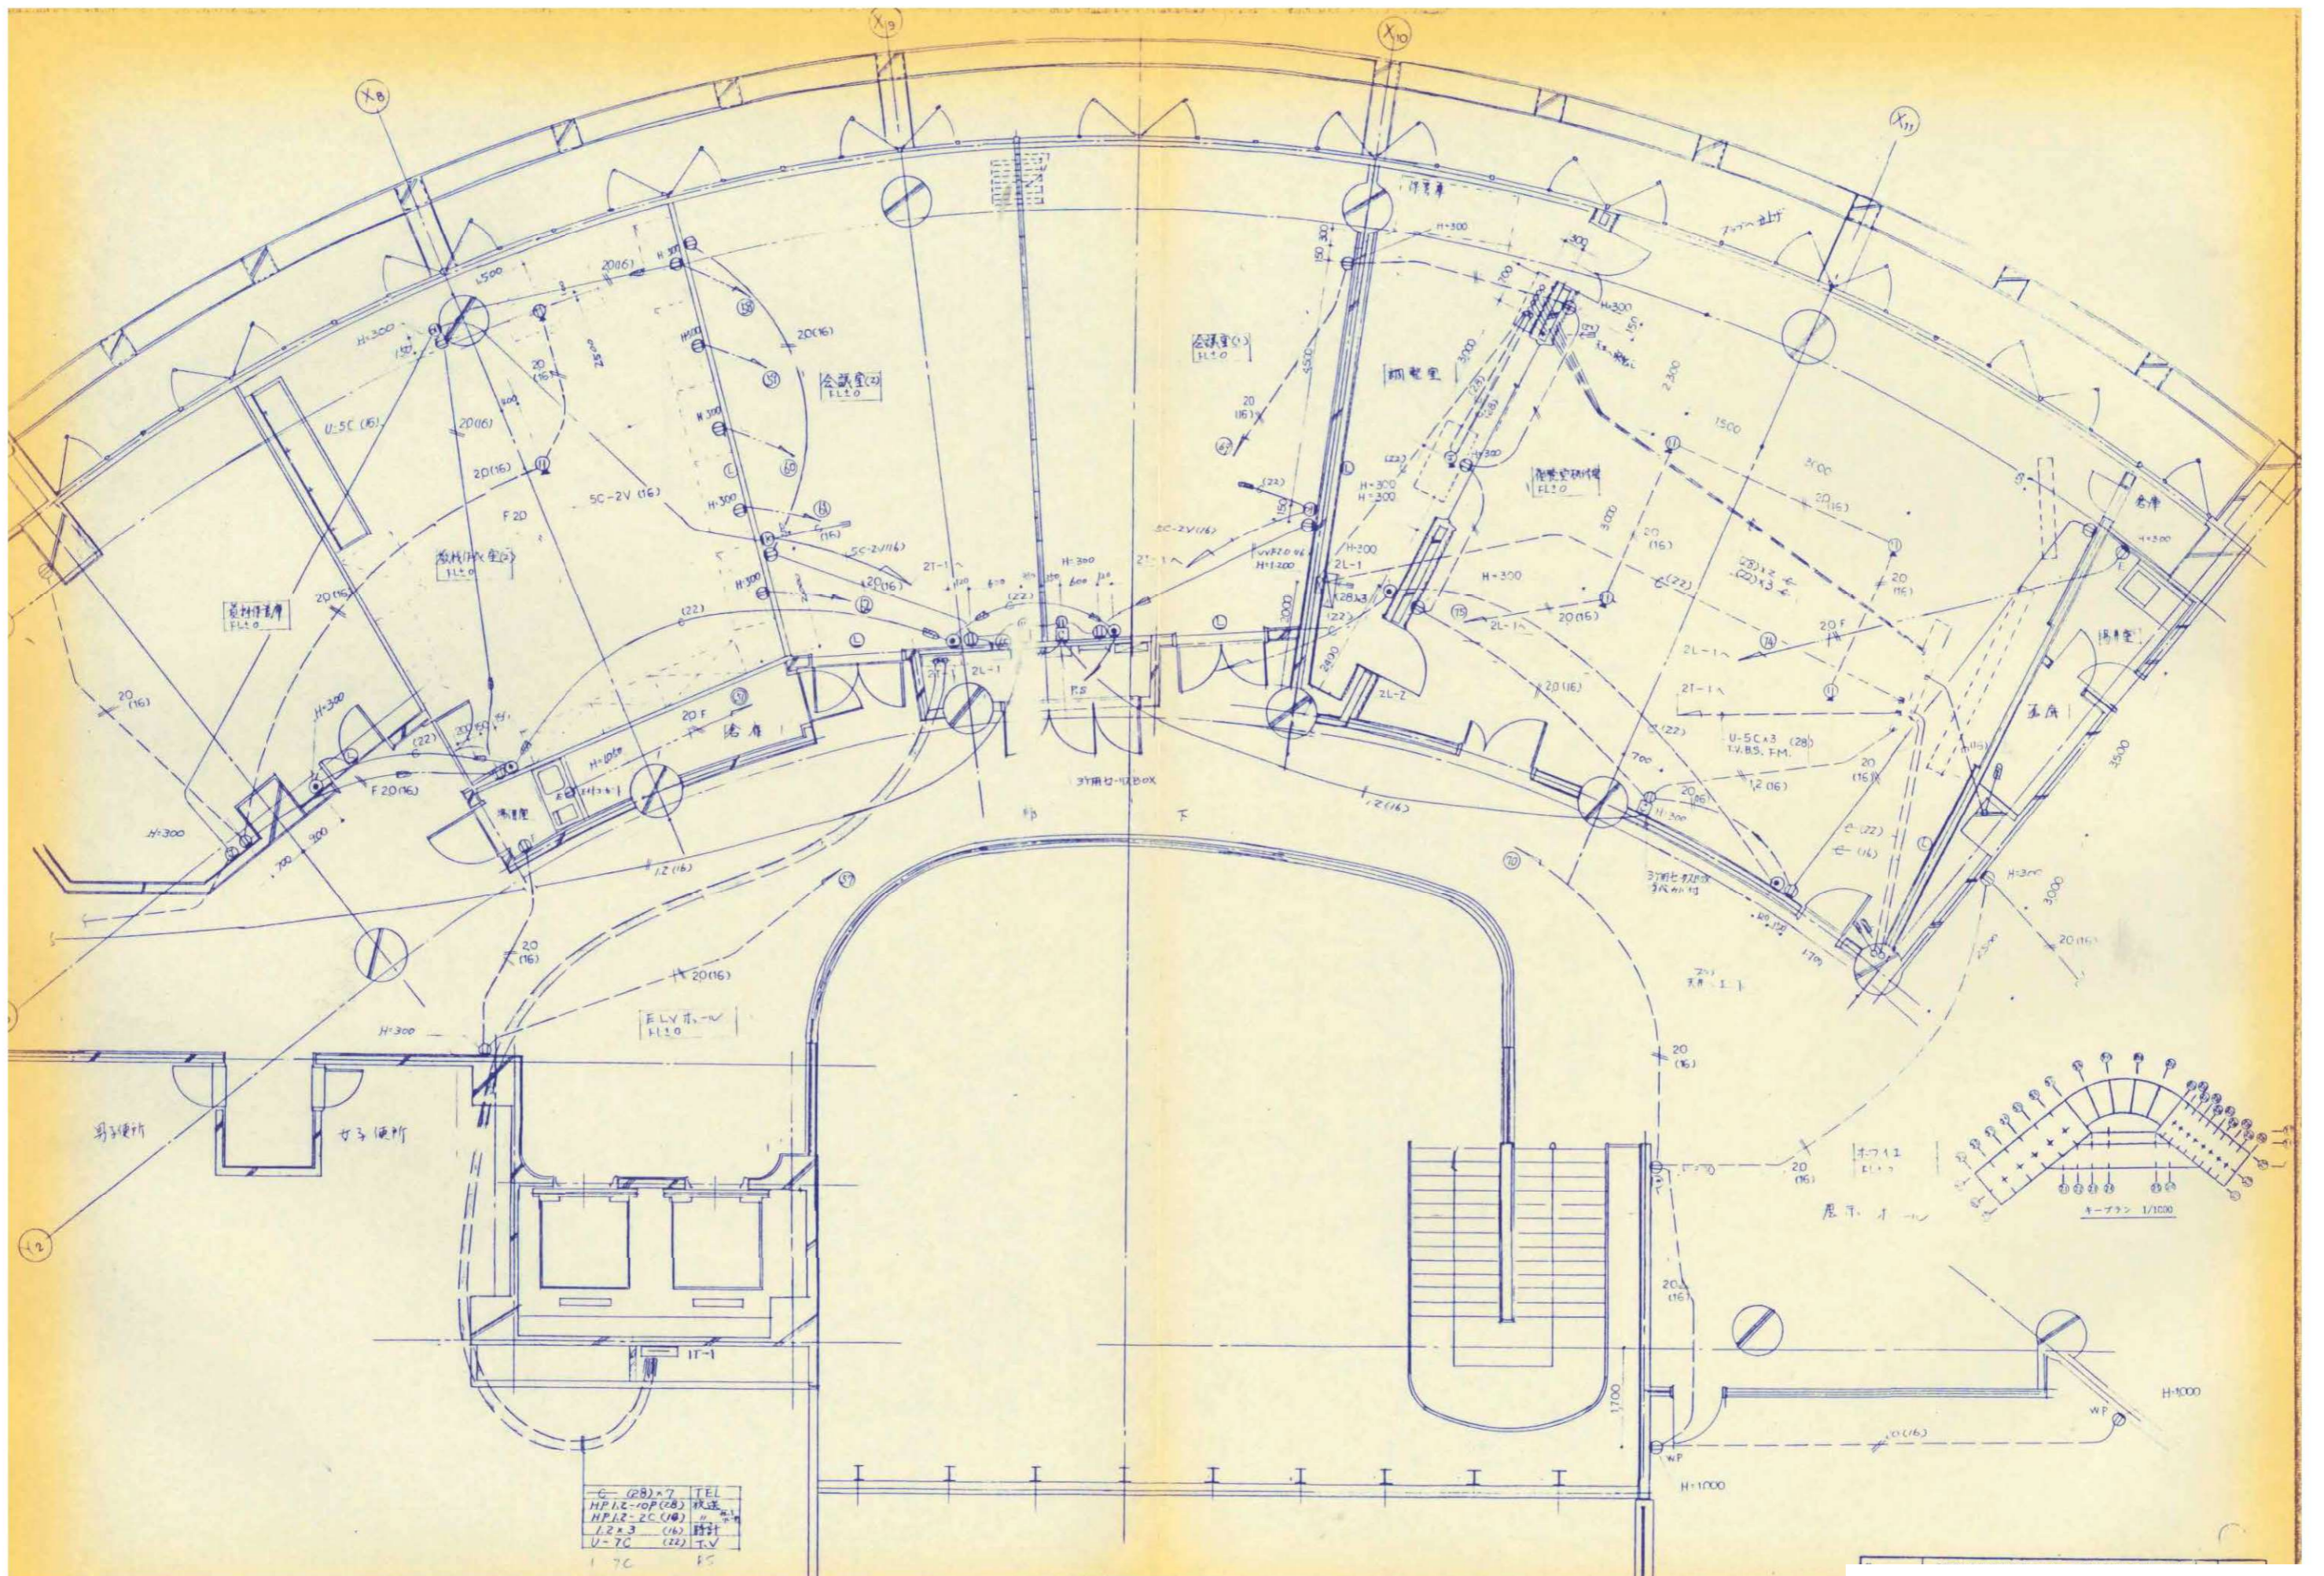


縮尺	工事名称	図名	図面番号
A1 N.S A3 N.S	(仮称) かすかべひがし交流センター整備工事	撤去 コンセント・弱電設備 2階平面詳細図 (改修前)	EK-53

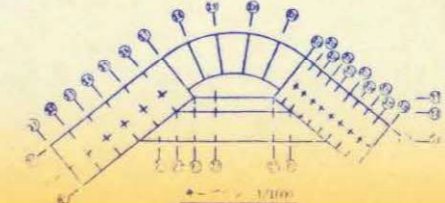


縮尺	工事名称	図名	図面番号
A1 N.S A3 N.S	(仮称) かさかべひがし交流センター整備工事	撤去 コンセント・電話・テレビ設備 2階平面詳細図(1) (改修前)	EK-54

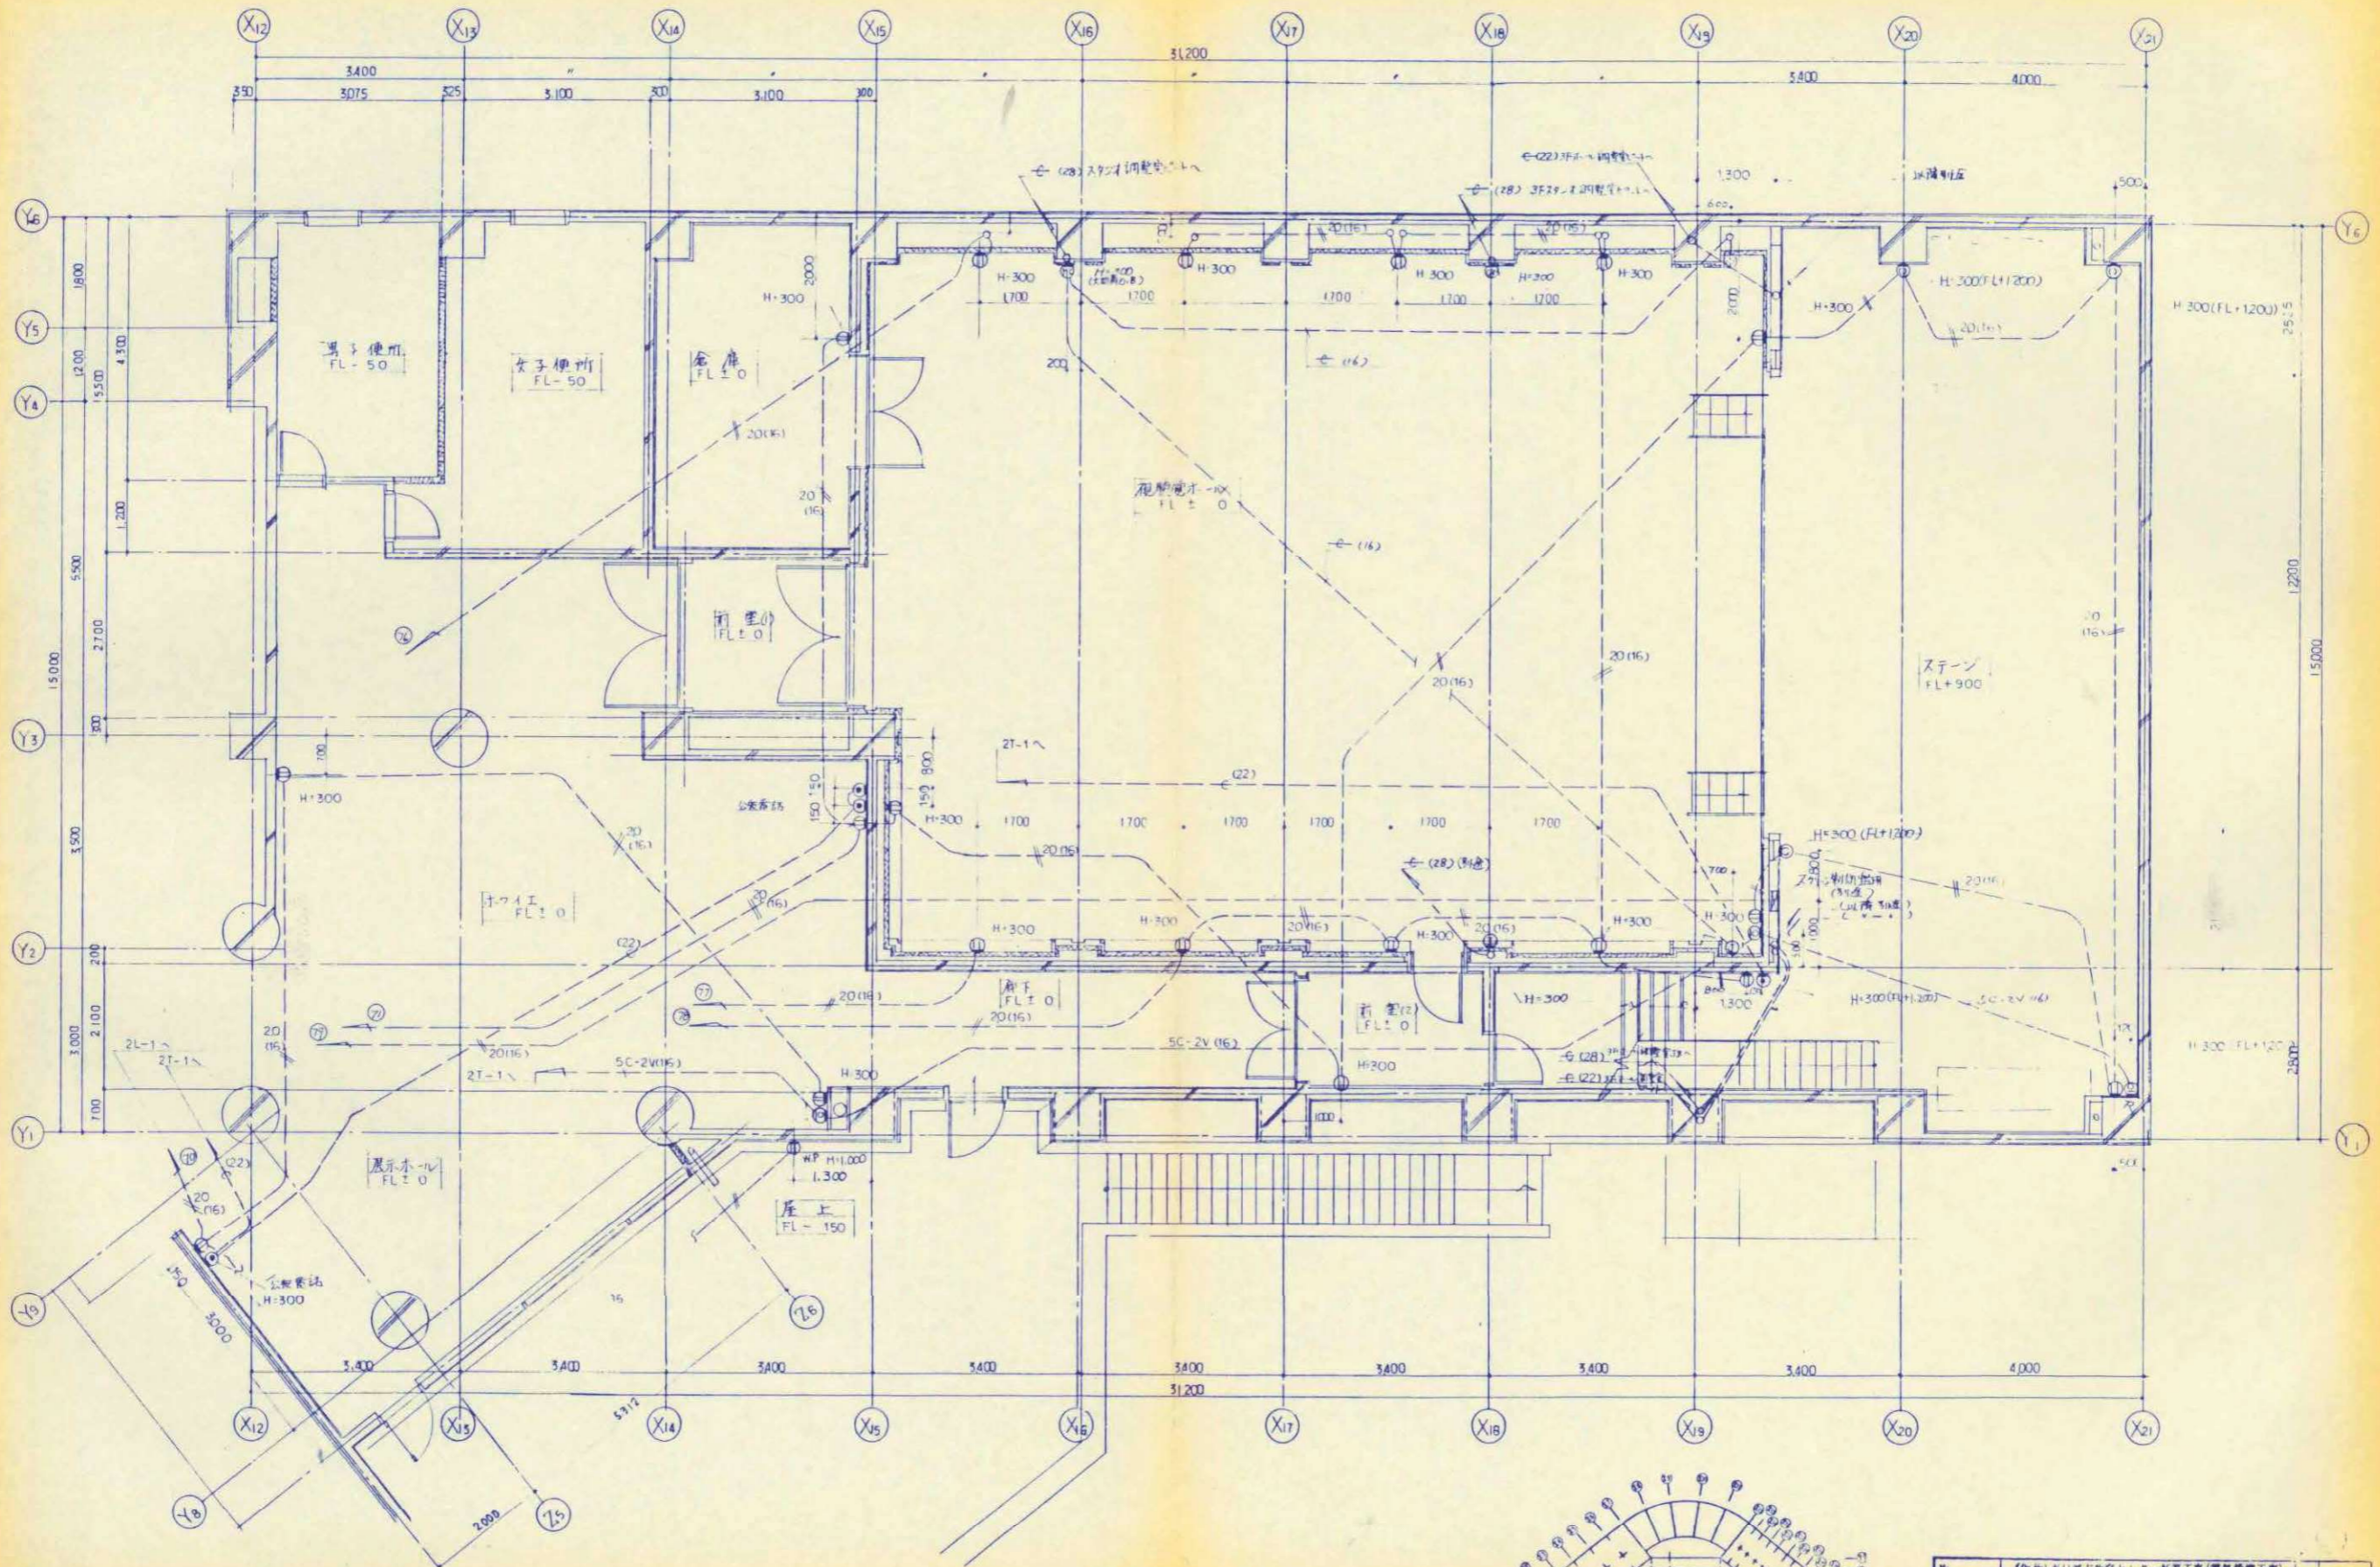

No.	(仮称)春日部市庁舎センター新築工事(電気設備工事)
26	2階、公共電話・テレビ設備
	2階平面詳細図(2) (改修前)

縮尺	工事名称	図名	図面番号
A1 N.S A3 N.S	(仮称)かすかべひがし交流センター整備工事	撤去 コンセント・電話・テレビ設備 2階平面詳細図(2) (改修前)	EK-55

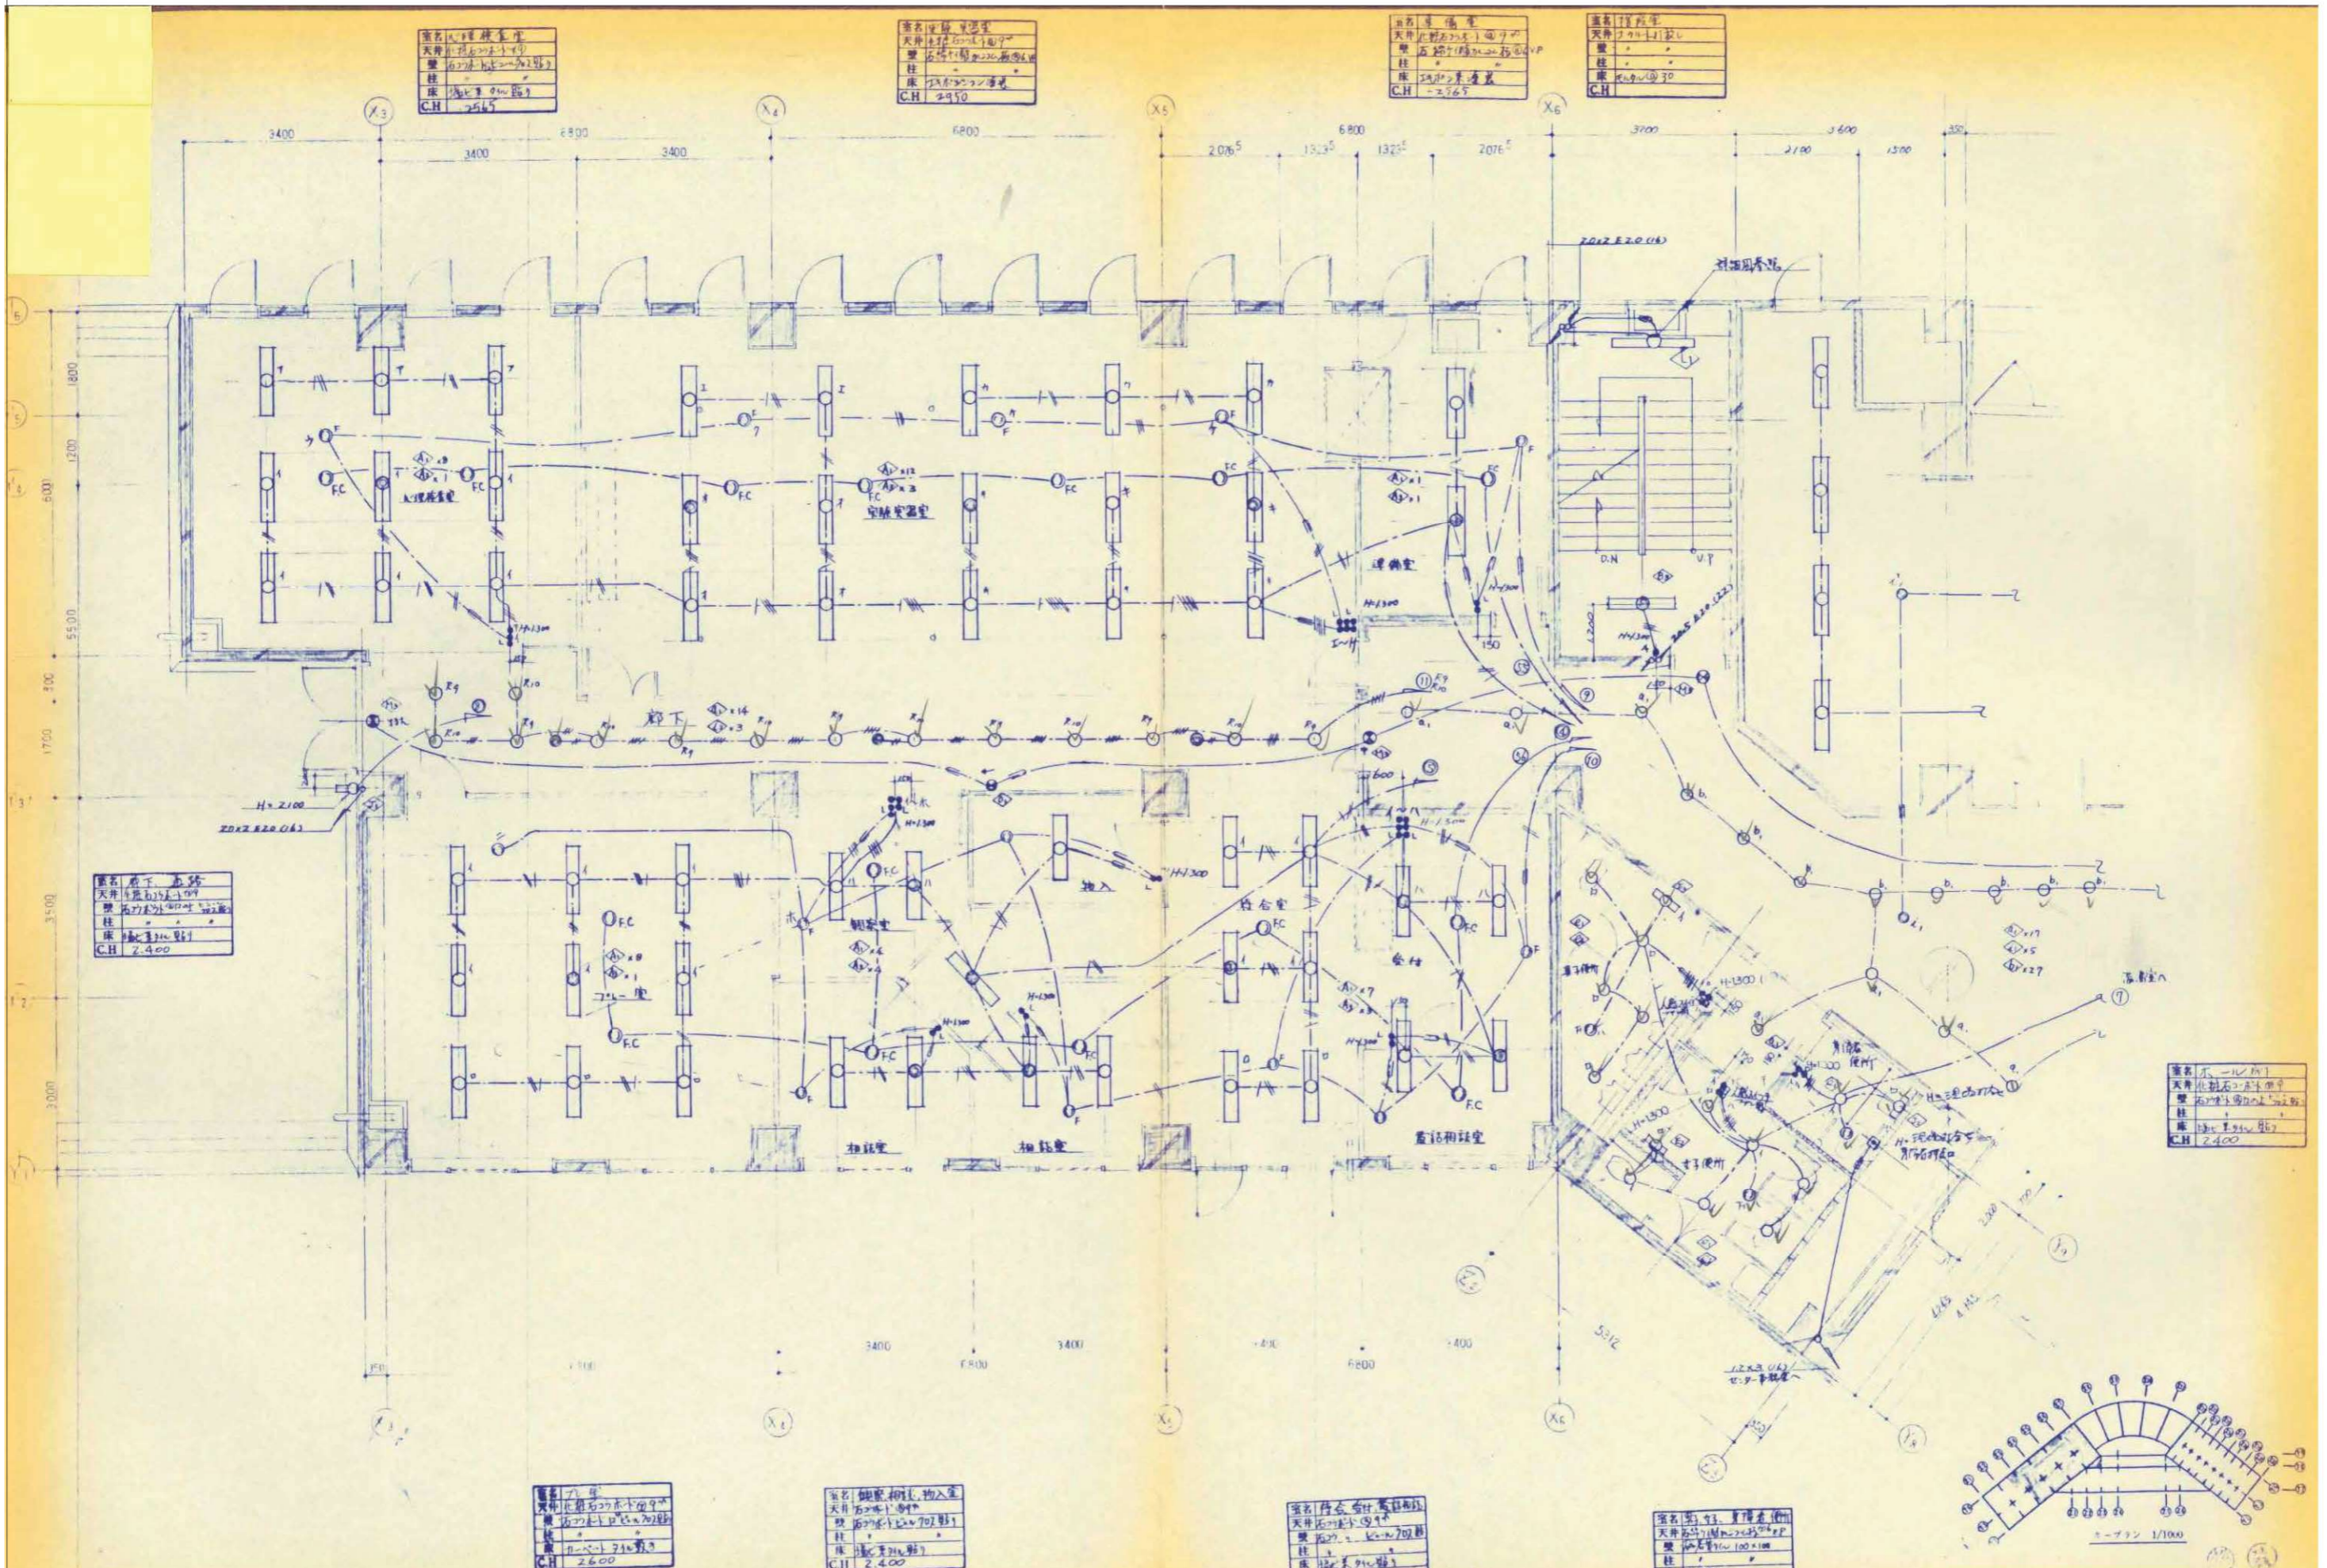

室名	調理室
天井	石膏ボード
壁	石膏ボード
柱	鉄骨
床	タイル
C.H	2565

室名	会議室
天井	石膏ボード
壁	石膏ボード
柱	鉄骨
床	タイル
C.H	2565

室名	エレベーター
天井	石膏ボード
壁	石膏ボード
柱	鉄骨
床	タイル
C.H	2565

室名	エレベーター
天井	石膏ボード
壁	石膏ボード
柱	鉄骨
床	タイル
C.H	2565

室名	エレベーター
天井	石膏ボード
壁	石膏ボード
柱	鉄骨
床	タイル
C.H	2400


室名	エレベーター
天井	石膏ボード
壁	石膏ボード
柱	鉄骨
床	タイル
C.H	2400

室名	エレベーター
天井	石膏ボード
壁	石膏ボード
柱	鉄骨
床	タイル
C.H	2600


室名	エレベーター
天井	石膏ボード
壁	石膏ボード
柱	鉄骨
床	タイル
C.H	2400

室名	エレベーター
天井	石膏ボード
壁	石膏ボード
柱	鉄骨
床	タイル
C.H	2400

室名	エレベーター
天井	石膏ボード
壁	石膏ボード
柱	鉄骨
床	タイル
C.H	2400

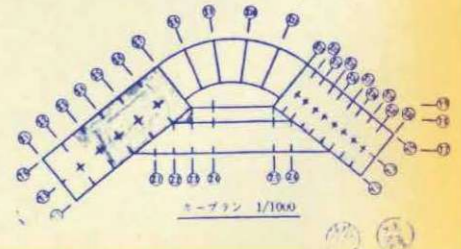

縮尺	A1 N.S A3 N.S	工事名称	(仮称) かすかべひがし交流センター整備工事	図名	撤去 電灯設備 2階平面詳細図(1) (改修前)	図面番号	EK-56
----	------------------	------	------------------------	----	-----------------------------	------	-------

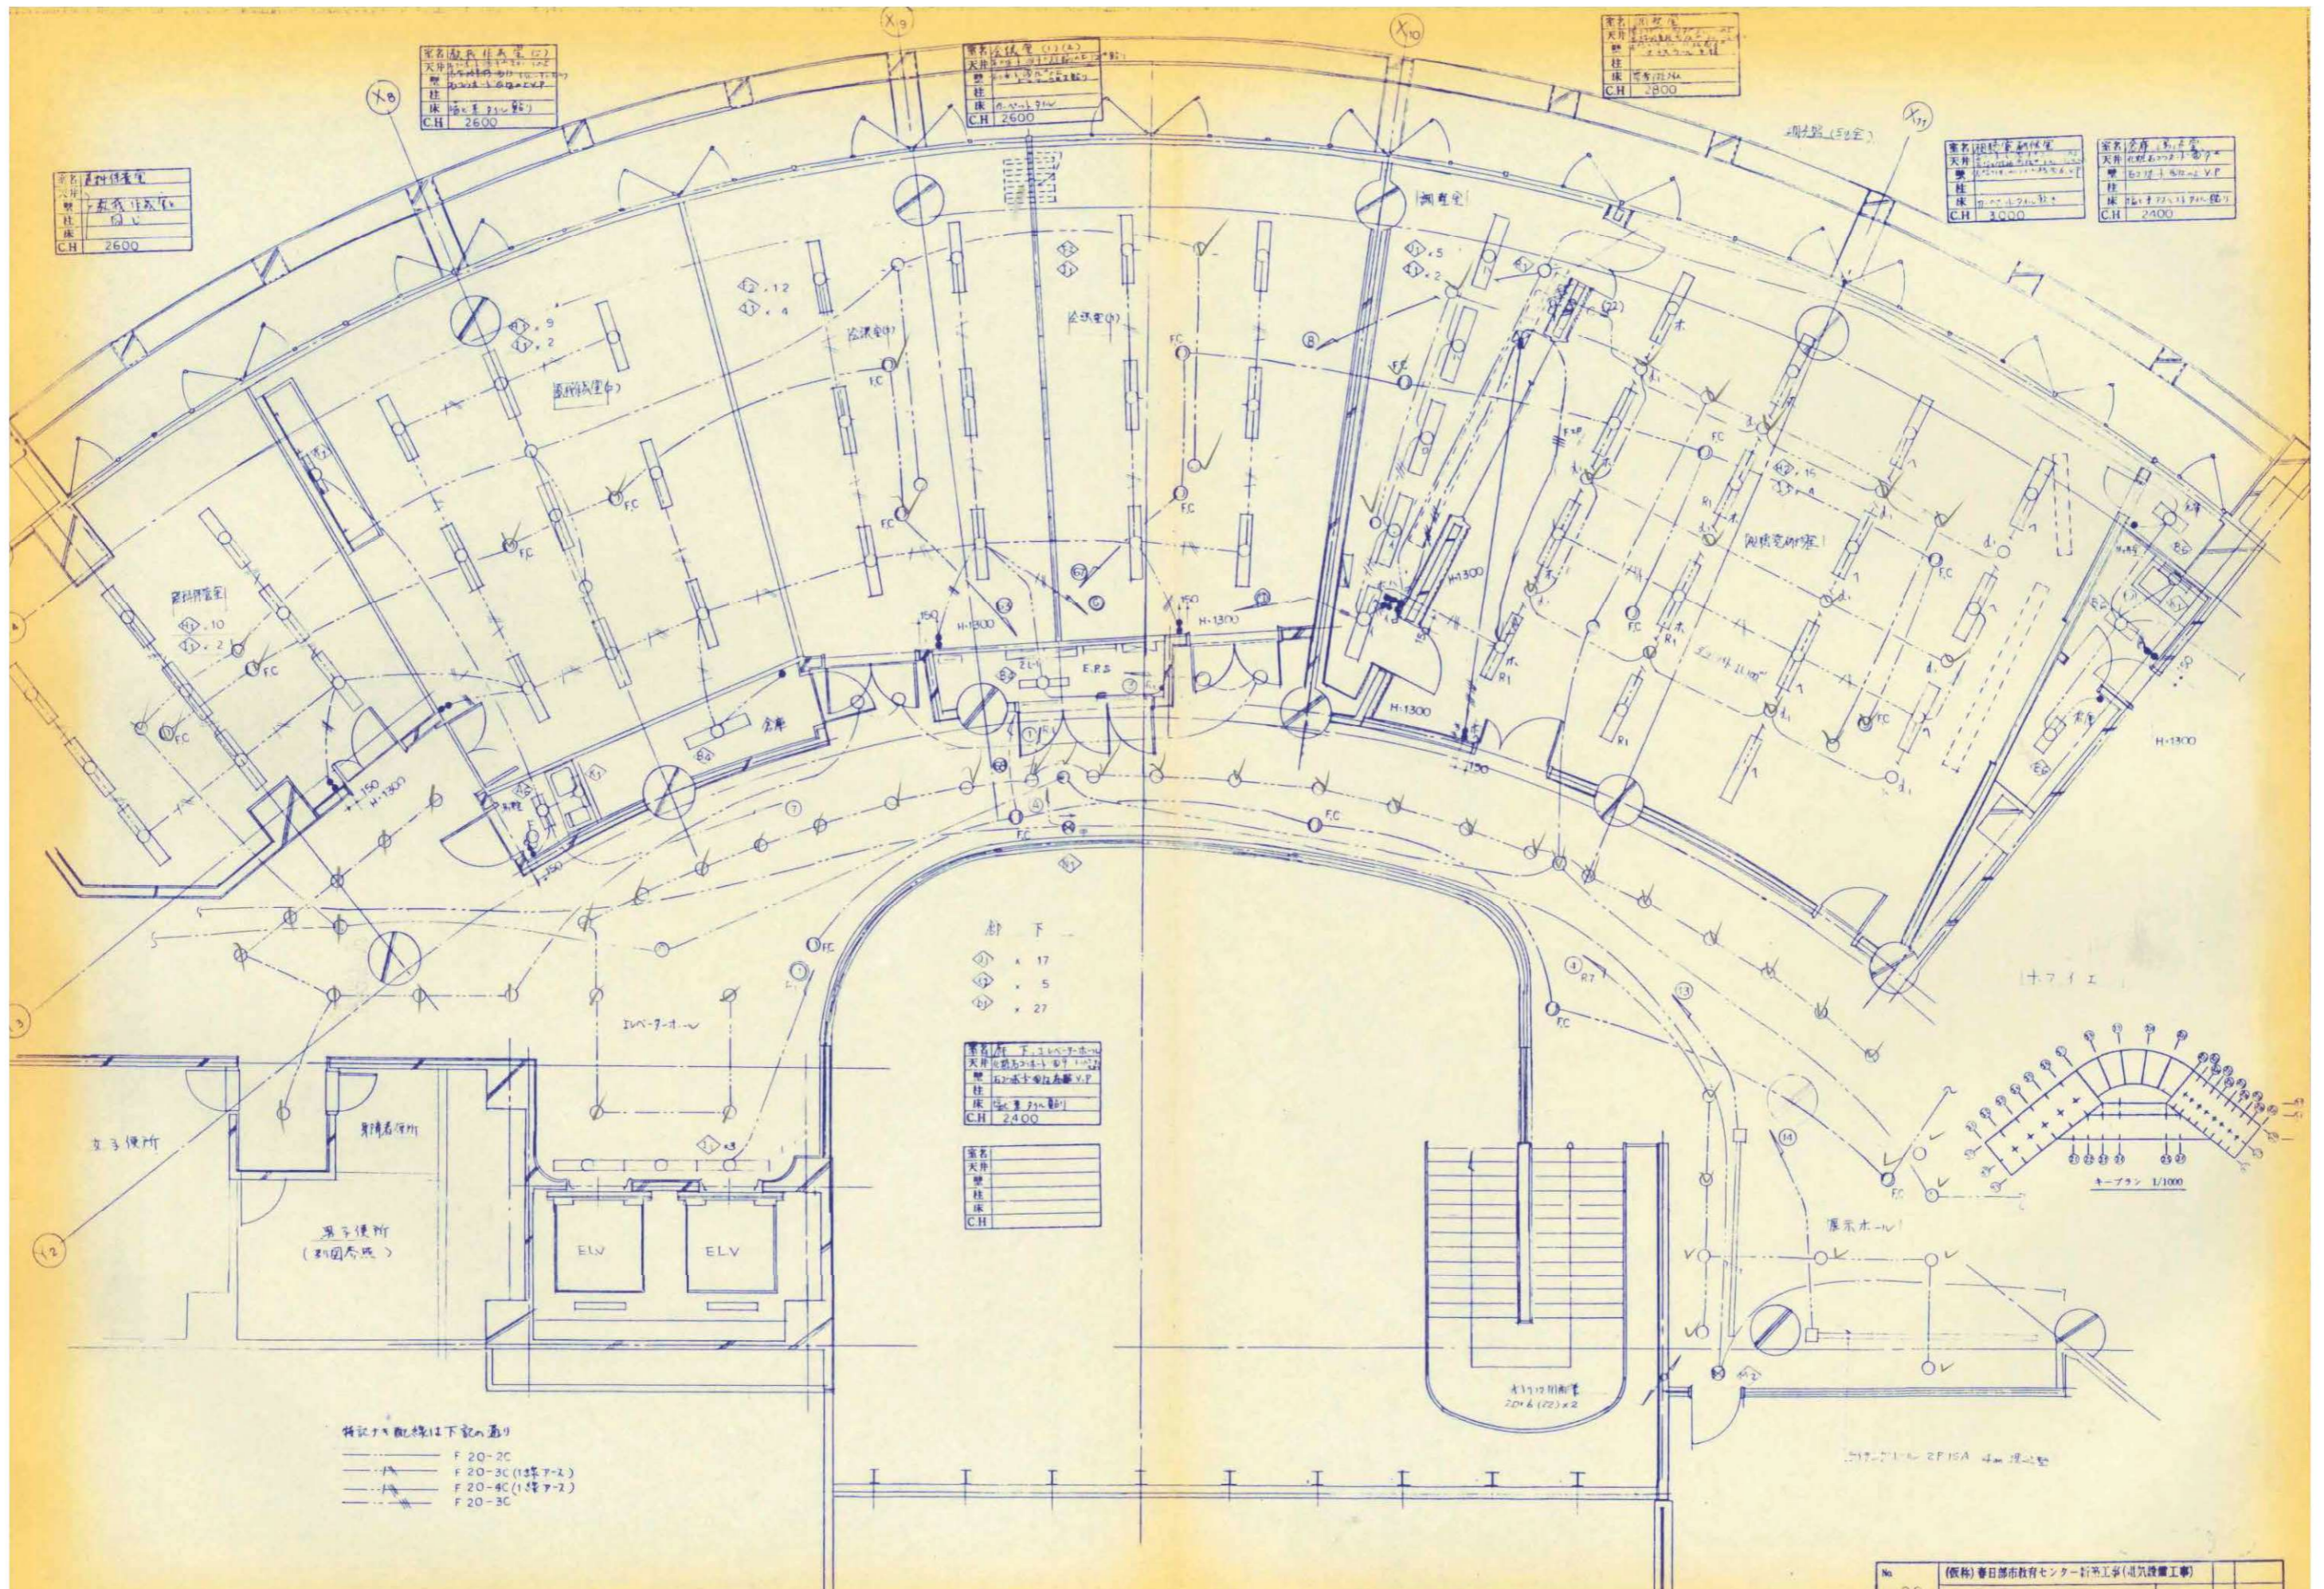

名称	天井照明器具
天井	天吊り照明器具
種	天吊り照明器具
柱	天吊り照明器具
床	天吊り照明器具
CH	2600

名称	天井照明器具
天井	天吊り照明器具
種	天吊り照明器具
柱	天吊り照明器具
床	天吊り照明器具
CH	2600

名称	天井照明器具
天井	天吊り照明器具
種	天吊り照明器具
柱	天吊り照明器具
床	天吊り照明器具
CH	2800

名称	天井照明器具
天井	天吊り照明器具
種	天吊り照明器具
柱	天吊り照明器具
床	天吊り照明器具
CH	3000

名称	天井照明器具
天井	天吊り照明器具
種	天吊り照明器具
柱	天吊り照明器具
床	天吊り照明器具
CH	2400

名称	下
天井	天吊り照明器具
種	天吊り照明器具
柱	天吊り照明器具
床	天吊り照明器具
CH	2400


名称	下
天井	天吊り照明器具
種	天吊り照明器具
柱	天吊り照明器具
床	天吊り照明器具
CH	2400

名称	下
天井	天吊り照明器具
種	天吊り照明器具
柱	天吊り照明器具
床	天吊り照明器具
CH	2400

- 特記の配線は下記の通り
- F 20-2C
 - F 20-3C (1線A-2)
 - F 20-4C (1線A-2)
 - F 20-3C

（仮称）春日部市教育センター新築工事（電気設備工事）

春日部市	縮尺	工事名称	図名	図面番号
	A1 N.S A3 N.S	（仮称）かすかべひがし交流センター整備工事	撤去 電灯設備 2階平面詳細図(2) (改修前)	EK-57

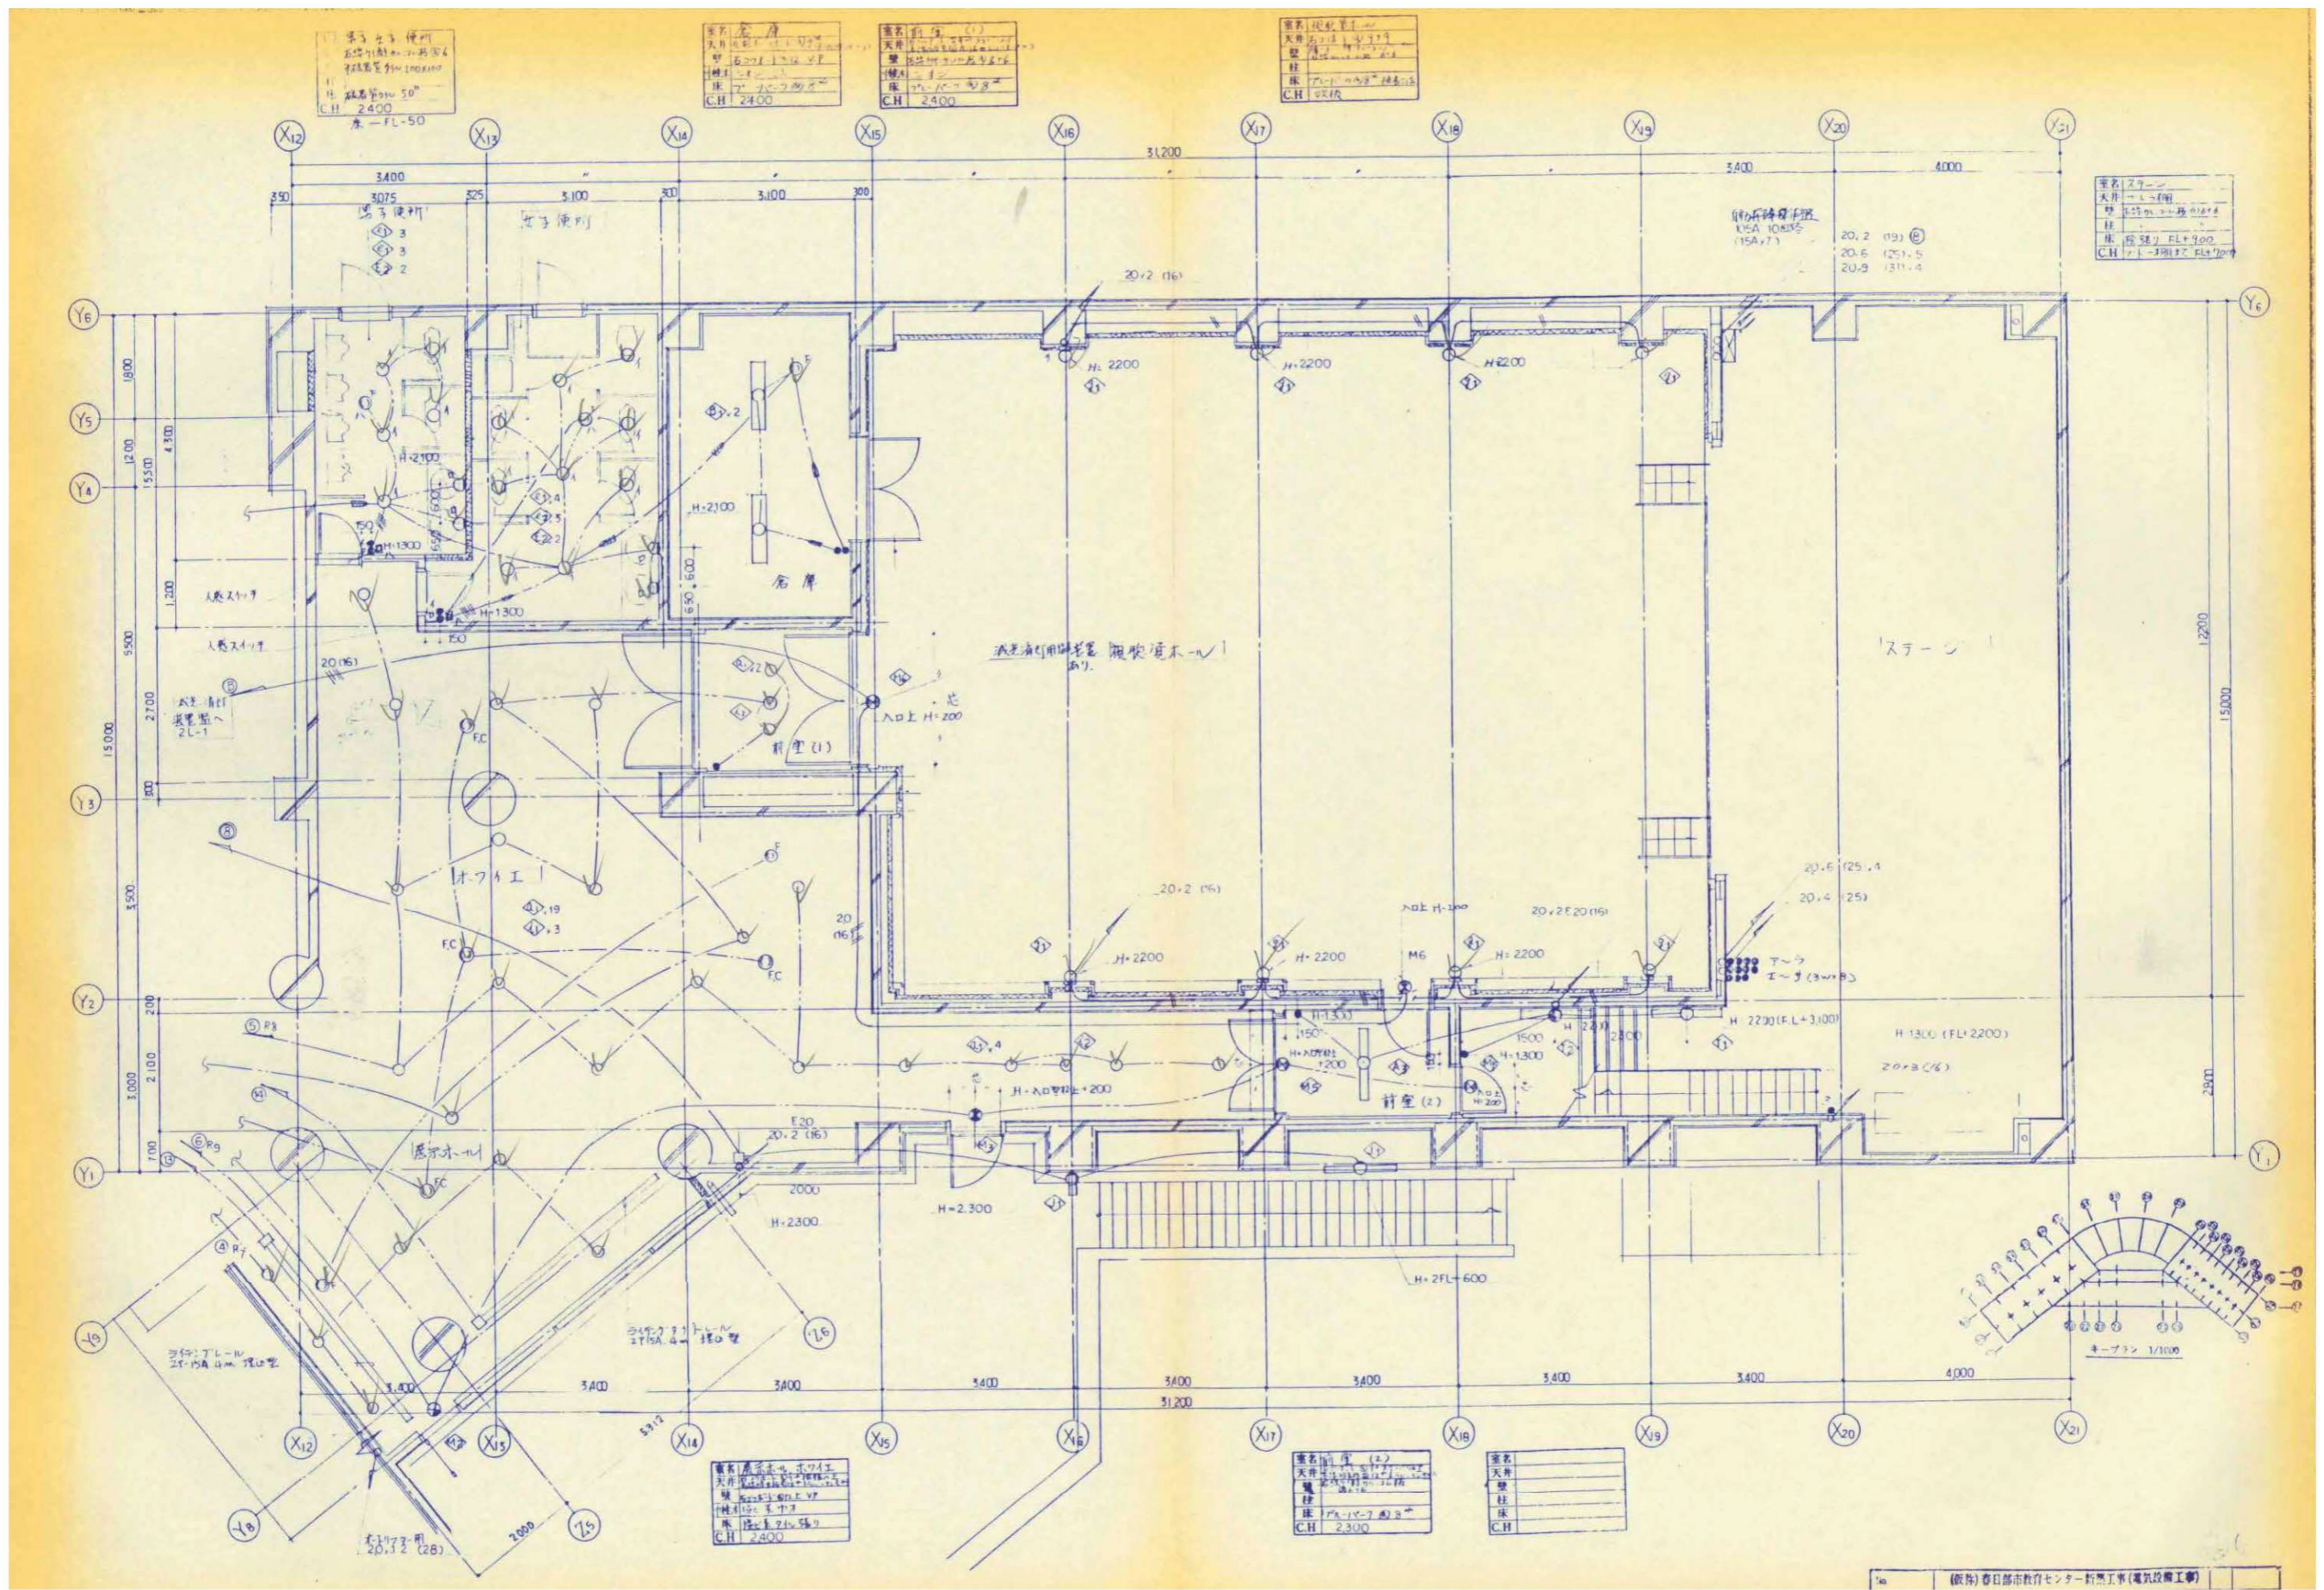

器具	男子 便所
天井	石膏ボード
壁	珪藻土
床	床板
C.H	2400

器具	女子 便所
天井	石膏ボード
壁	珪藻土
床	床板
C.H	2400

器具	男子 便所
天井	石膏ボード
壁	珪藻土
床	床板
C.H	2400

器具	男子 便所
天井	石膏ボード
壁	珪藻土
床	床板
C.H	2400

器具	男子 便所
天井	石膏ボード
壁	珪藻土
床	床板
C.H	2400


器具	男子 便所
天井	石膏ボード
壁	珪藻土
床	床板
C.H	2400

器具	男子 便所
天井	石膏ボード
壁	珪藻土
床	床板
C.H	2400


器具	男子 便所
天井	石膏ボード
壁	珪藻土
床	床板
C.H	2400

(仮称) 春日部市教育センター新築工事(電気設備工事)

縮尺	工事名称	図名	図面番号
A1 N.S A3 N.S	(仮称) かつかべひがし交流センター整備工事	撤去 電灯設備 2階平面詳細図(3) (改修前)	EK-58

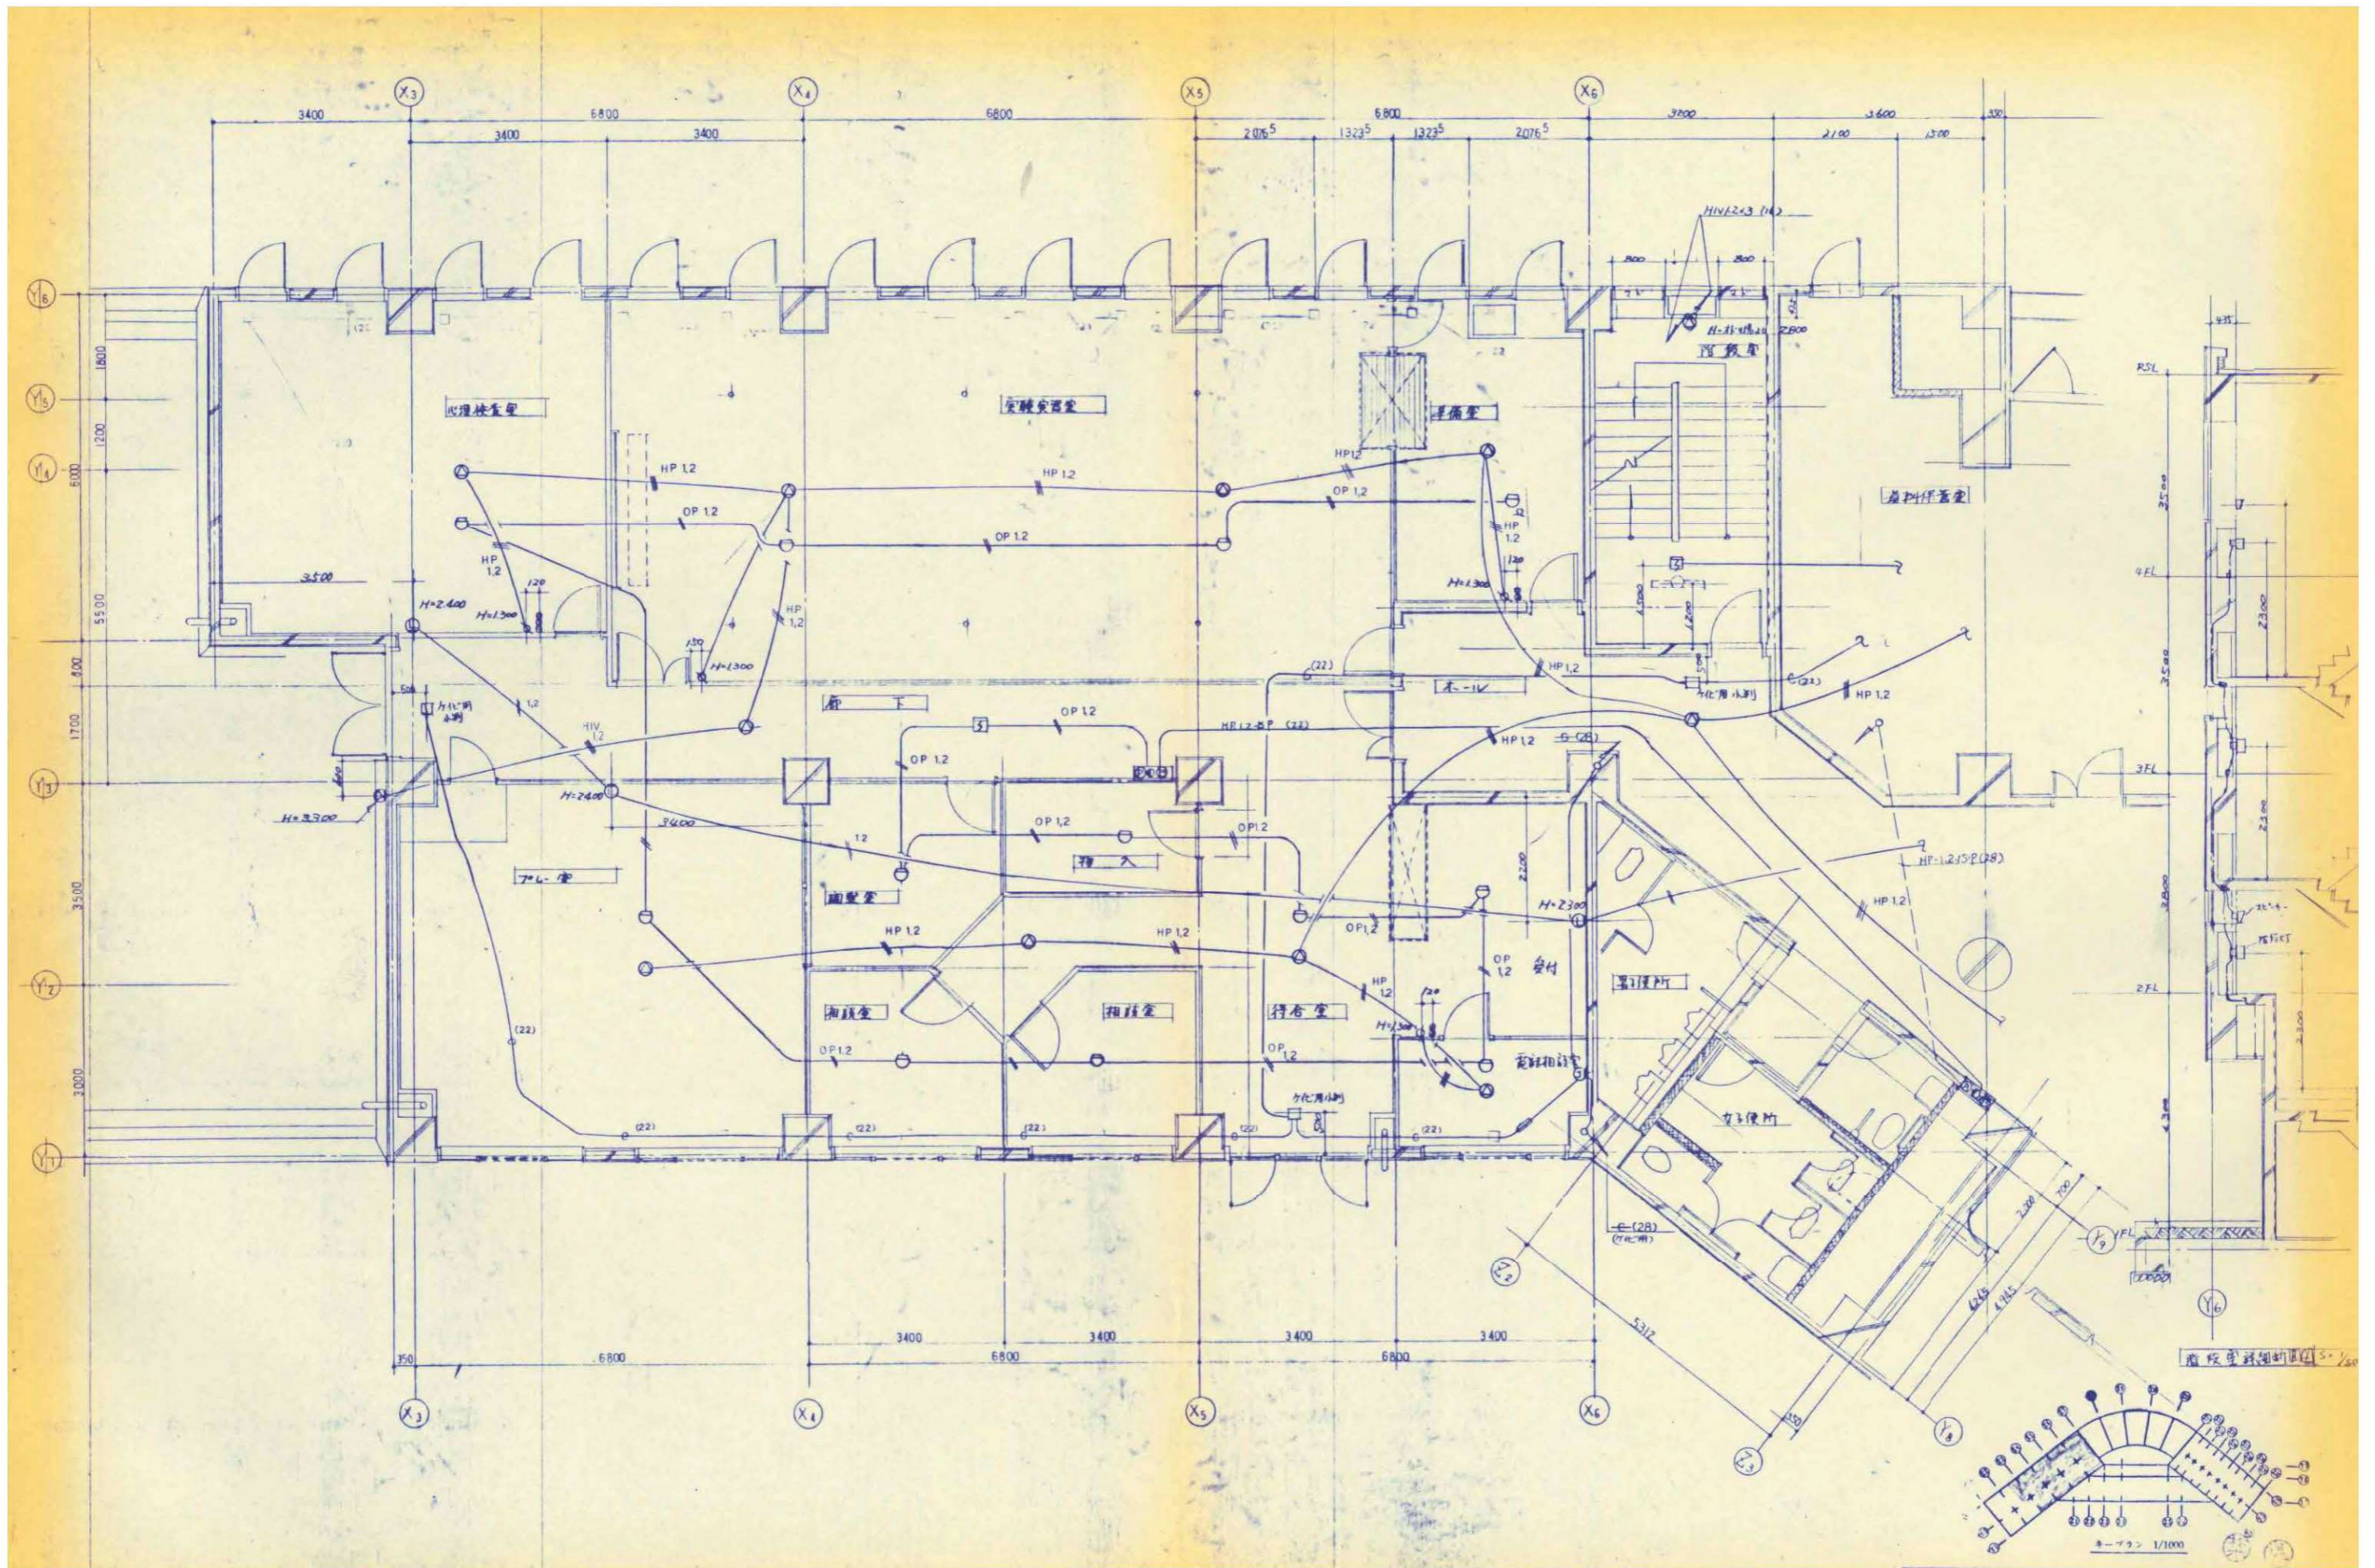


縮尺	工事名称	図名	図面番号
A1 N.S A3 N.S	(仮称) かすかべひがし交流センター整備工事	撤去 自火報・時計・放送設備 2階平面詳細図(1) (改修前)	EK-59

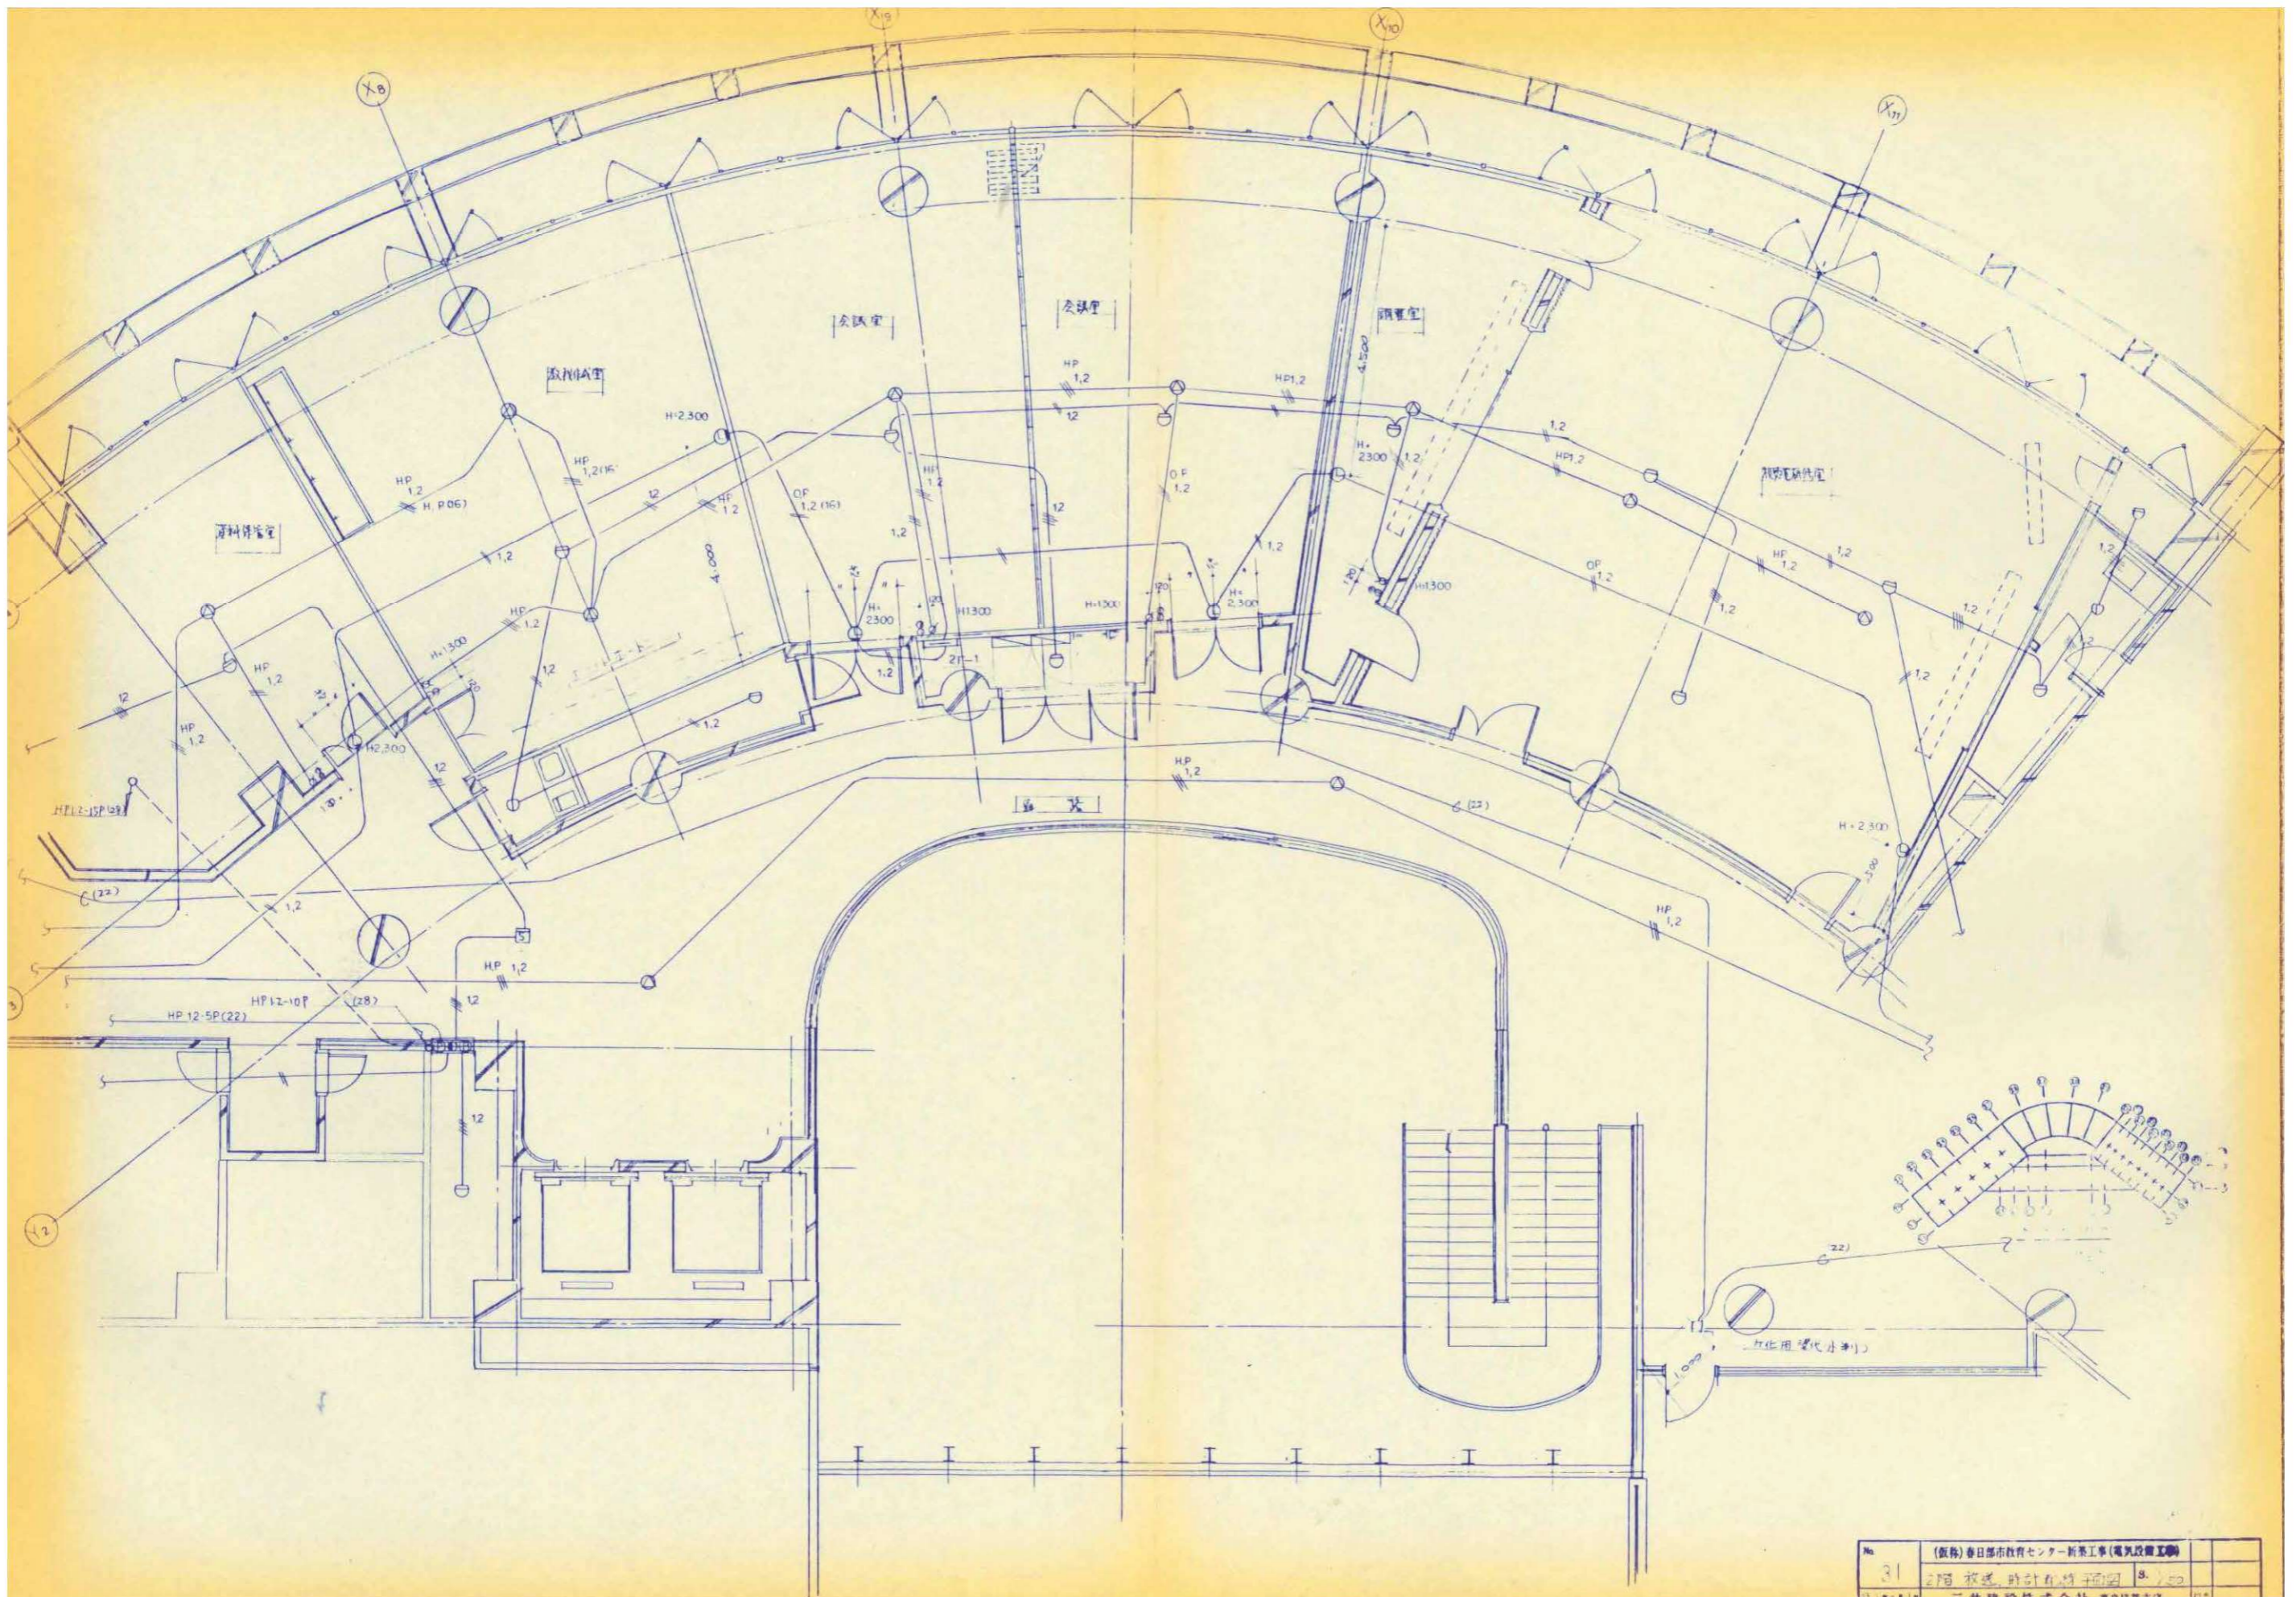


No. 31
 (仮称) 春日部市教育センター新築工事(電気設備工事)
 2階 放送・時計・放送設備
 2階平面詳細図(2) (改修前)

縮尺	工事名称	図名	図面番号
A1 N.S A3 N.S	(仮称) かすかべひがし交流センター整備工事	撤去 自火報・時計・放送設備 2階平面詳細図(2) (改修前)	EK-60

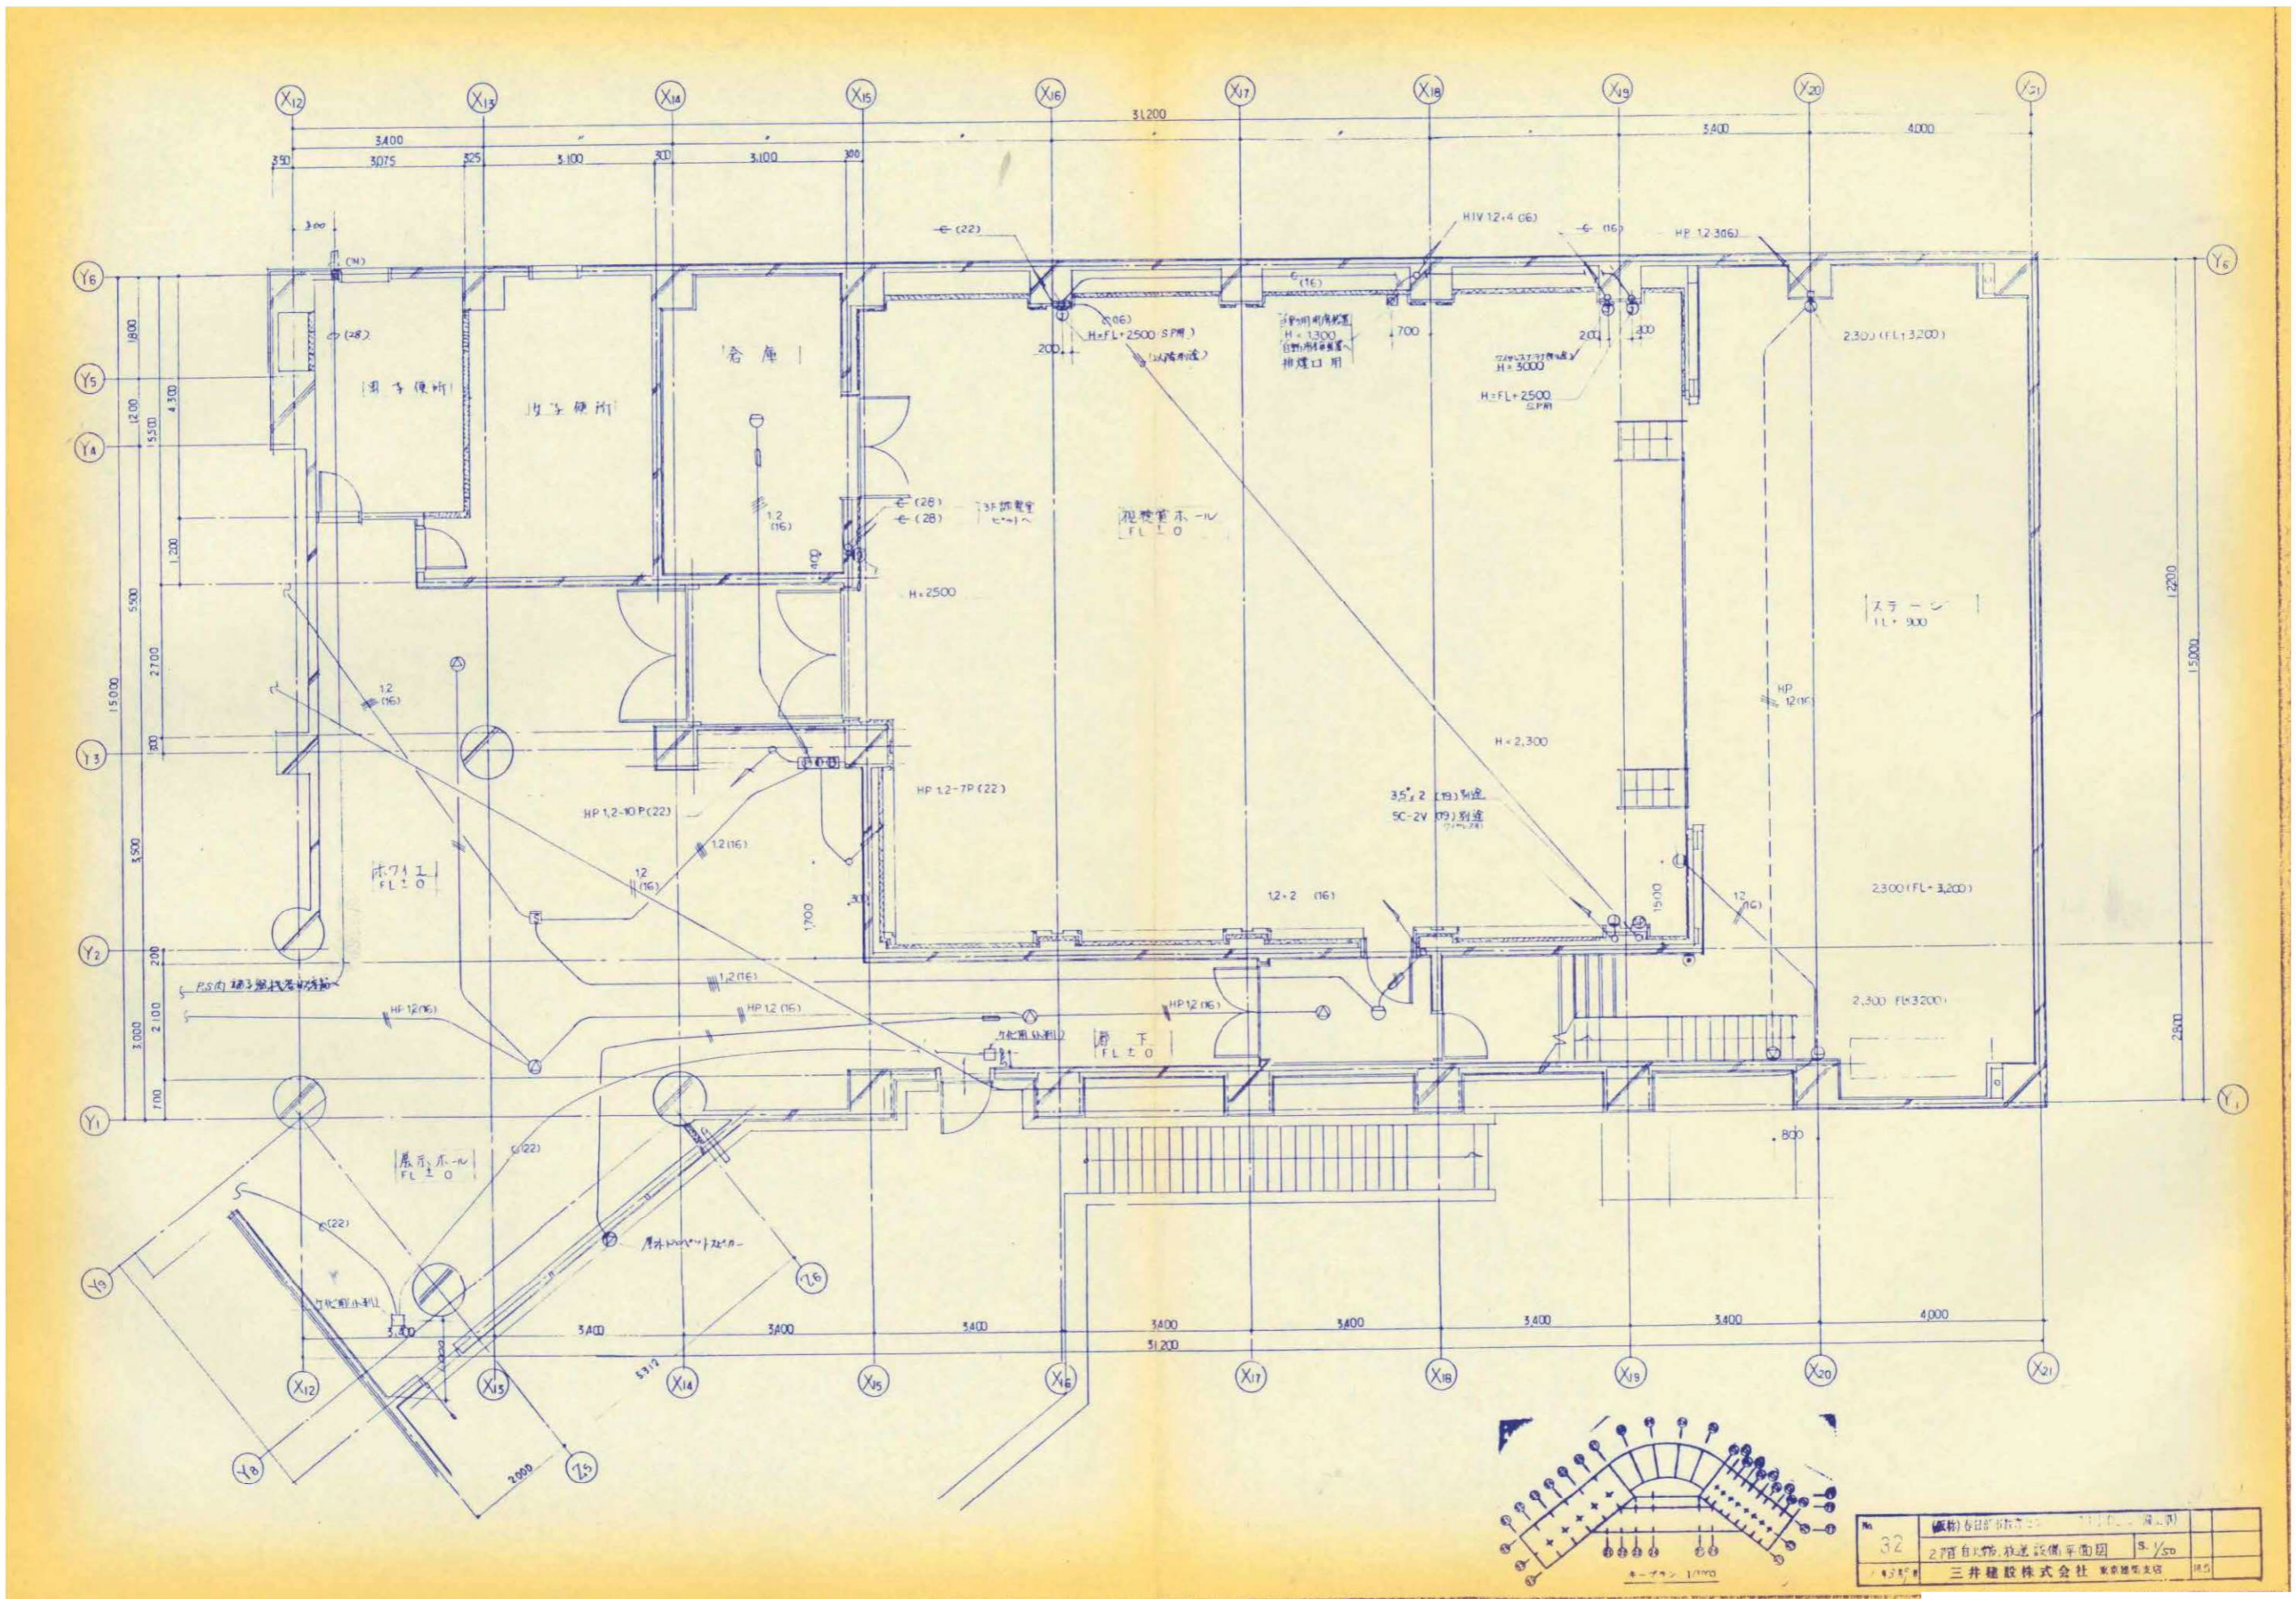

縮尺	工事名称	図名	図面番号
A1 N.S A3 N.S	(仮称) かすかべひがし交流センター整備工事	撤去 自火報・時計・放送設備 2階平面詳細図(3) (改修前)	EK-61

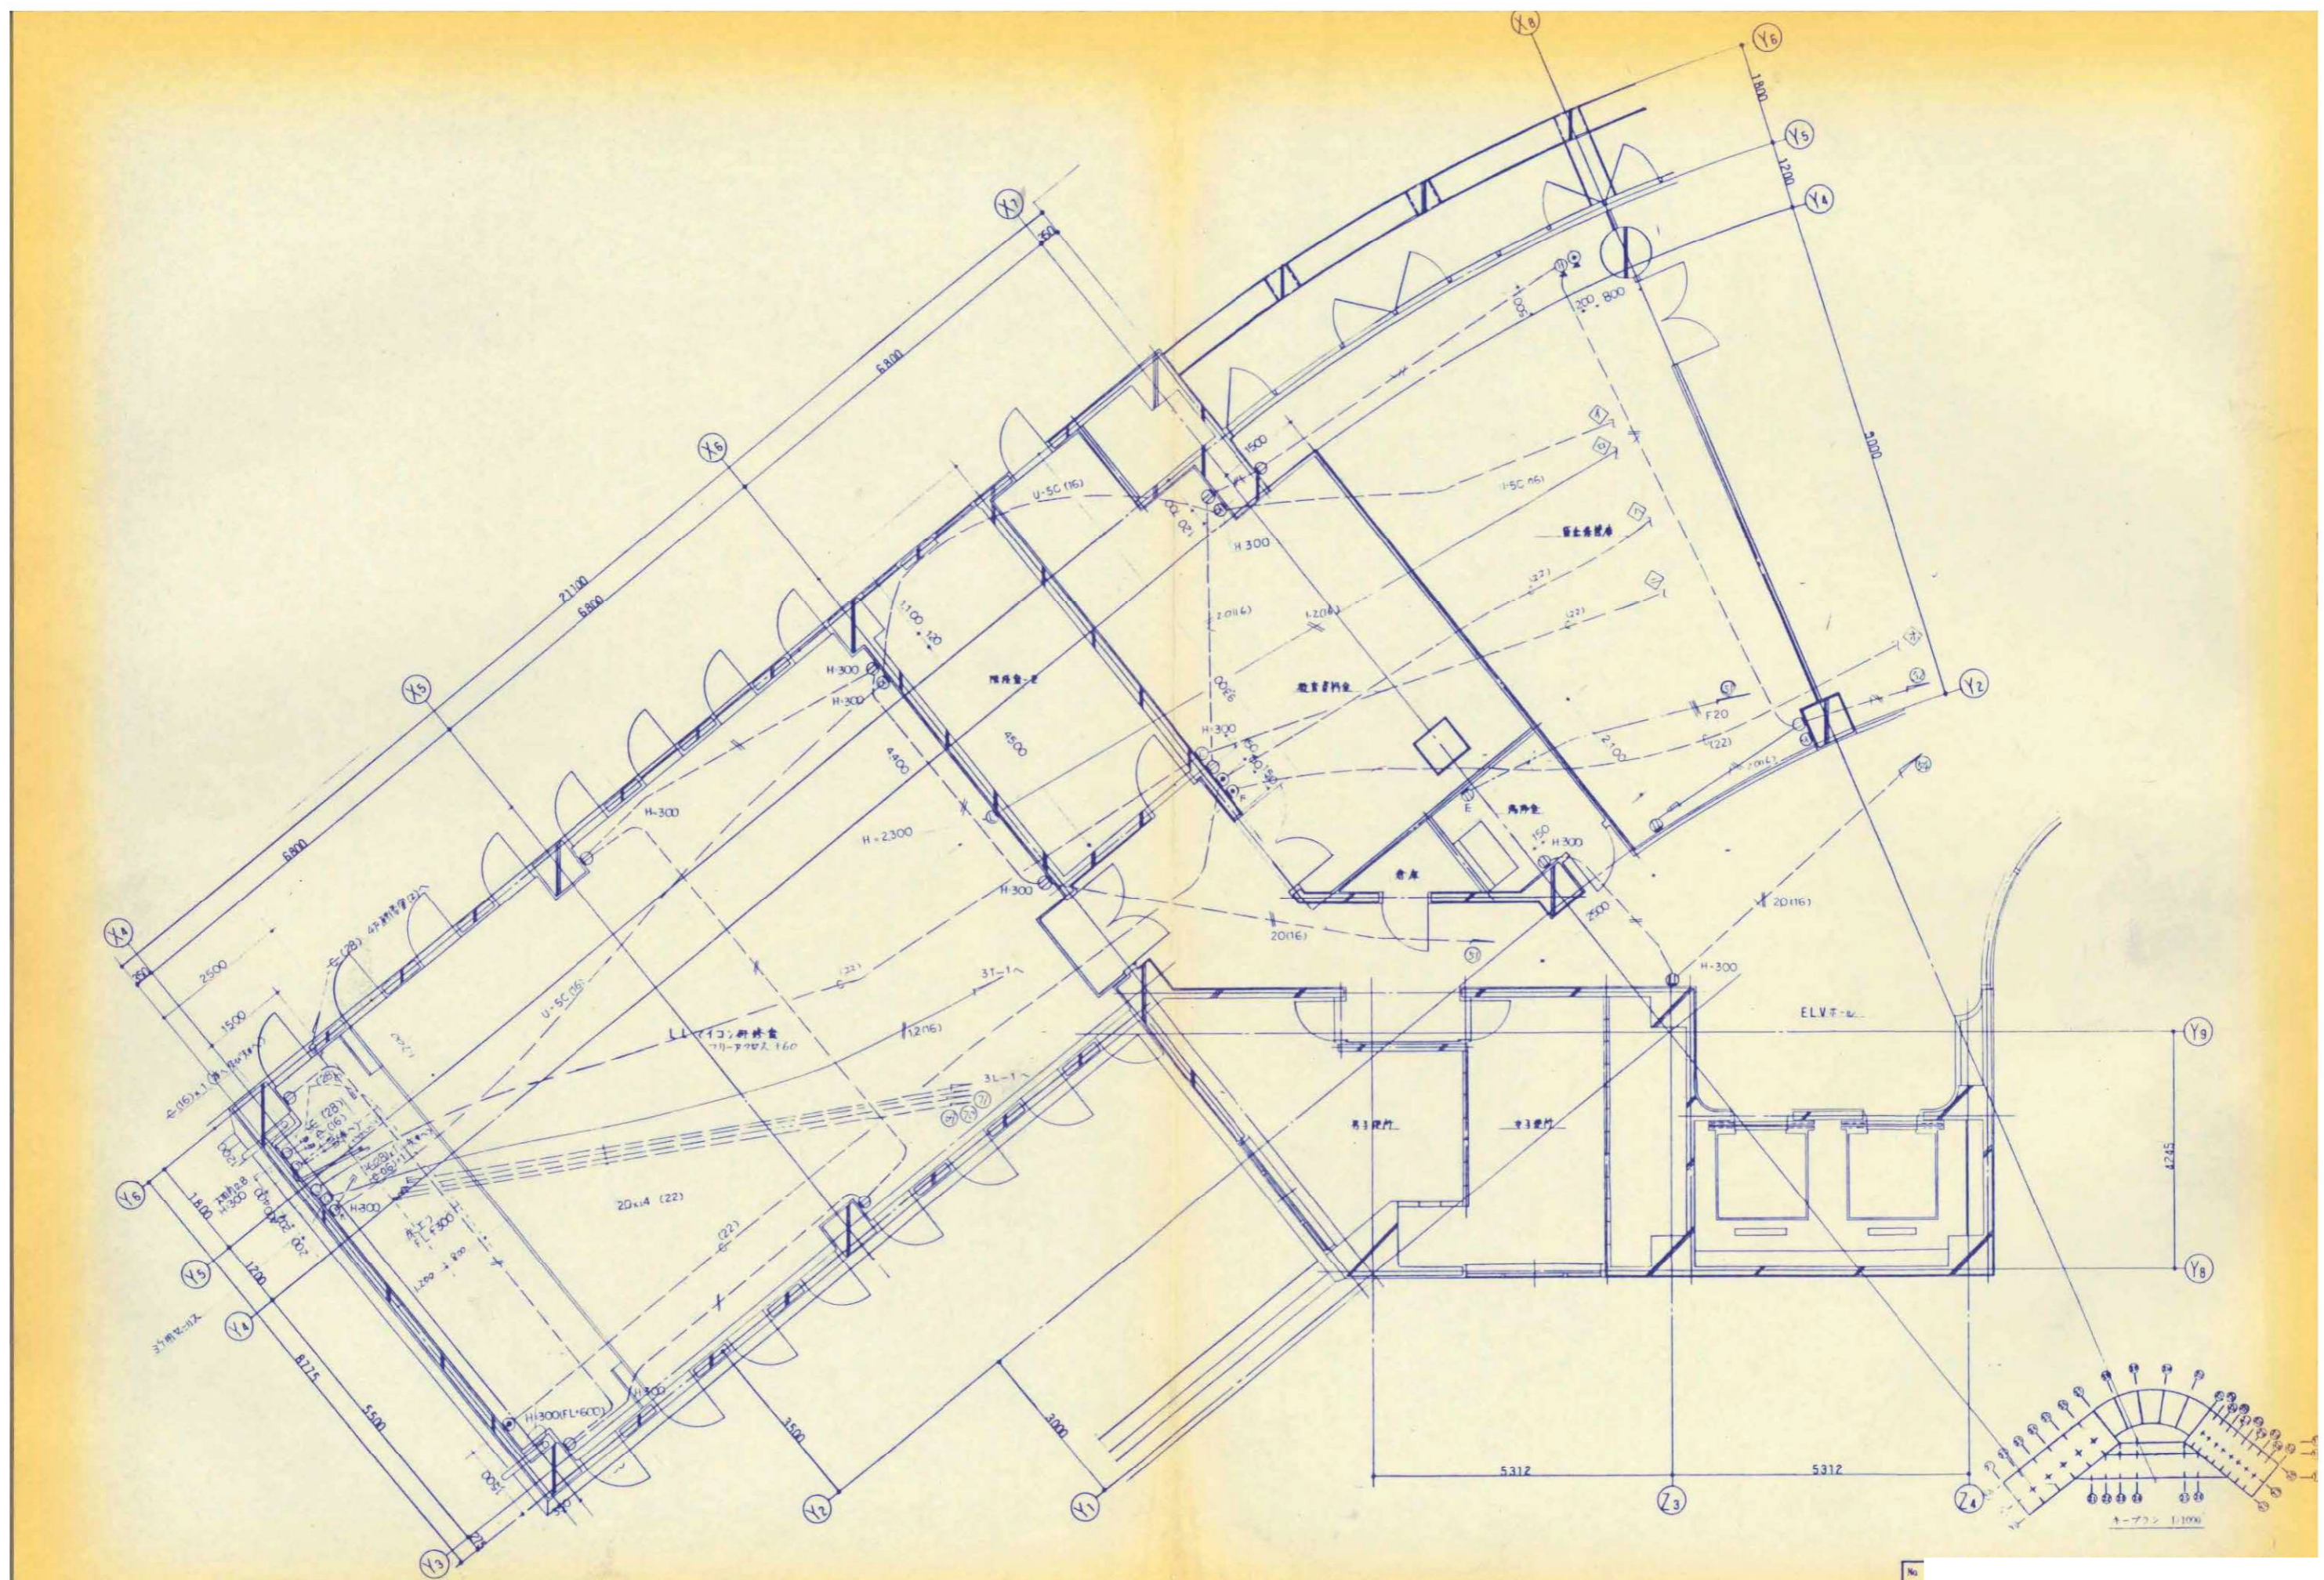

縮尺	工事名称	図名	図面番号
A1 N.S A3 N.S	(仮称) かさかべひがし交流センター整備工事	撤去 コンセント・電話・テレビ設備 3階平面詳細図(1) (改修前)	EK-62

春日部市

縮尺

工事名称

図名


図面番号

A1 N.S
A3 N.S

(仮称) かさかべひがし交流センター整備工事



撤去 コンセント・電話・テレビ設備
3階平面詳細図(1) (改修前)

EK-62

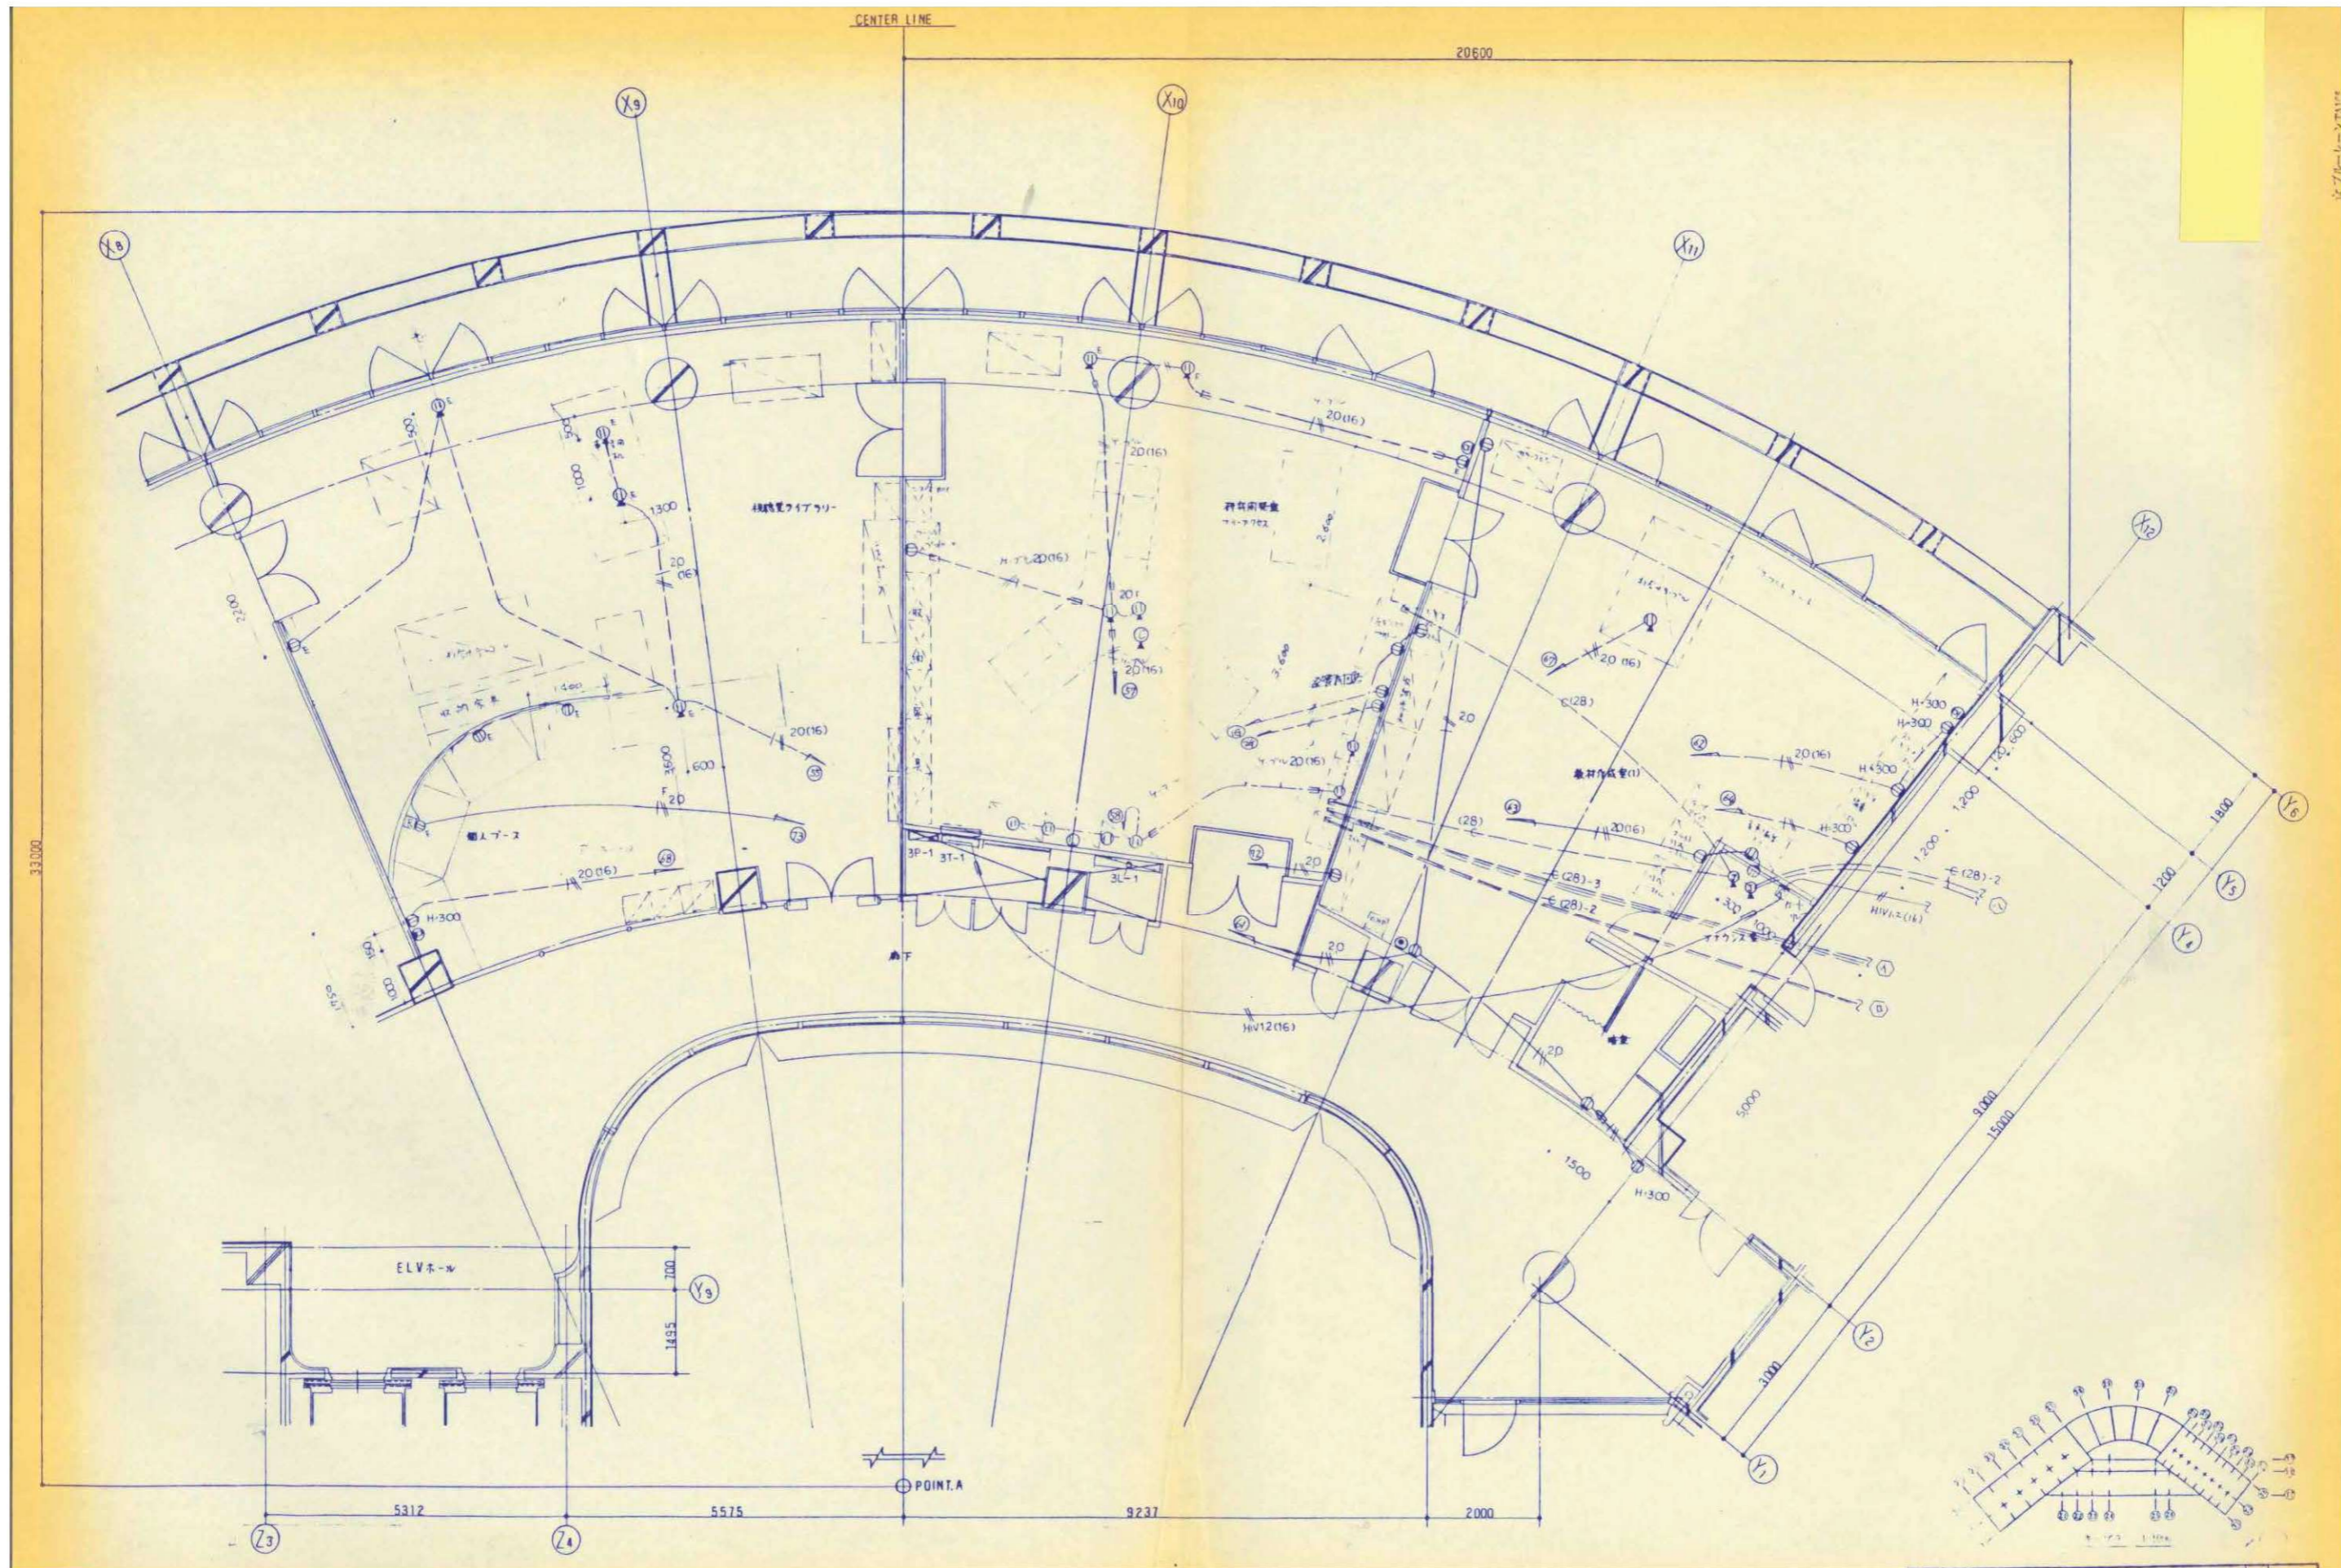


縮尺	工事名称	図名	図面番号
A1 N.S A3 N.S	(仮称) かすかべひがし交流センター整備工事	撤去 コンセント・電話・テレビ設備 3階平面詳細図(2) (改修前)	EK-63

春日部市

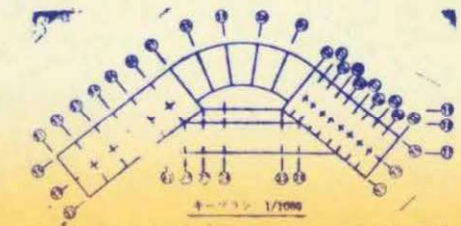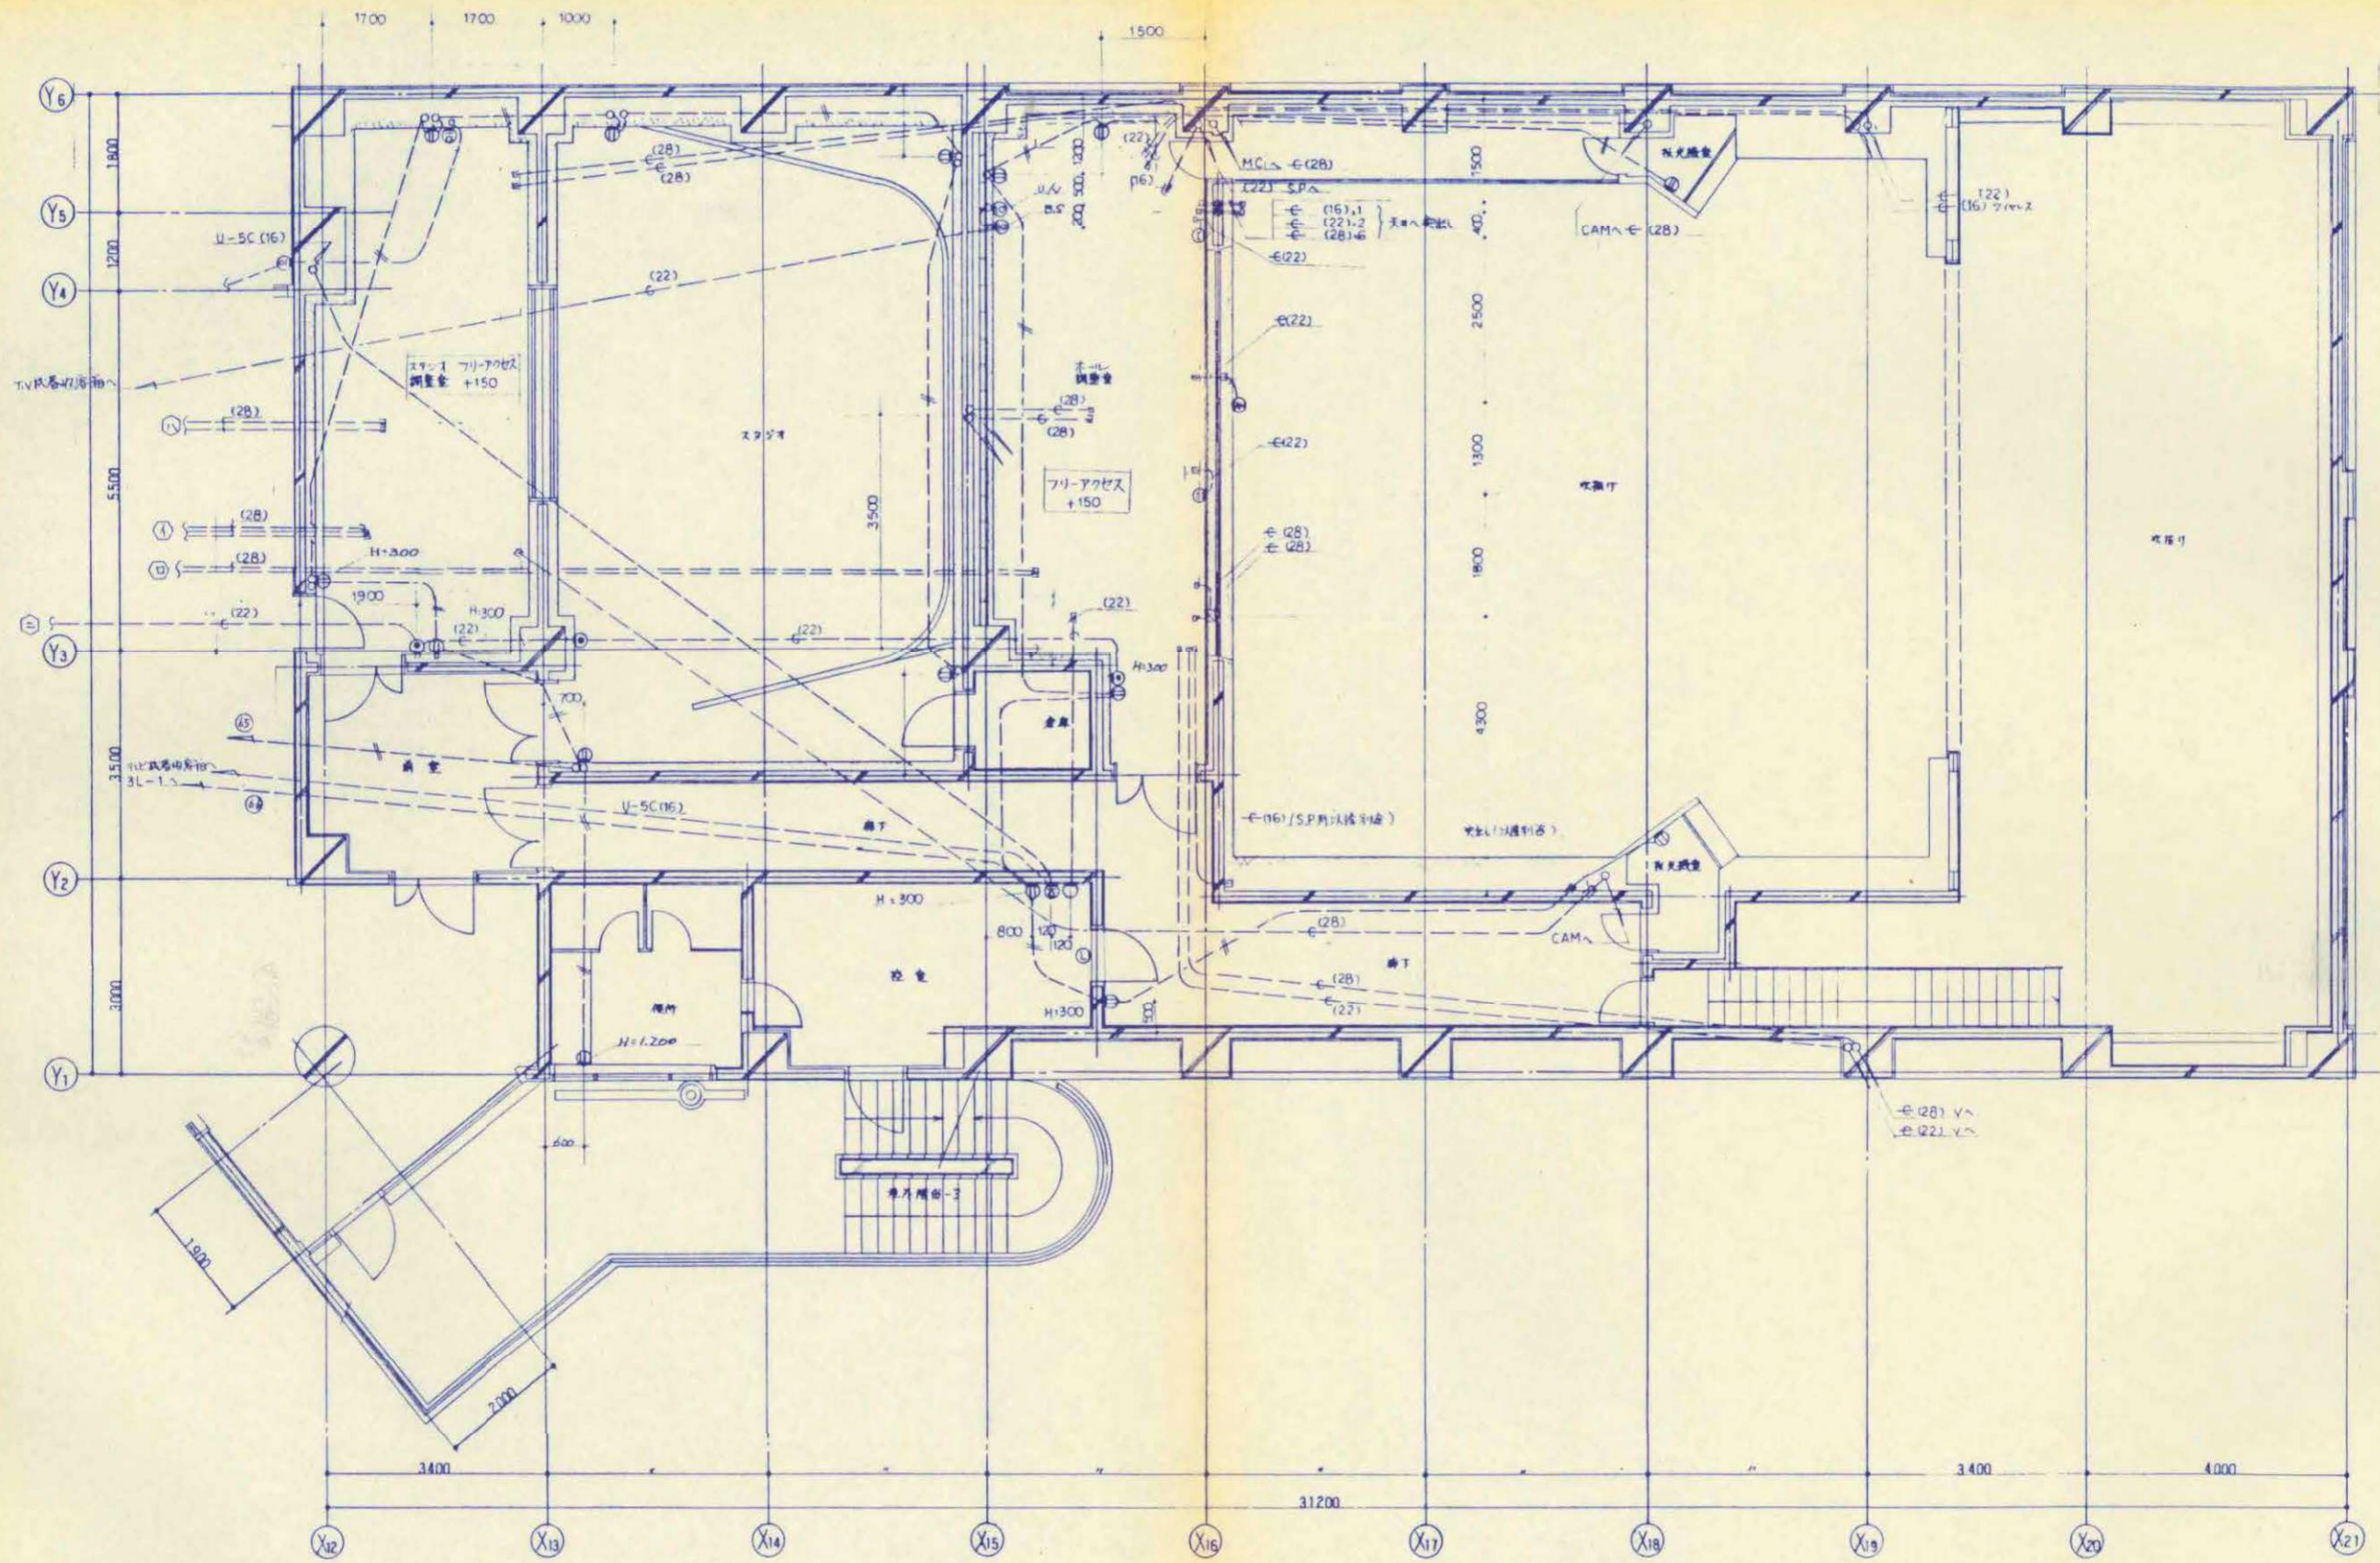

35	(株)春日部市教育センター株式会社(建設工事)	
	3階コソレハビ電話平衡図	1/50
	三井建設株式会社	

縮尺	工事名称	図名	図面番号
A1 N.S A3 N.S	(仮称)かすかべひがし交流センター整備工事	撤去 コンセント・電話・テレビ設備 3階平面詳細図(3) (改修前)	EK-64

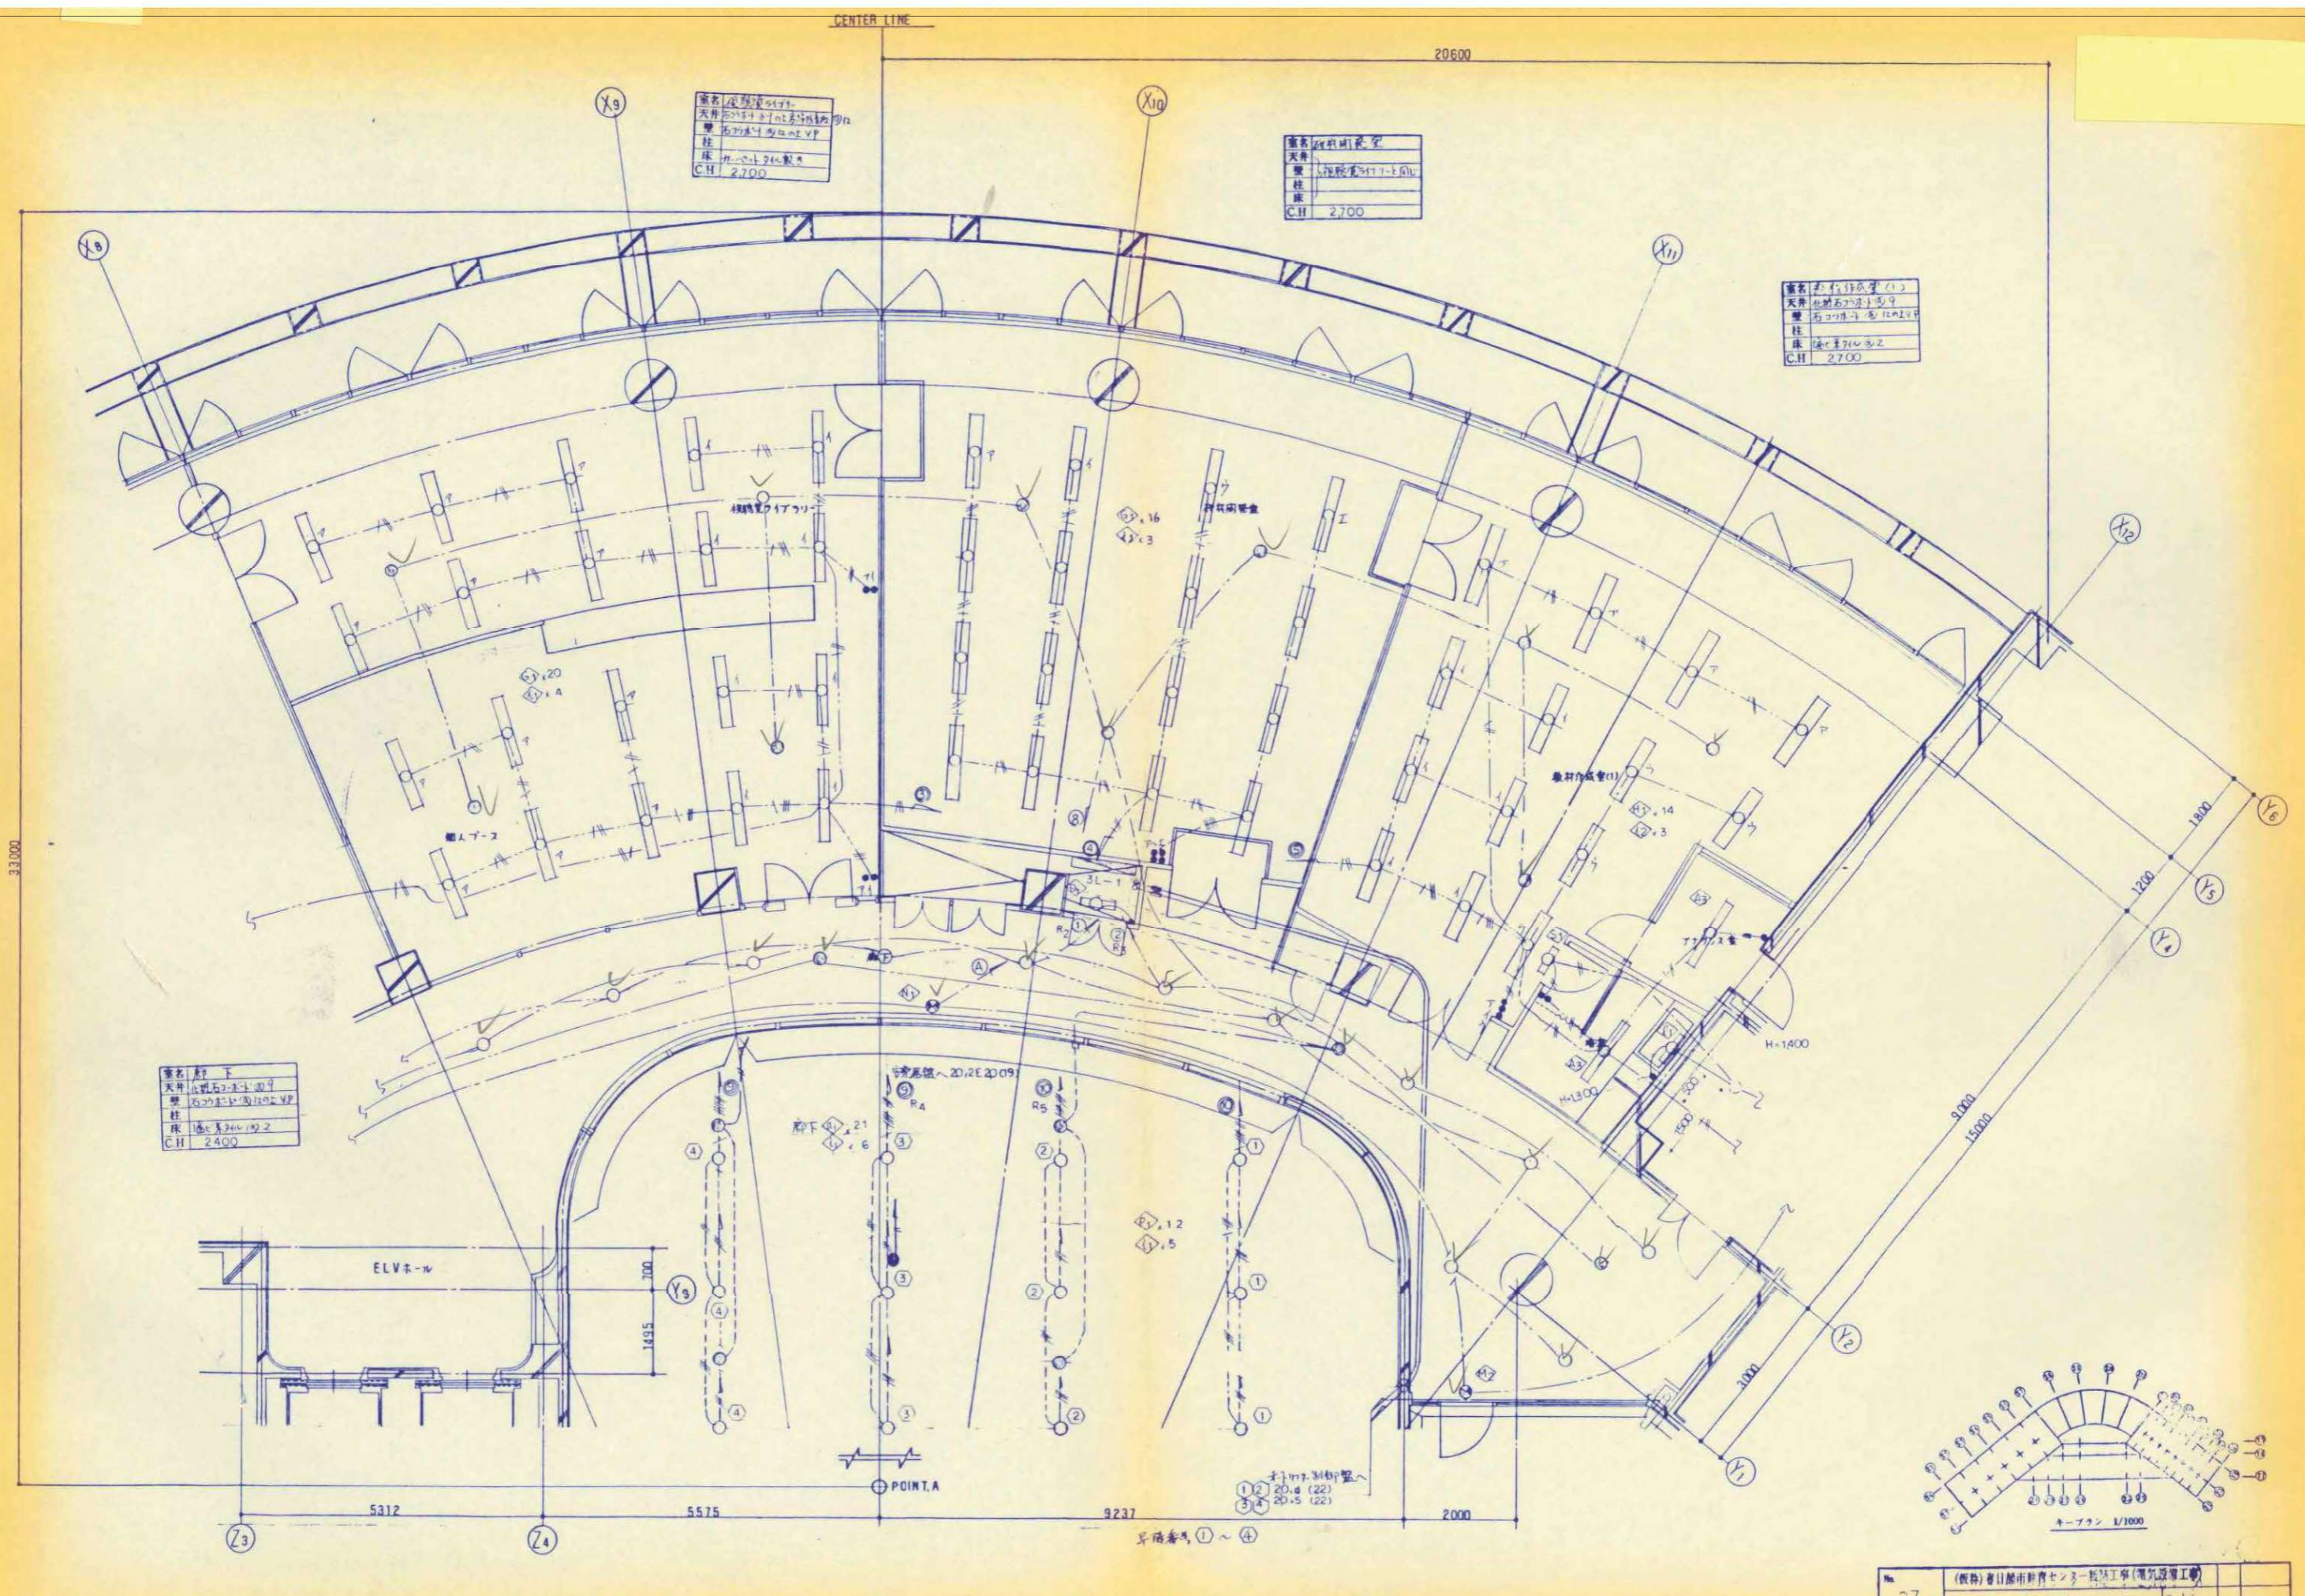


器具名	天井下
天井	石膏ボード
器具	石膏ボード内埋込型
柱	石膏ボード内埋込型
床	石膏ボード
C.H.	2400


器具名	天井照明器具
天井	石膏ボード
器具	石膏ボード内埋込型
柱	石膏ボード内埋込型
床	石膏ボード
C.H.	2700

器具名	天井照明器具
天井	石膏ボード
器具	石膏ボード内埋込型
柱	石膏ボード内埋込型
床	石膏ボード
C.H.	2700

器具名	天井照明器具
天井	石膏ボード
器具	石膏ボード内埋込型
柱	石膏ボード内埋込型
床	石膏ボード
C.H.	2700

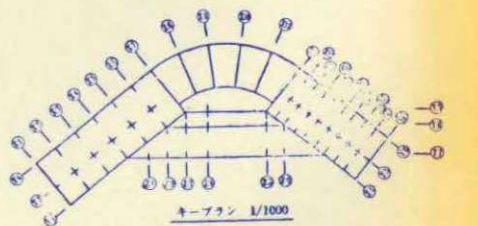

春日部市	縮尺	工事名称	図名	図面番号
	A1 N.S A3 N.S	(仮称) かすかべひがし交流センター整備工事	撤去 電灯設備 3階平面詳細図(2) (改修前)	EK-66

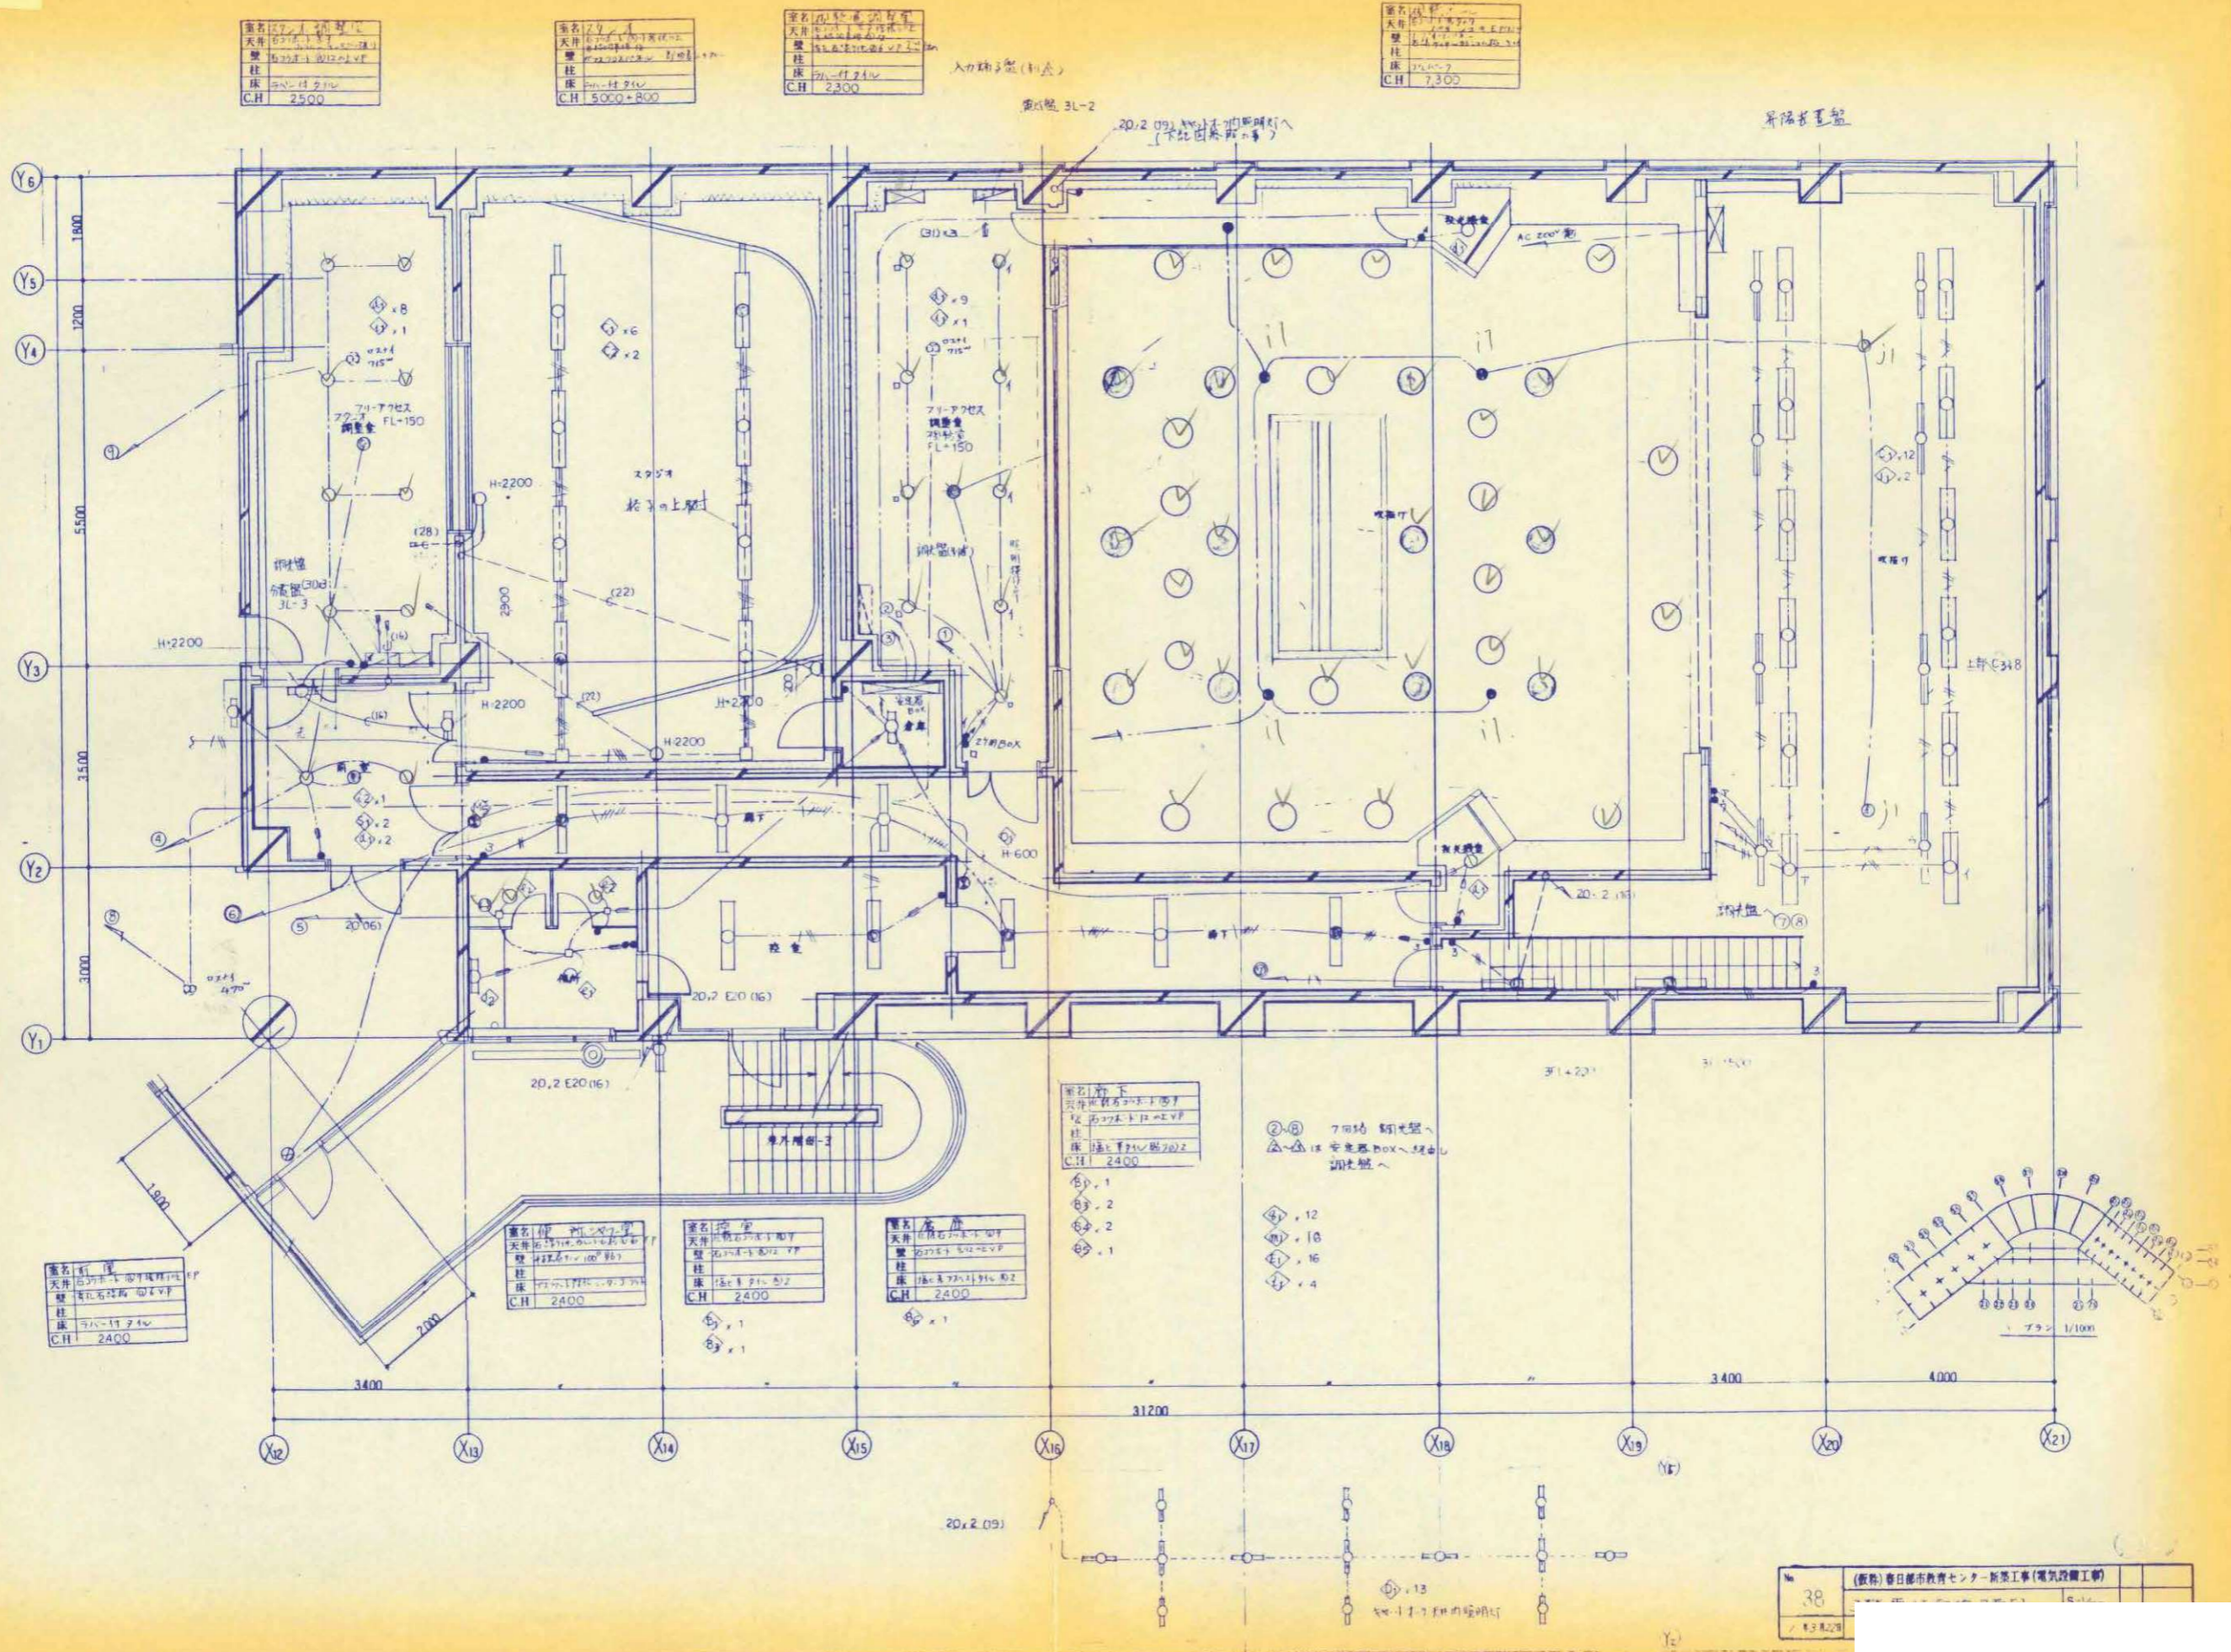

種名	天井
天井	石膏ボード
壁	石膏ボード
柱	コンクリート
床	コンクリート
C.H	2500

種名	天井
天井	石膏ボード
壁	石膏ボード
柱	コンクリート
床	コンクリート
C.H	5000+800

種名	天井
天井	石膏ボード
壁	石膏ボード
柱	コンクリート
床	コンクリート
C.H	2300

種名	天井
天井	石膏ボード
壁	石膏ボード
柱	コンクリート
床	コンクリート
C.H	7300

種名	天井
天井	石膏ボード
壁	石膏ボード
柱	コンクリート
床	コンクリート
C.H	2400


種名	天井
天井	石膏ボード
壁	石膏ボード
柱	コンクリート
床	コンクリート
C.H	2400

種名	天井
天井	石膏ボード
壁	石膏ボード
柱	コンクリート
床	コンクリート
C.H	2400

種名	天井
天井	石膏ボード
壁	石膏ボード
柱	コンクリート
床	コンクリート
C.H	2400

38	(仮称)春日部市教育センター新築工事(電気設備工事)
1/30	

春日部市	縮尺	工事名称	図名	図面番号
	A1 N.S A3 N.S	(仮称)かすかべひがし交流センター整備工事	撤去 電灯設備 3階平面詳細図(3) (改修前)	EK-67

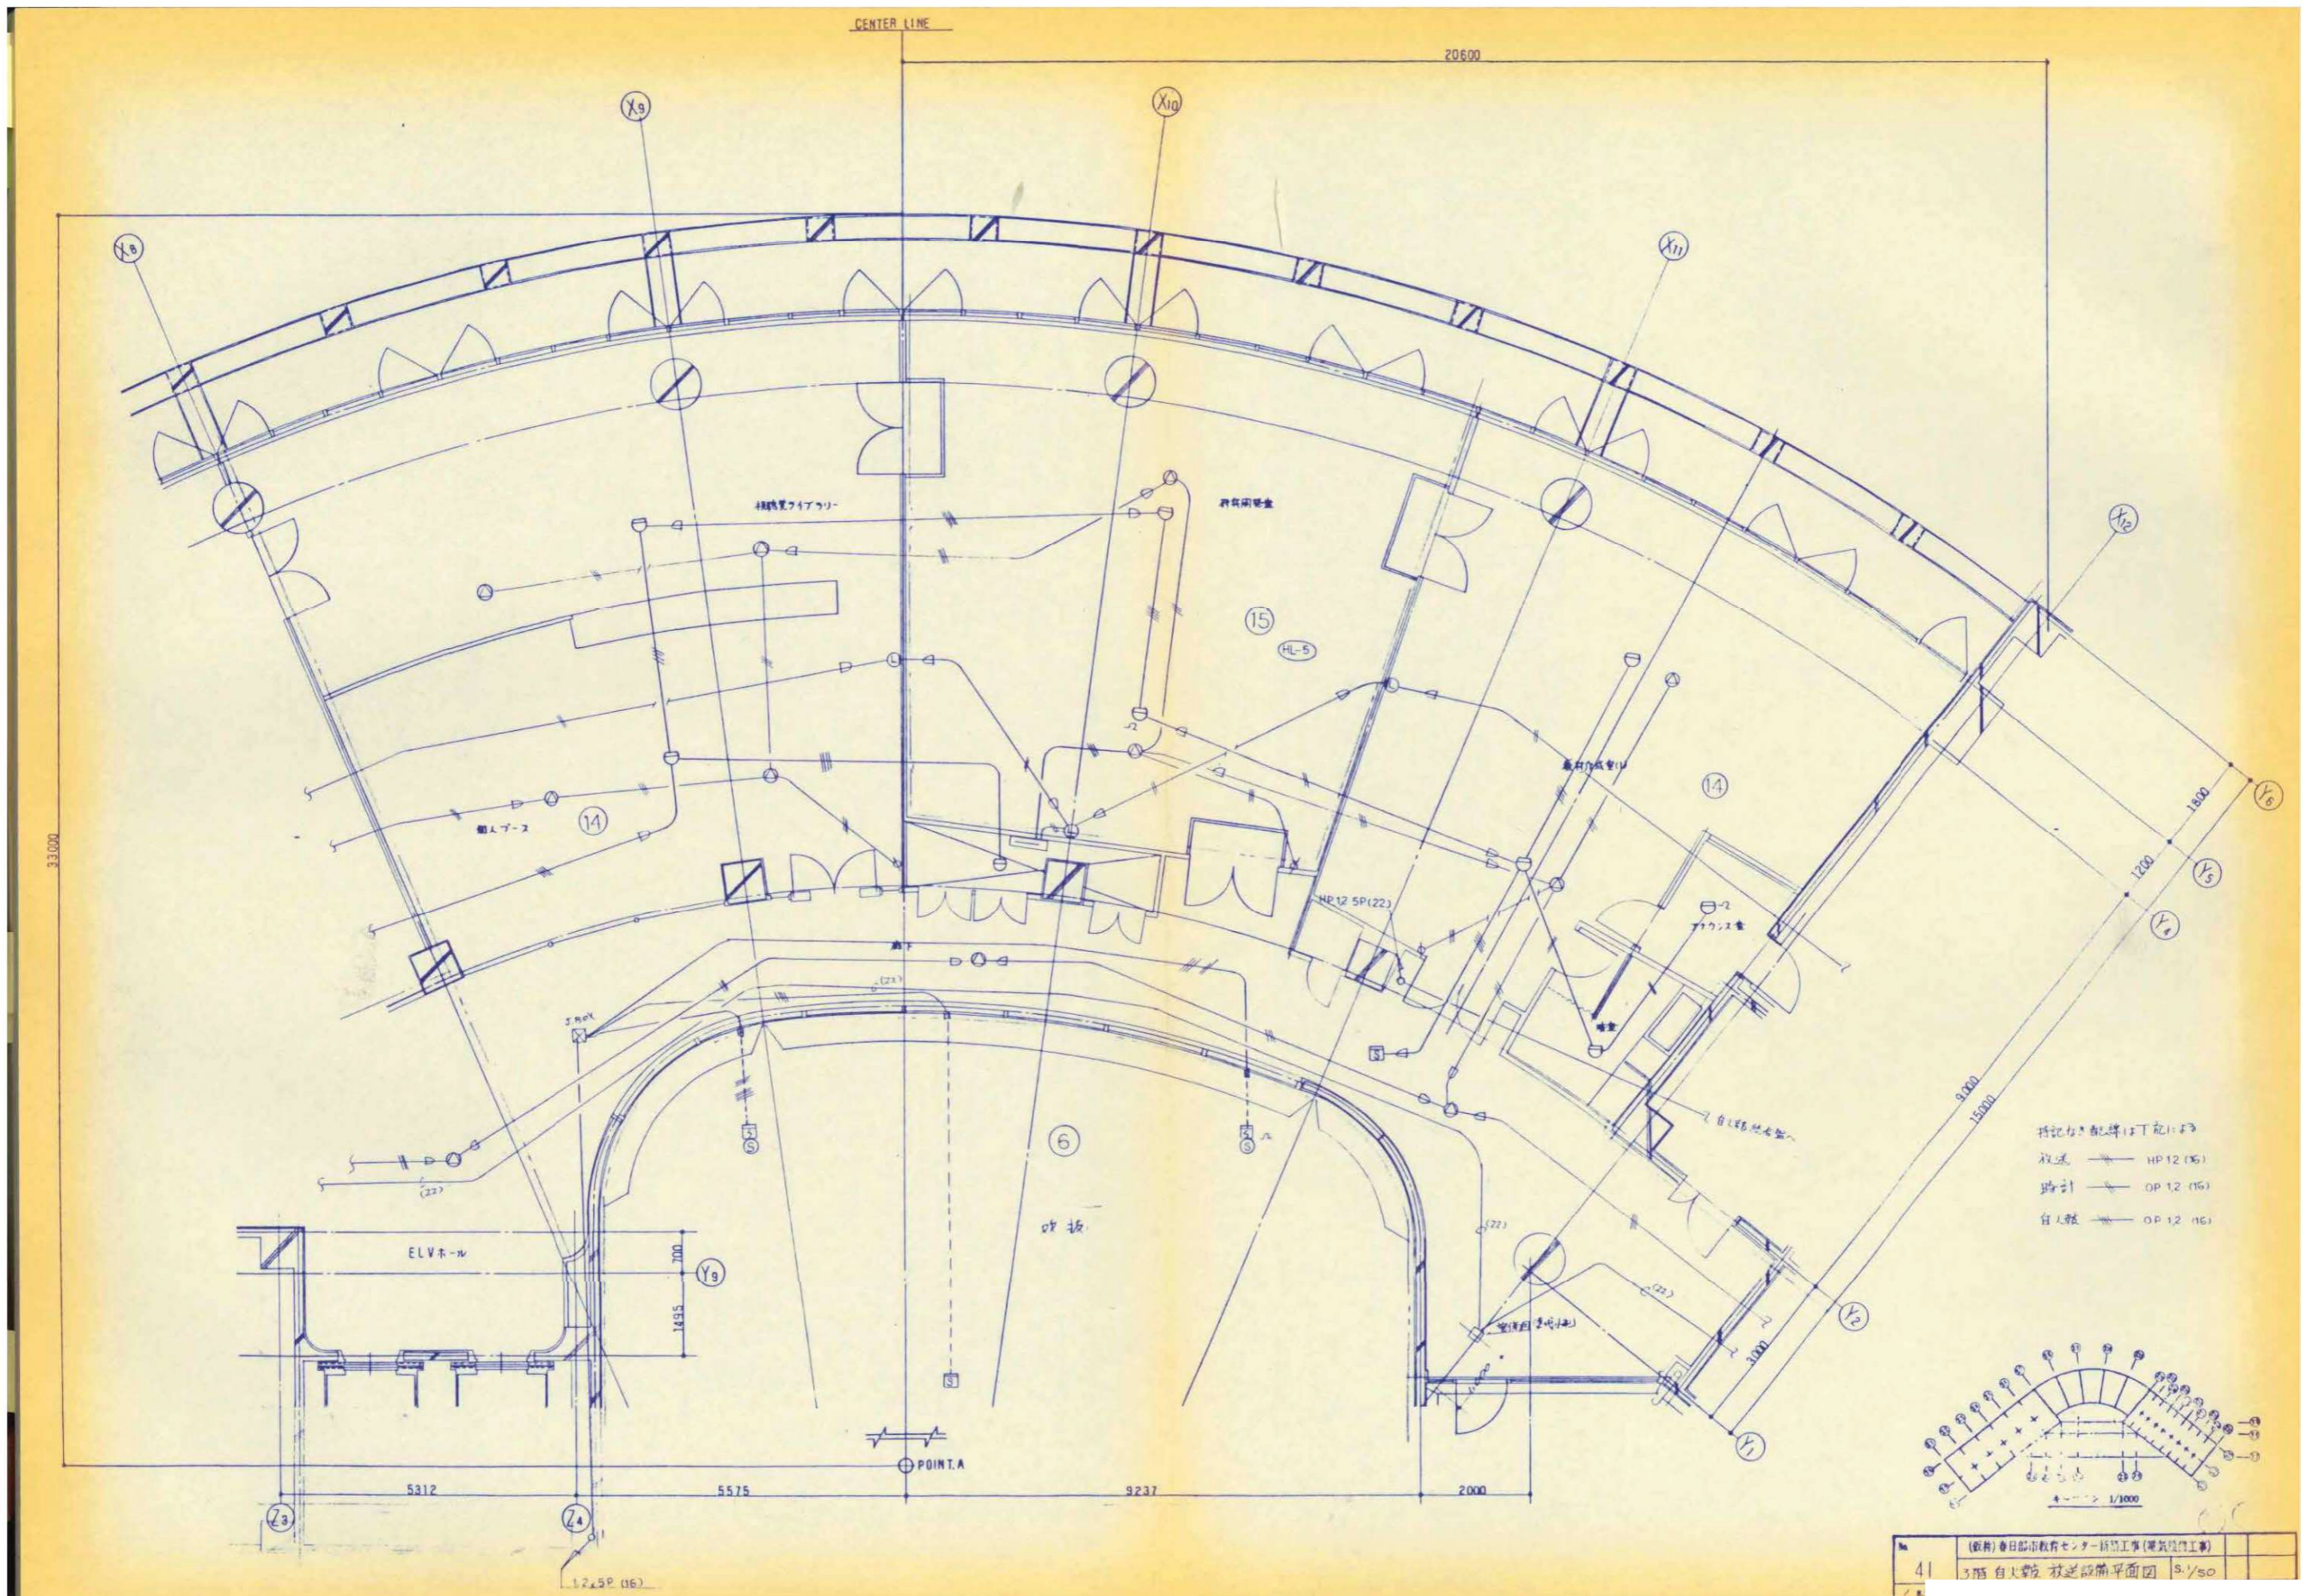

41	(仮称) 春日部市教育センター新築工事(電気設備工事)		
	3階 自入線 放送設備平面図	S.1/50	

縮尺	工事名称	図名	図面番号
A1 N.S A3 N.S	(仮称) かつかべひがし交流センター整備工事	撤去 自動火災報知・放送設備 3階平面詳細図(2) (改修前)	EK-70