

| 縮尺 | 工事名称 | 図名 | 図面番号 |
|------------------|------------------------|---------------------------------|-------|
| A1 N.S A3 N.S | (仮称) かすかべひがし交流センター整備工事 | 撤去 動力・電気錠設備 3階平面詳細図(1) (改修前) | EK-72 |


春日部市

縮尺

工事名称


図名

図面番号

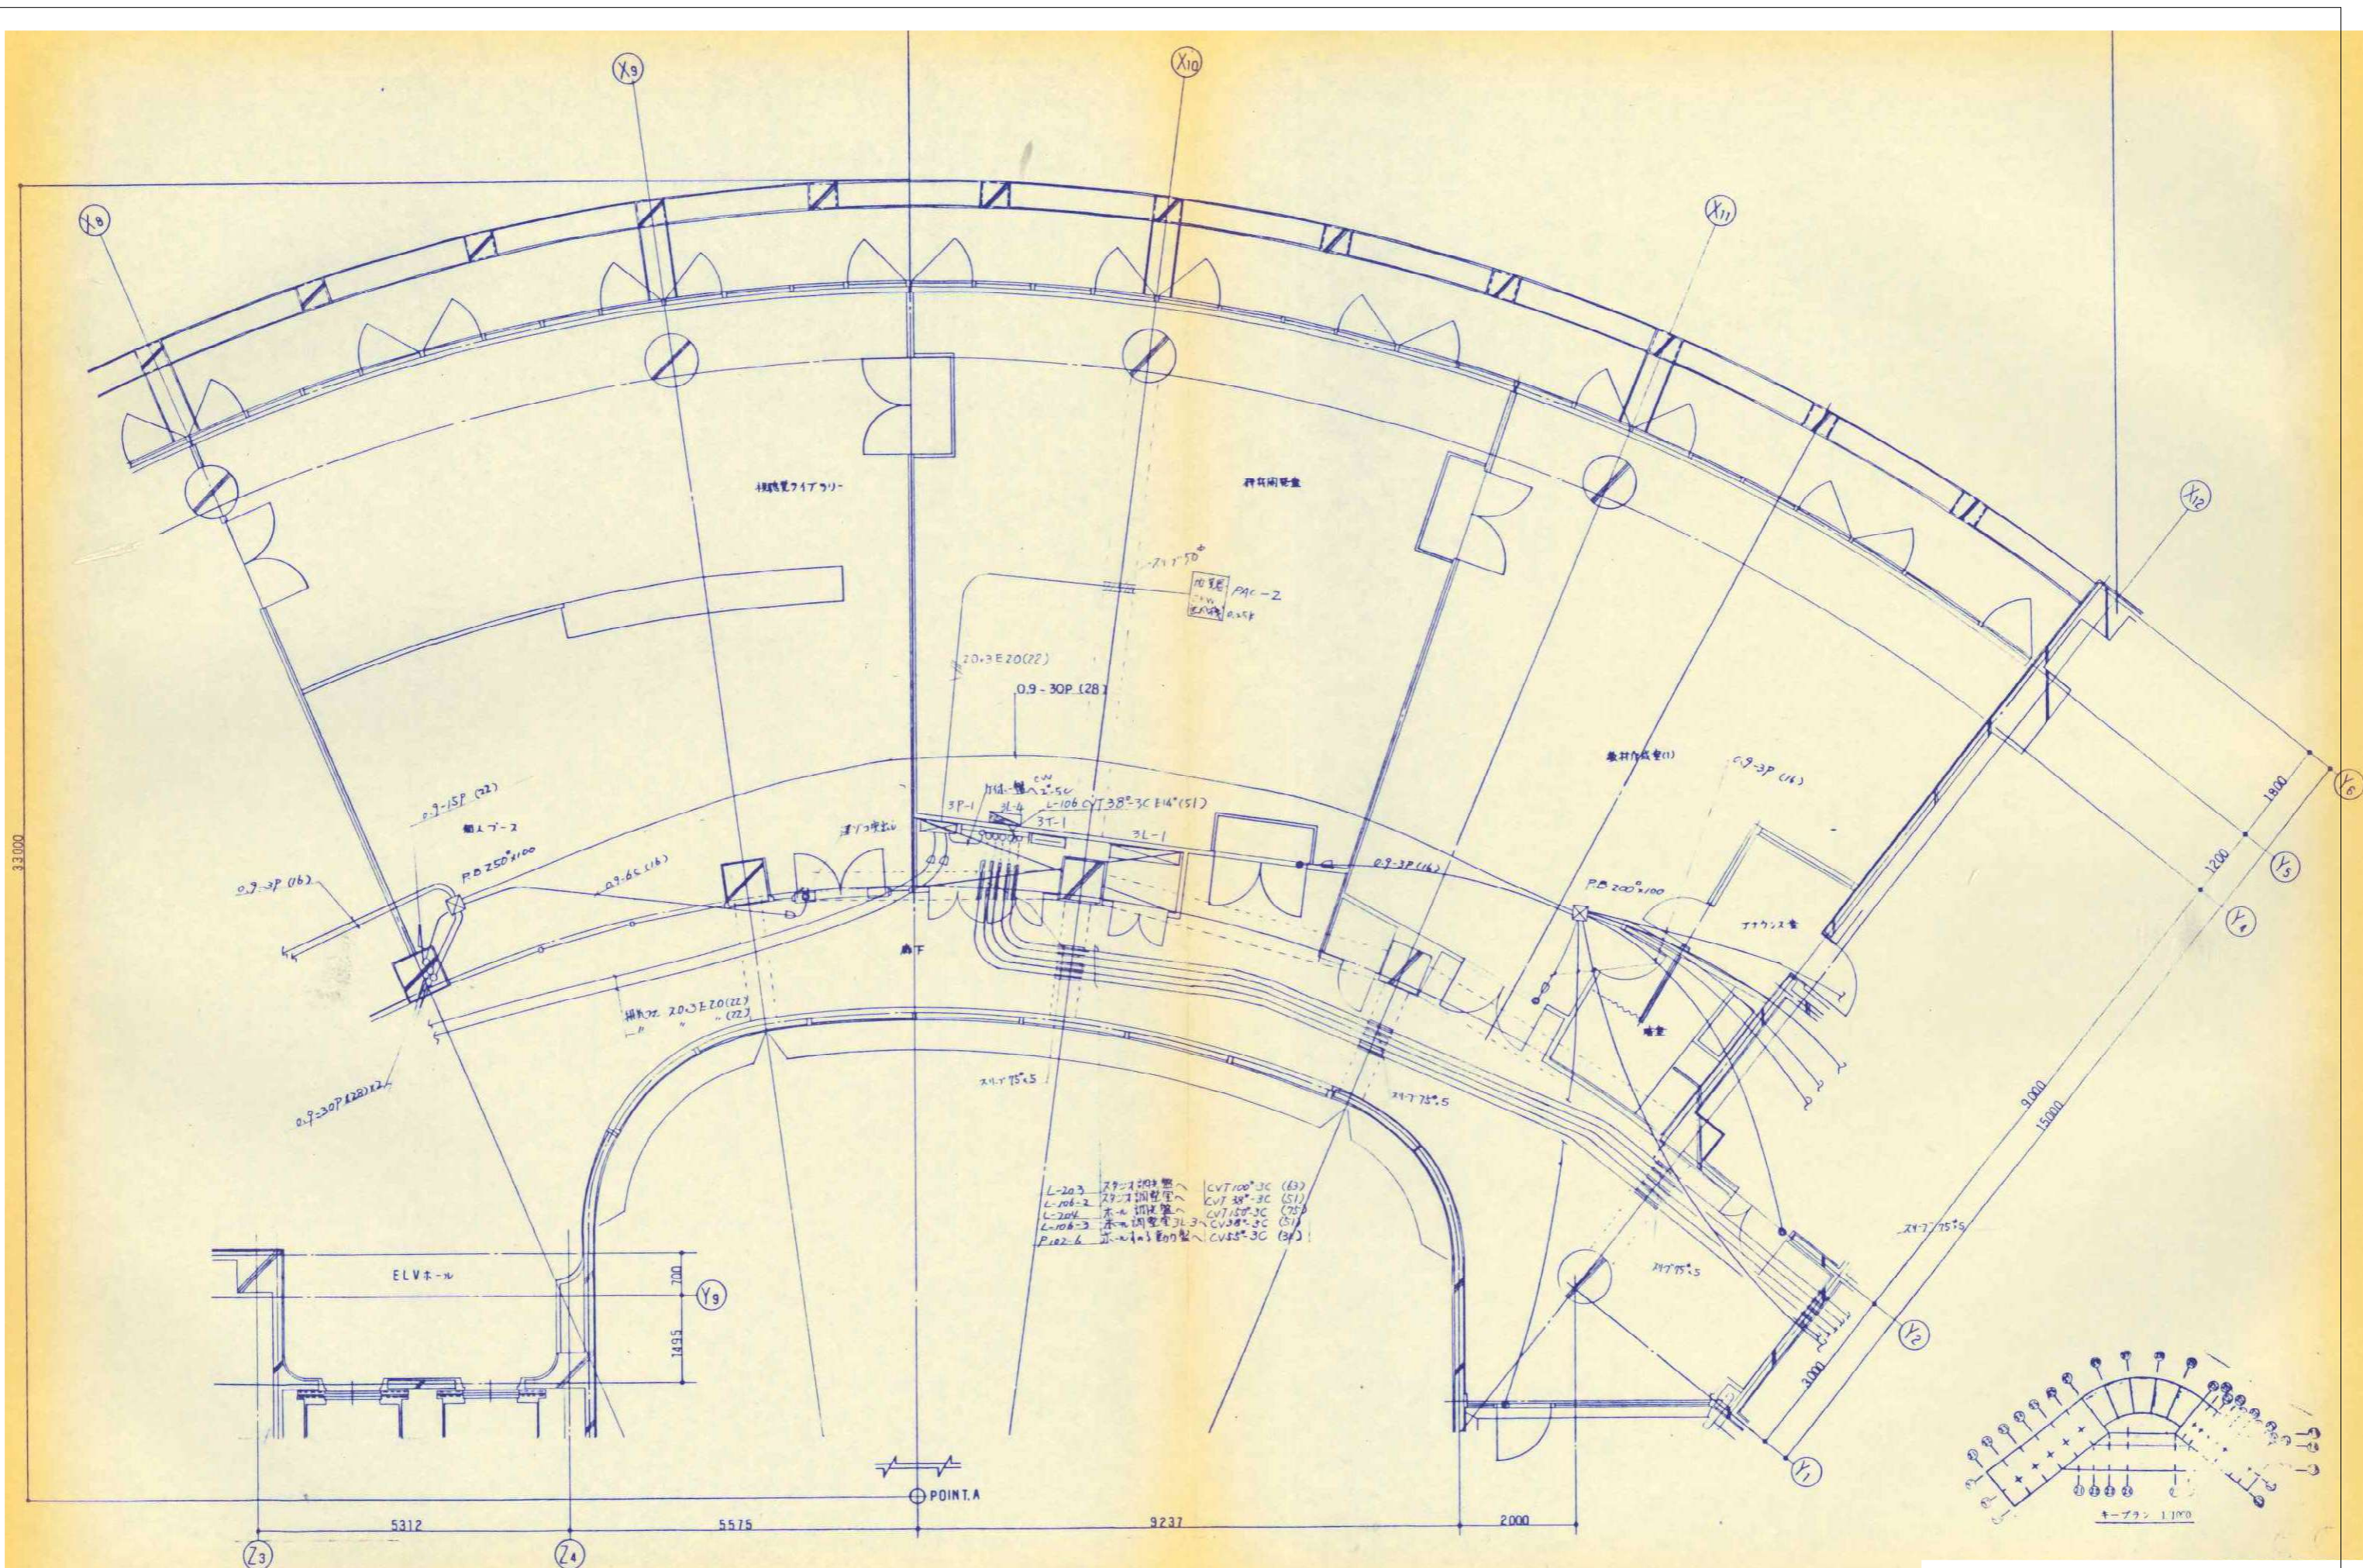


- L-203 スタンバイ電源へ CVT100³-3C (E3)
- L-106-2 スタンバイ電源へ CVT 38³-3C (S1)
- L-204 ホール用電源へ CVT150³-3C (2F)
- L-106-3 ホール用電源へ CVT38³-3C (S1)
- P102-6 非常用電源へ CVT55³-3C (B)

| 縮尺 | 工事名称 | 図名 | 図面番号 |
|------------------|------------------------|---------------------------------|-------|
| A1 N.S A3 N.S | (仮称) かすかべひがし交流センター整備工事 | 撤去 動力・電気錠設備 3階平面詳細図(2) (改修前) | EK-73 |

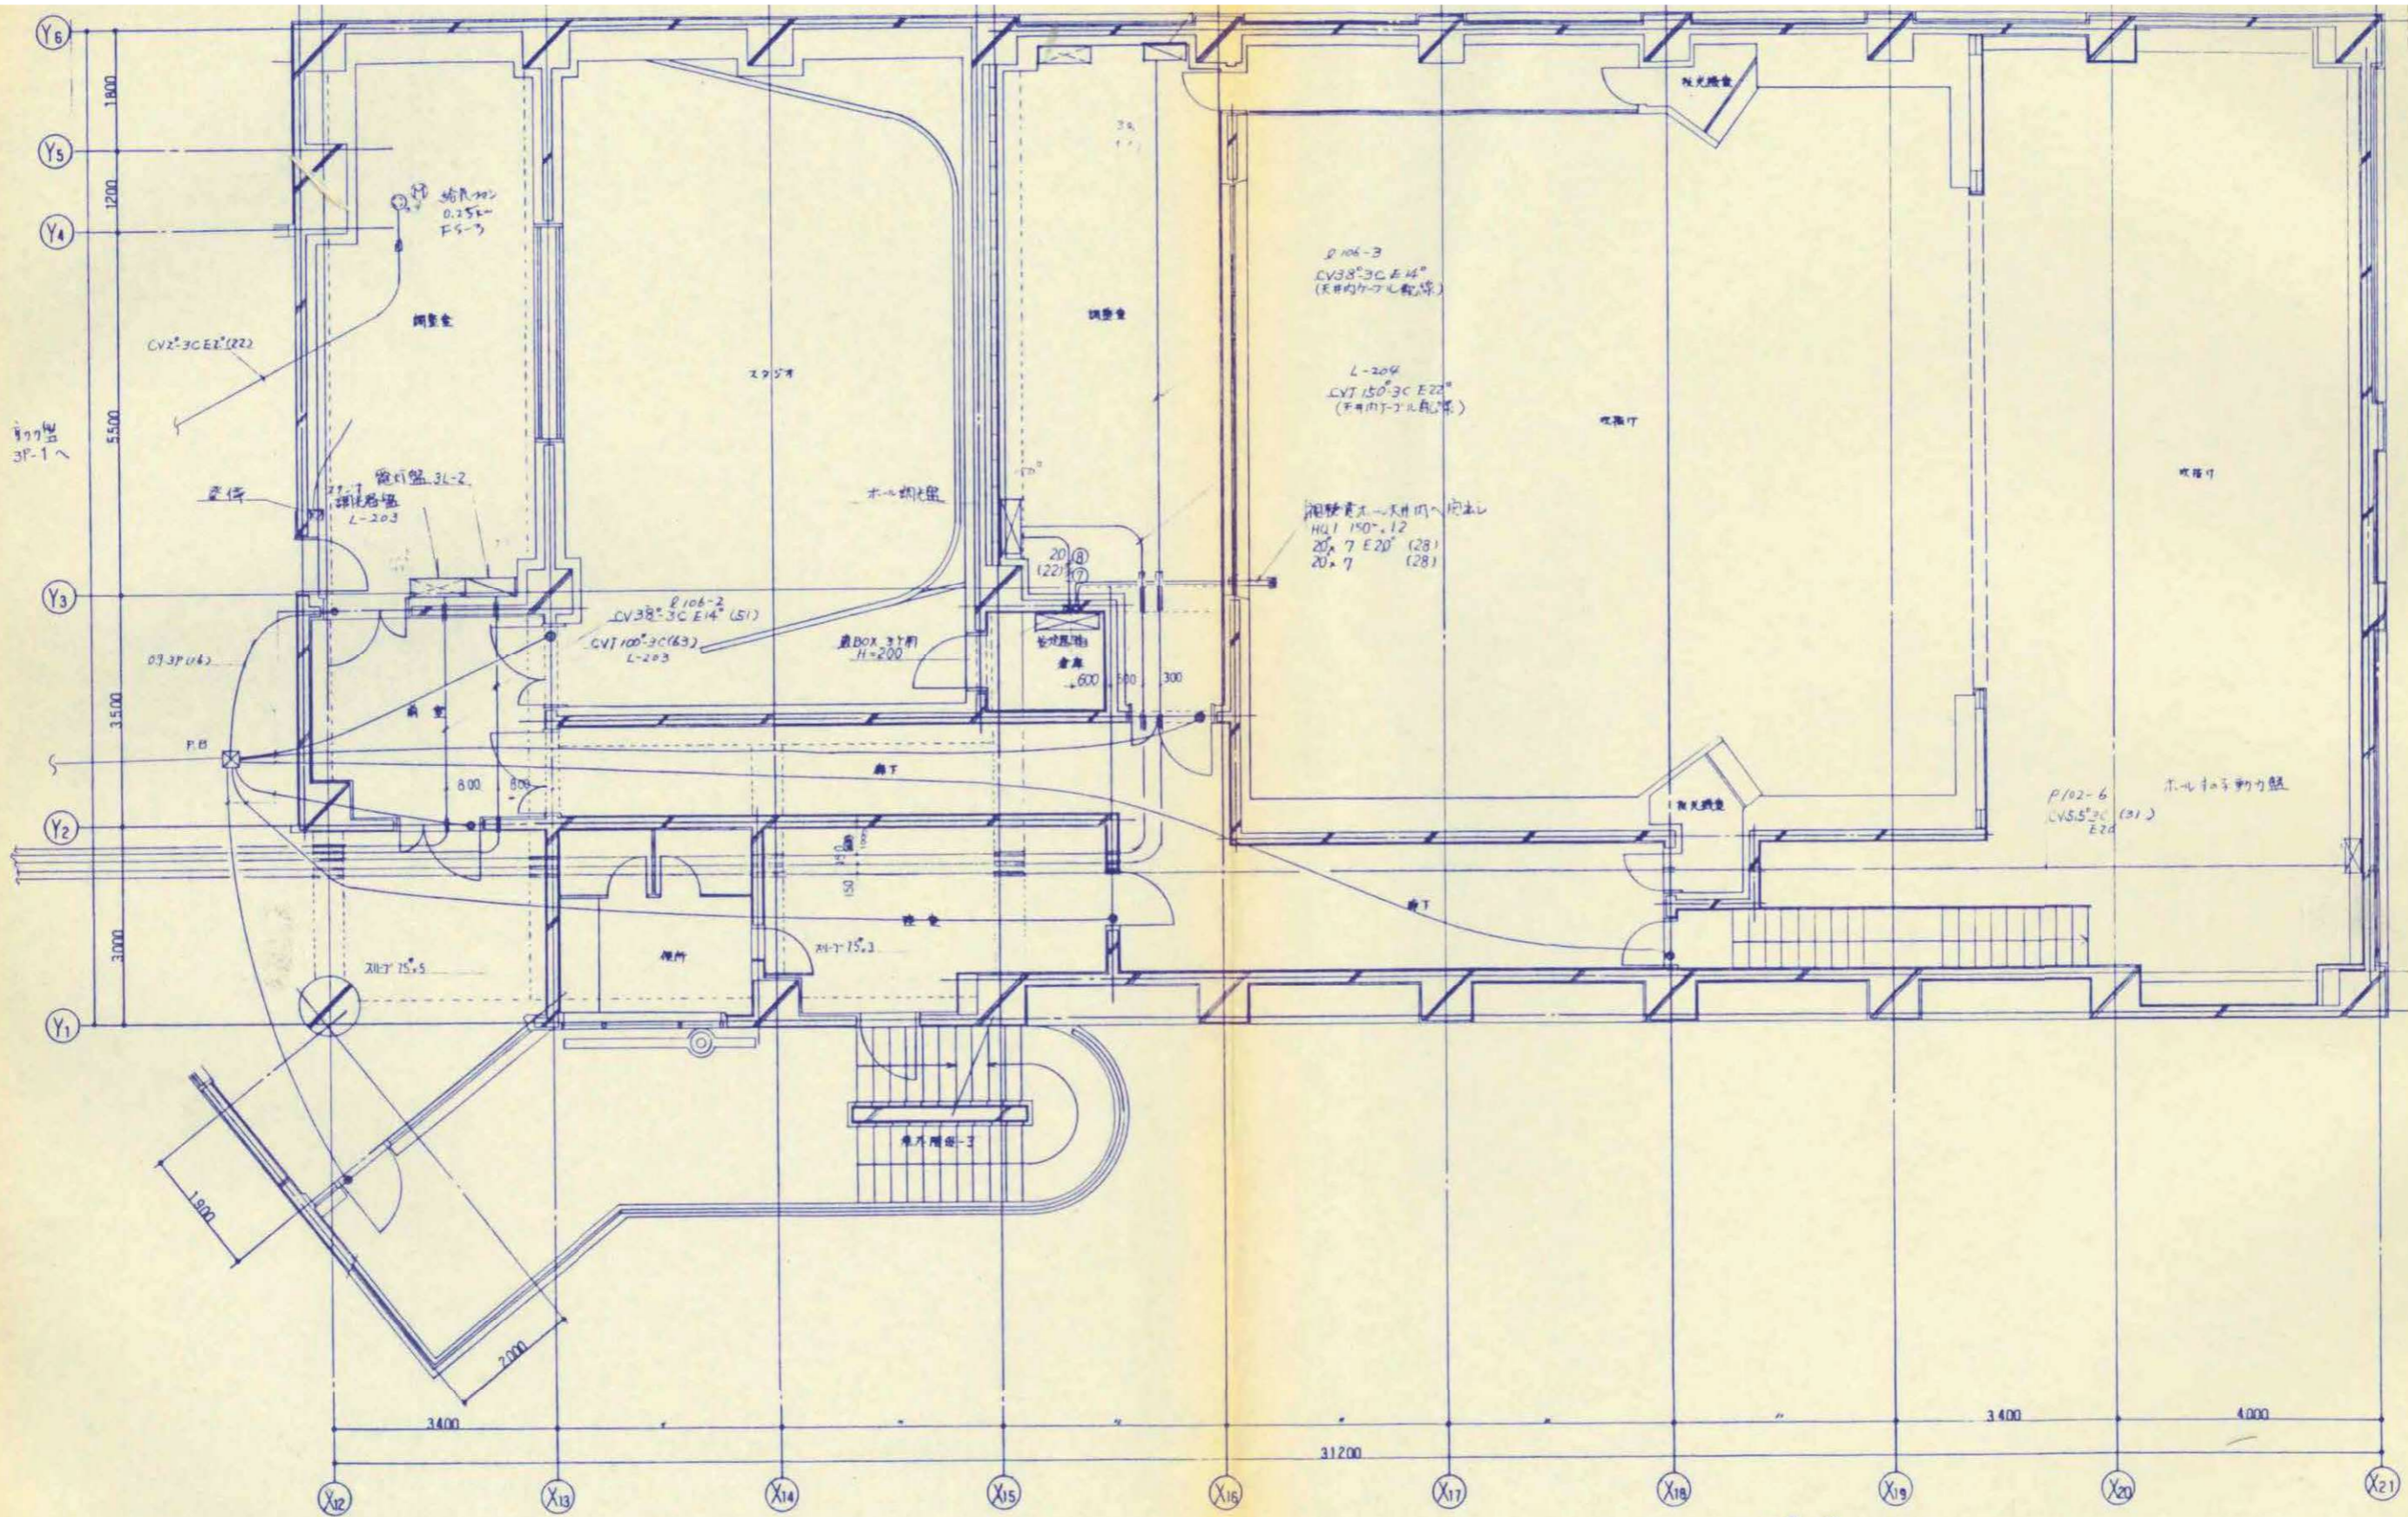

| | | | |
|--------|----------------------------|---------|----|
| No. 45 | (仮称)春日部市教育センター新築工事(電気設備工事) | | |
| | 3F電力・電気設備平面図 | S. 1/50 | |
| | 三井建設株式会社 | 東京建設支店 | 用出 |


| | | | | | |
|--|------|------------------------|-------------------------------|--------------------------------------|---------------|
| | 春日部市 | 縮尺 A1 N.S A3 N.S | 工事名称 (仮称)かすかべひがし交流センター整備工事 | 図名 撤去 動力・電気設備 3階平面詳細図(3) (改修前) | 図面番号 EK-74 |
|--|------|------------------------|-------------------------------|--------------------------------------|---------------|

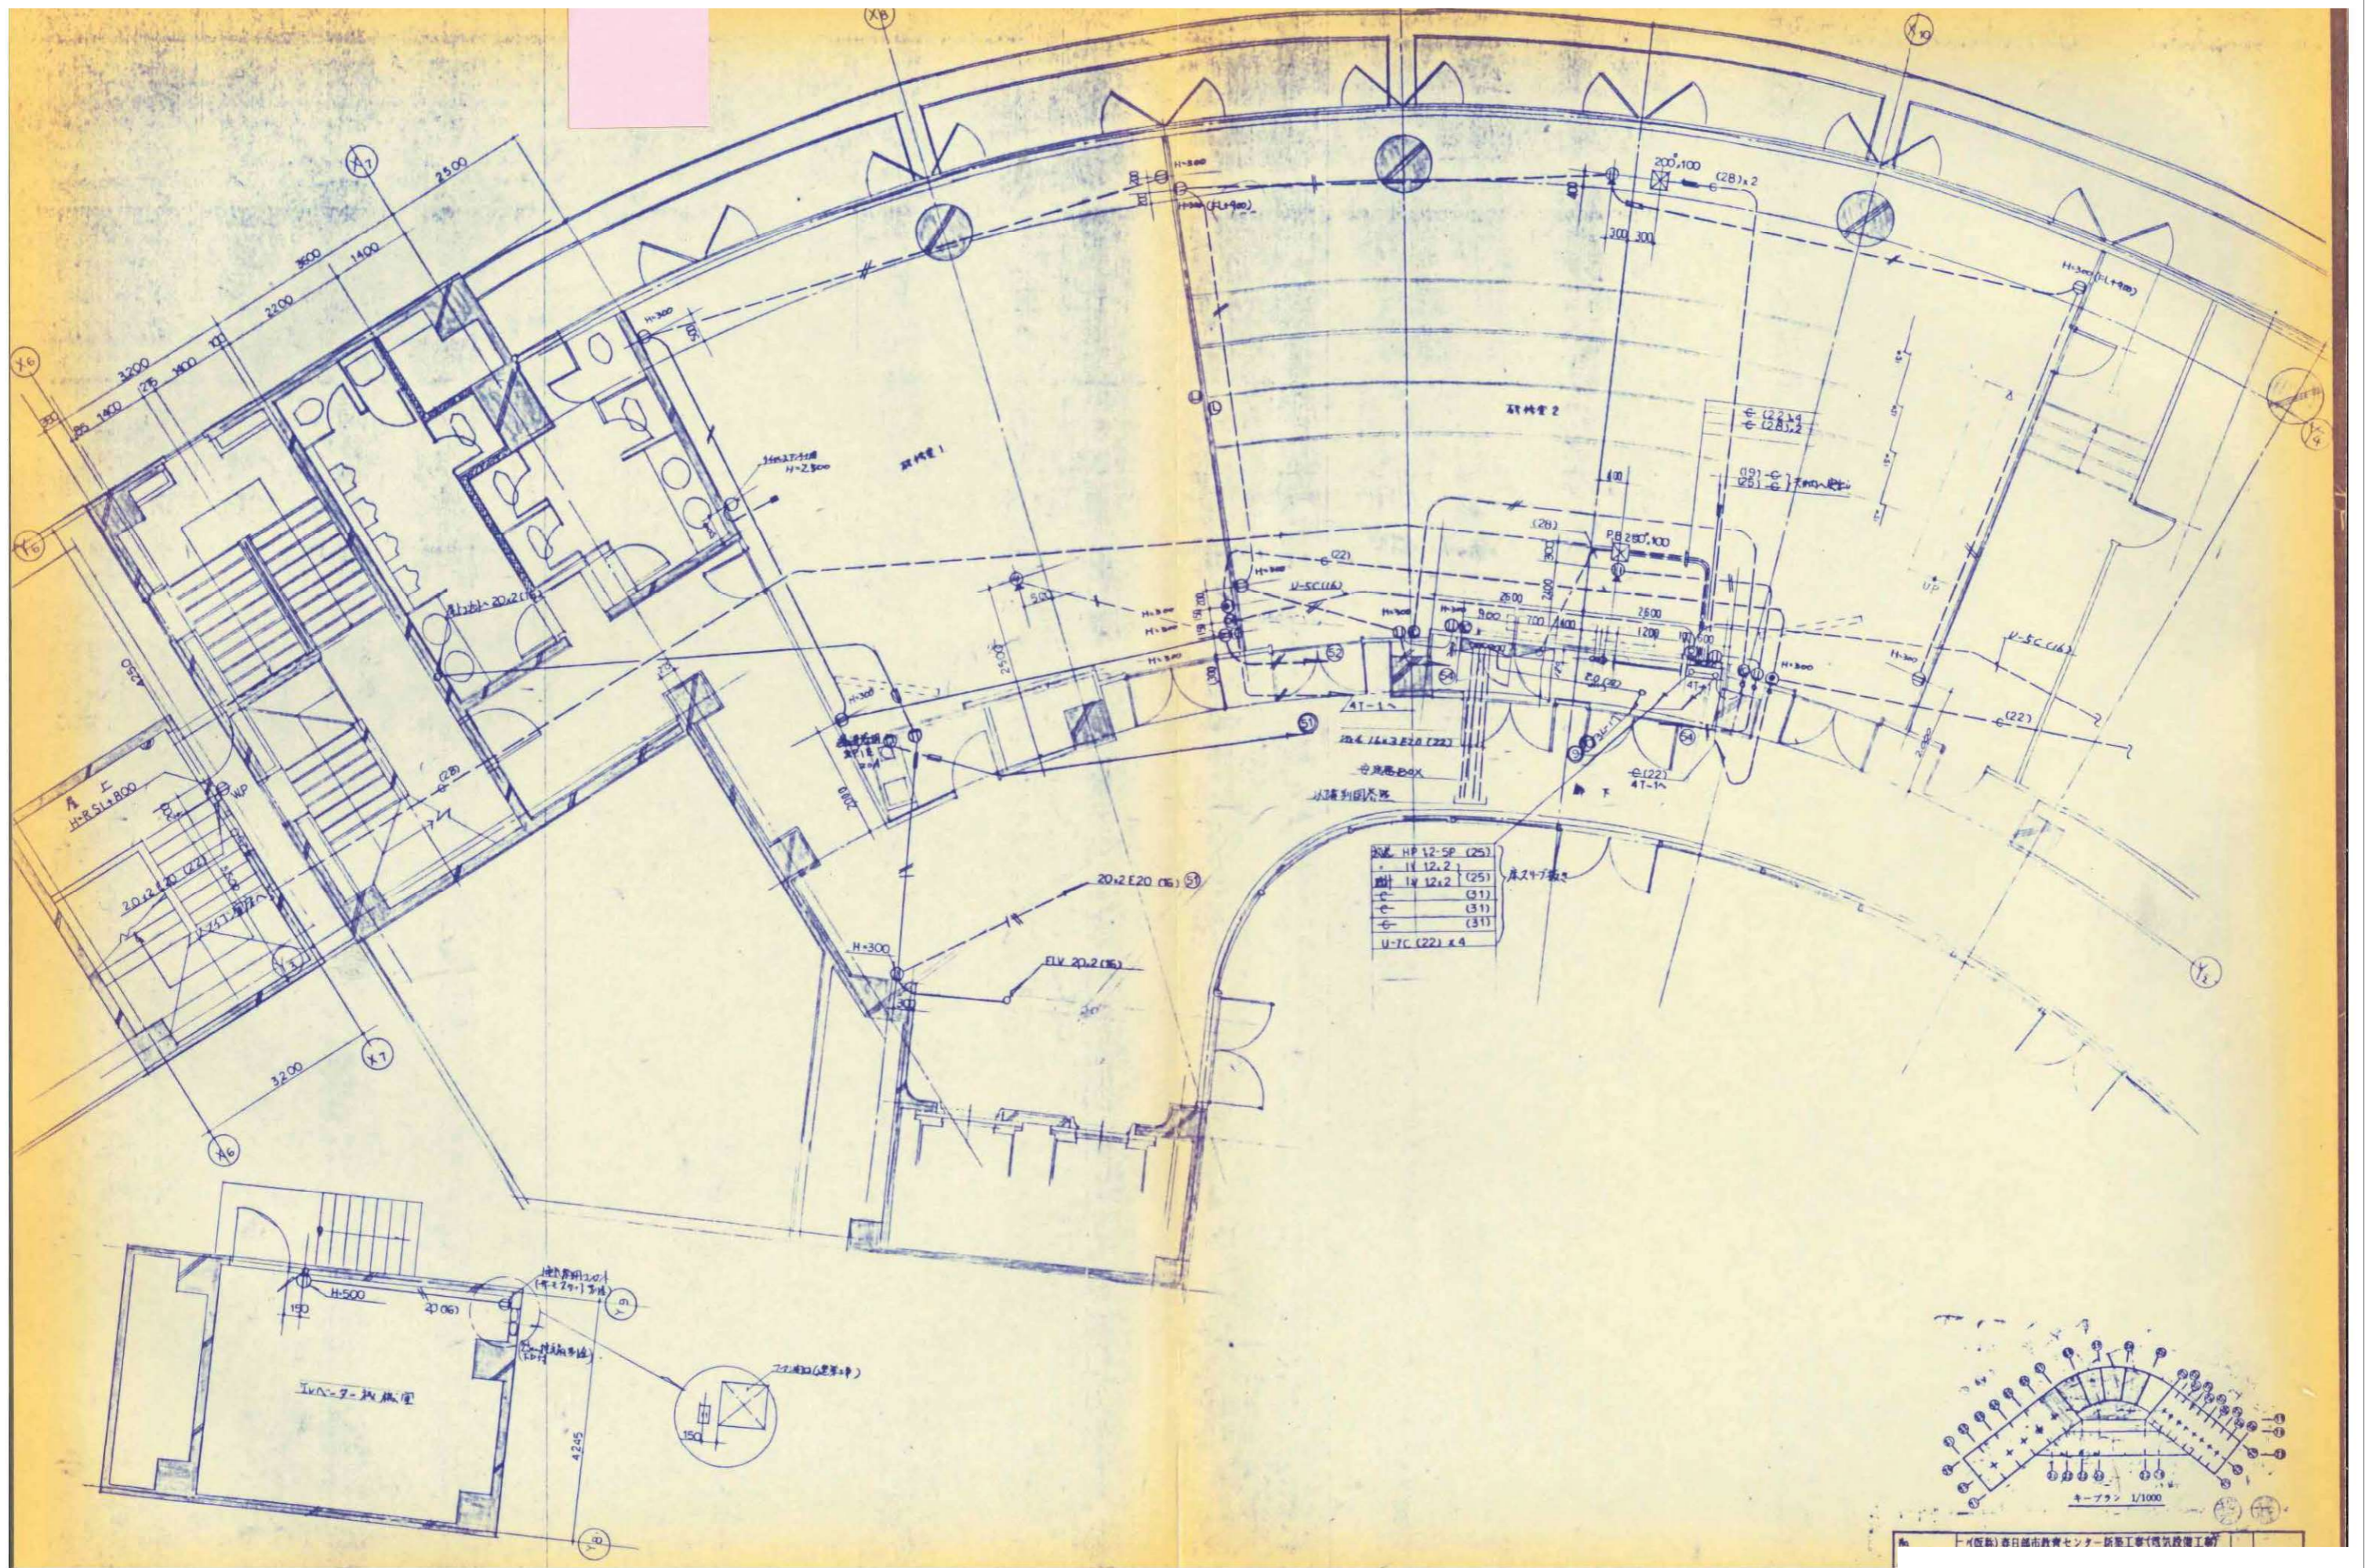


| | |
|-----|----------------|
| 板風筒 | HP 12-5P (25) |
| 配線 | 14 12.2.1 (25) |
| 配線 | 14 12.2.2 (25) |
| 配線 | (31) |
| 配線 | (31) |
| 配線 | (31) |
| 配線 | U-7C (22) x 4 |

（仮称）春日部市教育センター新築工事（電気設備工事）


| 縮尺 | 工事名称 | 図名 | 図面番号 |
|------------------|-------------------------------|---------------------------------------|-------|
| A1 N.S A3 N.S | 春日部市 （仮称）かすかべひがし交流センター整備工事 | 撤去 コンセント・電話・テレビ設備 4階平面詳細図(1) (改修前) | EK-75 |

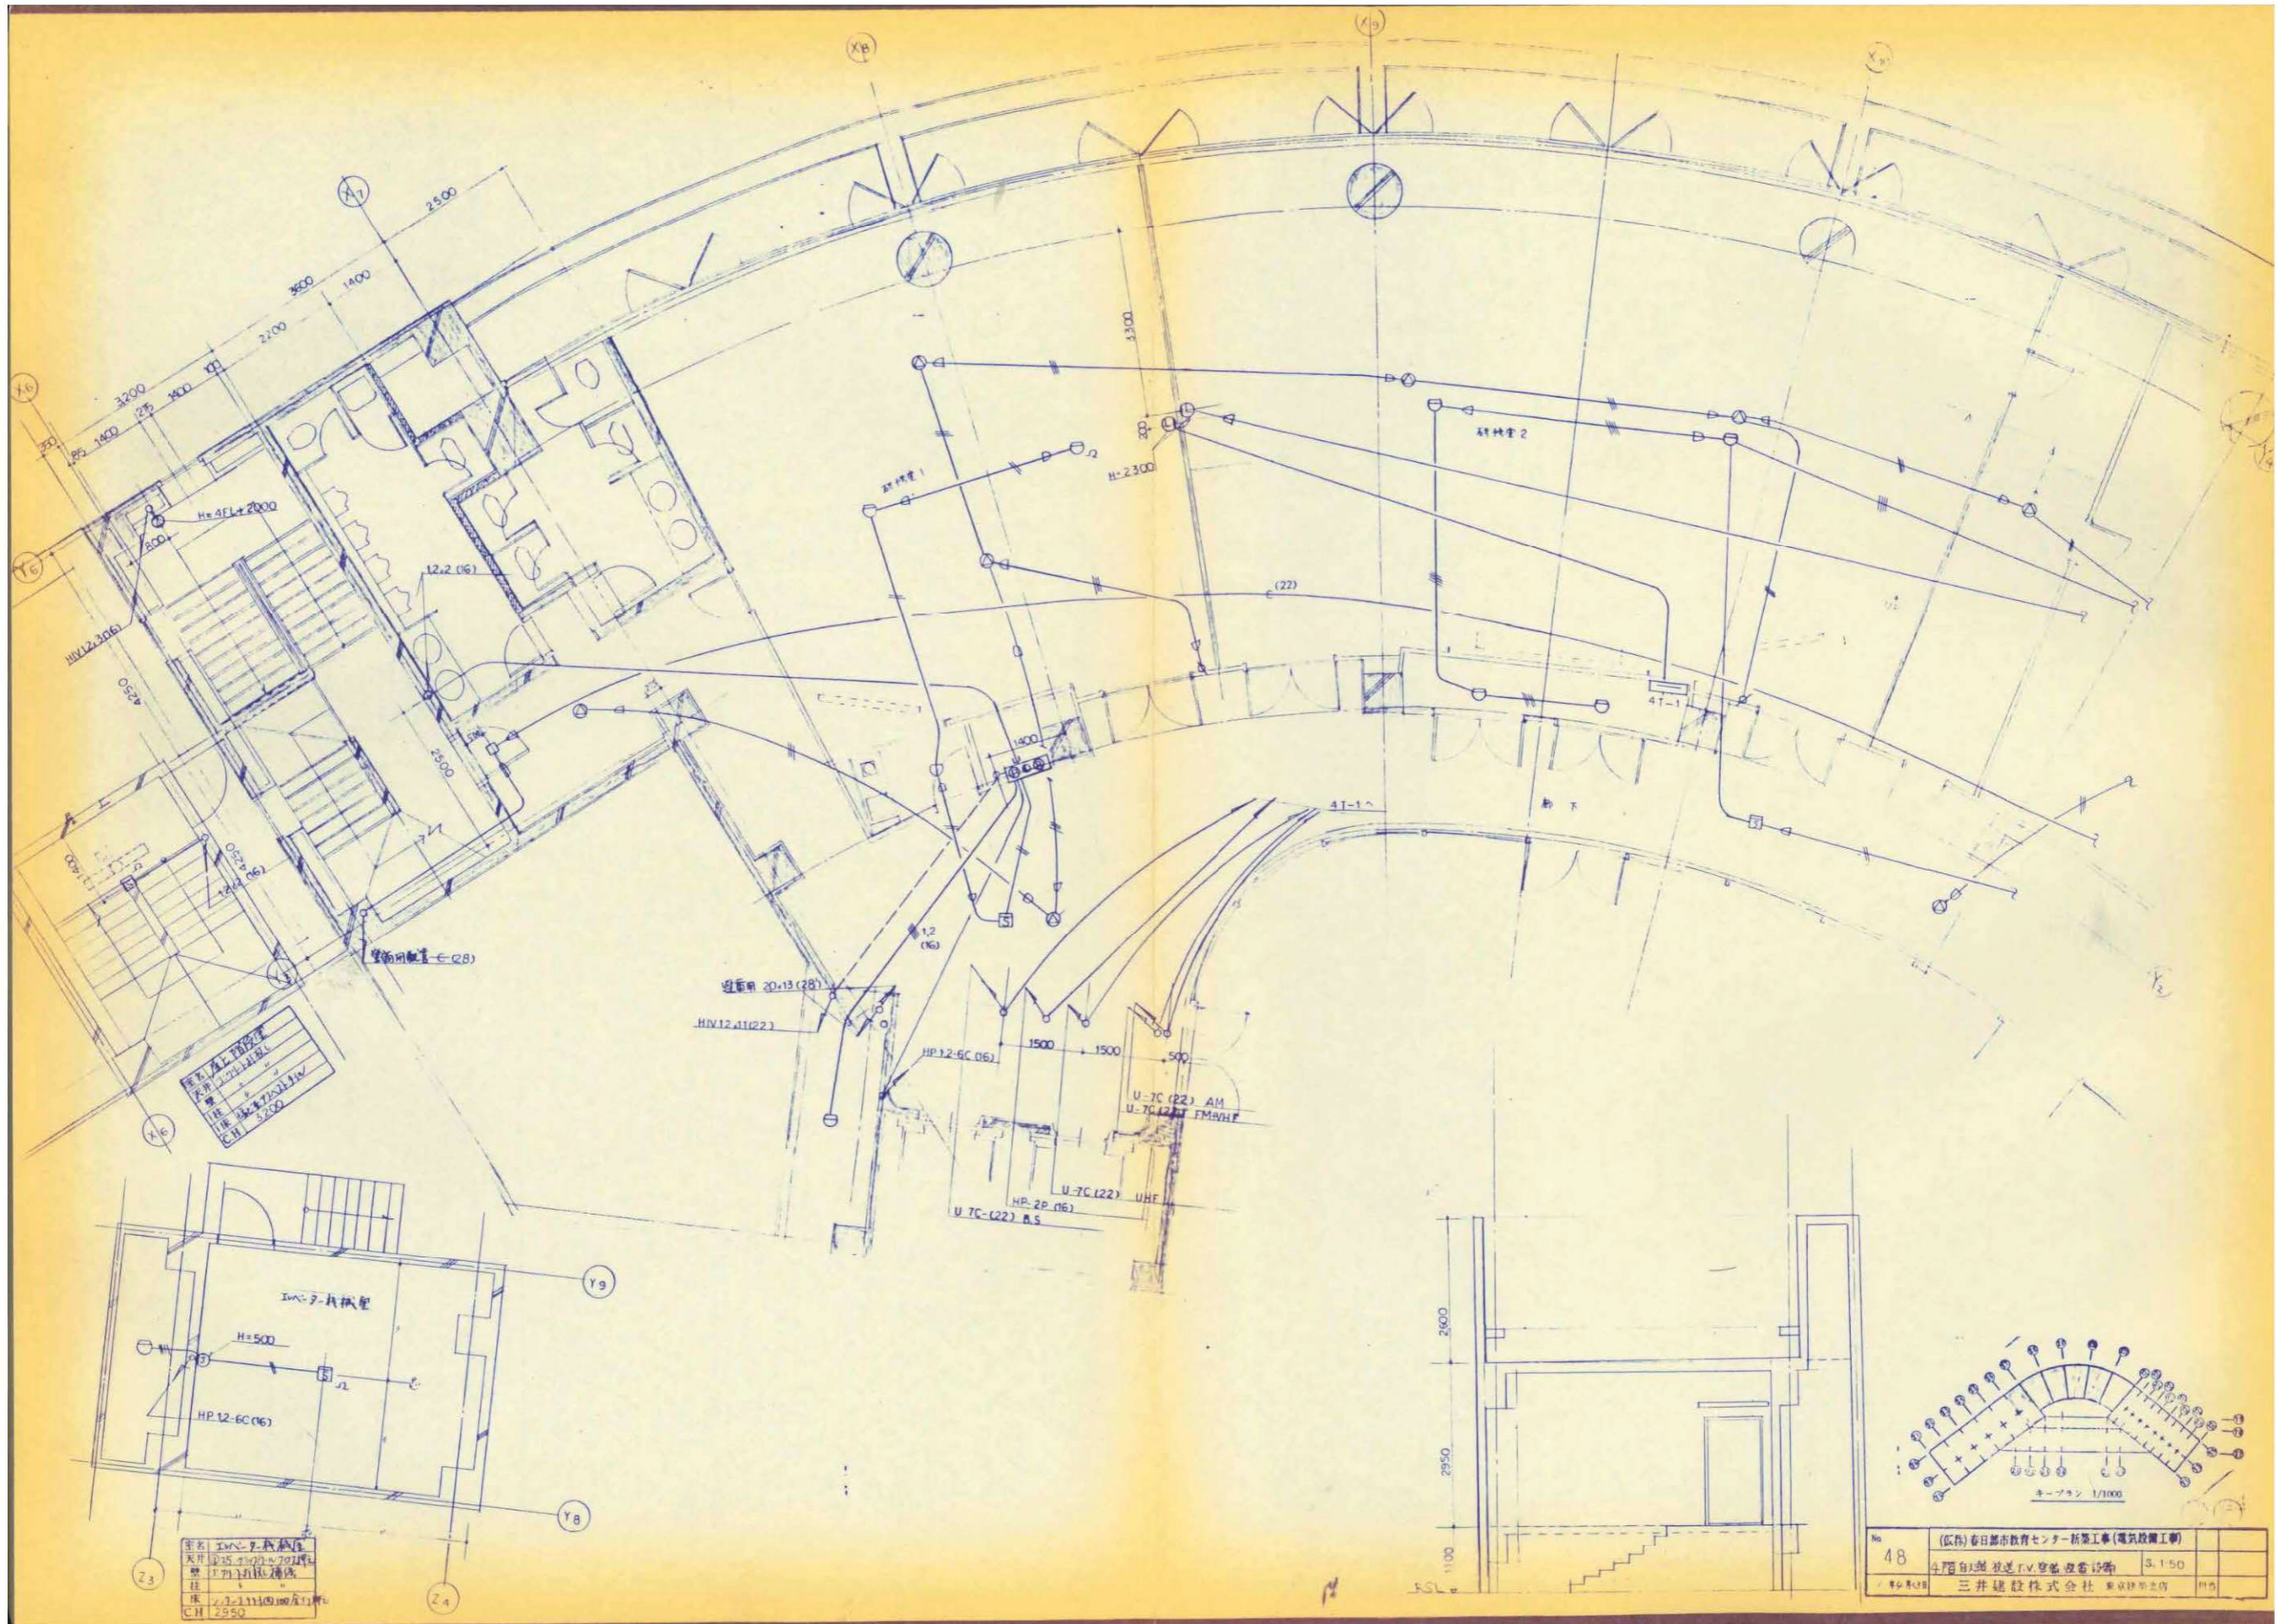

| 縮尺 | 工事名称 | 図名 | 図面番号 |
|------------------|-----------------------|------------------------------------------|-------|
| A1 N.S A3 N.S | (仮称)かすかべひがし交流センター整備工事 | 撤去 自火報・放送・テレビ・警備・ 避雷針設備 4階平面詳細図 (改修前) | EK-77 |

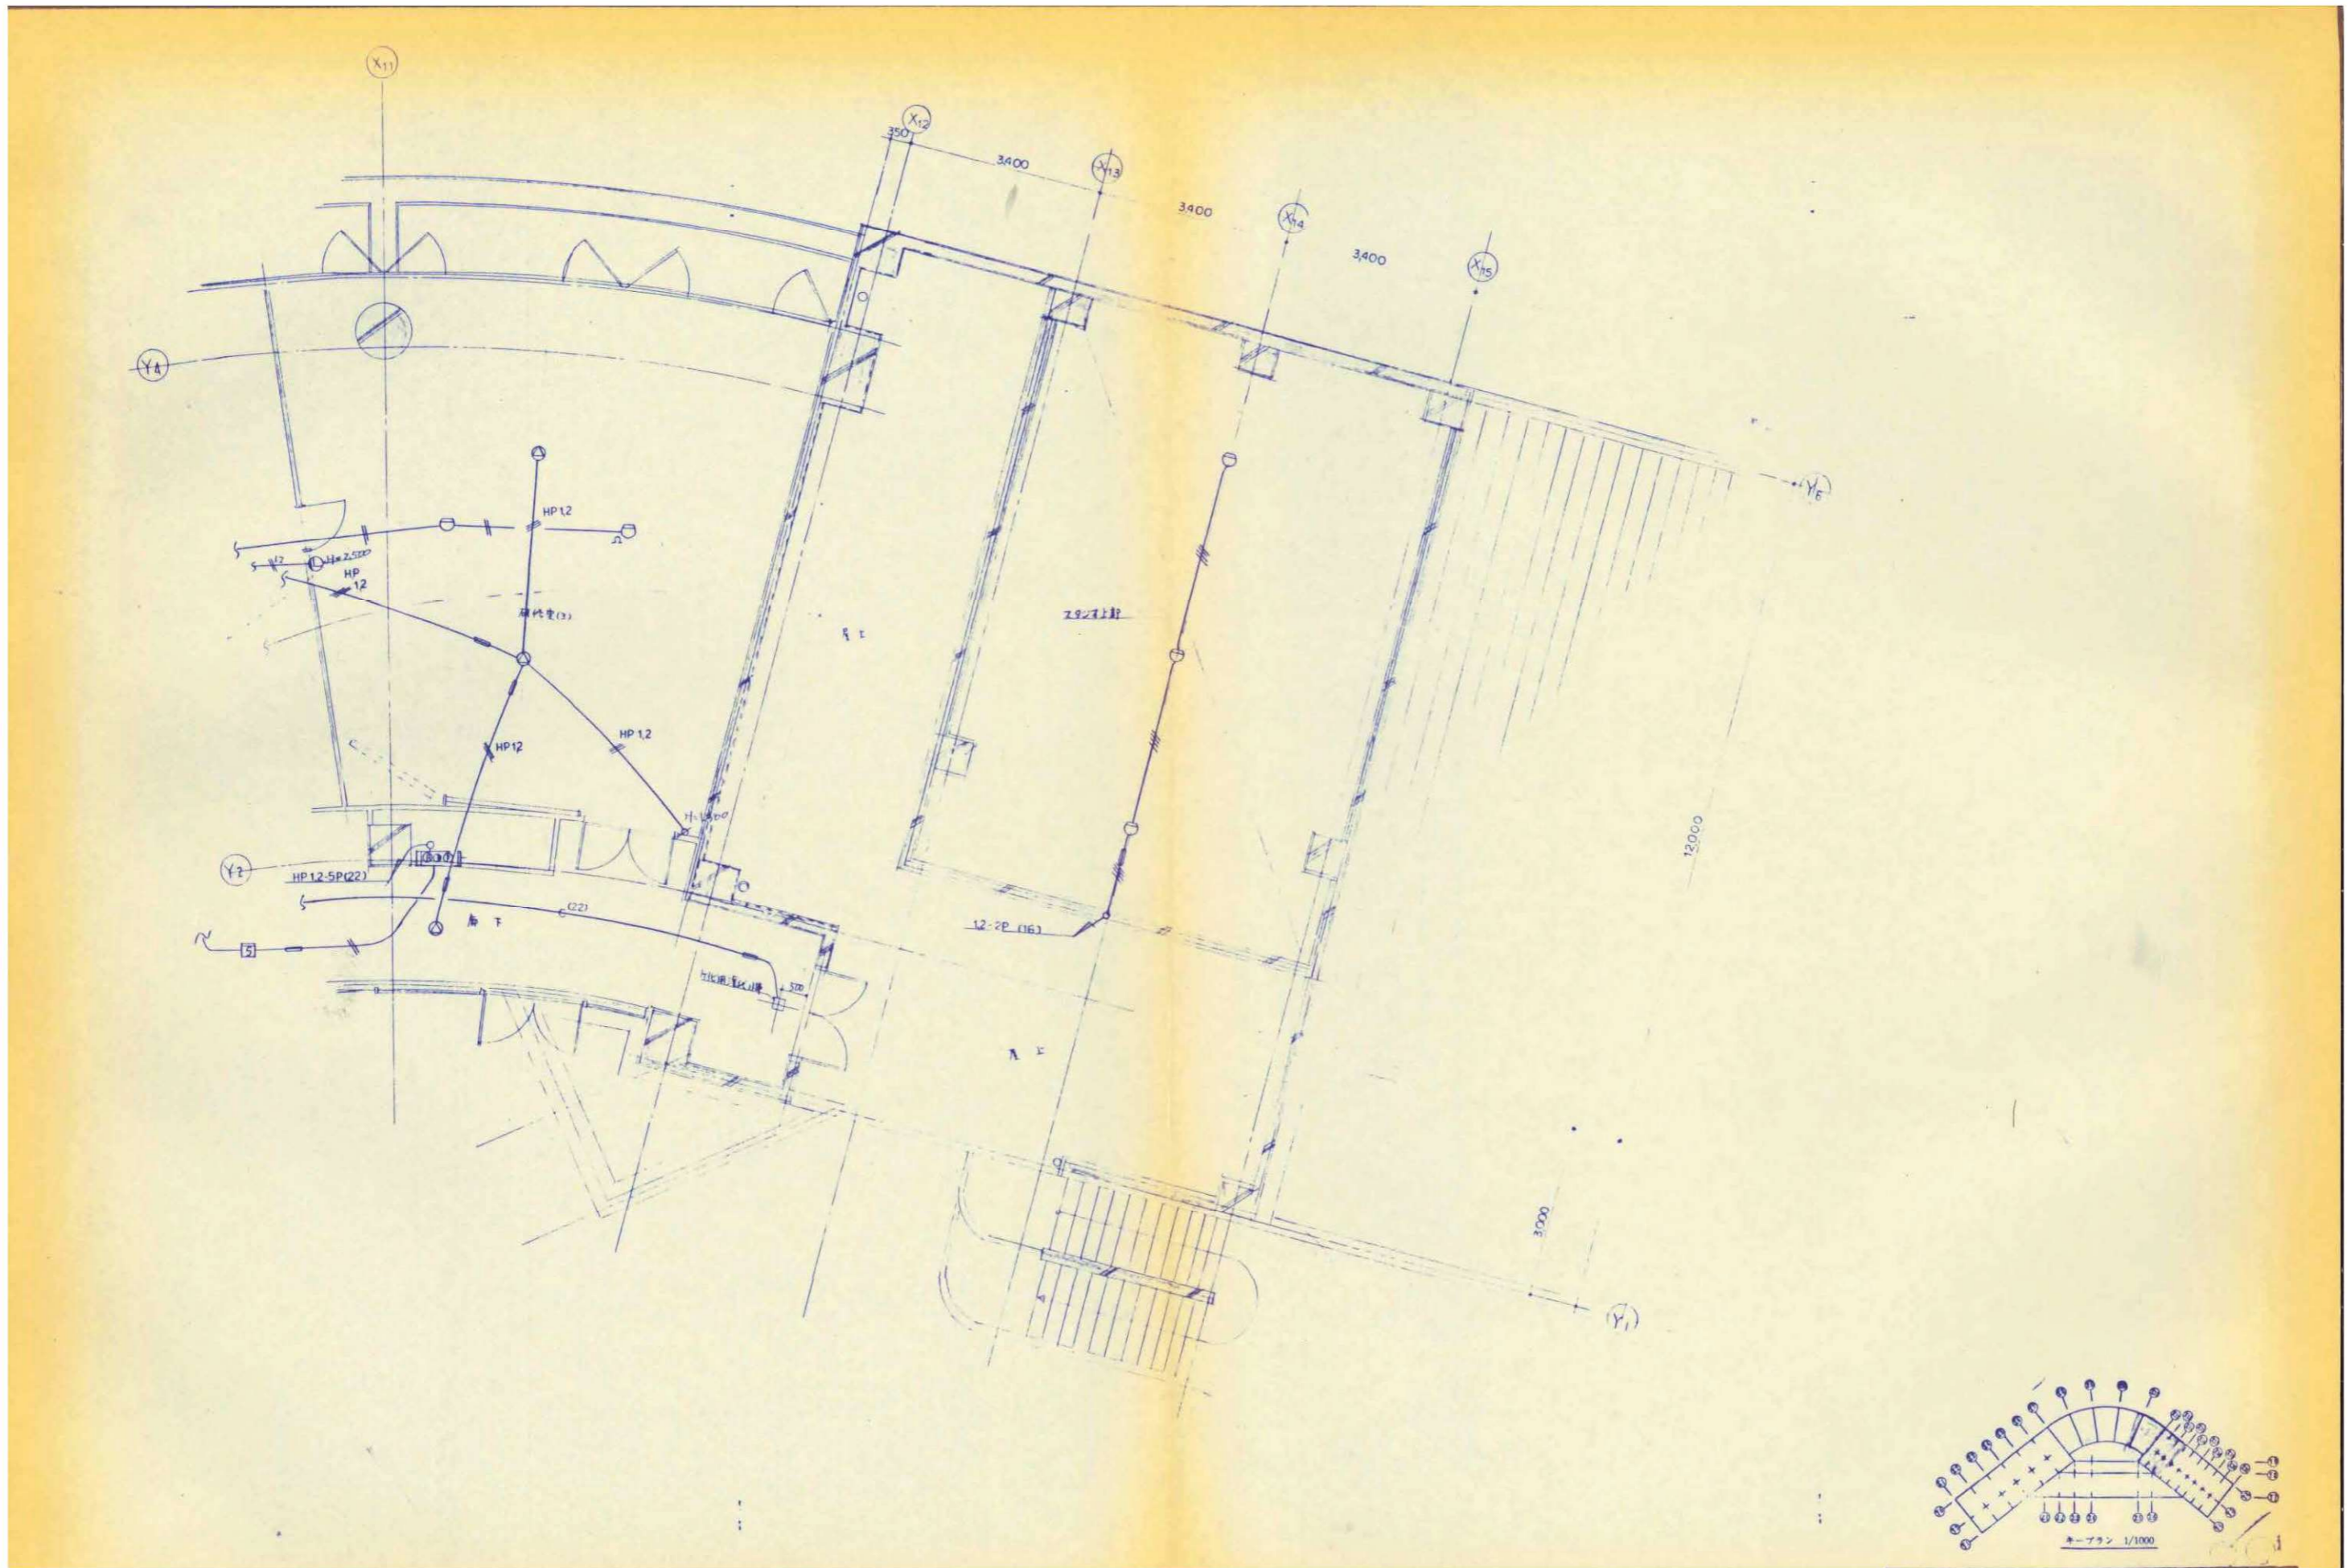


| 縮尺 | 工事名称 | 図名 | 図面番号 |
|------------------|------------------------|------------------------------------|-------|
| A1 N.S A3 N.S | (仮称) かすかべひがし交流センター整備工事 | 撤去 自動火災報知・時計・放送設備 4階平面詳細図 (改修前) | EK-78 |

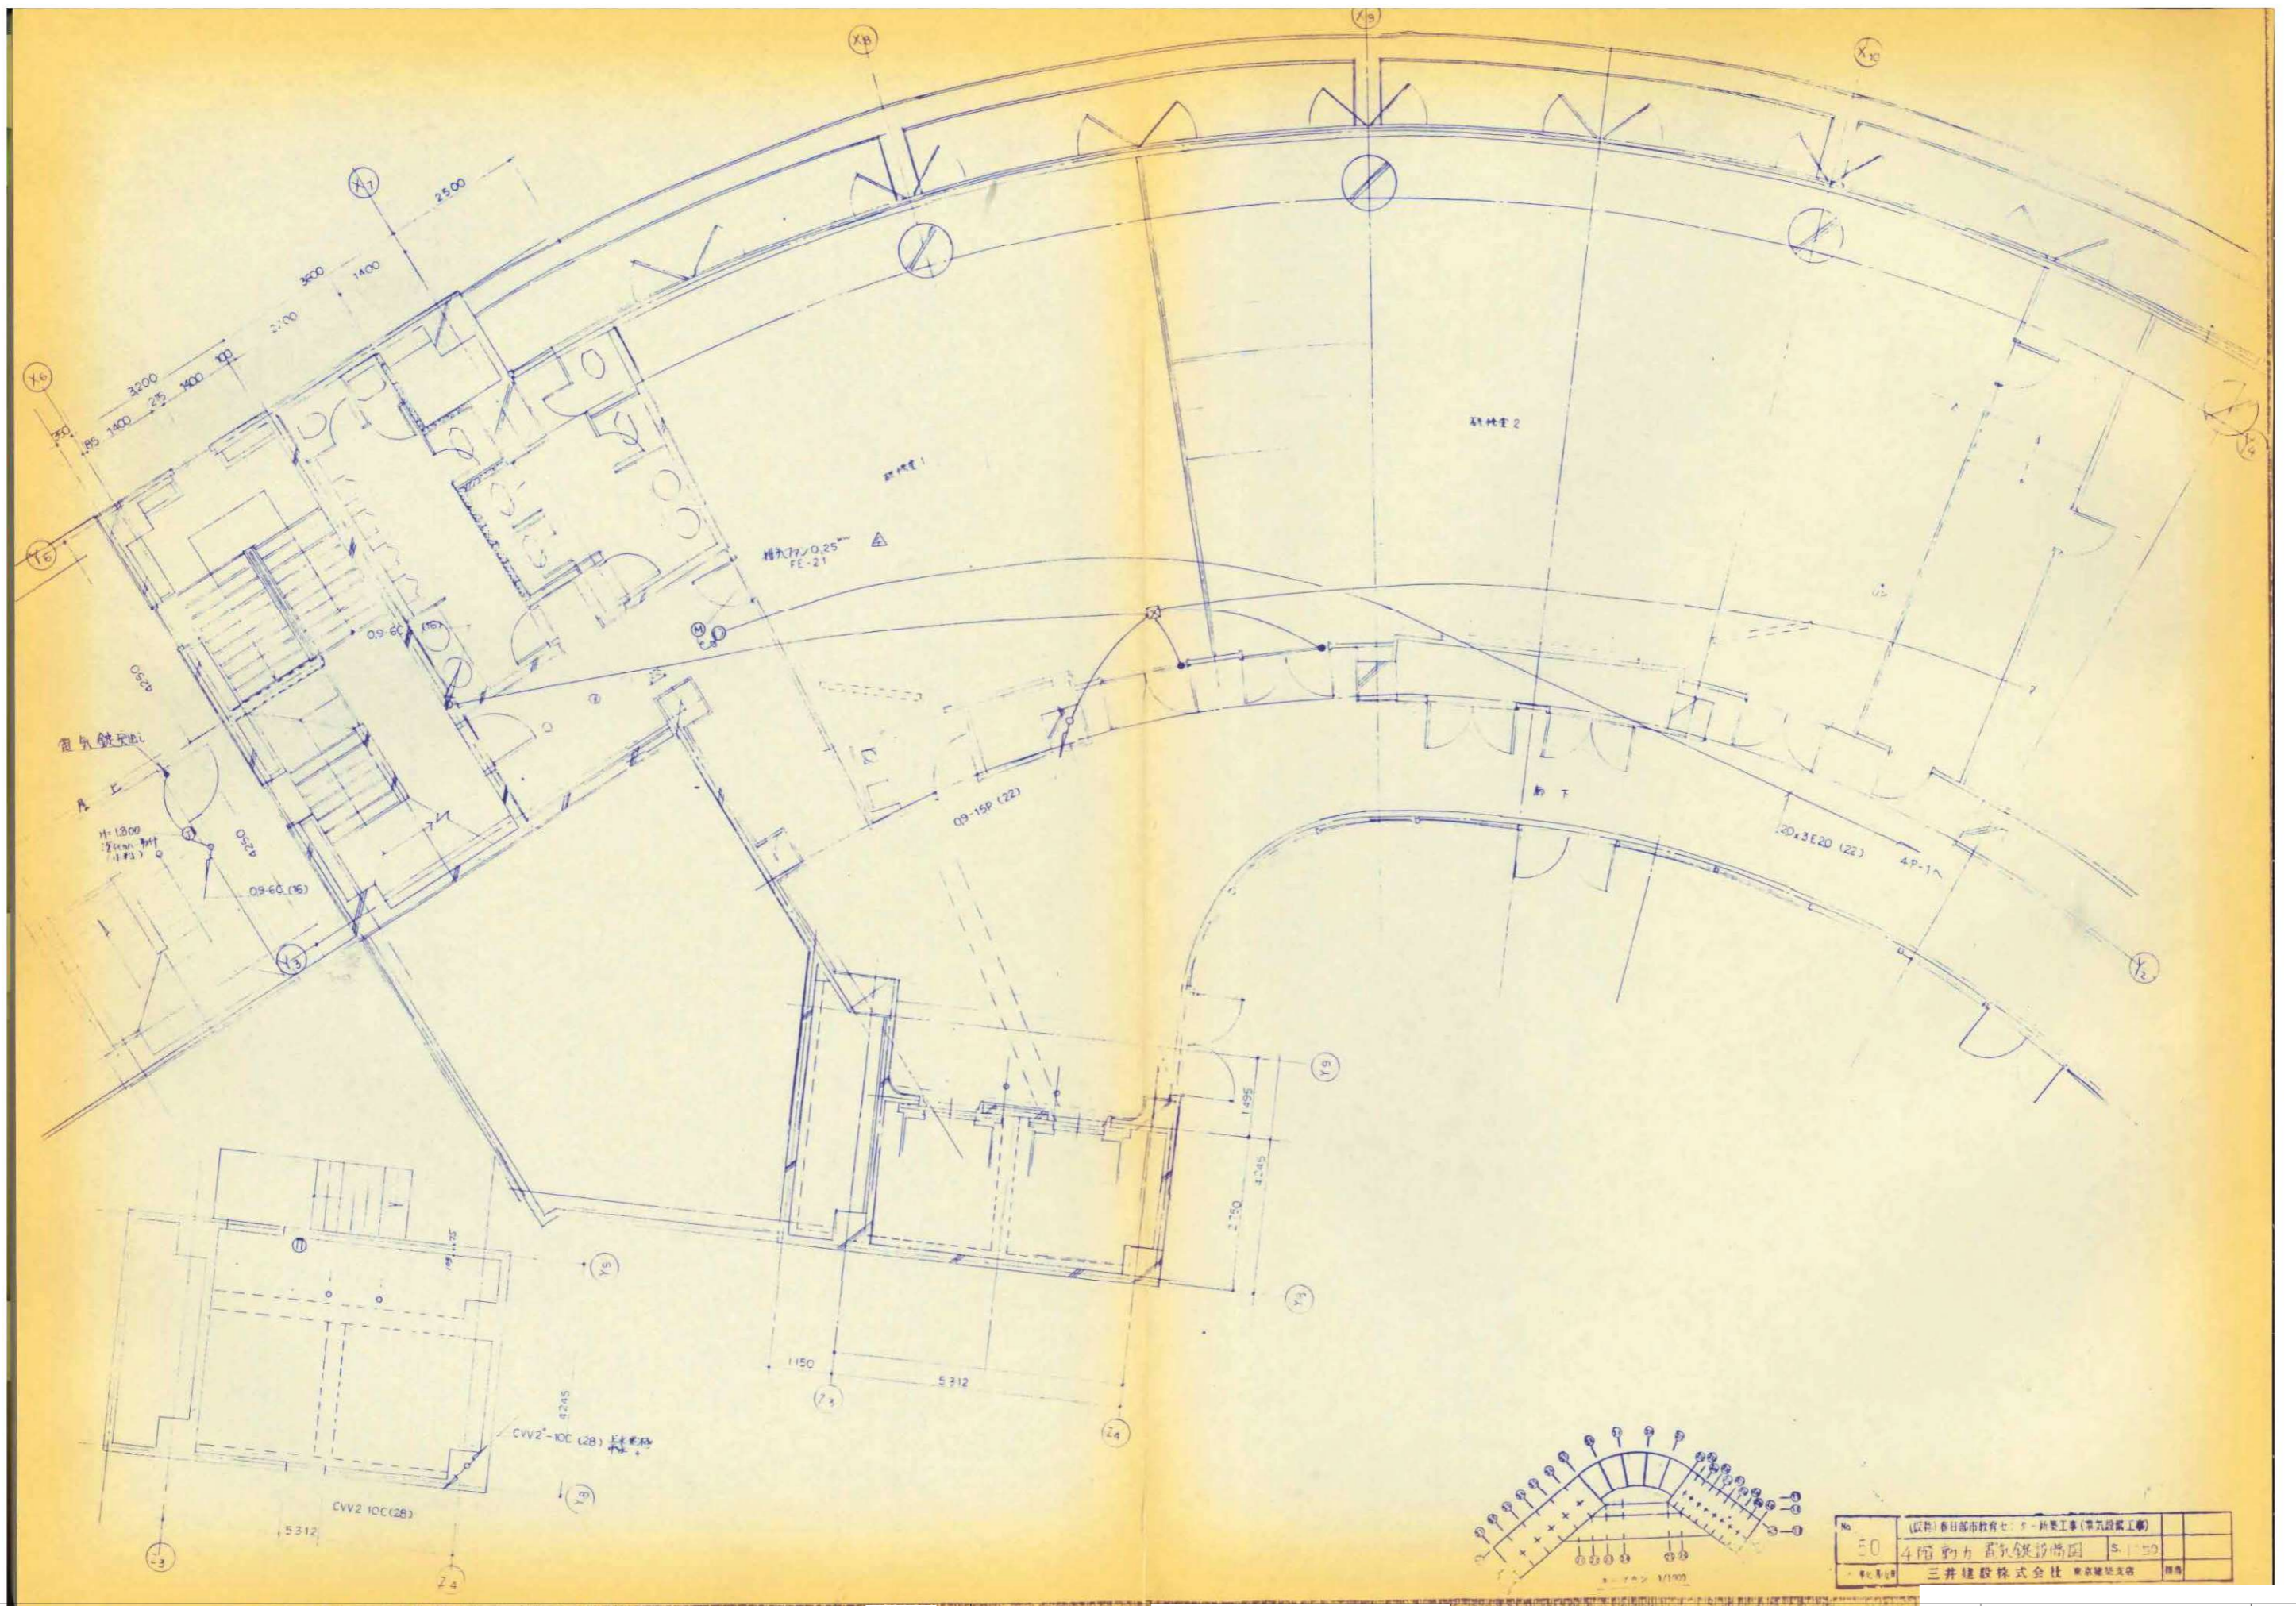


| | | | |
|------------|--------|----------------------------|--|
| No. | 50 | (仮称)春日部市教育センター新築工事(電気設備工事) | |
| 4階動力・電気設備図 | 5.1.50 | | |
| 三井建設株式会社 | 東京建設支店 | 担当 | |

| 縮尺 | | 工事名称 | | 図名 | | 図面番号 |
|--------|--------|-----------------------|--|-------------------------------|--|-------|
| A1 N.S | A3 N.S | (仮称)かすかべひがし交流センター整備工事 | | 撤去動力・電気設備 4階平面詳細図(1) (改修前) | | EK-79 |
| 春日部市 | | | | | | |

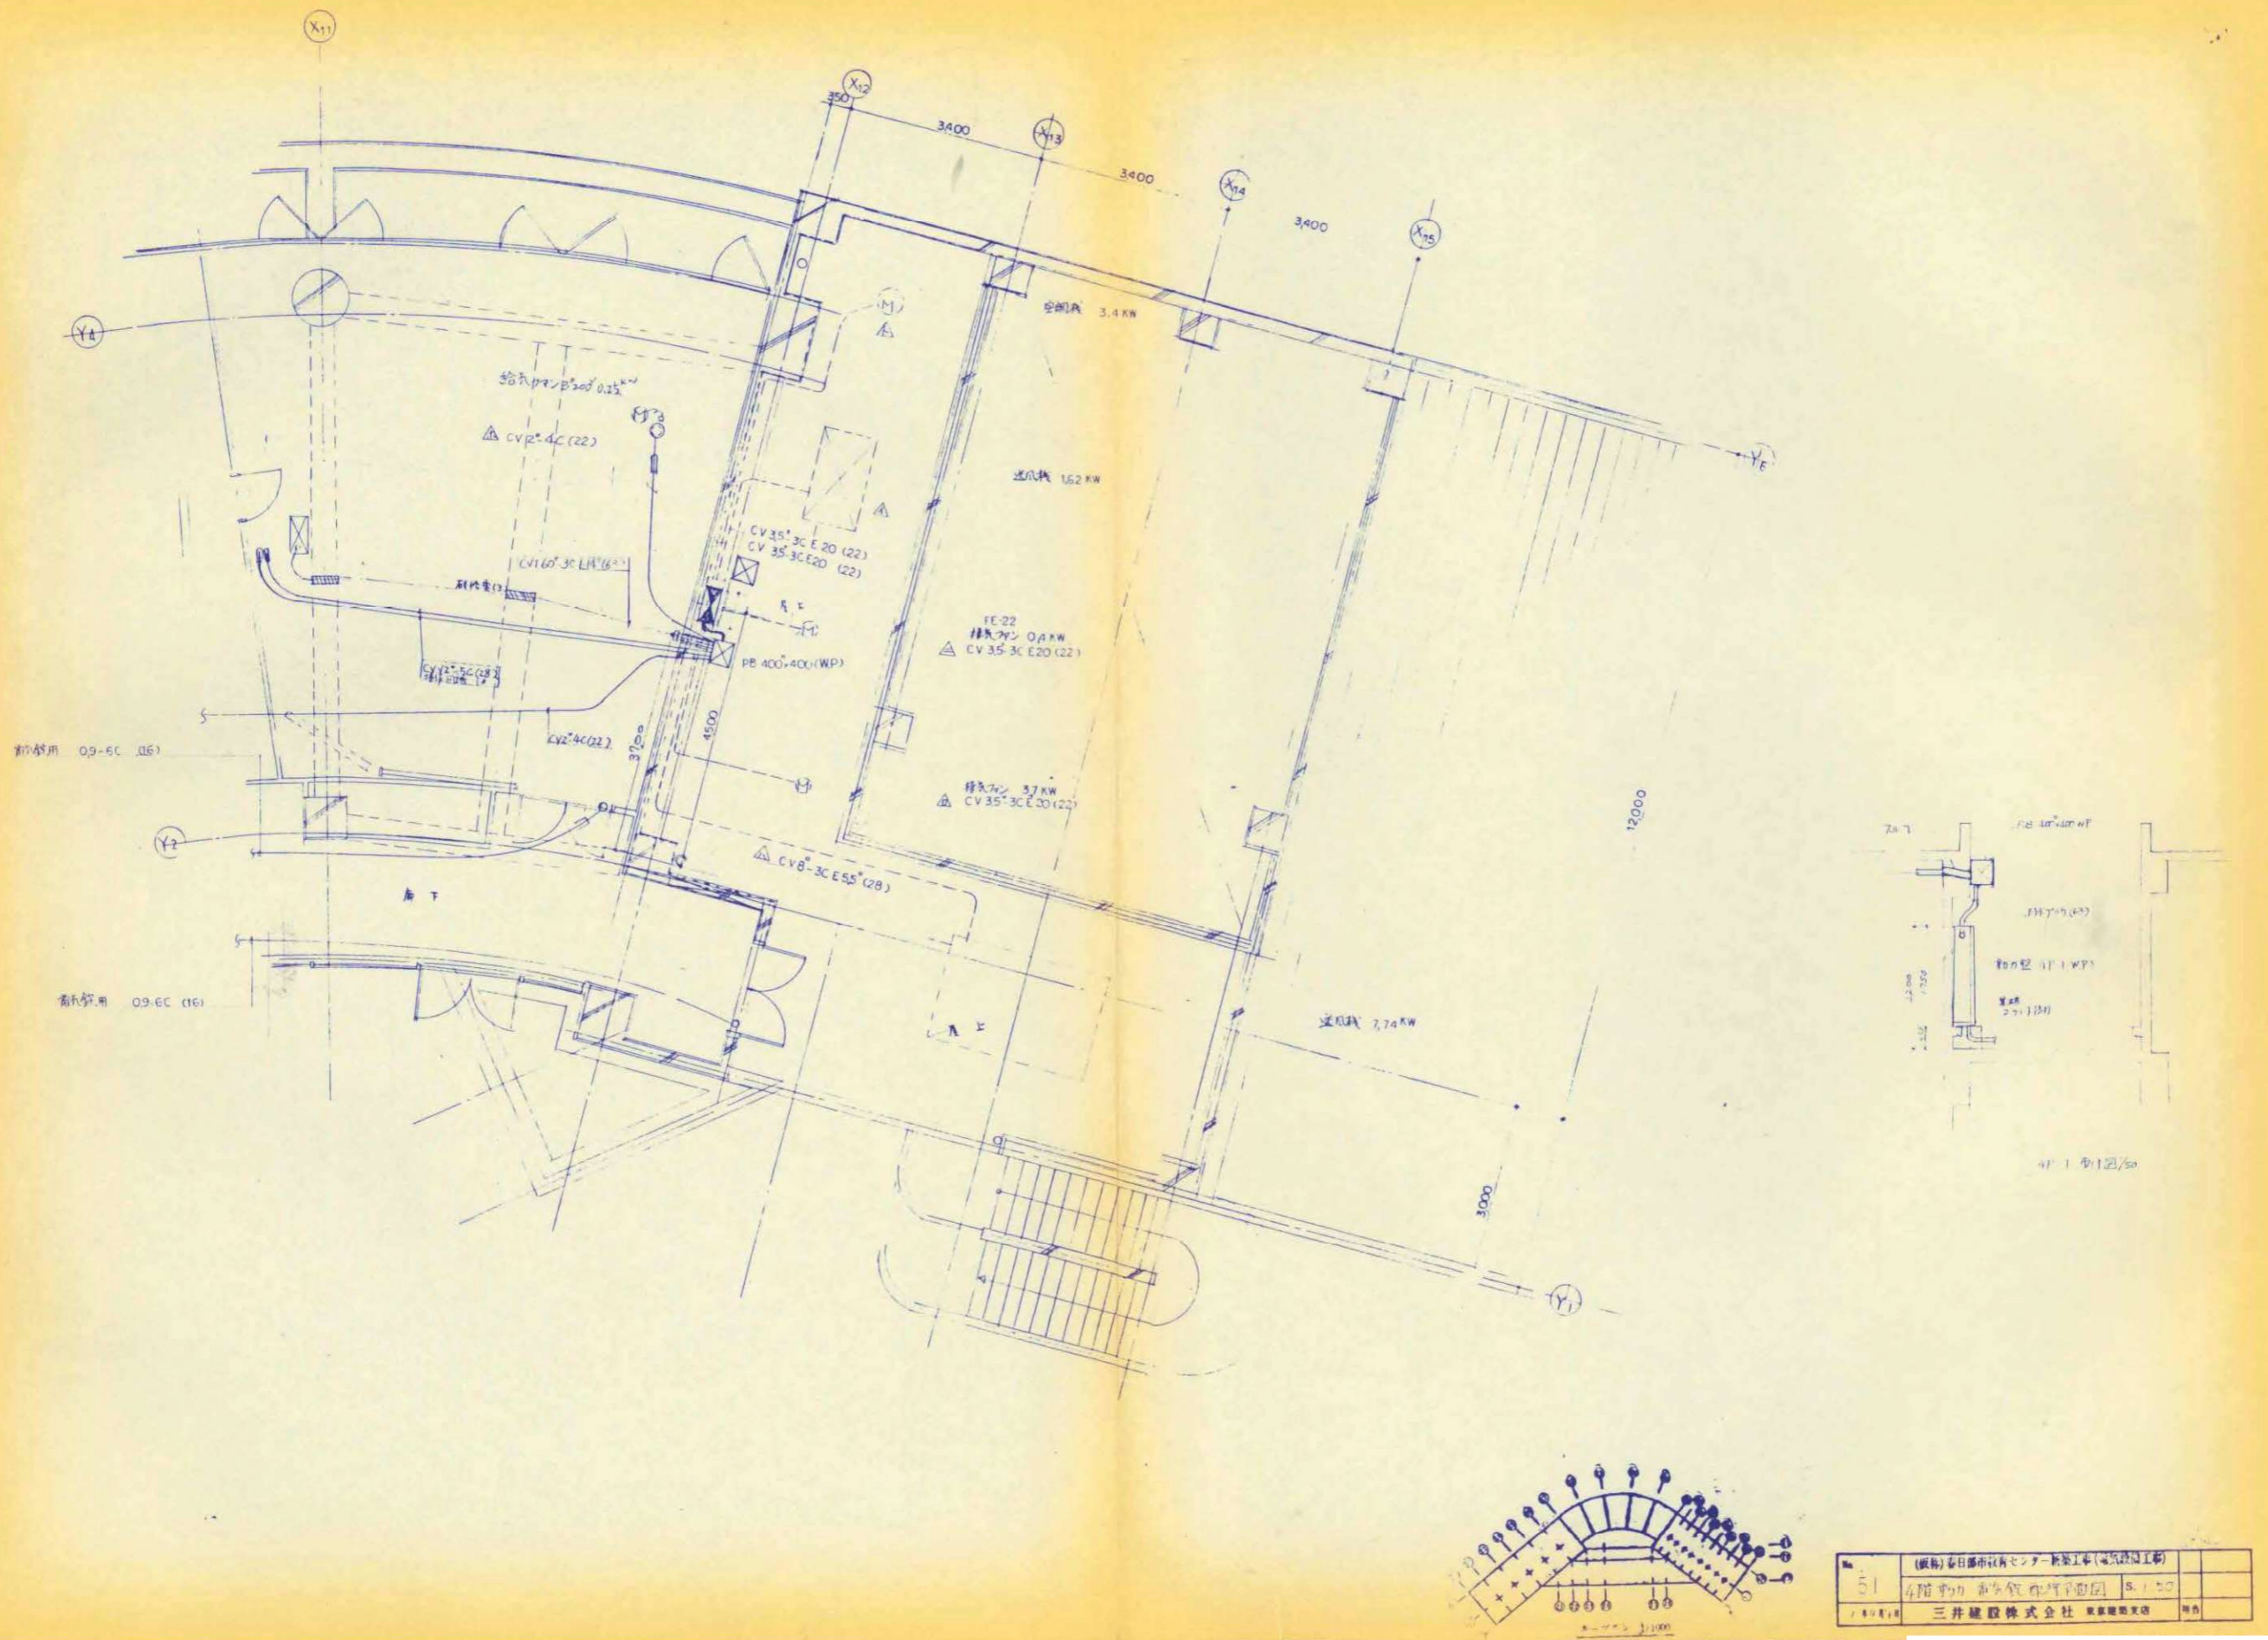

| | |
|------|-----------------------------|
| 図名 | (仮称) 春日部市役所センター新築工事(電気設備工事) |
| 図面番号 | 4階すかし配管平面図 S-100 |
| 設計者 | 三井建設株式会社 東京建設支店 |

| 縮尺 | 工事名称 | 図名 | 図面番号 |
|------------------|------------------------|---------------------------------|-------|
| A1 N.S A3 N.S | (仮称) かすかべひがし交流センター整備工事 | 撤去 動力・電気錠設備 4階平面詳細図(2) (改修前) | EK-80 |

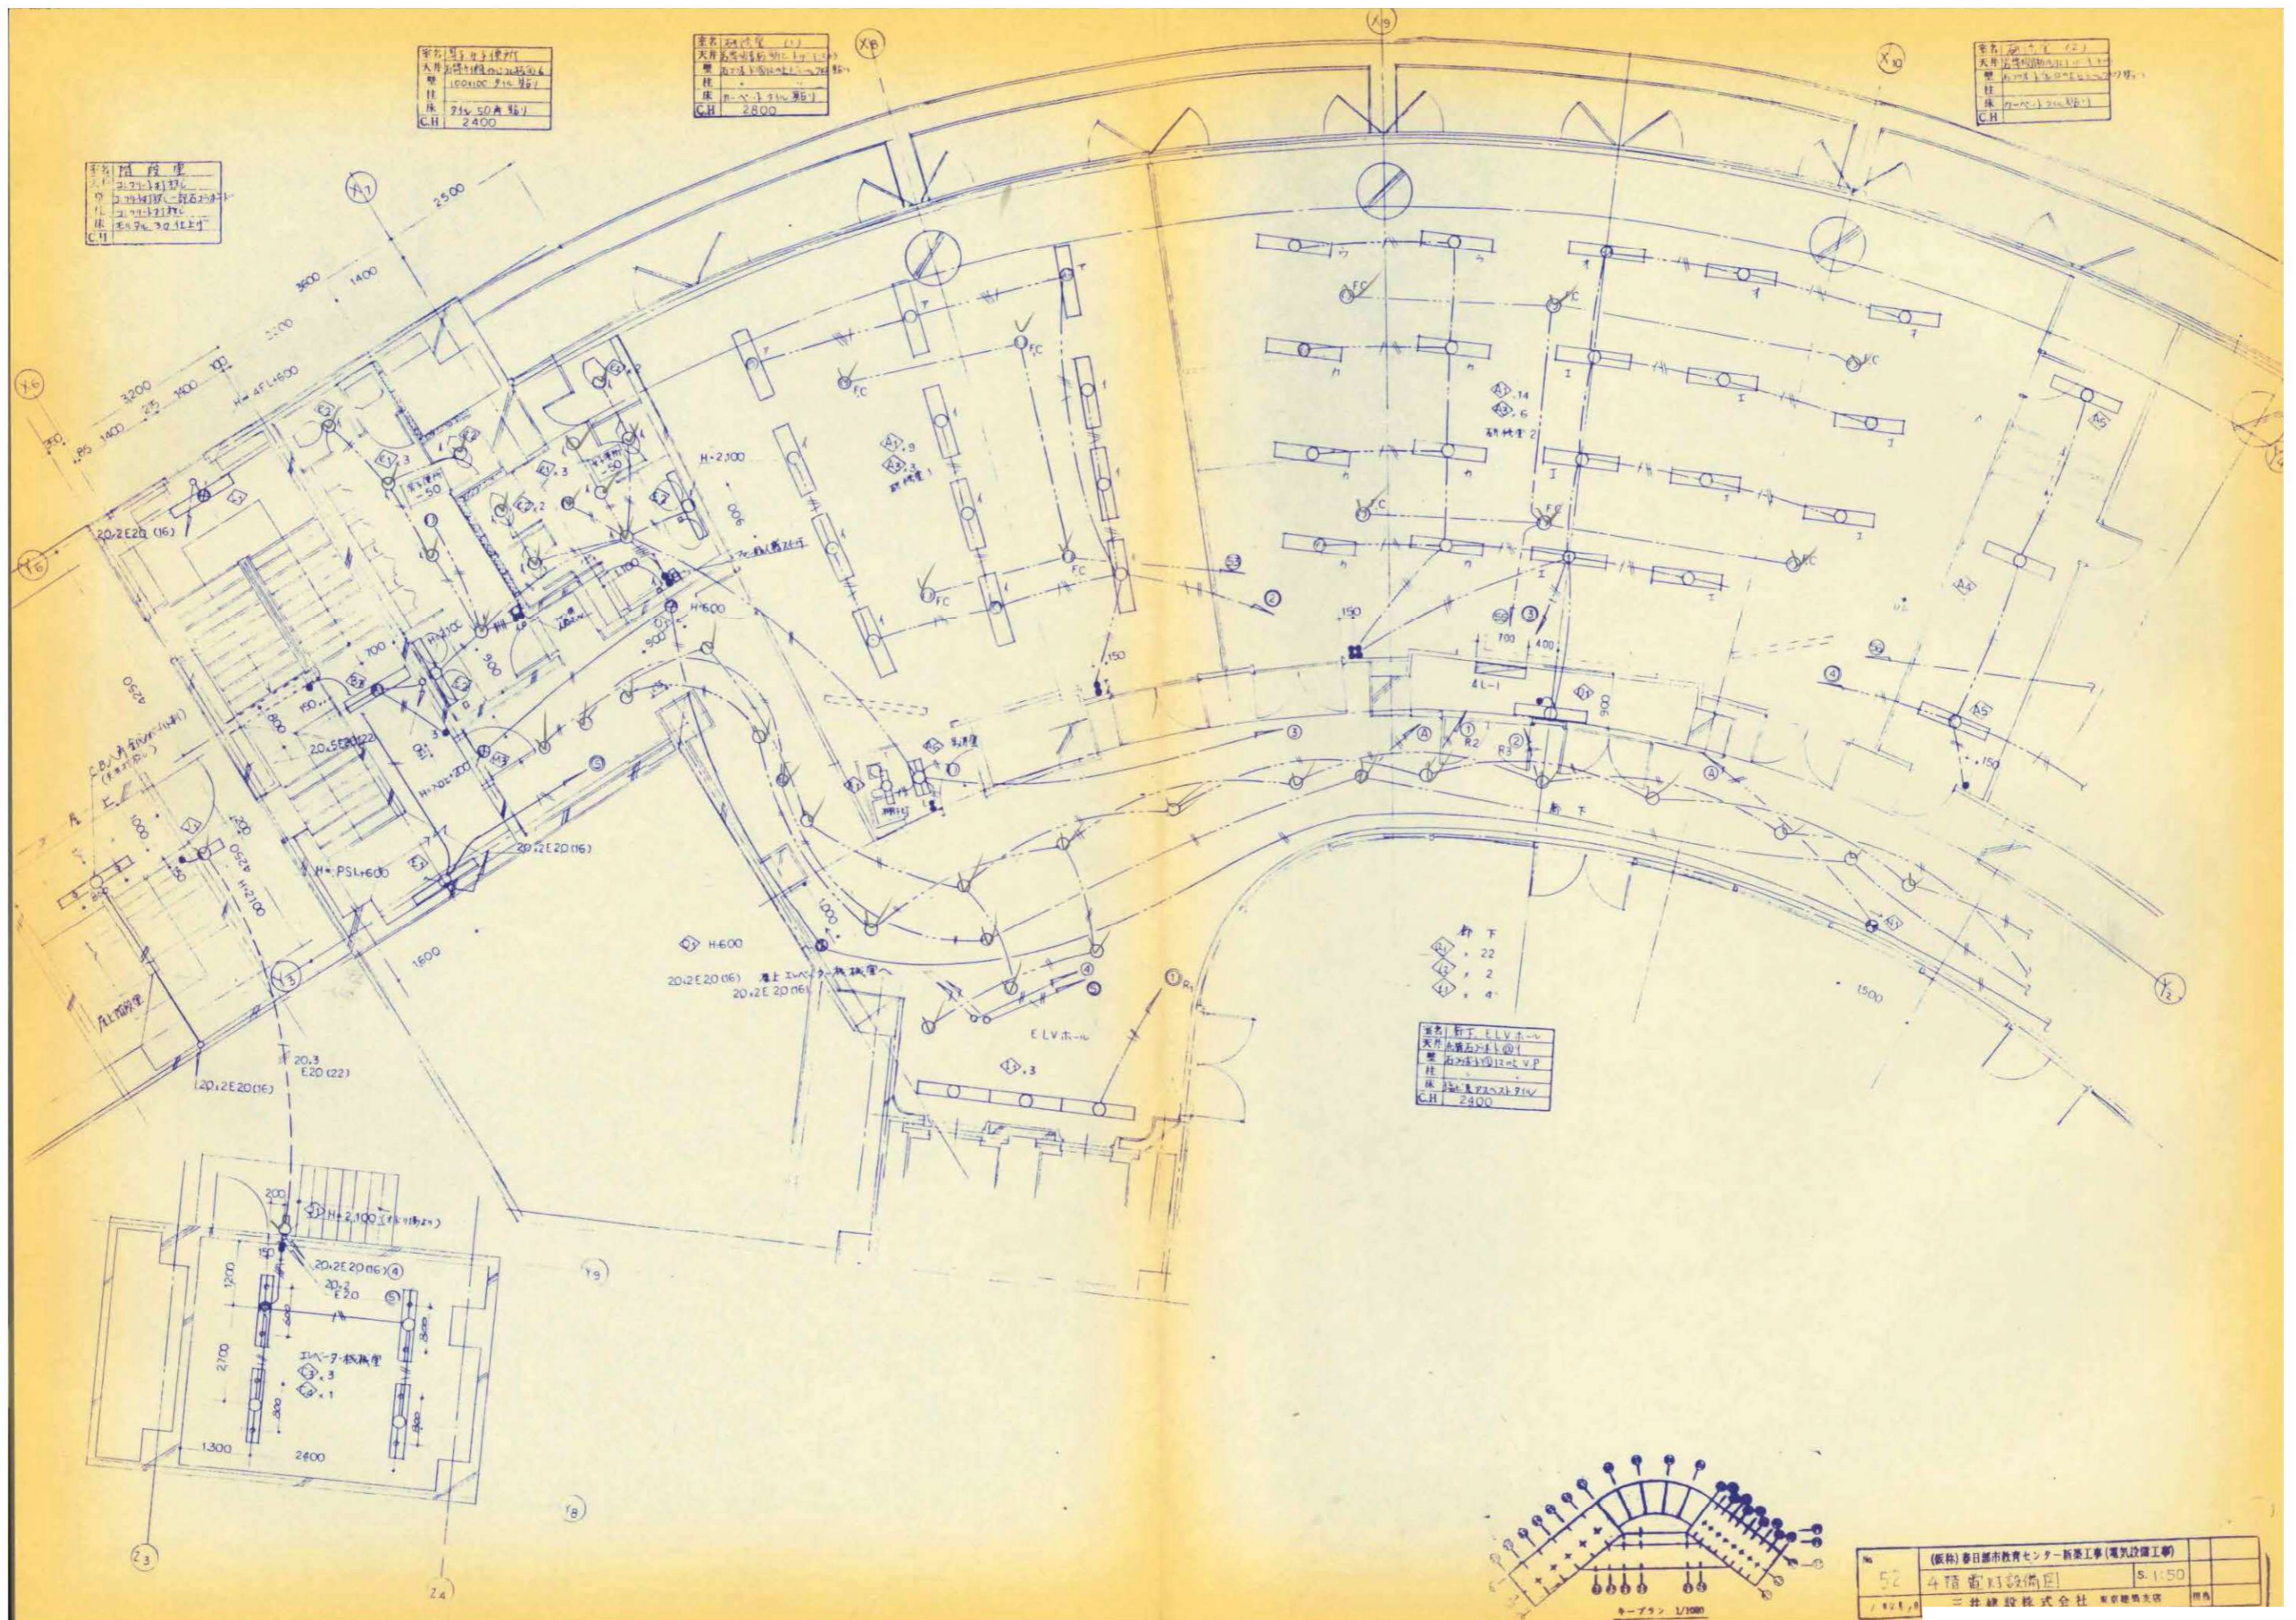

| | |
|-----|--------|
| 名称 | 天井照明器具 |
| 天井 | 天板 |
| 柱 | 鉄骨 |
| 床 | コンクリート |
| C.H | 2400 |

| | |
|-----|--------|
| 名称 | 天井照明器具 |
| 天井 | 天板 |
| 柱 | 鉄骨 |
| 床 | コンクリート |
| C.H | 2800 |


| | |
|-----|--------|
| 名称 | 天井照明器具 |
| 天井 | 天板 |
| 柱 | 鉄骨 |
| 床 | コンクリート |
| C.H | 2400 |

| | |
|-----|--------|
| 名称 | 天井照明器具 |
| 天井 | 天板 |
| 柱 | 鉄骨 |
| 床 | コンクリート |
| C.H | 2400 |

| | |
|-----|--------|
| 名称 | 天井照明器具 |
| 天井 | 天板 |
| 柱 | 鉄骨 |
| 床 | コンクリート |
| C.H | 2400 |


| | | |
|-----------------------------|---------|---------|
| (仮称) 春日部市教育センター新築工事(電気設備工事) | | |
| 52 | 4階照明設備図 | S. 1:50 |
| 三井建設株式会社 東京支店 担当 | | |

| 縮尺 | 工事名称 | 図名 | 図面番号 |
|------------------|------------------------|-----------------------------|-------|
| A1 N.S A3 N.S | (仮称) かすかべひがし交流センター整備工事 | 撤去 電灯設備 4階平面詳細図(1) (改修前) | EK-81 |

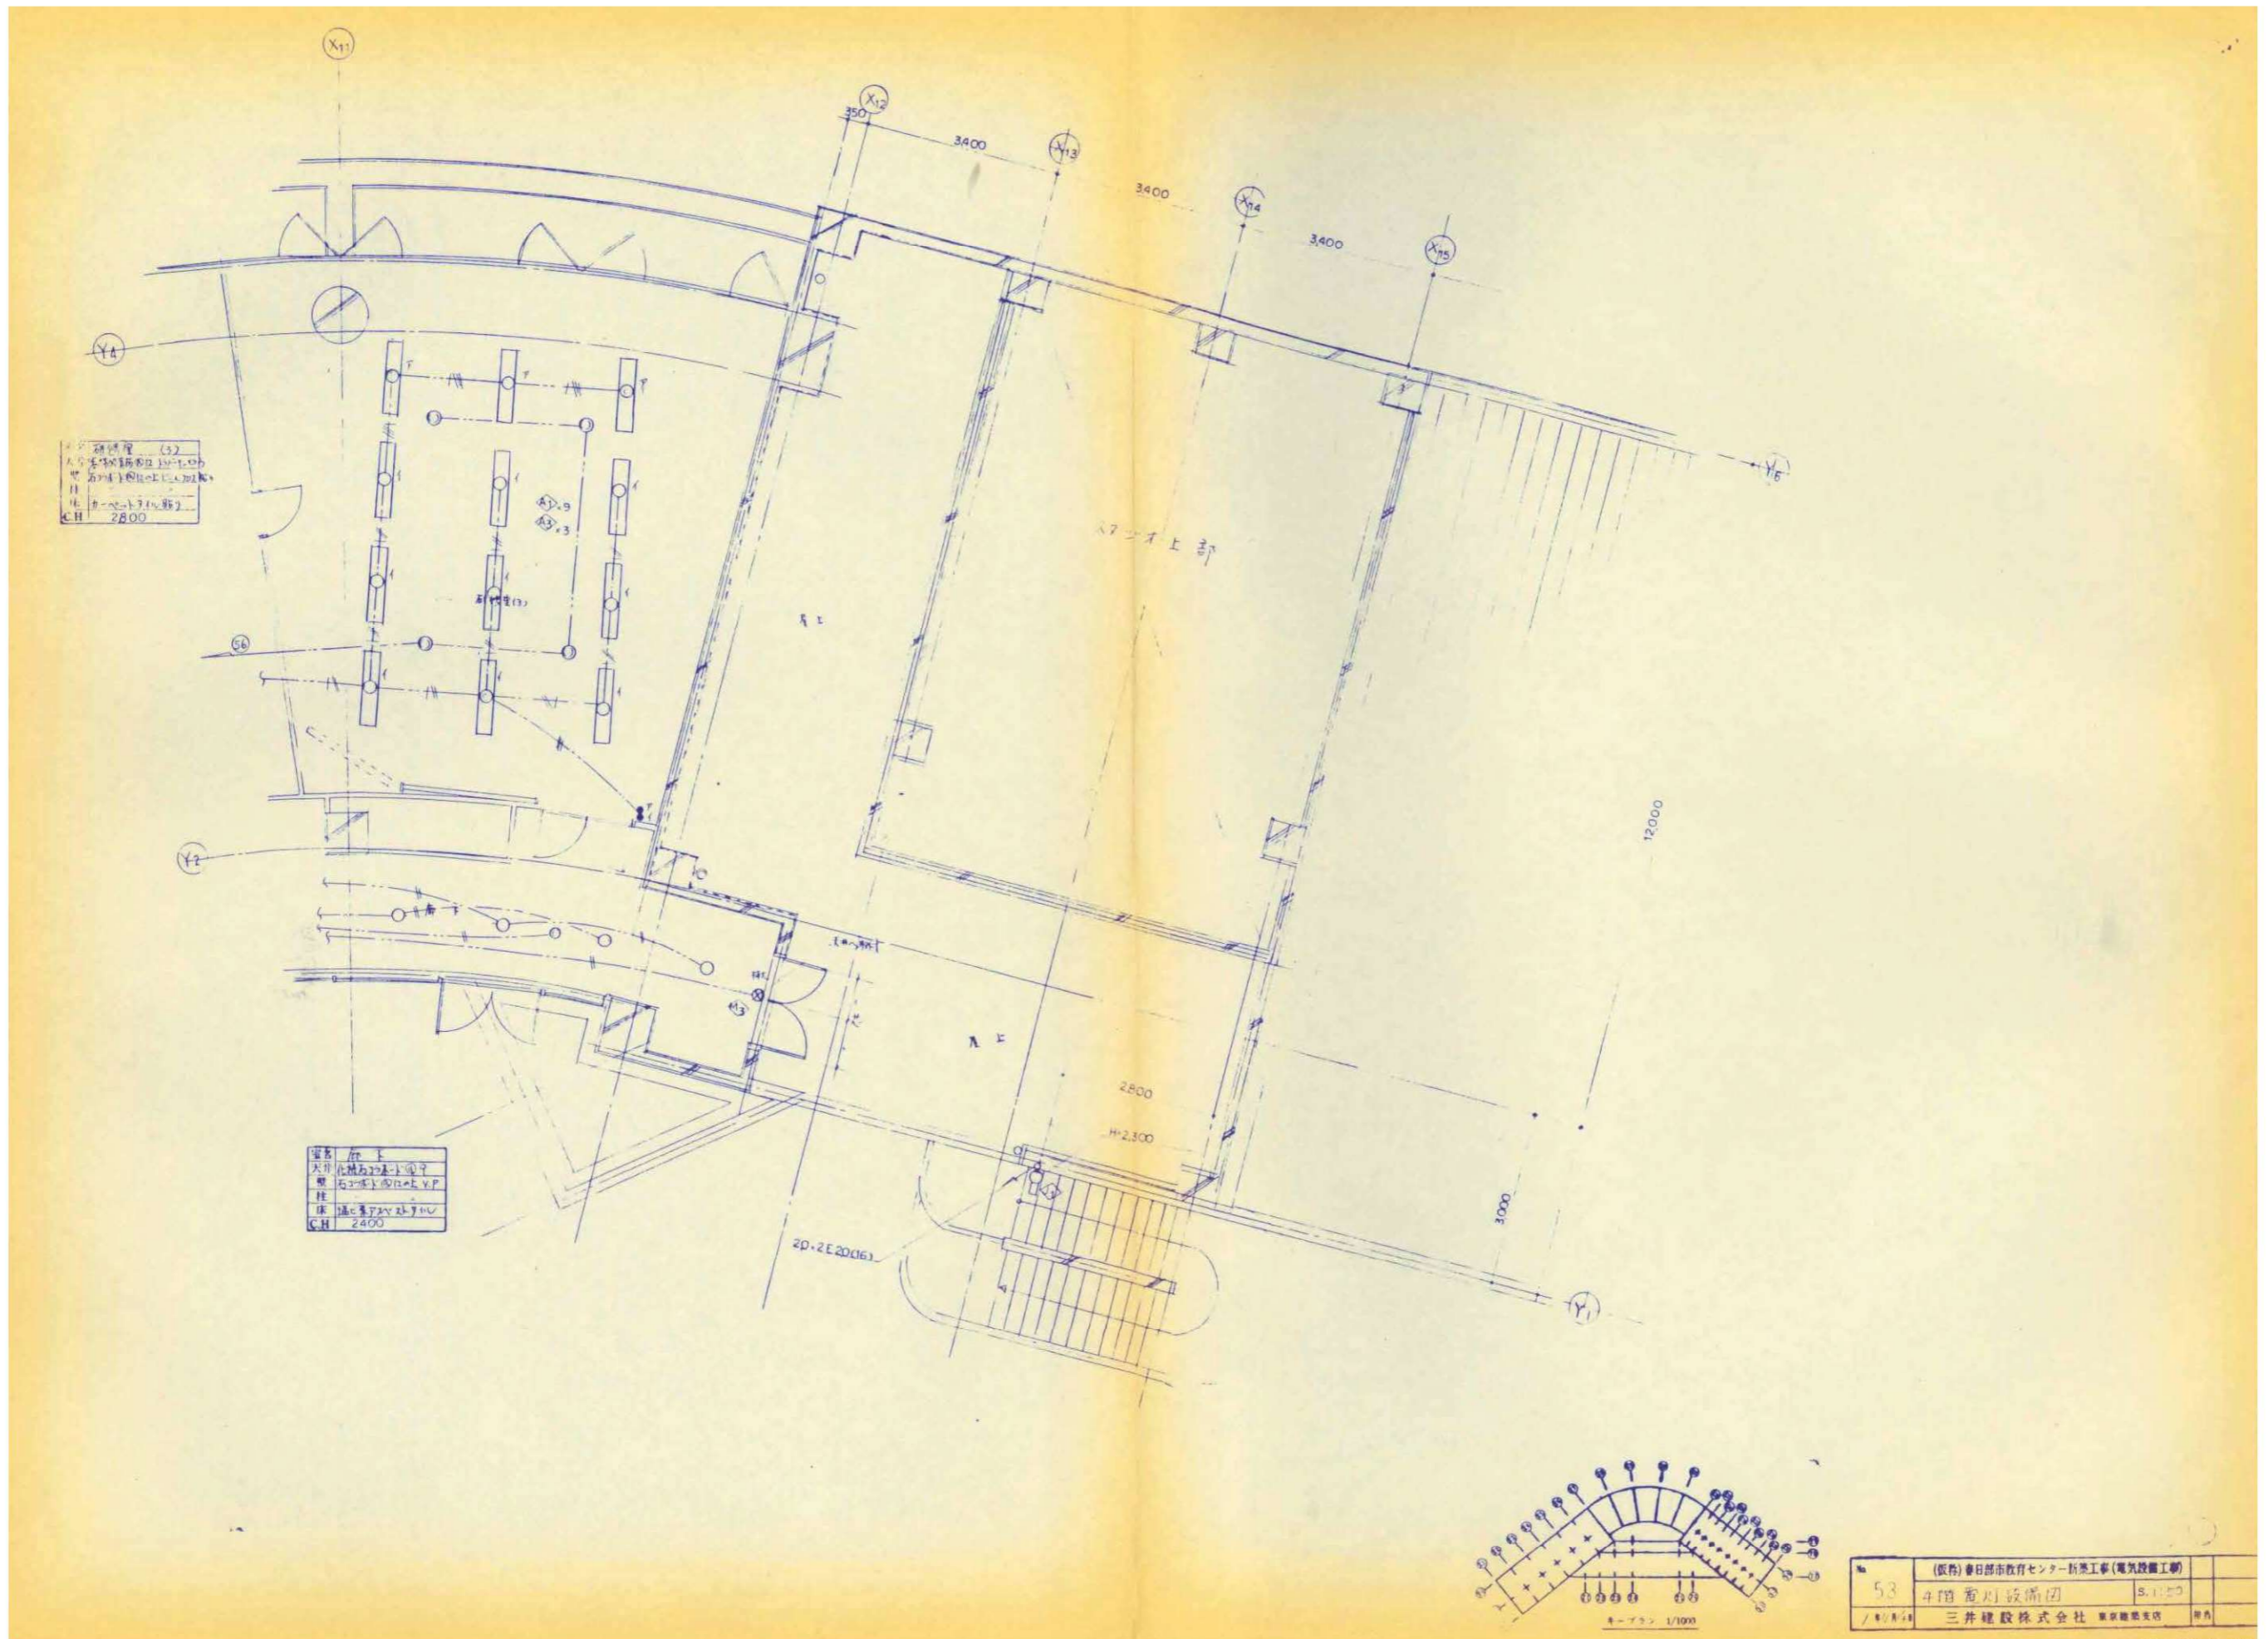

| | | |
|----|----------------------------|---------|
| 53 | (仮称) 春日部市教育センター新築工事(電気設備工) | |
| | 4階 電灯設備 | S.11.20 |
| | 三井建設株式会社 | 東京建設支店 |

| 縮尺 | 工事名称 | 図名 | 図面番号 |
|------------------|------------------------|-----------------------------|-------|
| A1 N.S A3 N.S | (仮称) かすかべひがし交流センター整備工事 | 撤去 電灯設備 4階平面詳細図(2) (改修前) | EK-82 |

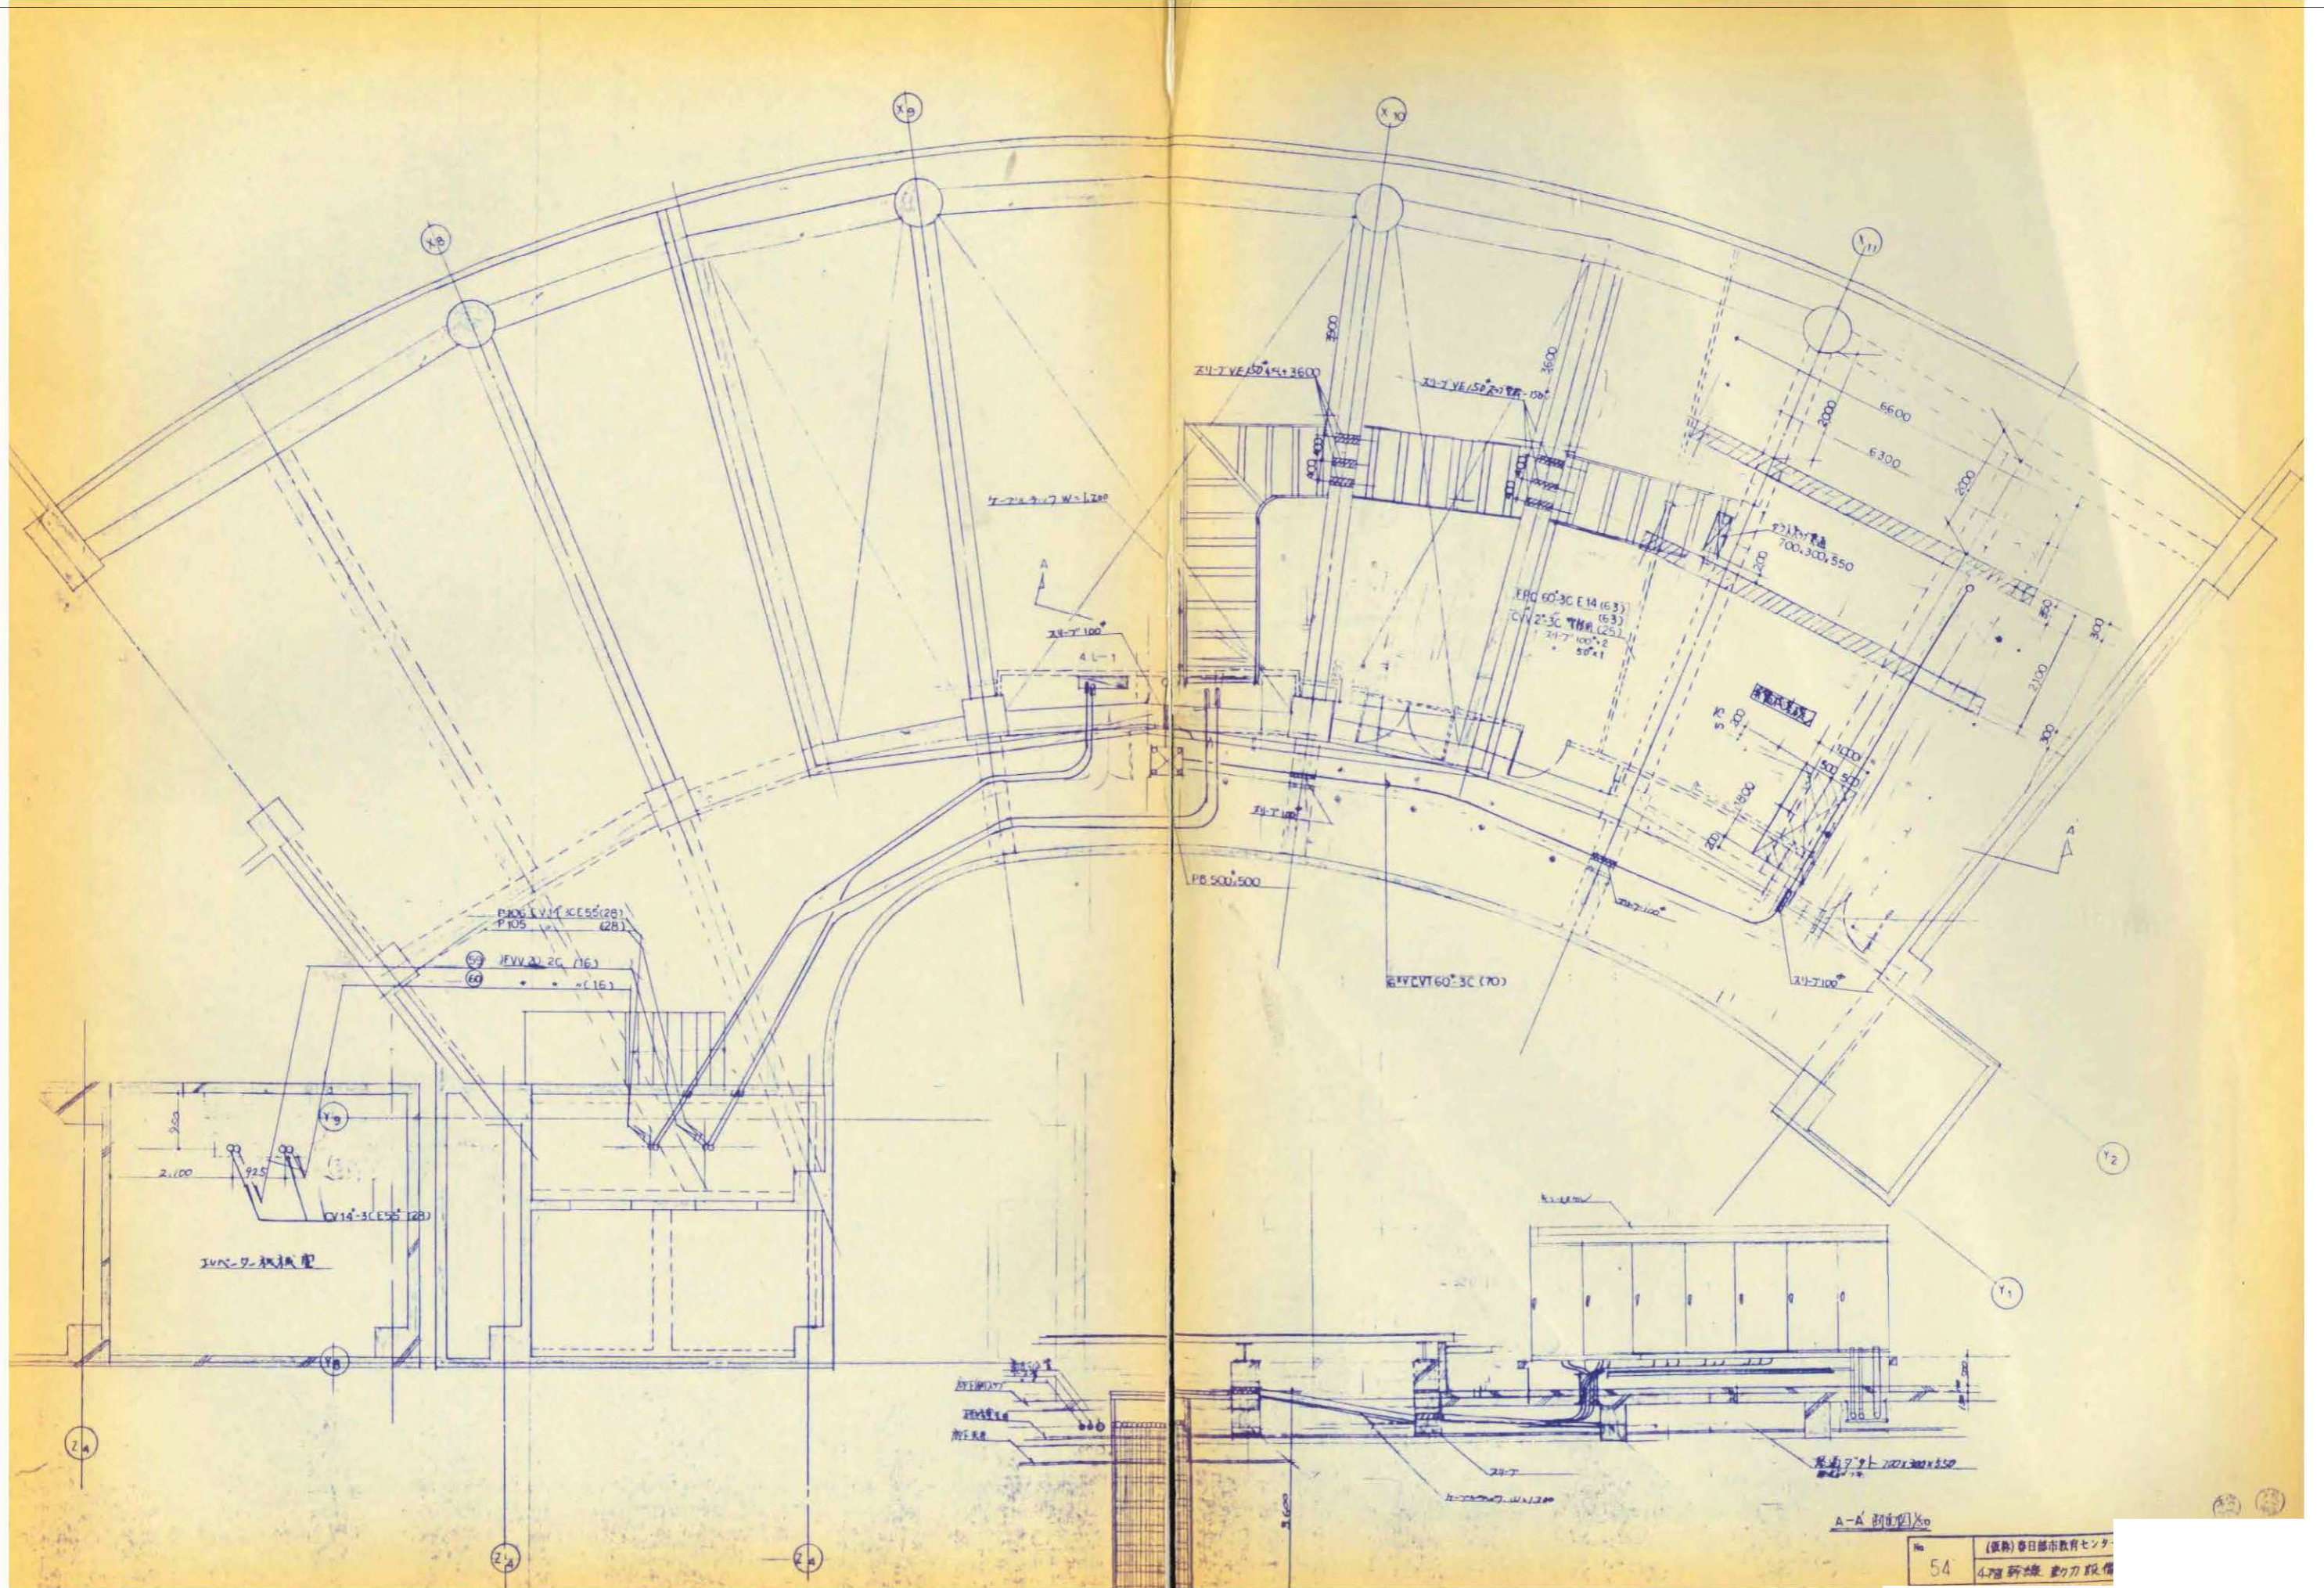

| 縮尺 | 工事名称 | 図名 | 図面番号 |
|------------------|------------------------|----------------------------|-------|
| A1 N.S A3 N.S | (仮称) かさかべひがし交流センター整備工事 | 撤去 動力幹線設備 4階平面詳細図 (改修前) | EK-83 |

春日部市

No. 54 (仮称) 春日部市教育センター
4階 新機 電力設備

